


# Rzut parteru skala 1:100

## Inwentaryzacja


### Wykaz pomieszczeń

 
01	Hall
16,23m <sup>2</sup>	drewno
02	W/C
2,90m <sup>2</sup>	terakota
03	Kotłownia
4,41m <sup>2</sup>	beton
04	Świeclica
95,54m <sup>2</sup>	drewno

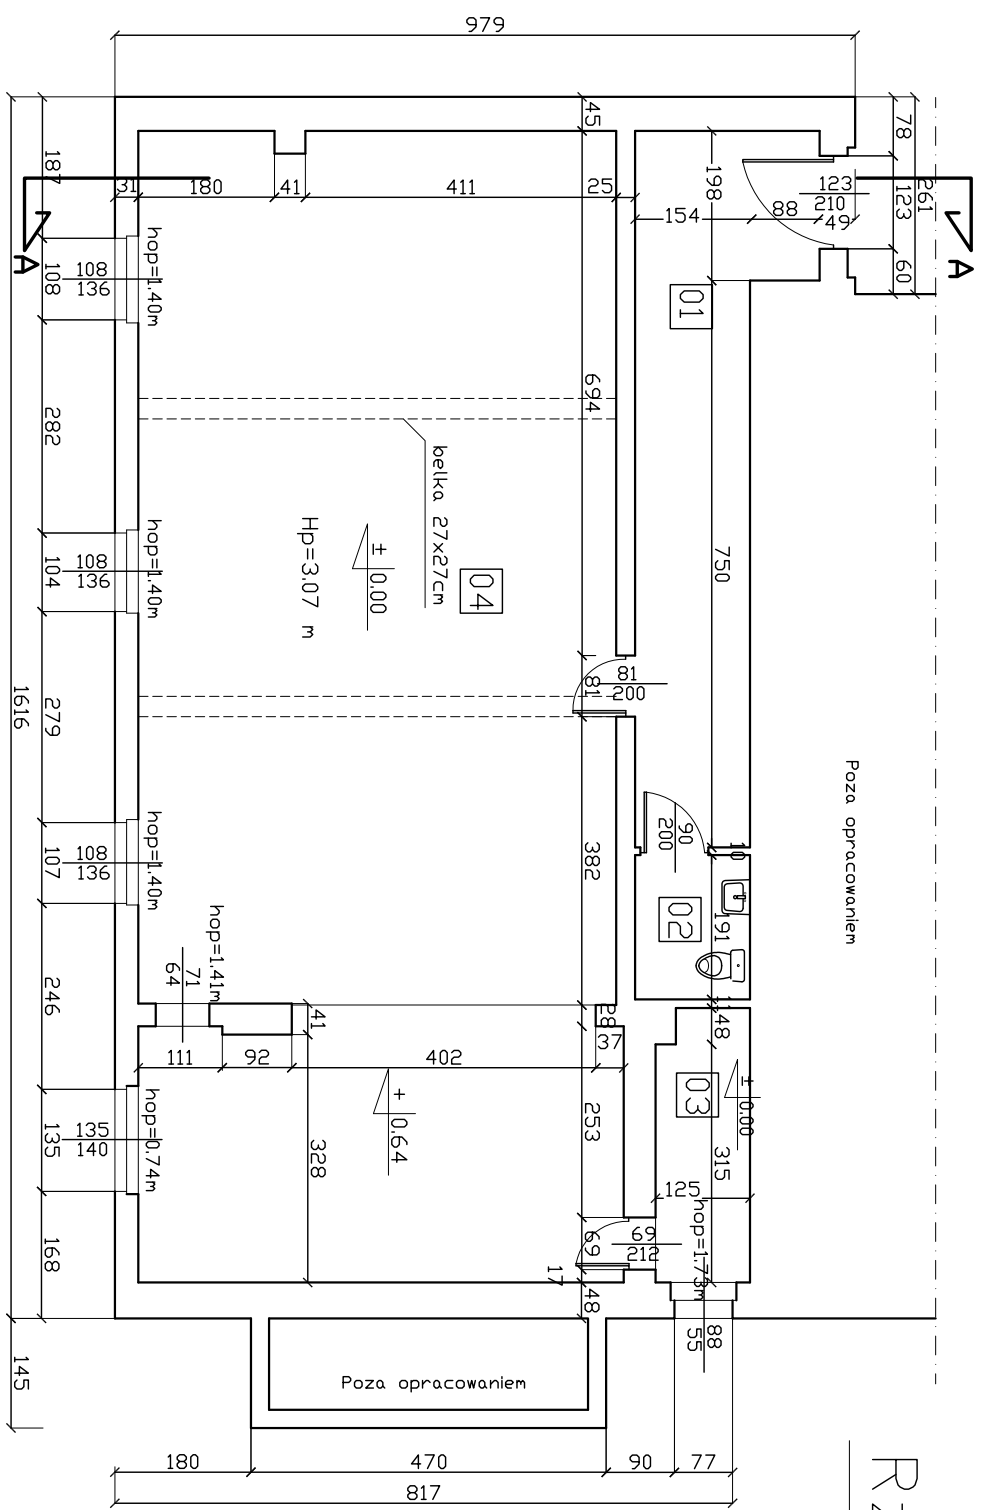

# Rzut poddasza skala 1:100

## Inwentaryzacja

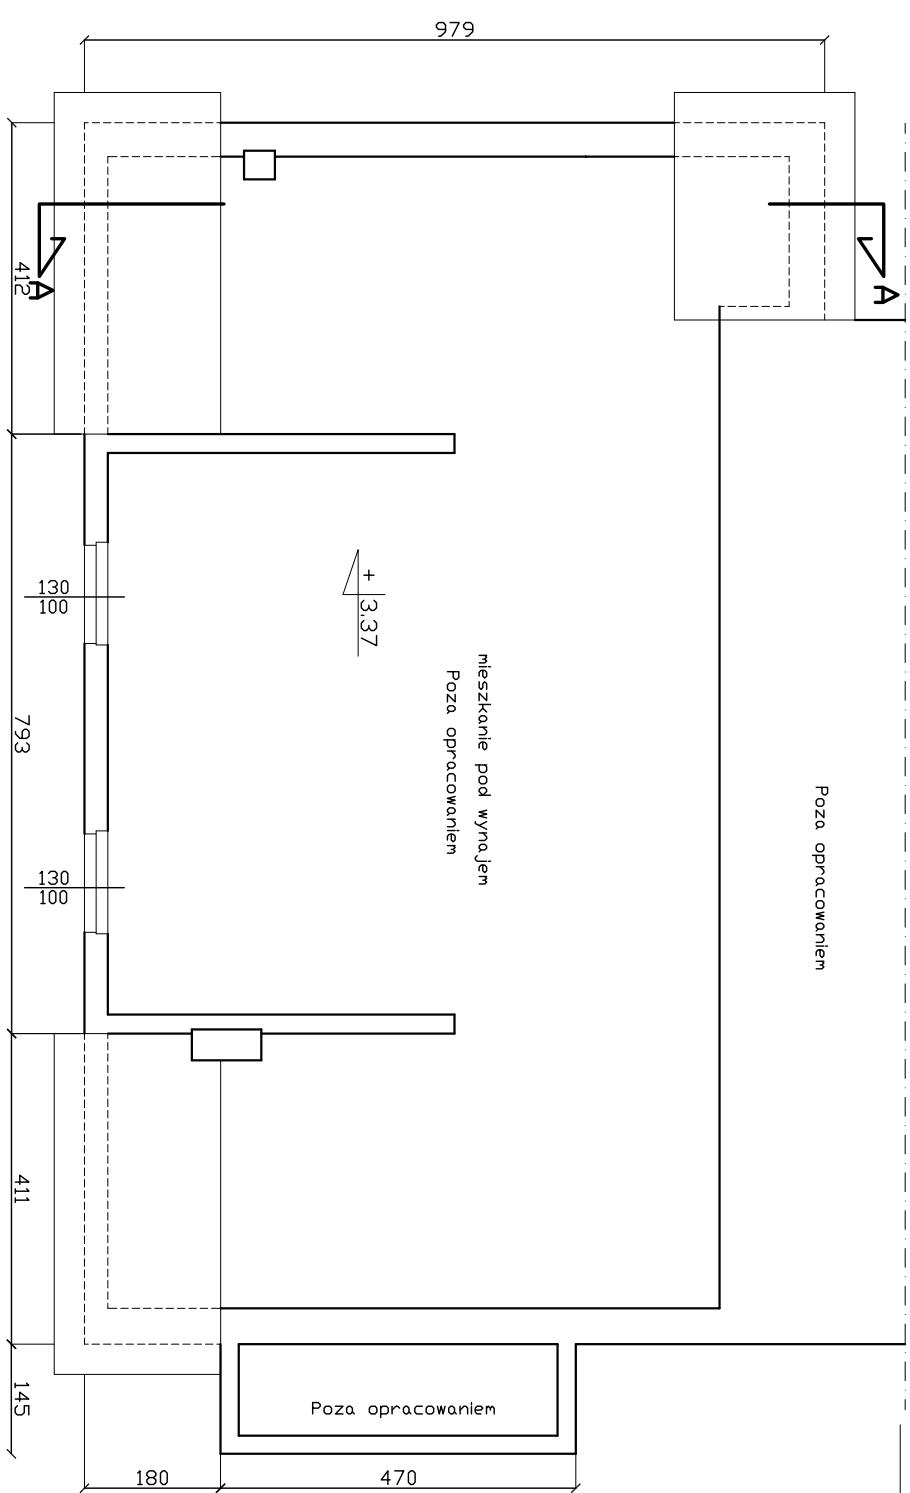

PROJEKT:		JEDNOSTKA PROJEKTOWA:	
Termomodernizacja budynku świetlicy w Świecicach.		 MGM BUIURO PROJEKTOWE sp.c. 76-200 SŁUPSK UL. TUWIMA 6 KOD: 0-601-589-000 e-mail: mgrmikedajczyk@mp.pl	
ADRES: Świecichowo nr 1, gmina Darnica			
Tytuł rysunku:		OPRACOWAŁ:	
Rzut parteru i poddasza - inwentaryzacja.		mgr inż. Krzysztof Halaba	
RYSUNEK: 1		UPR. NR POM/0211/P00K/04	
SKALA: 1:100		DATA: 06.2008	
BRANŻA: Budowlana		FAZA: P.BUDOWLANY	
SPRACOWAŁ:			