

# Rzut parteru skala 1:50

Poza opracowaniem

Instalacja c.o.


## Wykaz pomieszczeń

01	Hall
16.23m <sup>2</sup>	drewno
02	WC
2.90m <sup>2</sup>	terakota
03	Magazyn
4.41m <sup>2</sup>	beton
04	Świetlica
95.54m <sup>2</sup>	drewno
05	Kotłownia
95.54m <sup>2</sup>	terakota

## Legenda:

- przewód zasilania c.o.
- przewód powrotu c.o.
- przewód kanalizacji
- przewód zimnej wody
- rura przelewowa naczynia wzbiorczego
- czopuch

- pompa obiegowa c.o. Q=0,28 m<sup>3</sup>/h  
H=0,7m np. Wilo-Star-RS 25/2
- kształtka przejściowa stal/miedź  
wykonana z mosiądzu
- 1** kocioł na paliwo stałe z automatycznym podajnikiem paliwa i regulacją pogodową temperatury czynnika np. Kostrzewa Pellets Plus P15
- 2** czujnik temperatury pokojowy
- 3** czujnik temperatury na zewnątrz
- 4** gaśnica proszkowa 2 kg

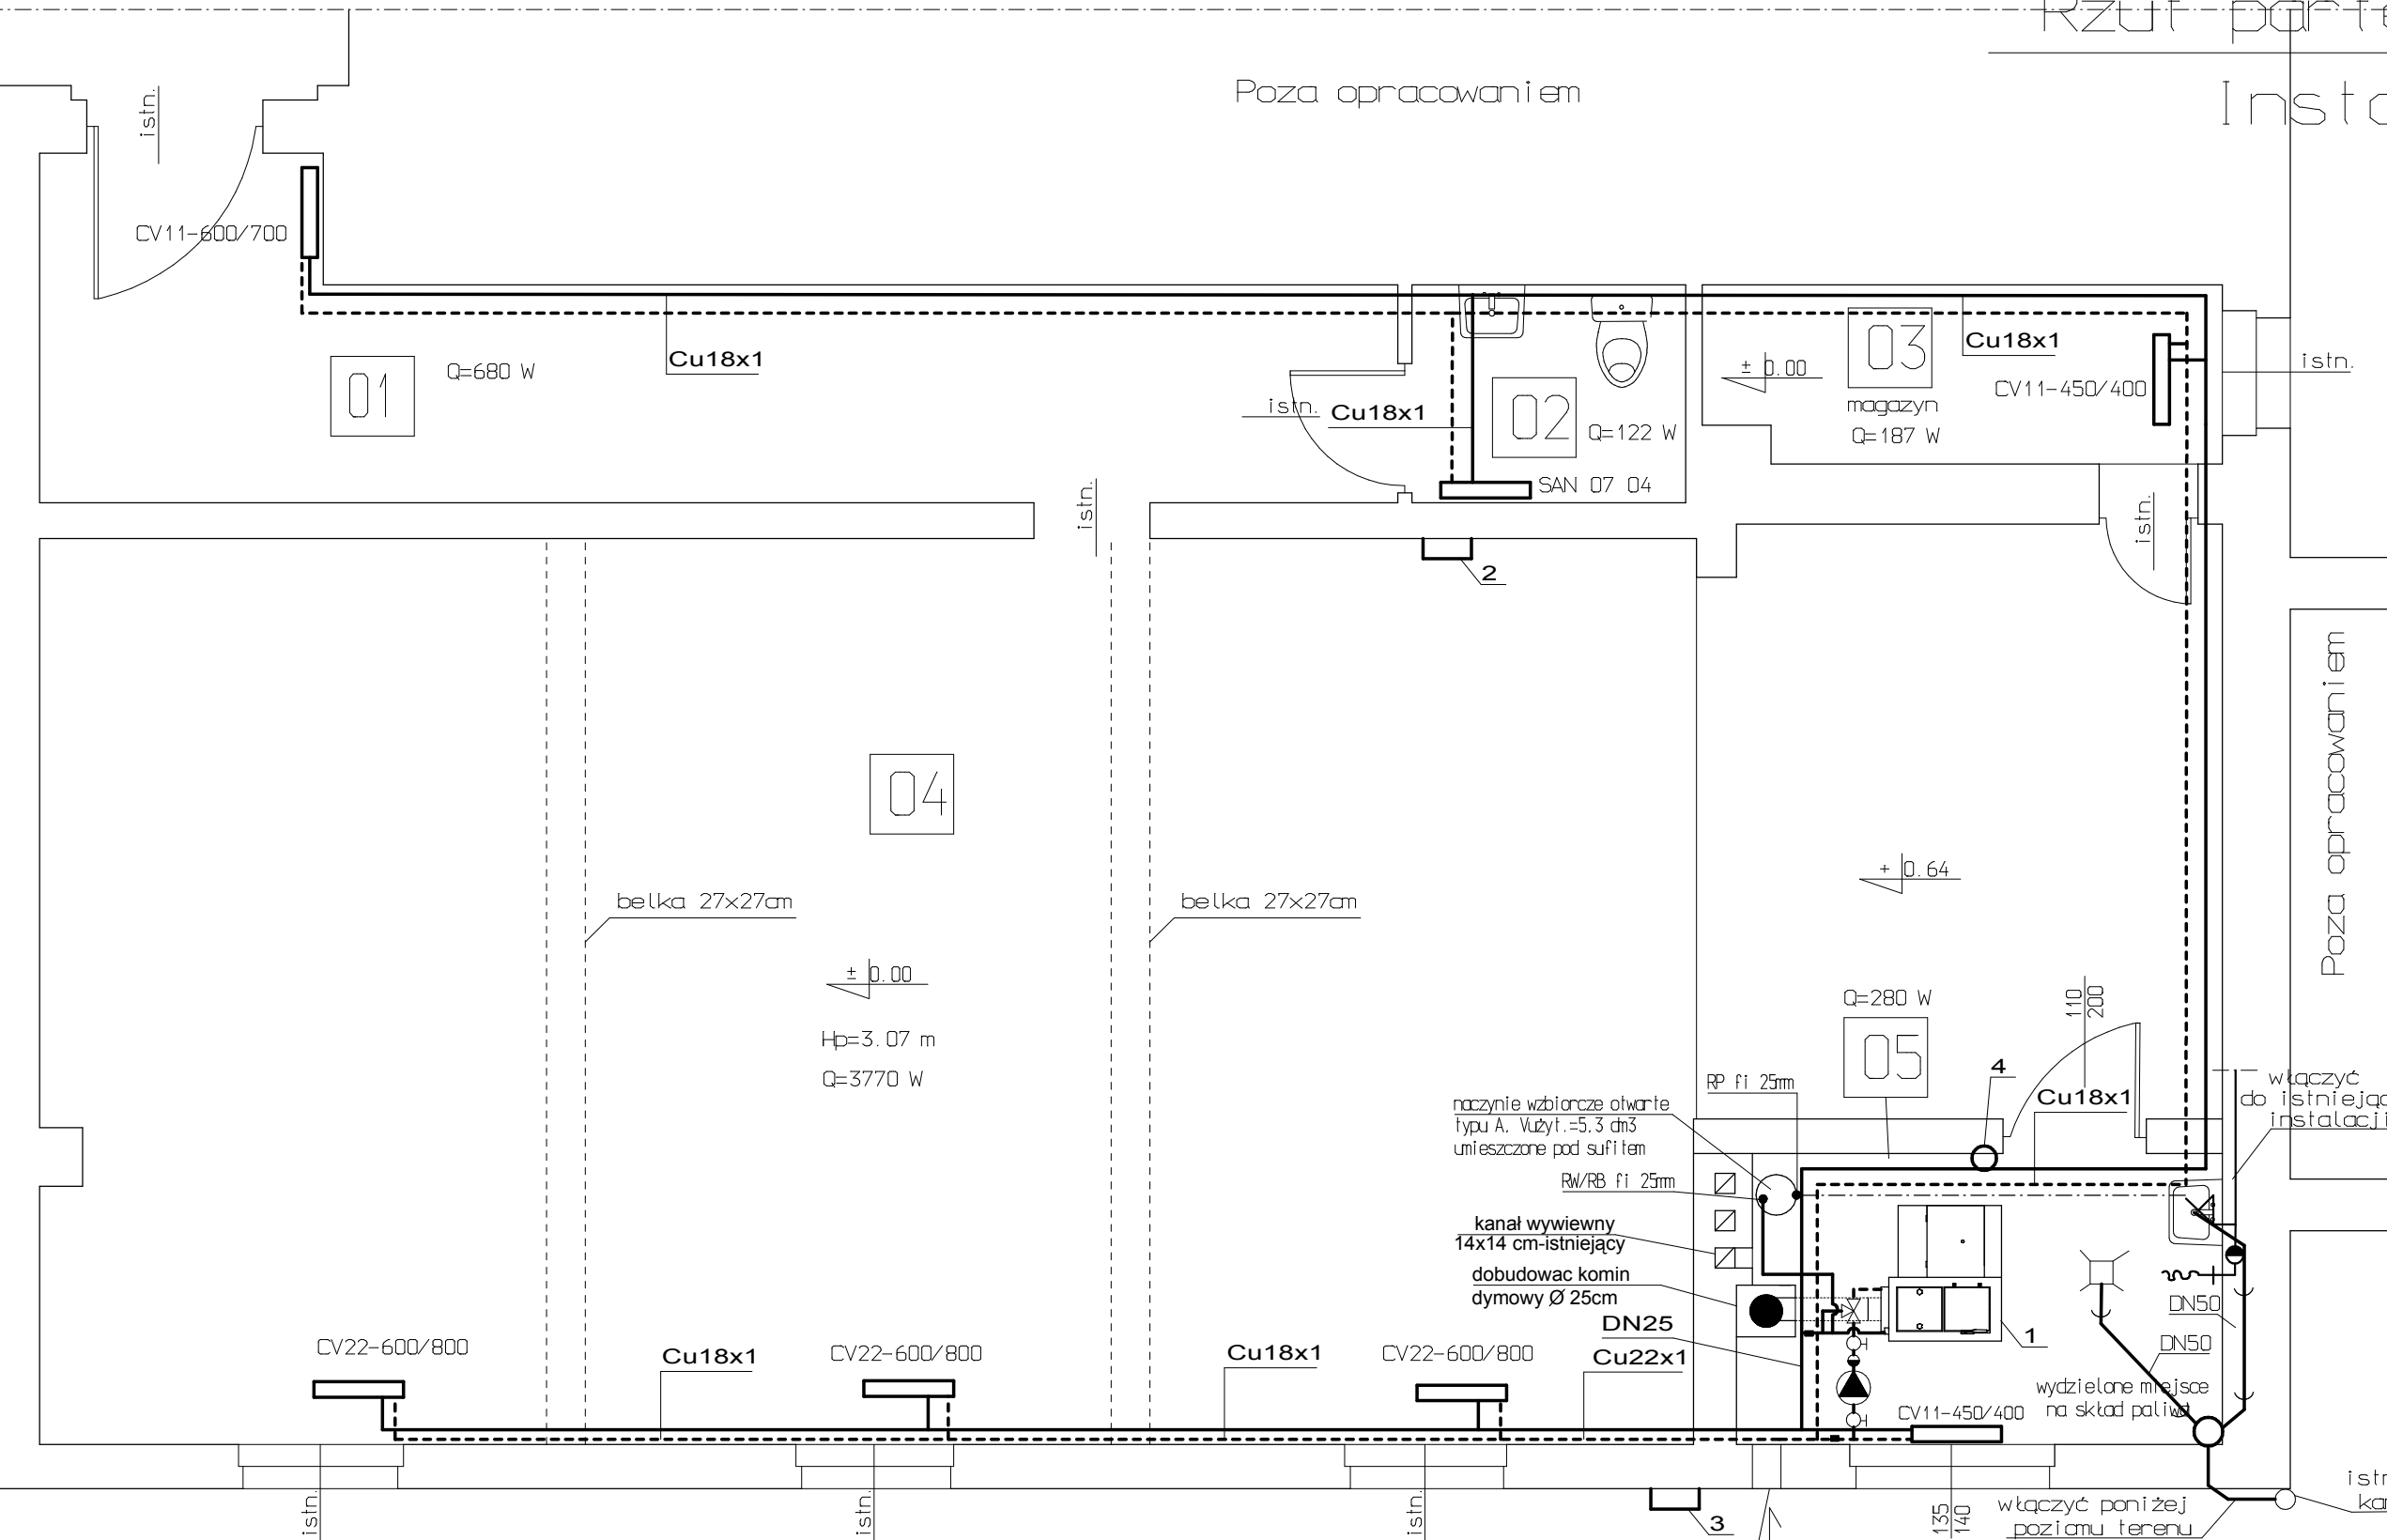

<b>PROJEKT:</b> Termomodernizacja świetlicy gminnej w Świętichowie		<b>JEDNOSTKA PROJEKTOWA:</b> MGM BIURO PROJEKTOWE sp.c.	
<b>ADRES:</b> Świętichowo nr 1, Gmina Damnica, 76-231 Damnica		76-200 SŁUPSK UL. TUWIMA 6 KOM. 0-601-369-000 e-mail: mgmmikolajczyk@wp.pl	
<b>TYTUŁ RYSUNKU:</b> Rzut parteru - instalacja c.o.		<b>PROJEKTOWAŁA:</b> mgr inż. MAŁGORZATA MIKOŁAJCZYK UPR. 70/Gd/01	
<b>RYSUNEK:</b> 1	<b>SKALA:</b> 1:50	<b>DATA:</b> 07.2008	<b>OPRACOWAŁA:</b> mgr inż. DOROTA ZYGMUNT
<b>BRANŻA:</b> SANITARNA	<b>FAZA:</b> P.BUDOWLANY	<b>SPRAWDZIŁ:</b> -----	
RYSUNEK WYKONANY PRZY POMOCY PROGRAMU MEGACAD LICENCJA: MGM BIURO PROJEKTOWE			