


Rzut piętra skala 1:100

Inwentaryzacja

Wykaz pomieszczeń

| | |
|----|--|
| 11 | Komunikacja 19,13m ² drewno |
| 12 | sala nr 3 12,26m ² drewno |
| 13 | sala nr 4 15,09m ² drewno |
| 14 | sala nr 5 44,24m ² drewno |

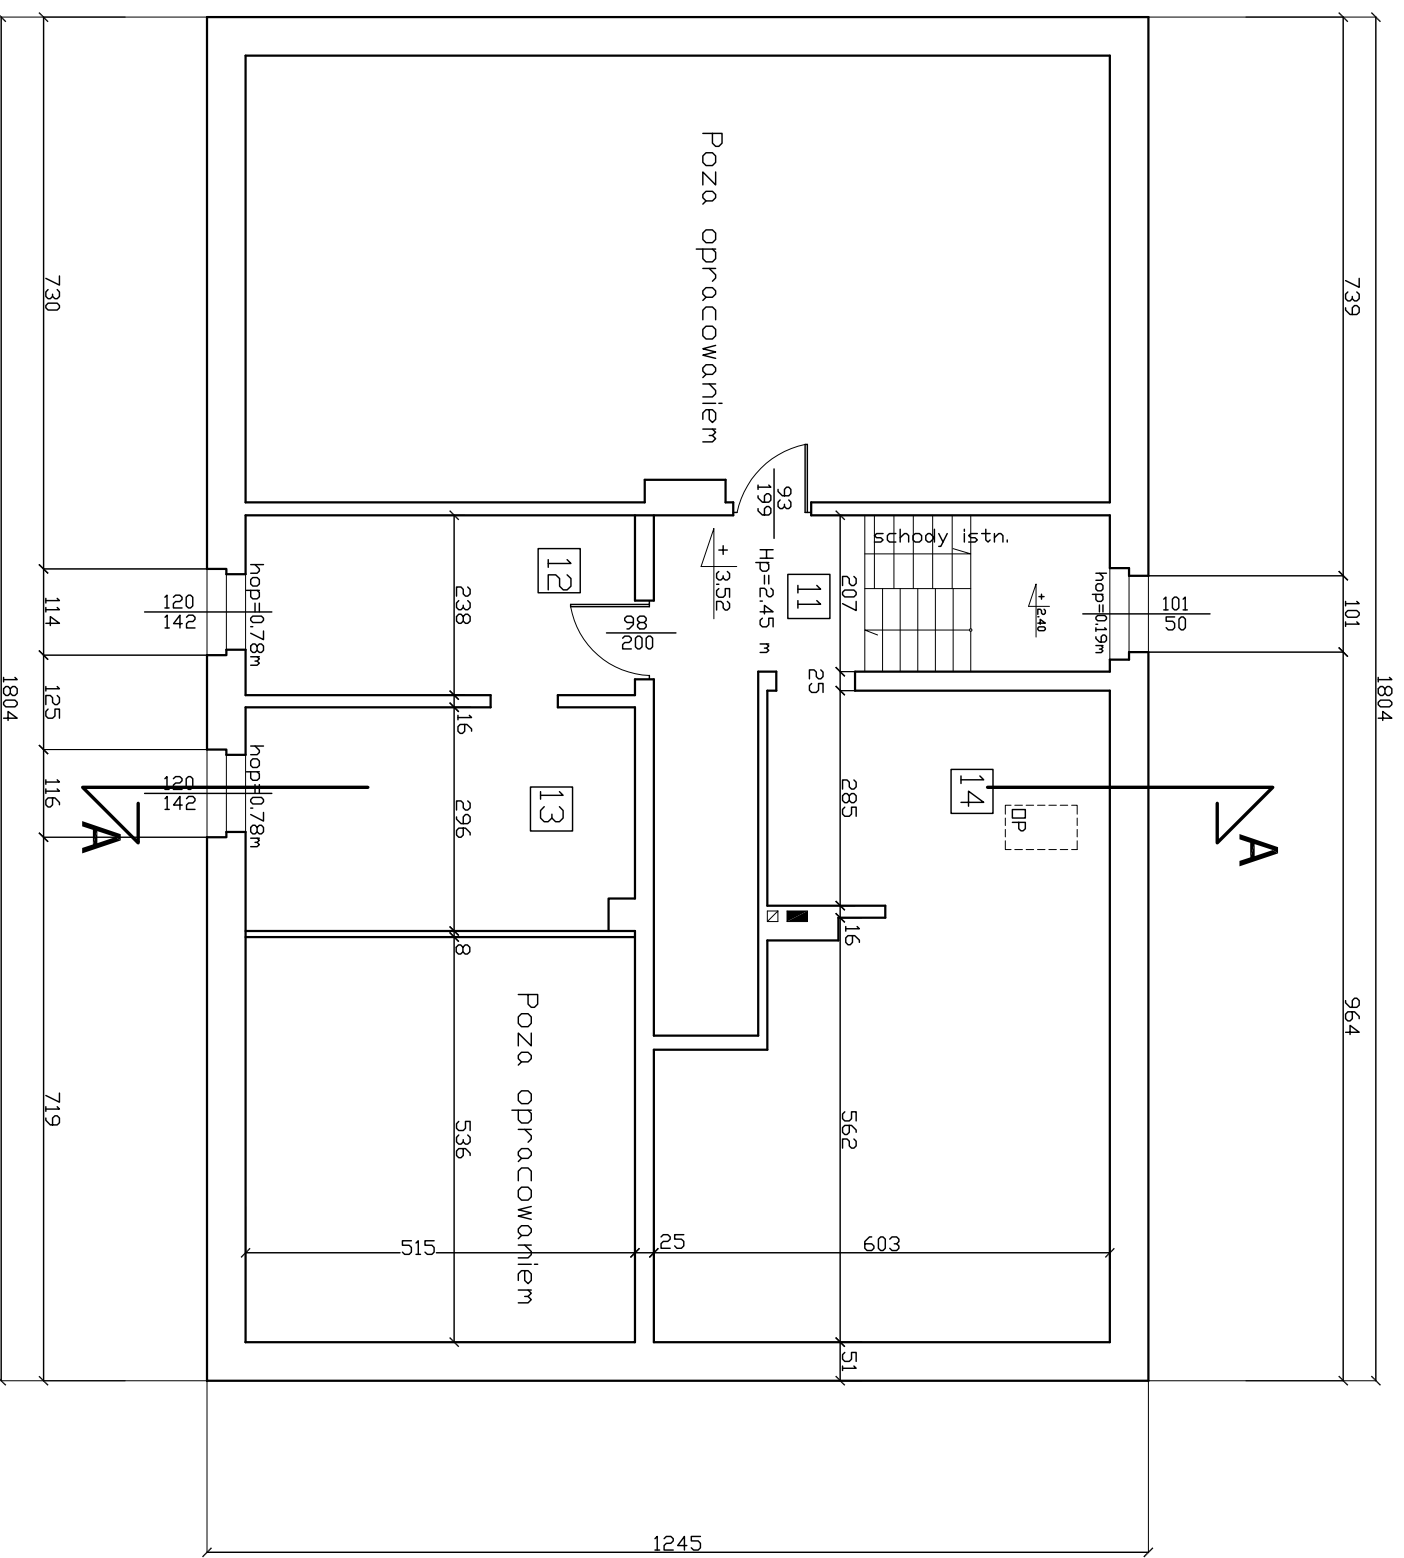

| | | | |
|---|------------------------|---|--|
| PROJEKT: | | JEDNOSTKA PROJEKTOWA: | |
| Termomodernizacja budynku Świecicy w Lebieniu. | | MGM BIURO PROJEKTOWE sp.c. | |
| ADRES: Lebień Gmina Darnica | | 76-200 SŁUPSK UL. TUWIMA 6 KOM. 0401-389-000 e-mail: mgm@kalkietyk.com.pl | |
| TYTUŁ RYSUNKU: Rzut piątra. - inwentaryzacja. | | OPRACOWAŁ: mgr inż. Krzysztof Halaba UPR. NR POW/0211/POOK/04 | |
| RSZNEK: 3 | SKALA: 1:100 | DATA: 06.2008 | |
| BRANŻA: Budowlana | STATUS: P.BUDOWLANY | SPRAWDZIŁ: | |