


Rzut piętra skala 1:100

Inwentaryzacja

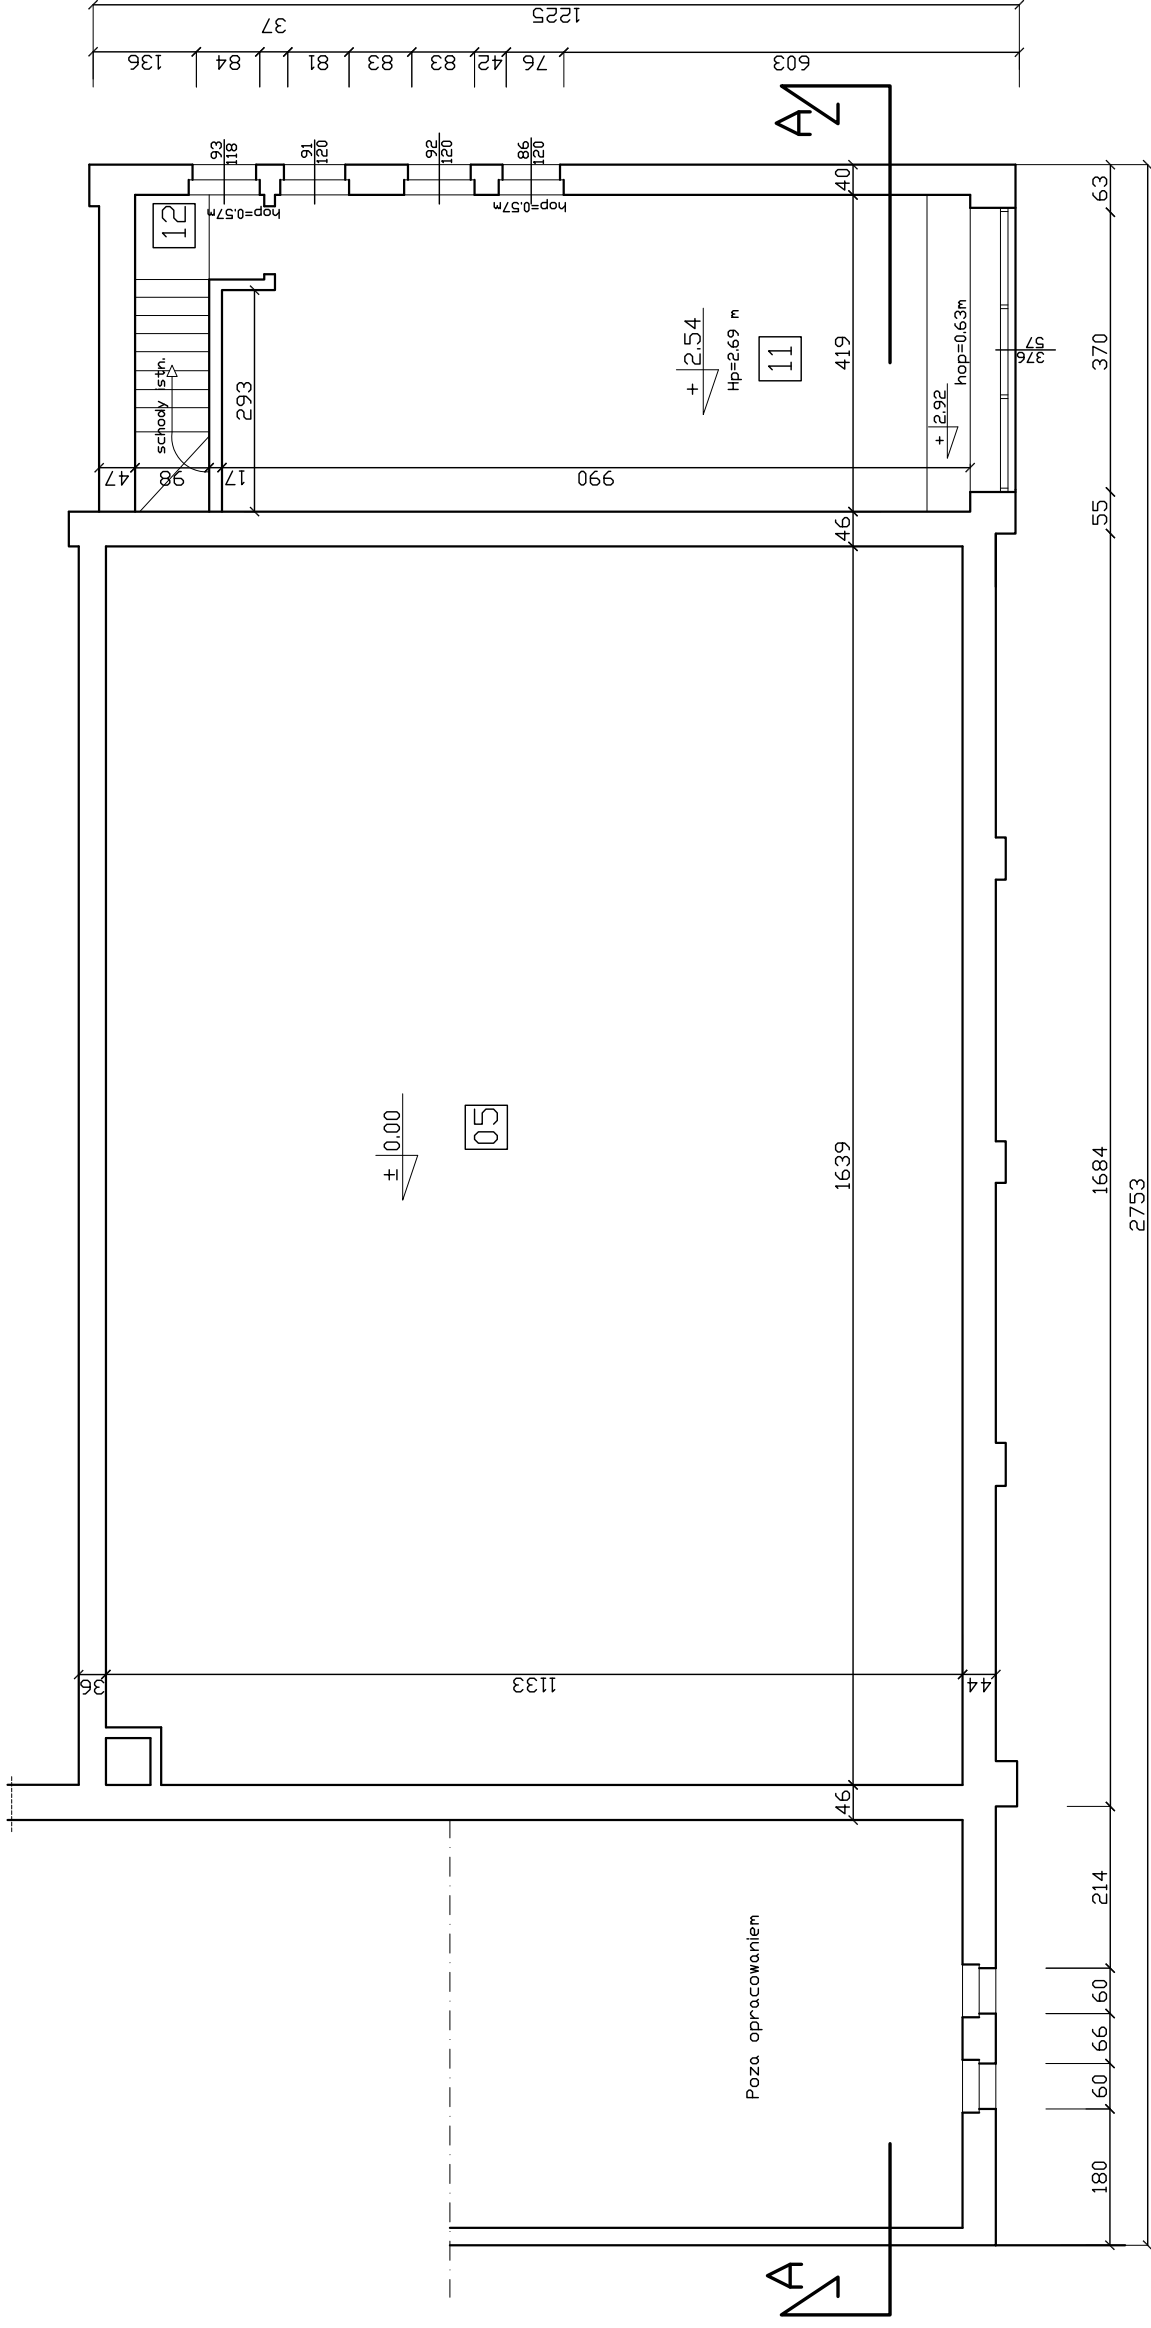

Wykaz pomieszczeń

11	Pokój
40.21m ²	beton
12	Komunikacja
10.03m ²	beton
05	Świetlica
185.09m ²	wyktadzina PCV

PROJEKT:

Termomodernizacja budynku
Gminnego Ośrodka Kultury i Sportu w Darnicy

ADRES:
ul. Wifosa 11
76-231 Darnica

TYTUL RYSUNKU:

Rzut piętra
- inwentaryzacja.

RYSEK: 2

SKALA: 1:100

DATA: 06.2008

BRANŻA: Architektoniczna

FAZA: P.BUDOWLANY

JEDNOSTKA PROJEKTOWA:

M
G
M

MGM
BIURO PROJEKTOWE sp.c.

76-200 SŁUPSK UL. TUWIMA 6
KONL. 0-601-389-000
e-mail: mgrmmk@wp.pl

OPRACOWAŁ:
mgr inż. Krzysztof Halaba
UPR. NR POM/0211/POOK/04

SPRAWIŁ: