


Poza opracowaniem

Wykaz pomieszczeń

01	Hall	17.58m ²	terakota
02	Kotłownia	10.41m ²	terakota
03	Komunikacja	9.51m ²	terakota
04	Łazienka	6.65m ²	terakota
05	Świetlica	185.09m ²	pvc
06	Komunikacja	11.88m ²	terakota
07	Lokal użytkowy	12.32m ²	wykładzina
08	Łazienka	2.62m ²	terakota

w skład automatyki Basic wchodzi:
- termostat pomieszczeniowy (T)
- regulator prędkości obrotowej (R)
- zawór dwudrogowy z siłownikiem (ZS)

nagrzewnica
VOLCANO VR2
wraz z automatyką
BASIC

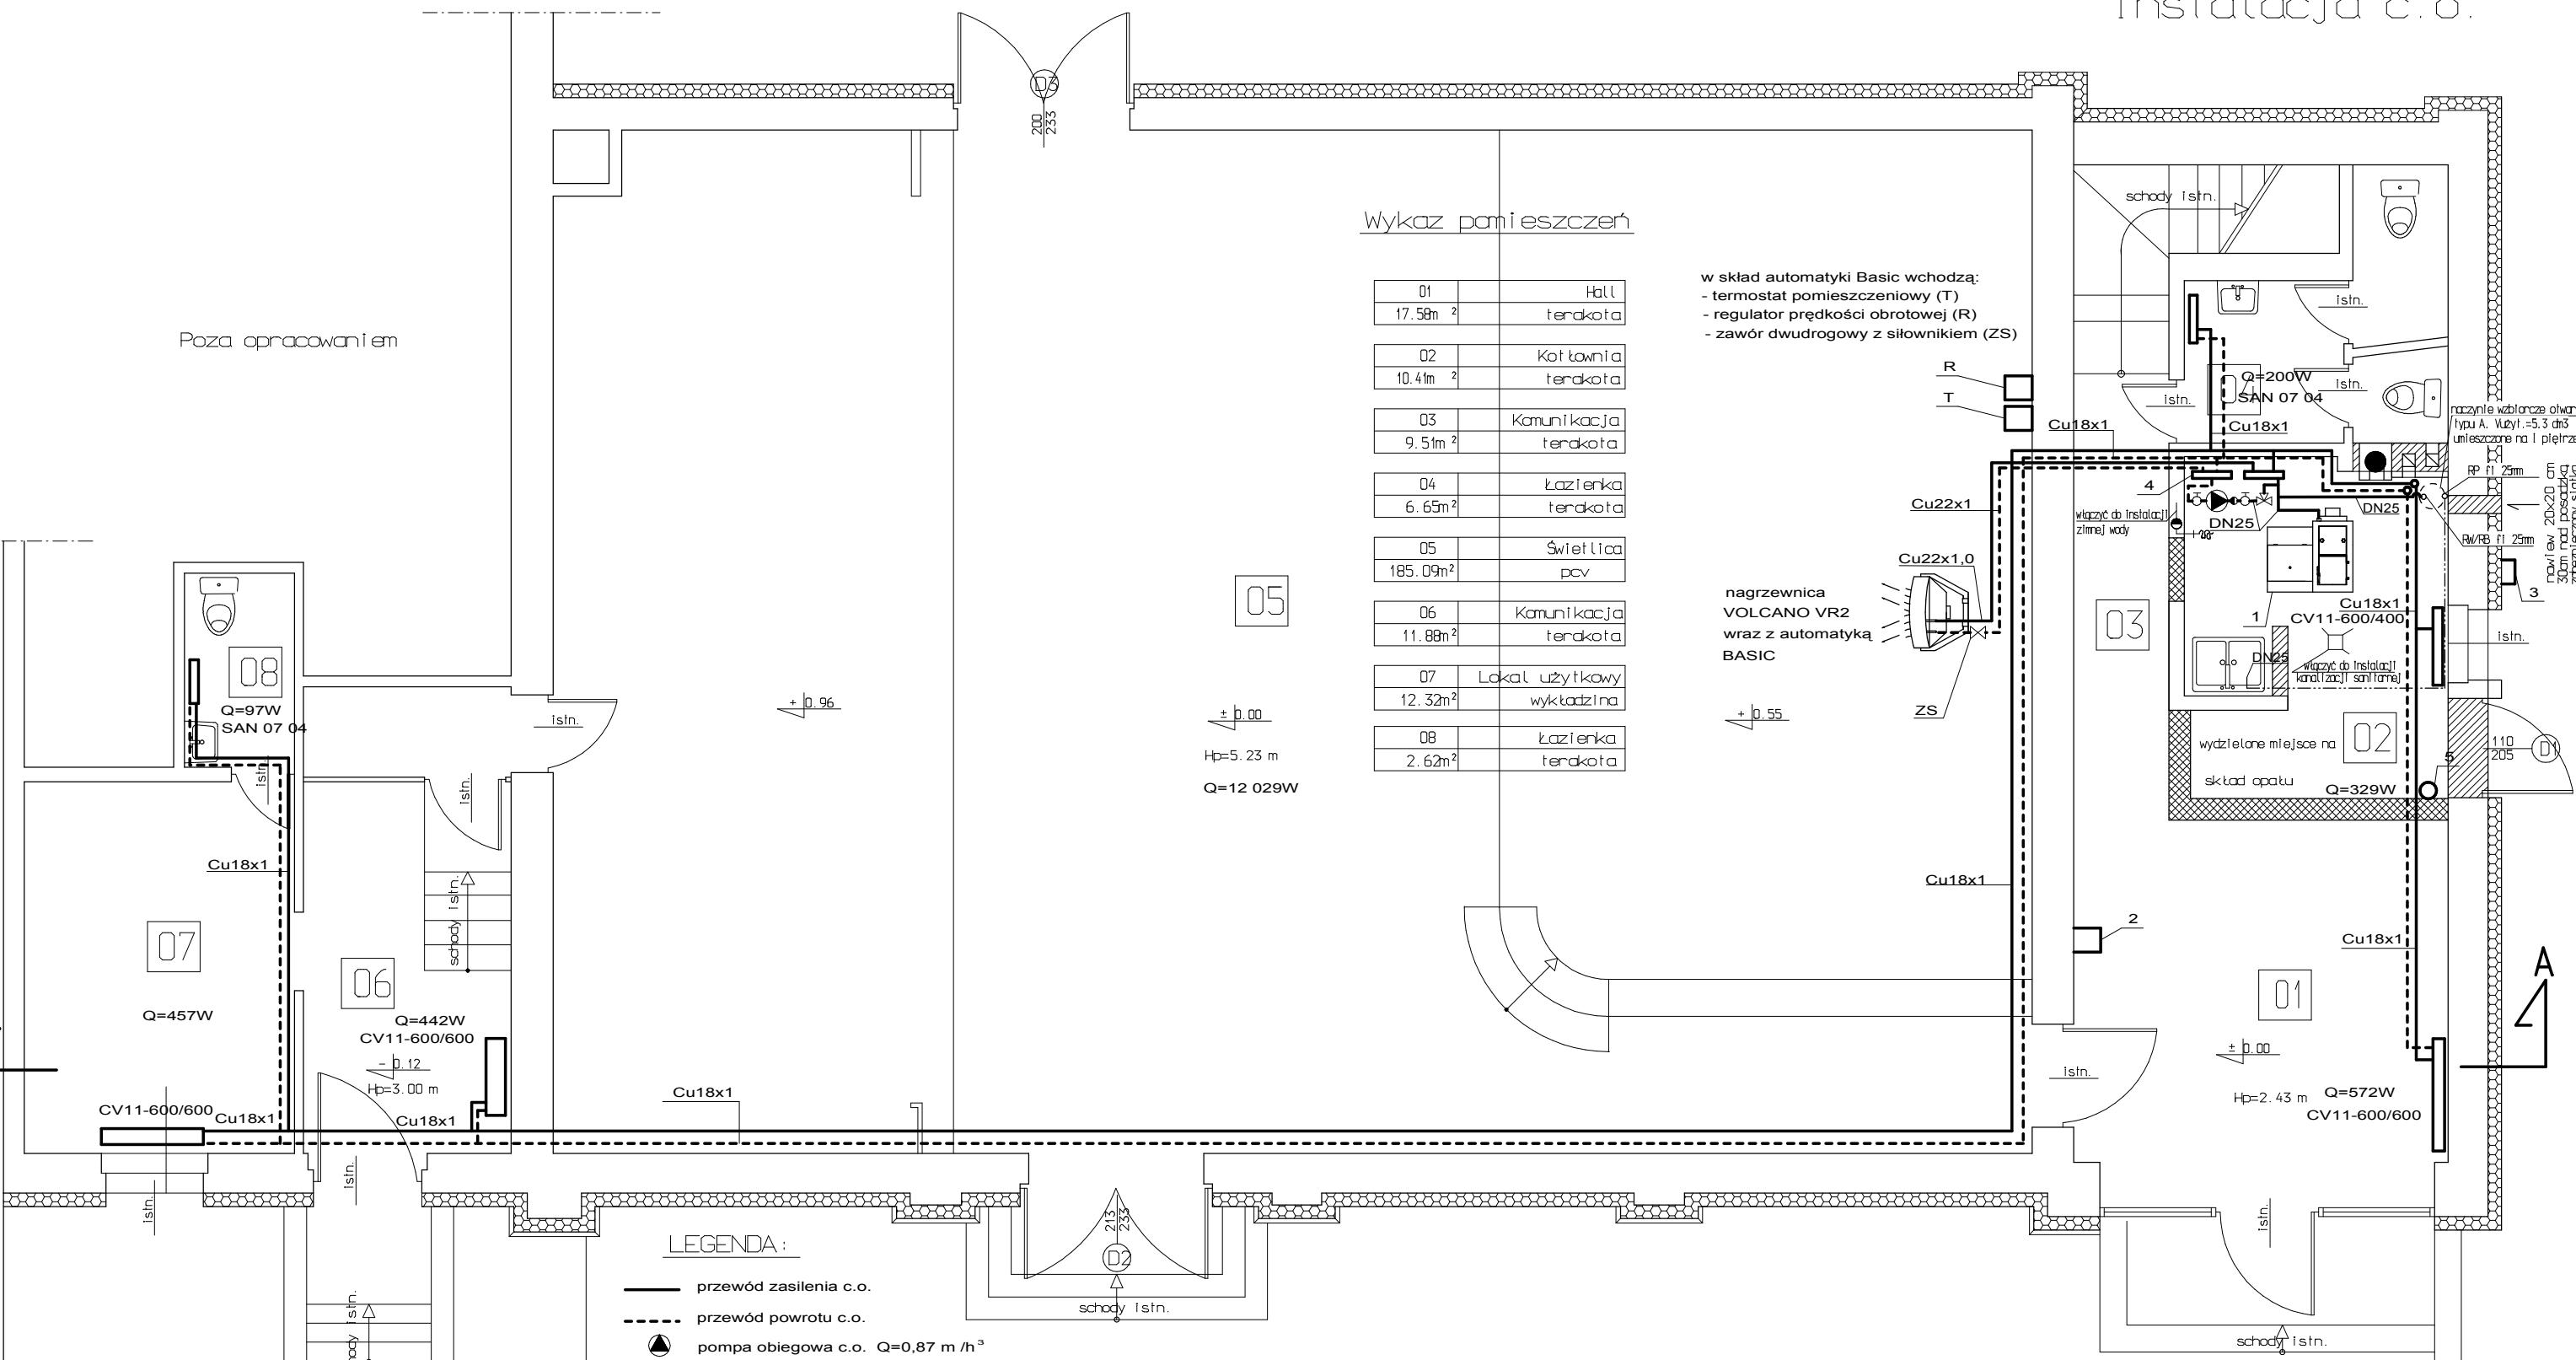

LEGENDA:

- przewód zasilania c.o.
- - - - - przewód powrotu c.o.

▲ pompa obiegowa c.o. Q=0,87 m³/h
H= 1,9m np. Wilo-Star-RS 25/4

- 1 kocioł na paliwo stałe z automatycznym podajnikiem paliwa i regulacją pogodową temperatury czynnika np. Kostrzewa Pellets Plus P25
- 2 czujnik temperatury pokojowy (można zamontować w miejscu wskazanym przez inwestora)
- 3 czujnik temperatury na zewnątrz
- 4 rozdzielacze powrót i zasilanie, rozdzielacze DN50 ze stali nierdzewnej z zaworami regulacyjnymi, uchwyty, odpowietrzniki, spustami oraz zaworami przyłączeniowymi kulowymi DN20.
- 5 gaśnica proszkowa 2 kg

- ściany do wymurowania
- ściany do zburzenia
- ściany istniejące

PROJEKT: Termomodernizacja budynku Gminnego Ośrodka Kultury i Sportu w Damnicy	JEDNOSTKA PROJEKTOWA: MGM MGM BIURO PROJEKTOWE sp.c.
ADRES: ul. Witosa 11 76-231 Damnica	76-200 SŁUPSK UL.TUWIMA 6 KOM. 0-601-369-000 e-mail: mgmmikolajczyk@wp.pl
TYTUŁ RYSUNKU: Rzut parteru. Instalacja c.o.	PROJEKTOWAŁA: mgr inż. MAIGORZATA MIKOŁAJCZYK UPR. 70/Gd/01
RYSUNEK: 1 SKALA: 1:50 DATA: 07.2008	OPRACOWAŁA: mgr inż. DOROTA ZYGMUNT
BRANŻA: SANITARNA FAZA: P.BUDOWLANY	SPRAWDZIŁ: -----
RYSUNEK WYKONANY PRZY POMOCY PROGRAMU MEGACAD LICENCJA: MGM BIURO PROJEKTOWE	