


LEGENDA:

- Oprawa oświetleniowa o podwyższonym stopniu ochrony - IP44
- Gniazdo wtykowe, pojedyncze, p/t, 230V+PE, 16A z pokrywą IP44
- Gniazdo wtykowe, j.w., zasilania kotła
- Wyłącznik oświetleniowy dwubiegunowy, p/t
- Czujnik temperatury wewnętrznej
- Przewód zasilający kocioł (dostarczany z kotłem)
- Lista połączeń wyrównawczych miejscowych MM507N
- Tablica pompy obiegowej, hager VF04PA

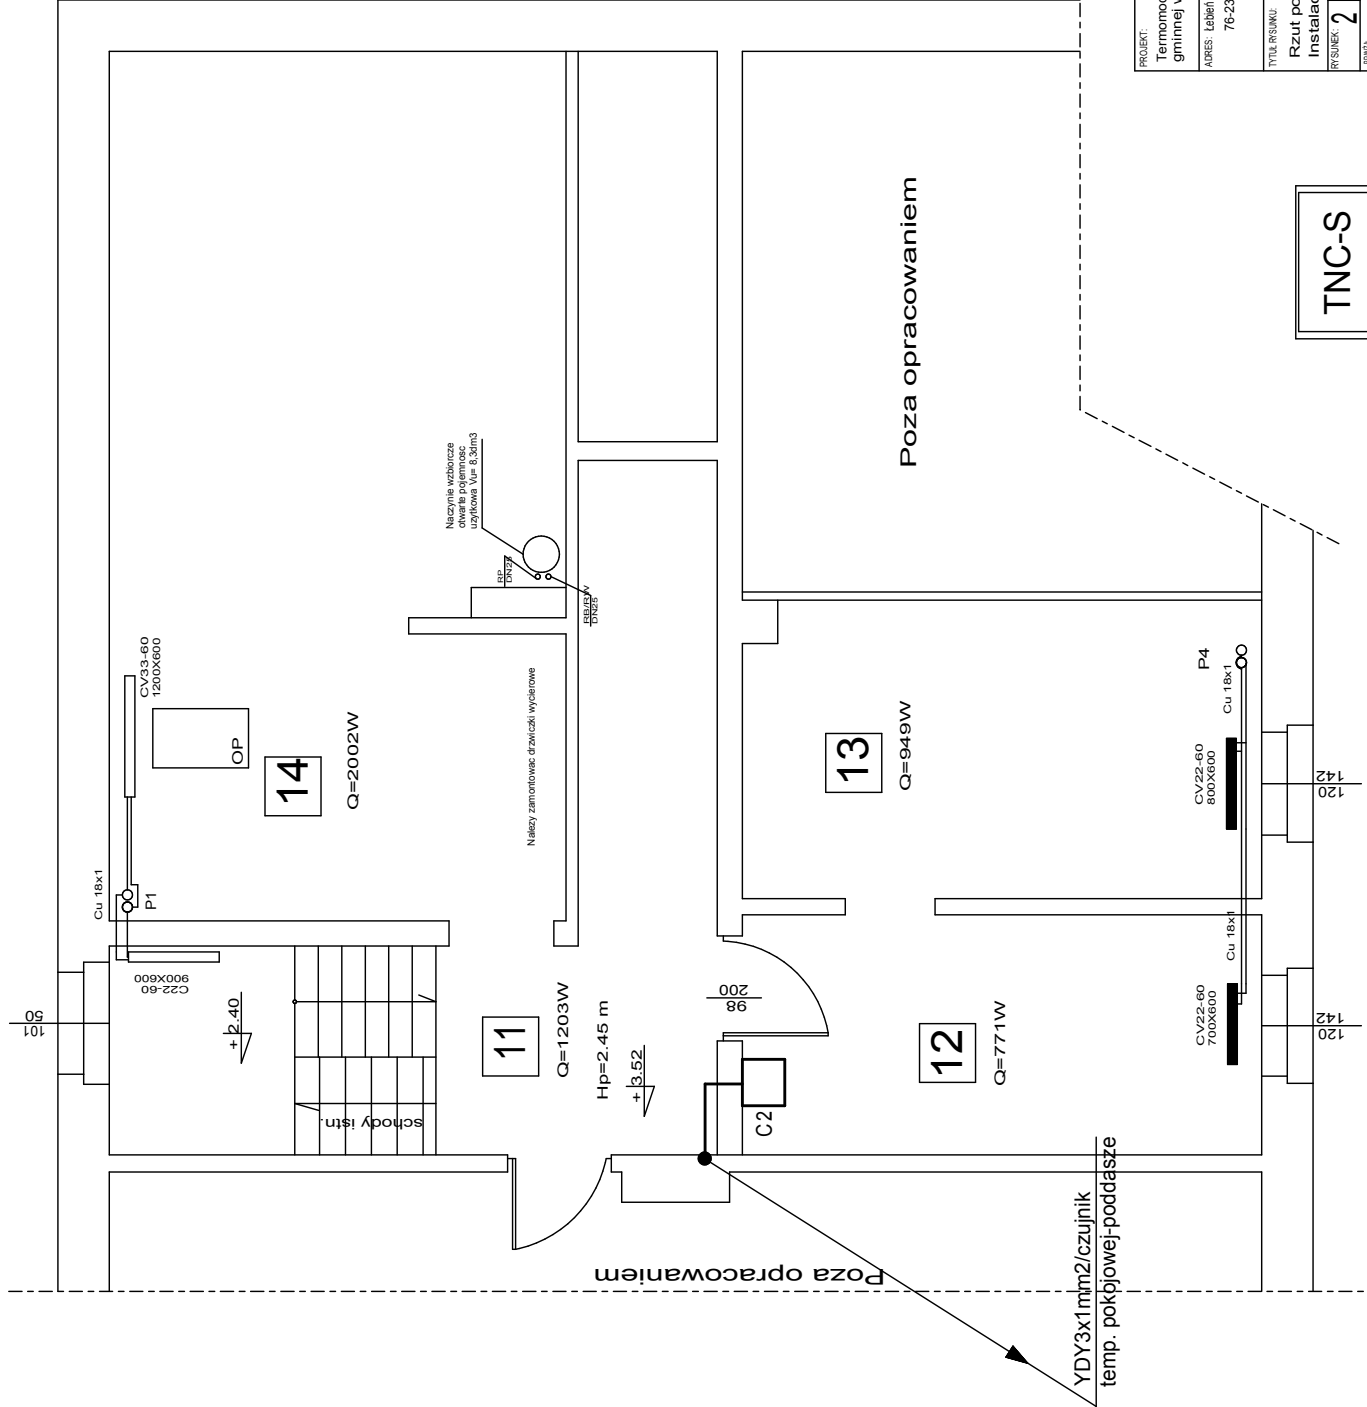

TNC-S

PROJEKT: Termomodernizacja świetlicy gminnej w Leśnem	JEDYNOSTKA PROJEKTOWA: 	MGM BIURO PROJEKTOWE sp.c. 76-200 SUPSK UL. TUWIMA 6 KOM. 0-61-389-000 e-mail: mgm@kolczyk.pl
ADRES: Tabień nr27, Gmina Darnica, 76-231 Darnica	PROJEKTOWAŁA: mgr inż. Tomasz Piskorski upr. proj. 8346/232/90	
TYTUŁ RYSUNKU: Rzut poddasza Instalacje elektryczne	RYSUJEK: 2 SKALA: 1:50 DATA: 07.2008	
BIURO: ELEKTRYCZNA	P. BUDOWLANI	
RYSUJEK WYKONANY PRZEJ POMOCY PROGRAMU MEGACAD LICENCJA: MGM BIURO PROJEKTOWE		