


# Rzut piwnicy skala 1:50

## Instalacja kanalizacji sanitarnej

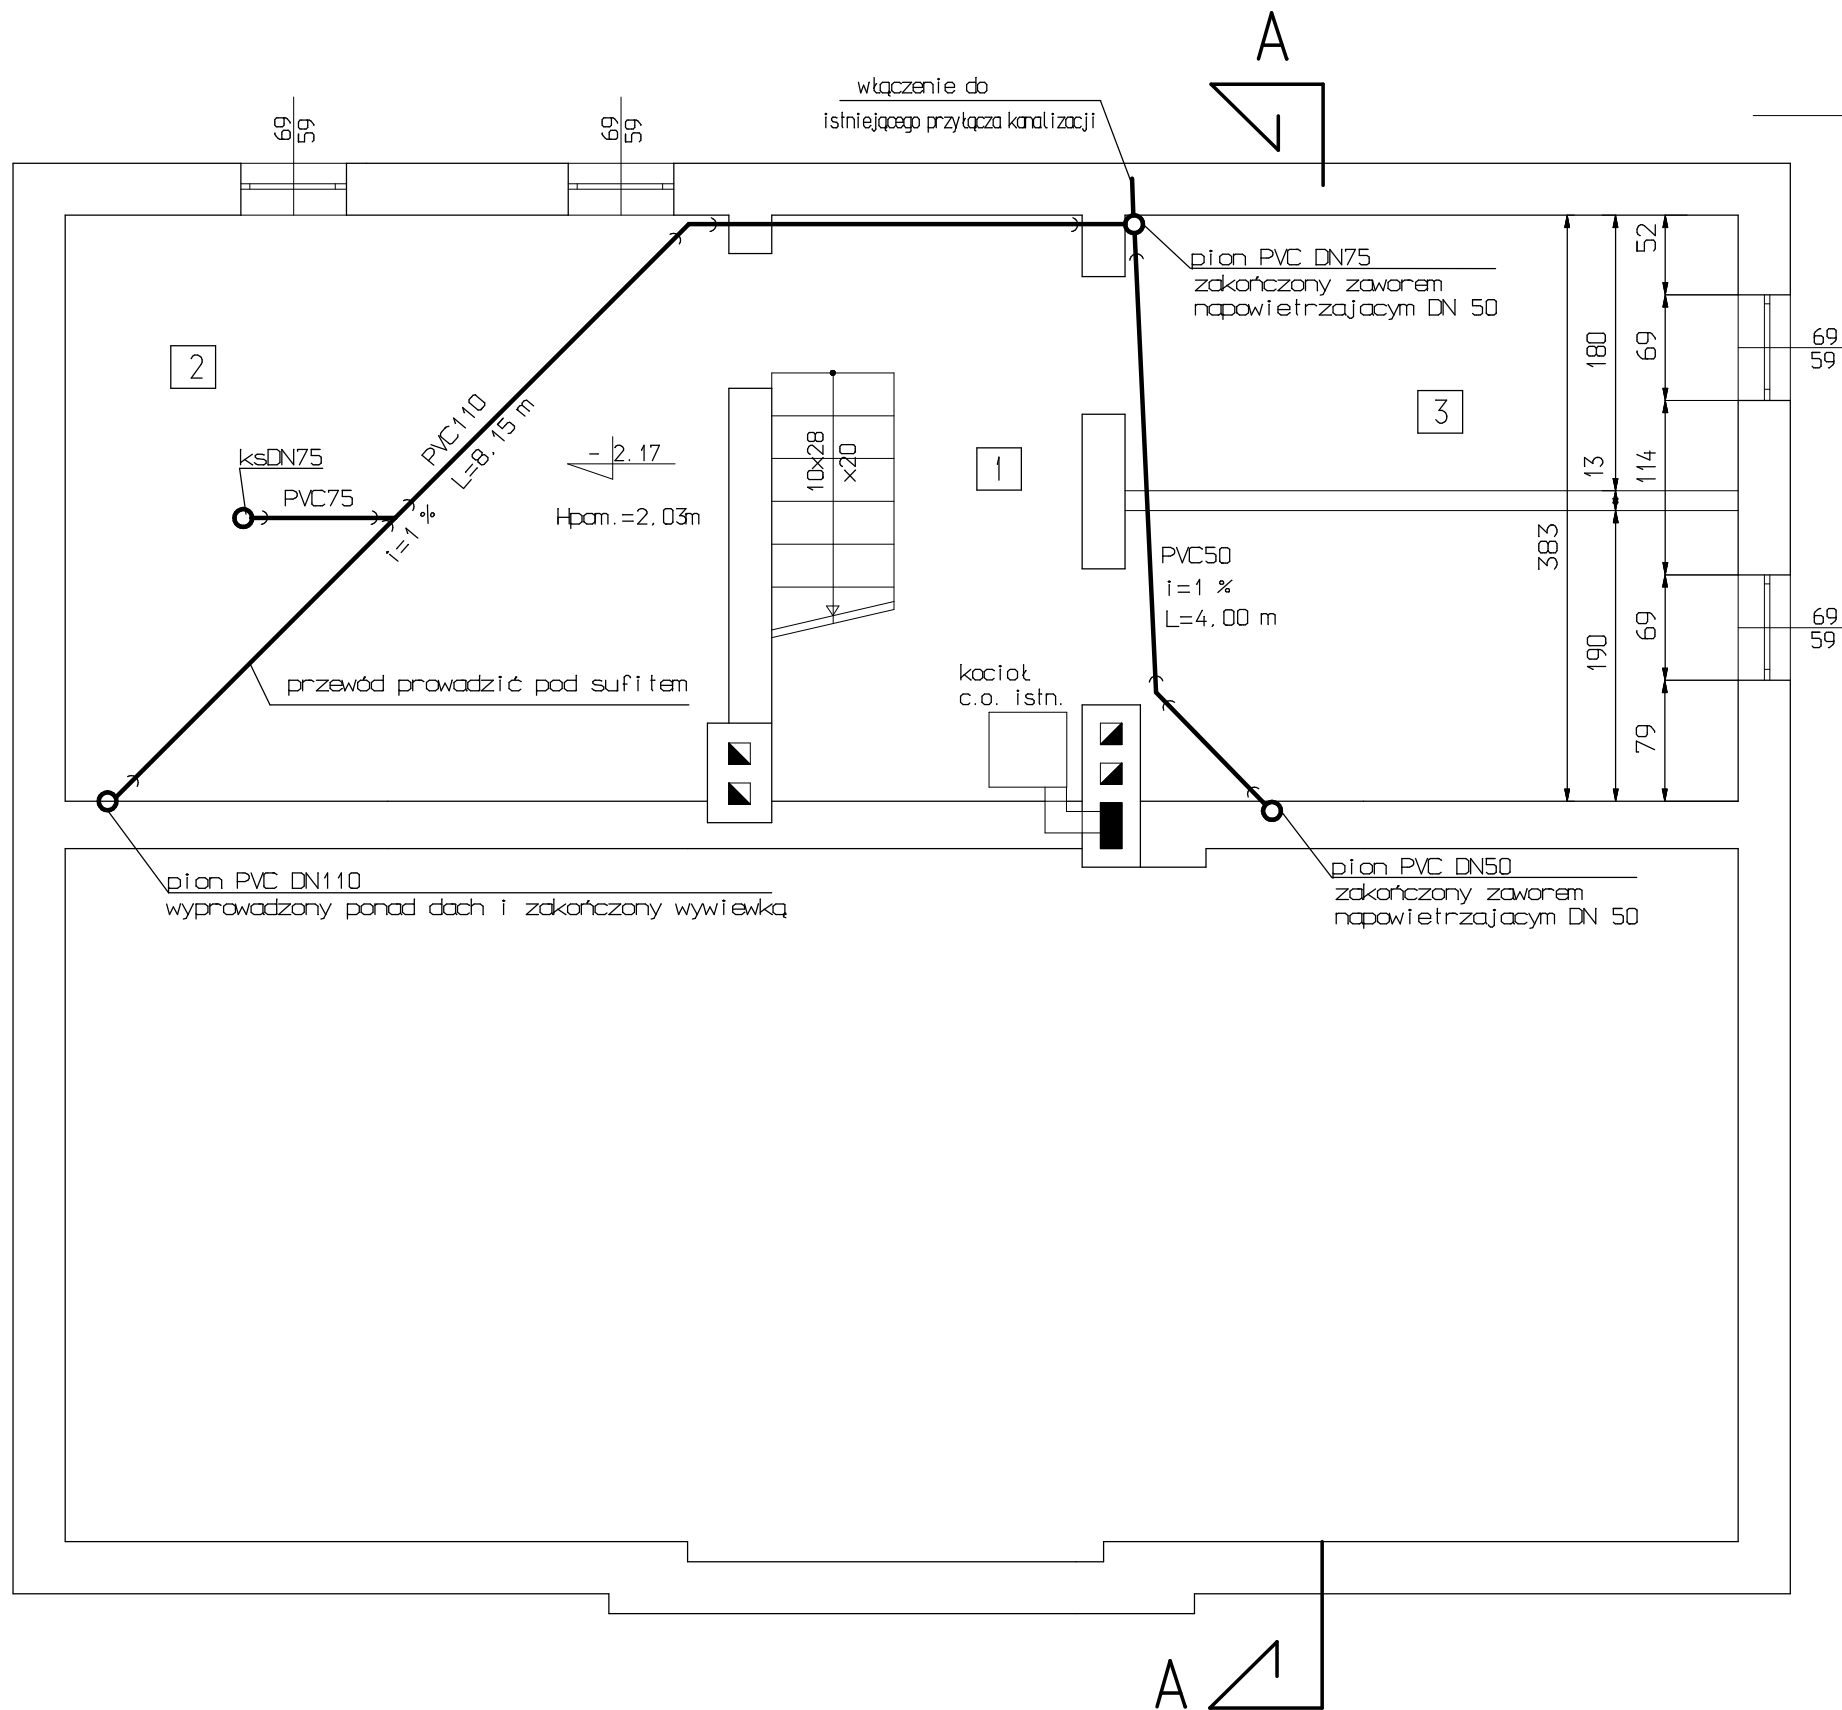

### Wykaz pomieszczeń

1	Kotłownia
7.77m <sup>2</sup>	beton
2	Pom. gospodarcze
16.55m <sup>2</sup>	beton
3	Skład opatu
15.17m <sup>2</sup>	beton

Projekt budowlany rozbudowy Ośrodka Zdrowia w Srenej Dąbrowie Stara Dąbrowa, Gmina Darnica, dz. nr 116. Inwestor: Gmina Darnica, ul. Górna 1, Darnica		
Temat rysunku: Rzut piwnicy. Instalacja kanalizacji sanitarnej		Czerwiec 2008
autor: mgr Inż. Małgorzata Mikolajczyk upr. nr 70/Gd/01	opracowała: mgr Inż. Dorota Zygmunt	skala: 1:50
Pracownia Projektowa "PERSPEKTYWA"		nr rys. 1
76-200 Słupsk ul. Matczyńskiego 4/84 tel. 0609-147-455		