


Rzut parteru skala 1:50

Instalacja kanalizacji sanitarnej

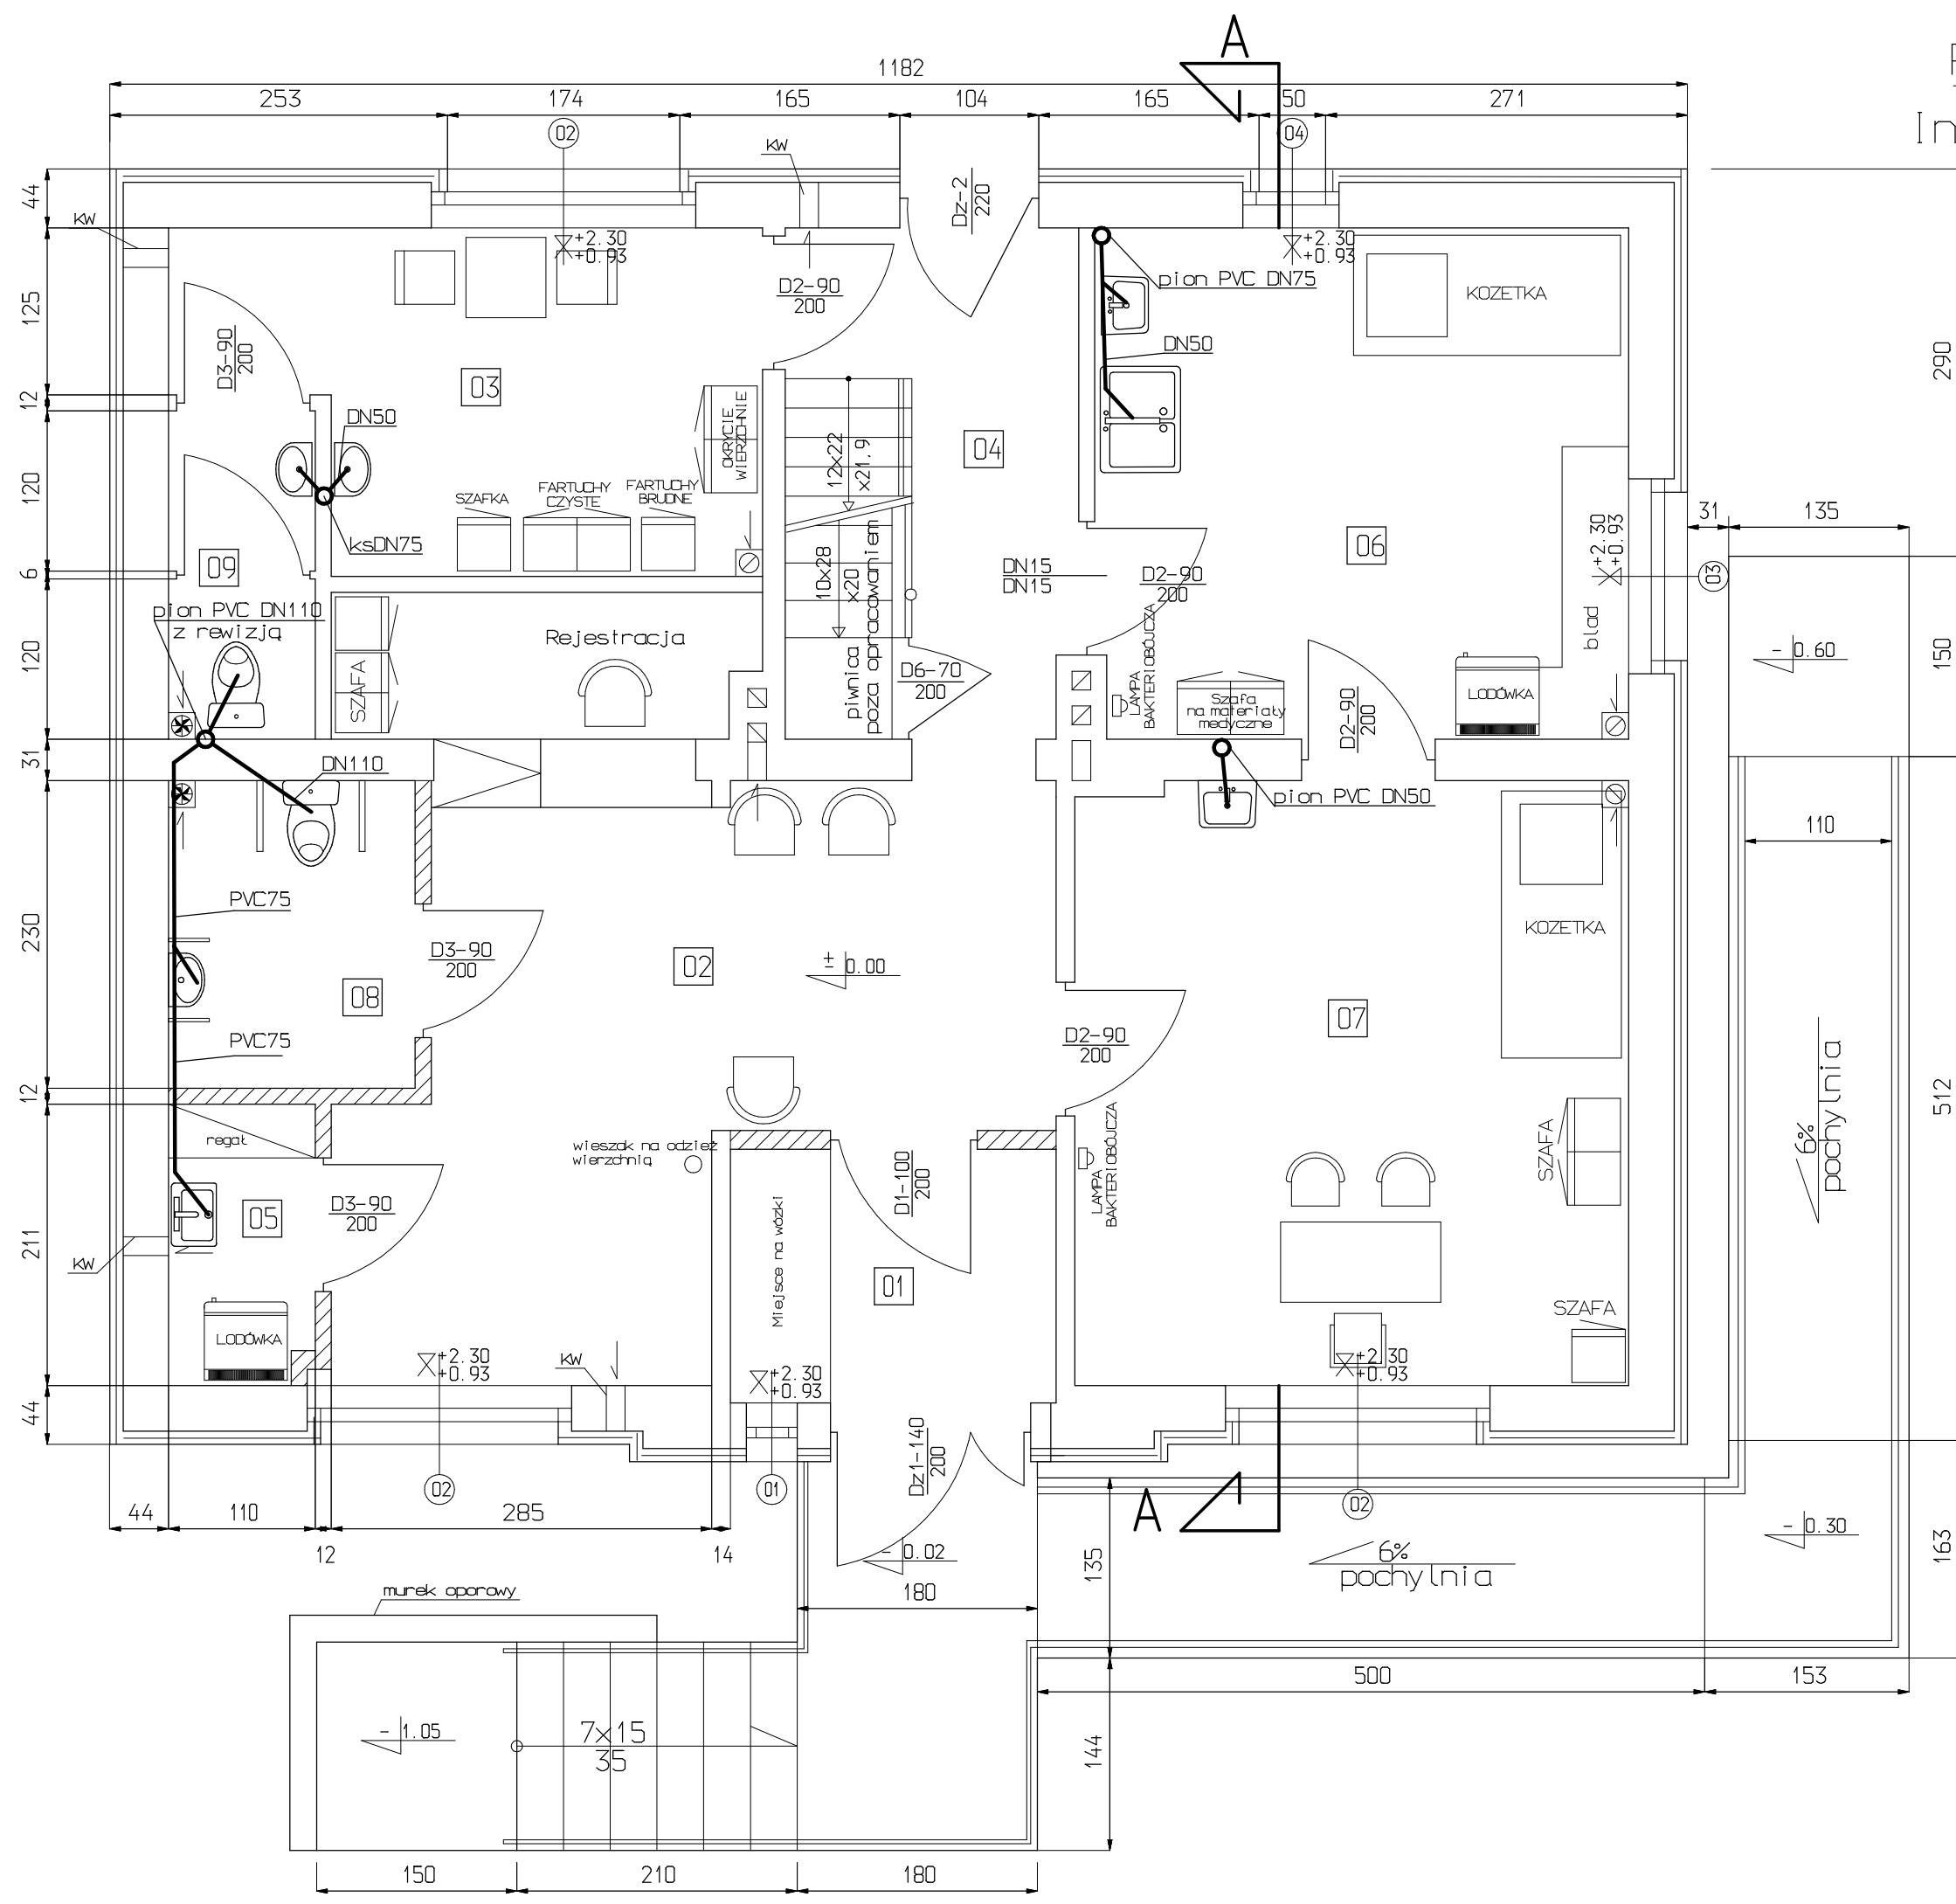

LEGENDA:

- przewód kanalizacji sanitarnej
- kratka wentylacyjna 14x14cm

Wykaz pomieszczeń

01	Przedsiónek	4.64m ²	terakota
02	Poczekalnia+ rejestracja	21.90m ²	terakota
03	Pokój socjalny	9.95m ²	pvc
04	Korytarz	5.75m ²	terakota
05	Pom. porządkowe	2.27m ²	pcv
06	Gabinet zabiegowy	15.26m ²	terakota
07	Gabinet lekarski	18.80m ²	terakota
08	WC dla pacjentów	4.25m ²	terakota
09	WC dla personelu	2.71m ²	terakota

Wysokość pomieszczeń h= 250cm

Projekt budowlany rozbudowy Ośrodka Zdrowia w Starej Dąbrowie
Stara Dąbrowa, Gmina Darnica, dz. nr 116.
Inwestor: Gmina Darnica, ul. Górna 1, Darnica

Temat rysunku: Rzut parteru. Instalacja kanalizacji sanitarnej		Czerwiec 2008
autor: mgr inż. Małgorzata Mikotajczyk upr. nr 70/64/01	opracowała: mgr inż. Dorota Zygmunt	skala: 1:50
Pracownia Projektowa "PERSPEKTYWA"		nr rys. 2

76-200 Słupsk
ul. Matajczyńskiego 4/84
tel. 0609-147-455