


Rzut piwnicy skala 1:50

Instalacja zimnej i ciepłej wody

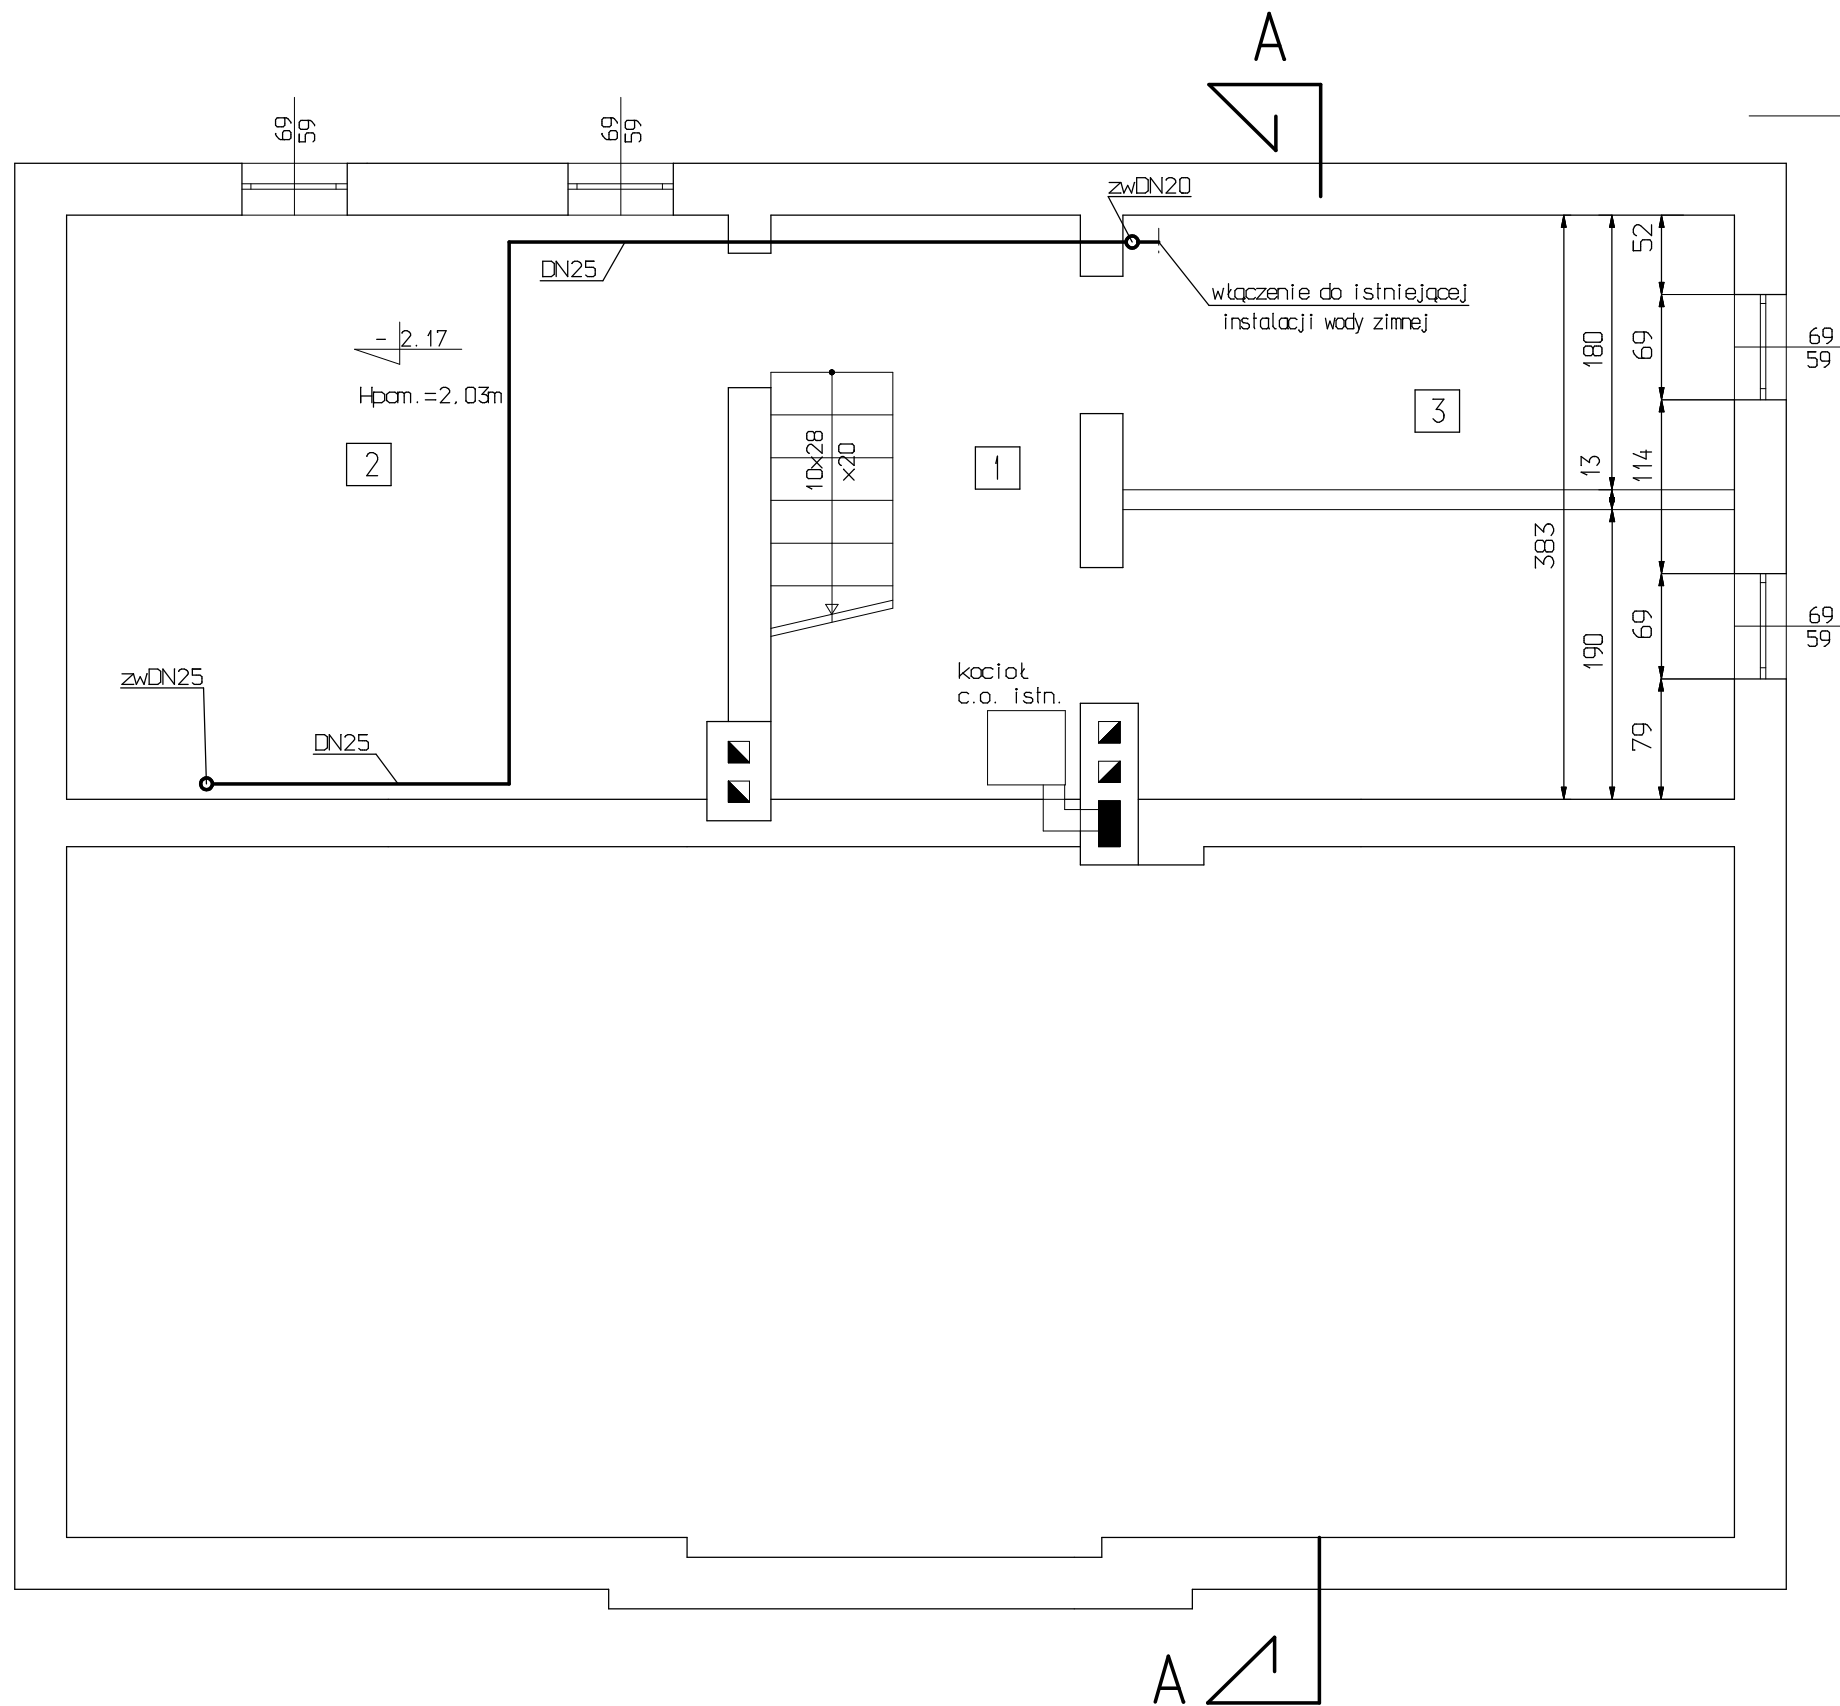

LEGENDA:

— przewód wody zimnej

Wykaz pomieszczeń

1	Kotłownia
7.77m ²	beton
2	Pom. gospodarcze
16.55m ²	beton
3	Skład opału
15.17m ²	beton

Projekt budowlany rozbudowy Ośrodka Zdrowia w Srenej Dąbrowie Sreń Dąbrowa, Gmina Darnica, dz. nr 116. Inwestor: Gmina Darnica, ul. Górna 1, Darnica		
Temat rysunku: Rzut piwnicy. Instalacja wody zimnej i ciepłej		Czerwiec 2008
autor: mgr inż. Małgorzata Mikotańczyk upr. nr 70/Gd/01	opracowała: mgr inż. Dorota Zygrunt	skala: 1:50
Pracownia Projektowa "PERSPEKTYWA"		nr rys. 3
76-200 Słupsk ul. Matuzyńskiego 4/84 tel. 0609-147-455		