


# Rzut parteru skala 1:50

## Instalacja zimnej i ciepłej wody

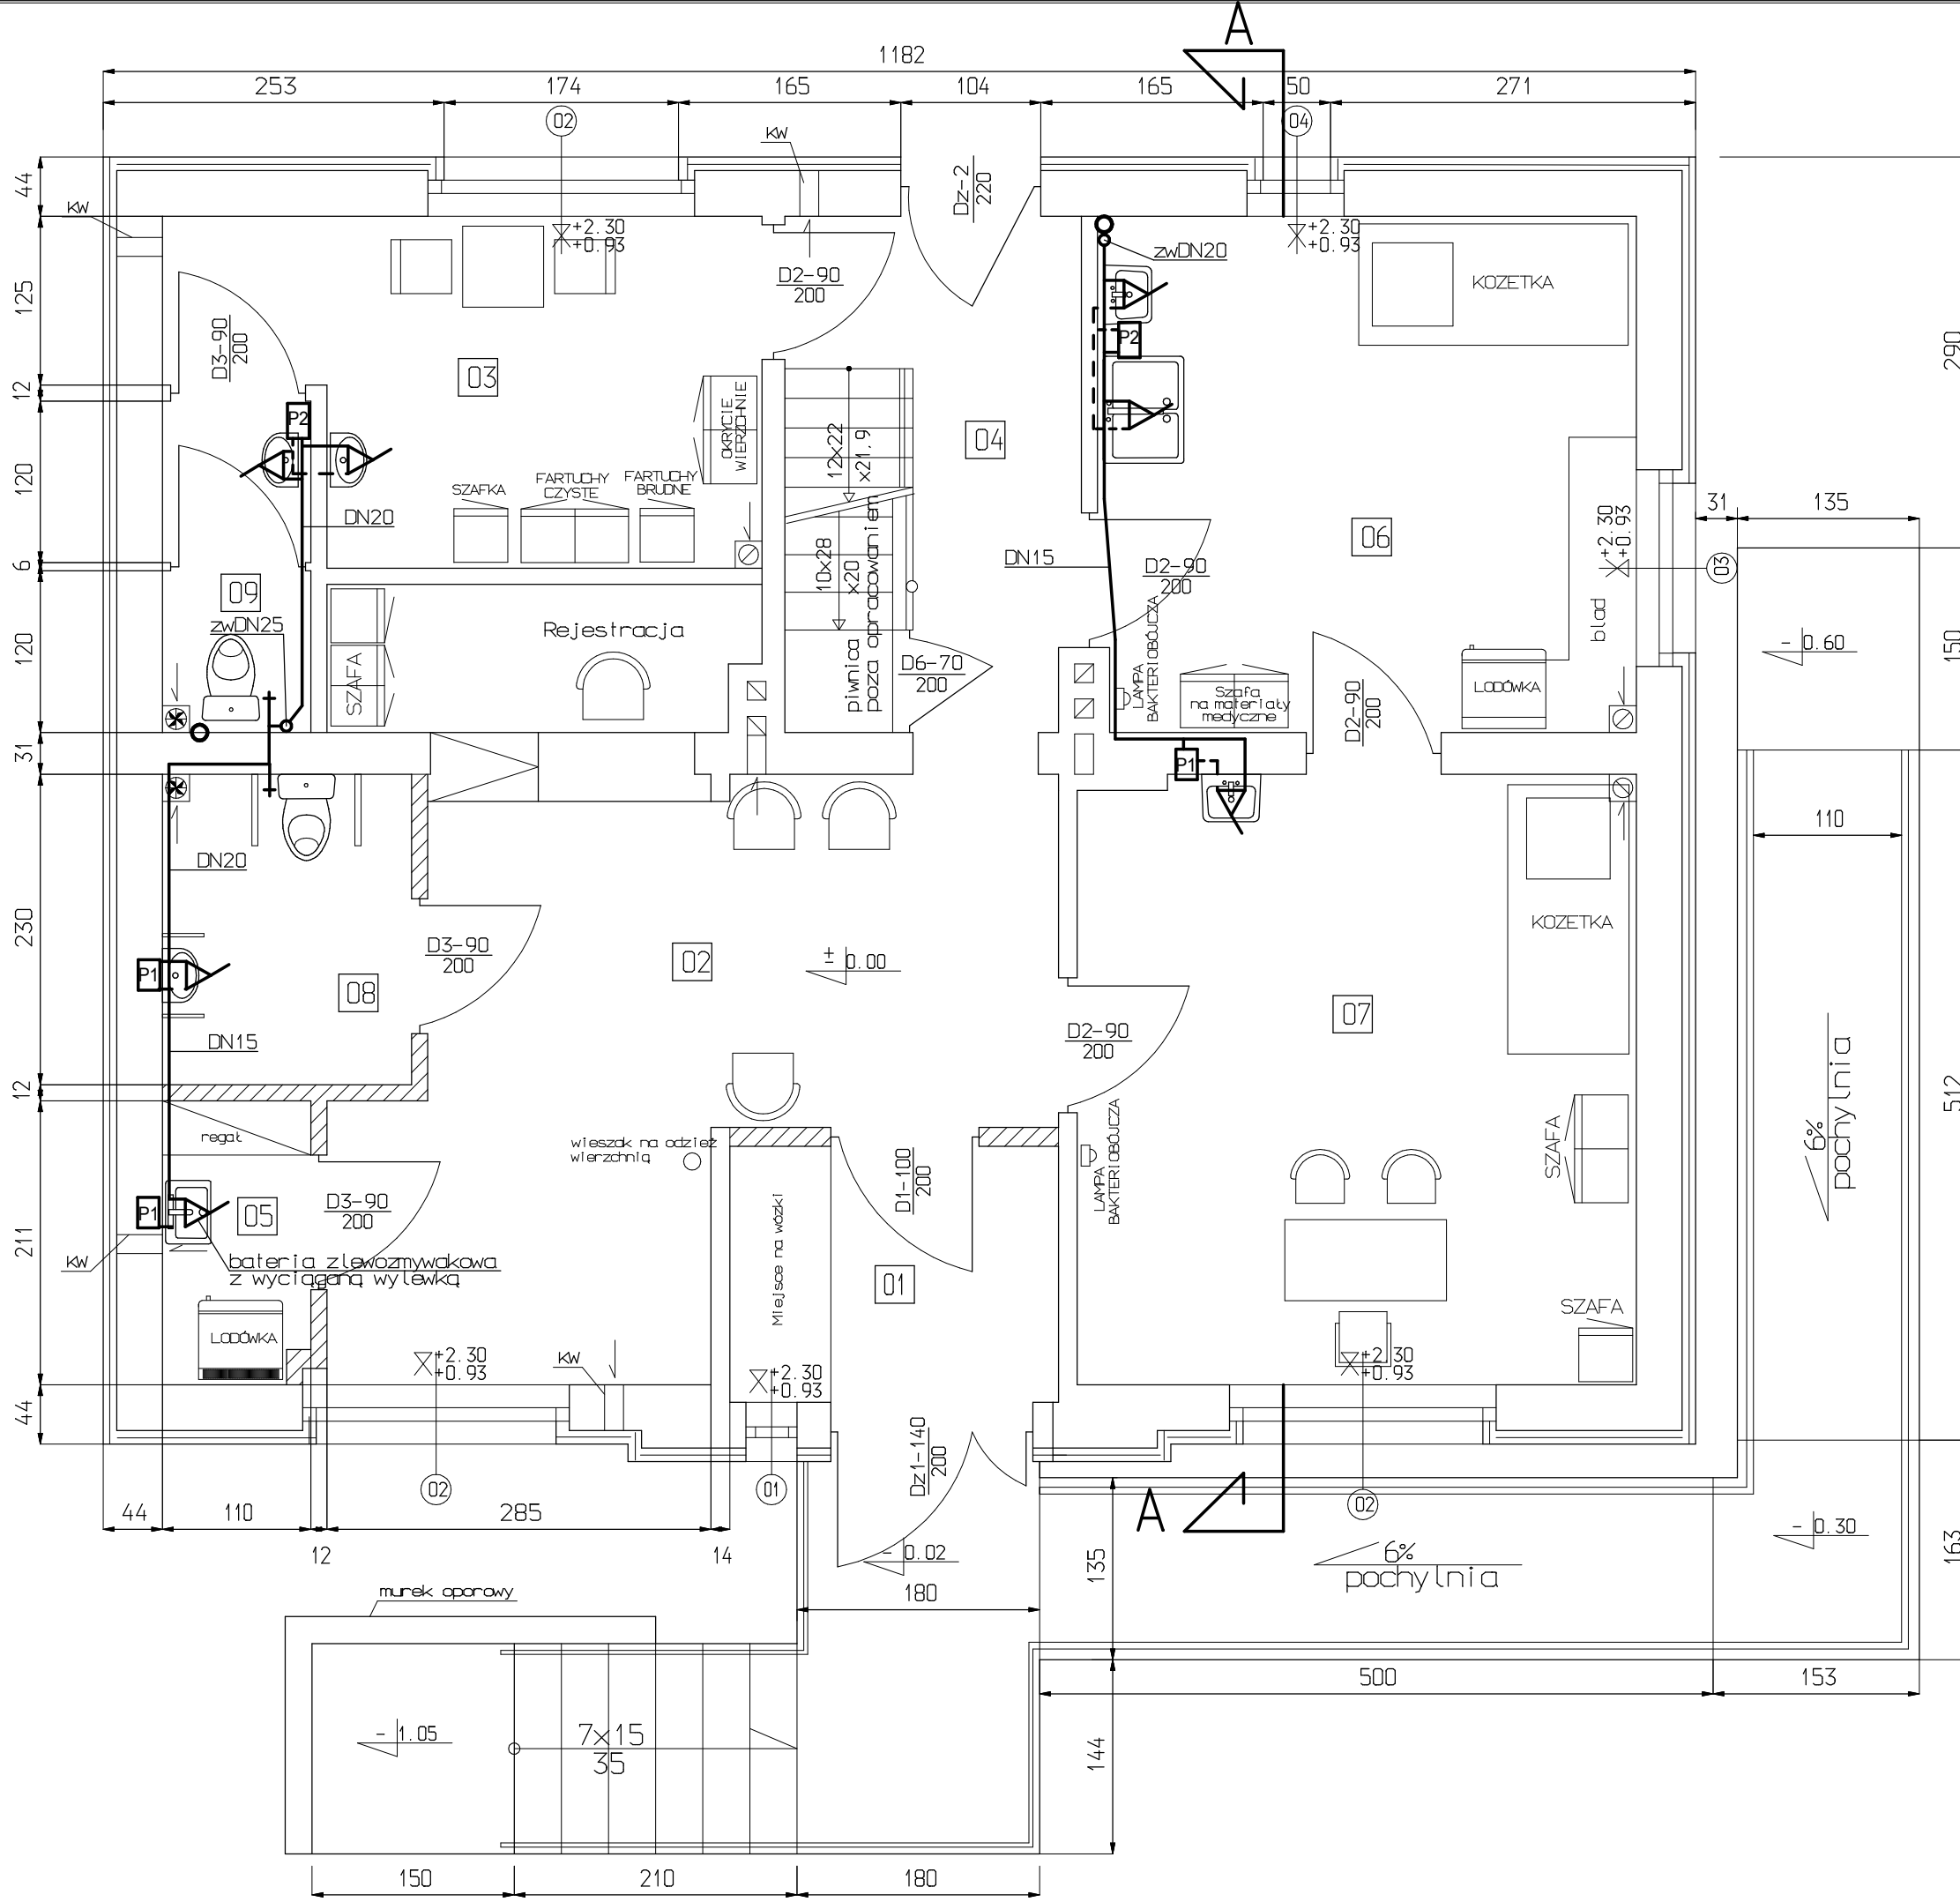

### LEGENDA:

- przewód wody zimnej
- przewód wody ciepłej
- podgrzewacz przepływowy ciepłej wody elektryczny typ EPJ OPTIMUS 3.5 kW
- podgrzewacz przepływowy ciepłej wody elektryczny typ EPO AMICUS 4 kW
- kratka wentylacyjna 14x14cm

### Wykaz pomieszczeń

01	Przedsionek 4.64m <sup>2</sup>	terakota
02	Poczekalnia+ rejestracja 21.90m <sup>2</sup>	terakota
03	Pokój socjalny 9.95m <sup>2</sup>	pvc
04	Korytarz 5.75m <sup>2</sup>	terakota
05	Pom. porządkowe 2.27m <sup>2</sup>	pvc
06	Gabinet zabiegowy 15.26m <sup>2</sup>	terakota
07	Gabinet lekarski 18.80m <sup>2</sup>	terakota
08	WC dla pacjentów 4.25m <sup>2</sup>	terakota
09	WC dla personelu 2.71m <sup>2</sup>	terakota

Wysokość pomieszczeń h= 250cm

Projekt budowlany rozbudowy Ośrodka Zdrowia w Starej Dąbrowie Stara Dąbrowa, Gmina Darnica, dz. nr 116. Inwestor: Gmina Darnica, ul. Górna 1, Darnica		
Temat rysunku: Rzut parteru. Instalacja wody zimnej i ciepłej		Czerwiec 2008
autor: mgr inż. Małgorzata Mikotańczyk upr. nr 70/Gd/01	opracowała: mgr inż. Dorota Zygmunt	skala: 1:50
Pracownia Projektowa "PERSPEKTYWA"		nr rys. 4
76-200 Słupsk ul. Matuszyńskiego 4/84 tel. 0609-147-455		