


Rzut piwnicy skala 1:50

Instalacja c.o.

Wykaz pomieszczeń

1	Kotłownia
7.77m ²	beton
2	Pom. gospodarcze
16.55m ²	beton
3	Skład opatu
15.17m ²	beton

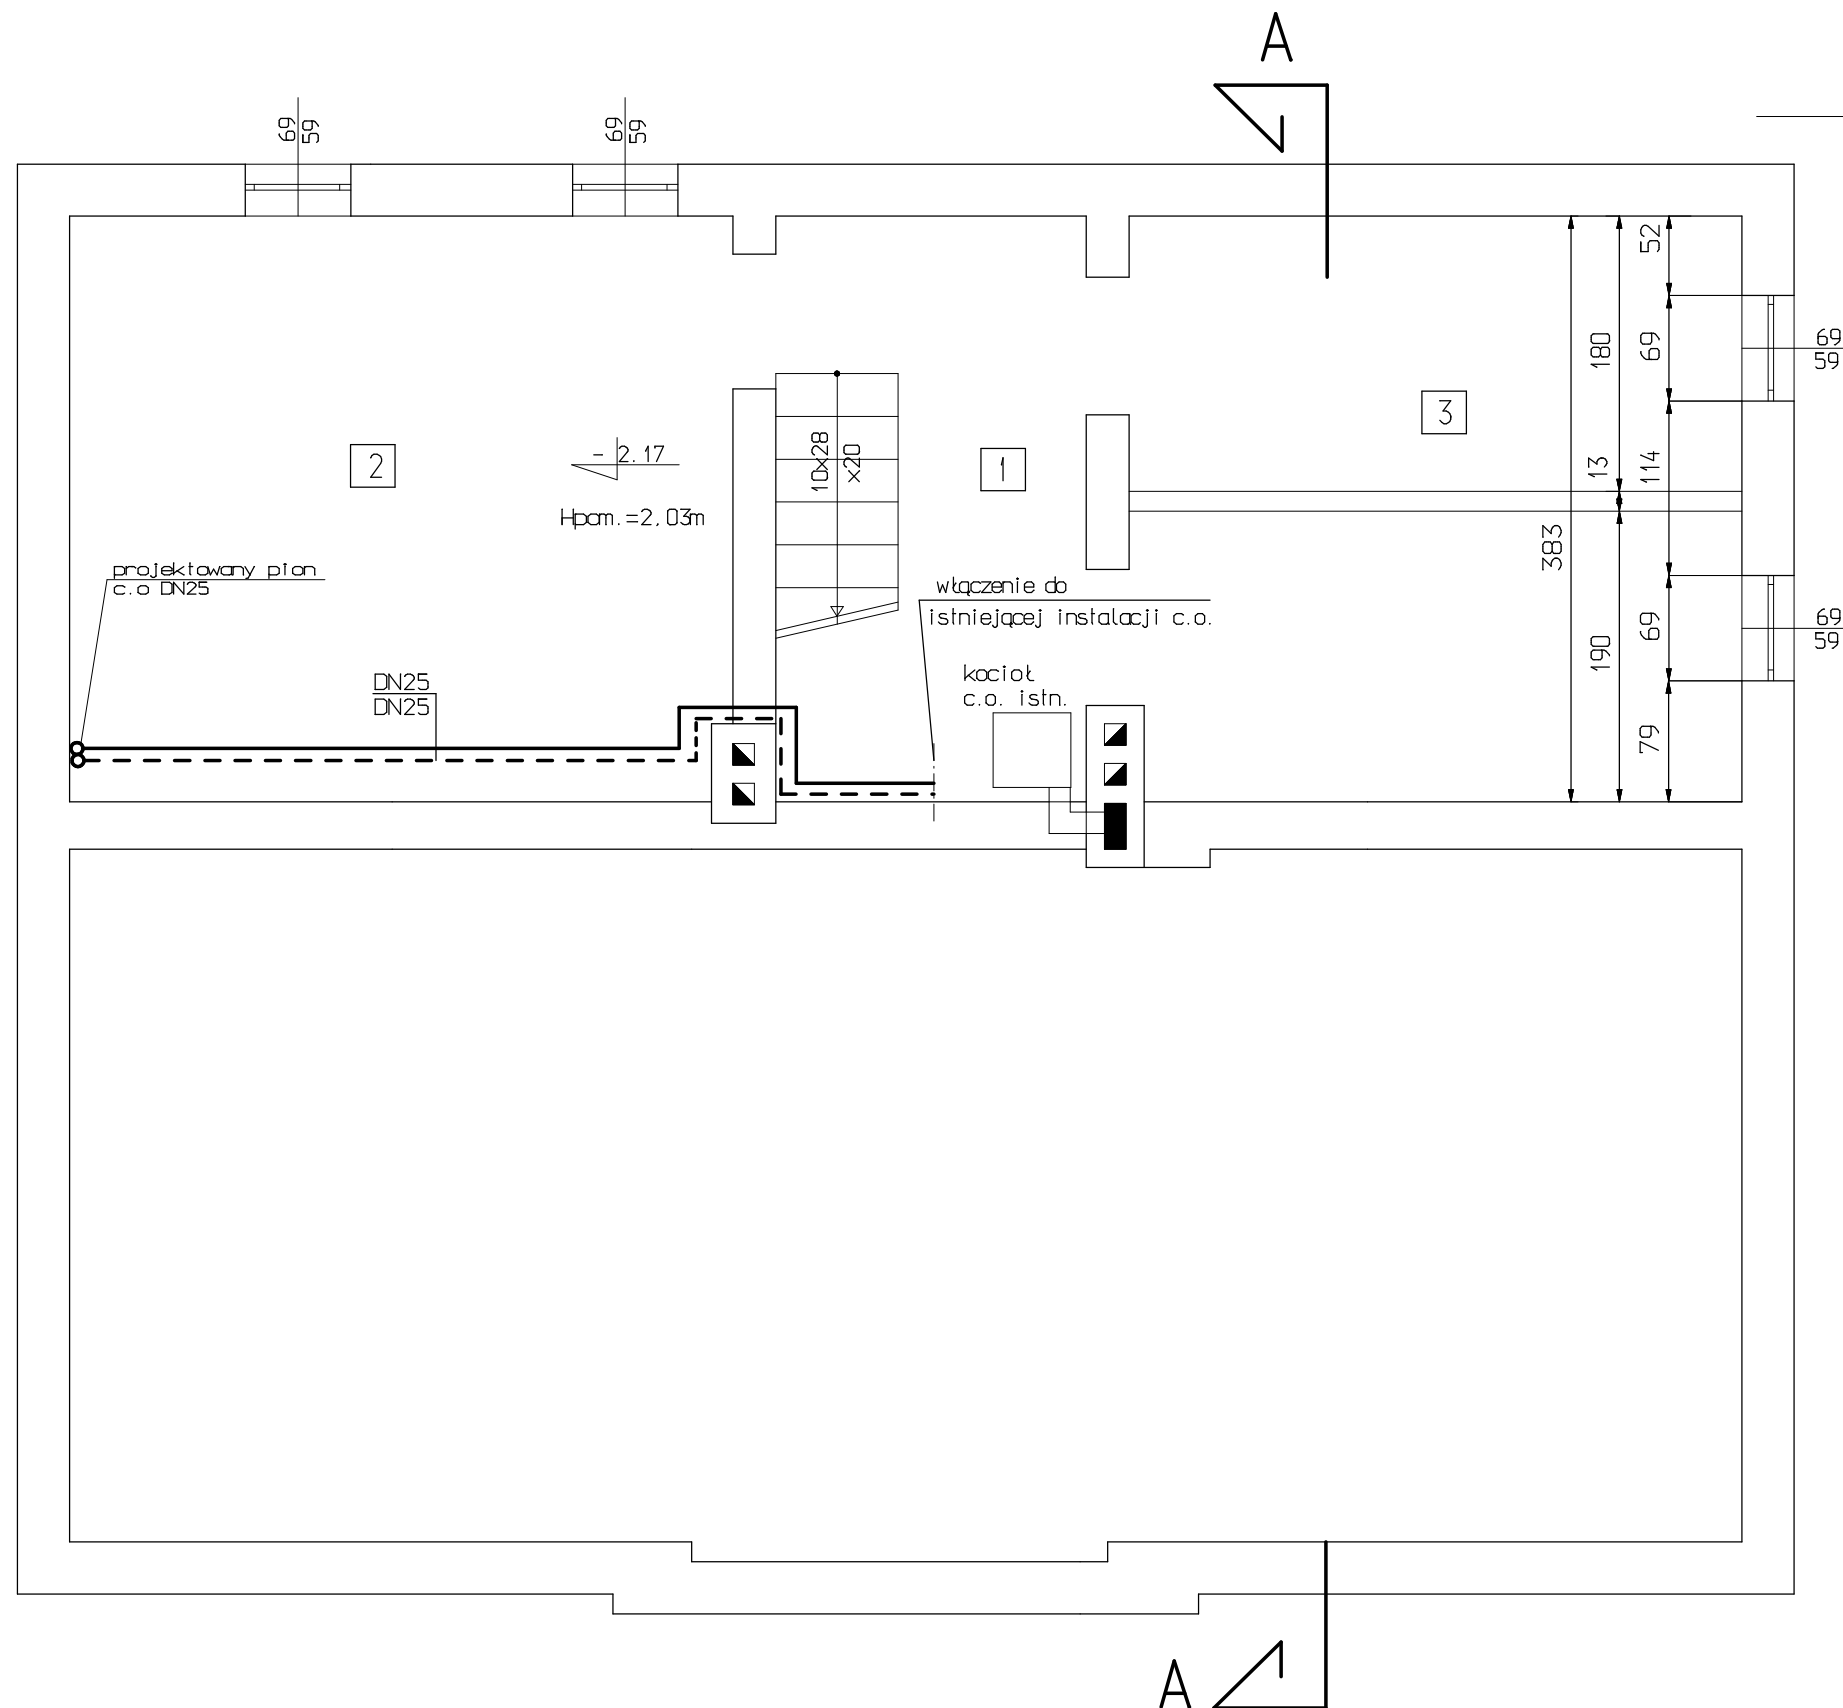

Projekt budowlany rozbudowy Ośrodka Zdrowia w Srenej Dąbrowie
 Stara Dąbrowa, Gmina Darnica, dz. nr 116.
 Inwestor: Gmina Darnica, ul. Górna 1, Darnica

Temat rysunku: Rzut piwnicy. Instalacja c.o.

Czerwiec
2008

autor:
mgr Inż. Małgorzata Mikotajczyk
upr. nr 70/6d/01

opracowała:
mgr Inż. Dorota Zygmunt

skala:
1:50

Pracownia Projektowa "PERSPEKTYWA"

76-200 Słupsk
ul. Matuszyńskiego 4/84
tel. 0609-147-455

nr rys.
5