

Rzut parteru skala 1:50

Instalacja c.o.


LEGENDA:

- przewód zasilania c.o.
- przewód powrotu c.o.
- H10-600/600 - grzejniki HYGIENE przeznaczone do stosowania w obiektach służby zdrowia
- kratka wentylacyjna 14x14cm

Wykaz pomieszczeń

01	Przedsiónek	4.64m ²	terakota
02	Poczekalnia+ rejestracja	21.90m ²	terakota
03	Pokój socjalny	9.95m ²	pvc
04	Korytarz	5.75m ²	terakota
05	Pom. porządkowe	2.27m ²	pvc
06	Gabinet zabiegowy	15.26m ²	terakota
07	Gabinet lekarski	18.80m ²	terakota
08	WC dla pacjentów	4.25m ²	terakota
09	WC dla personelu	2.71m ²	terakota

Wysokość pomieszczeń h= 250cm

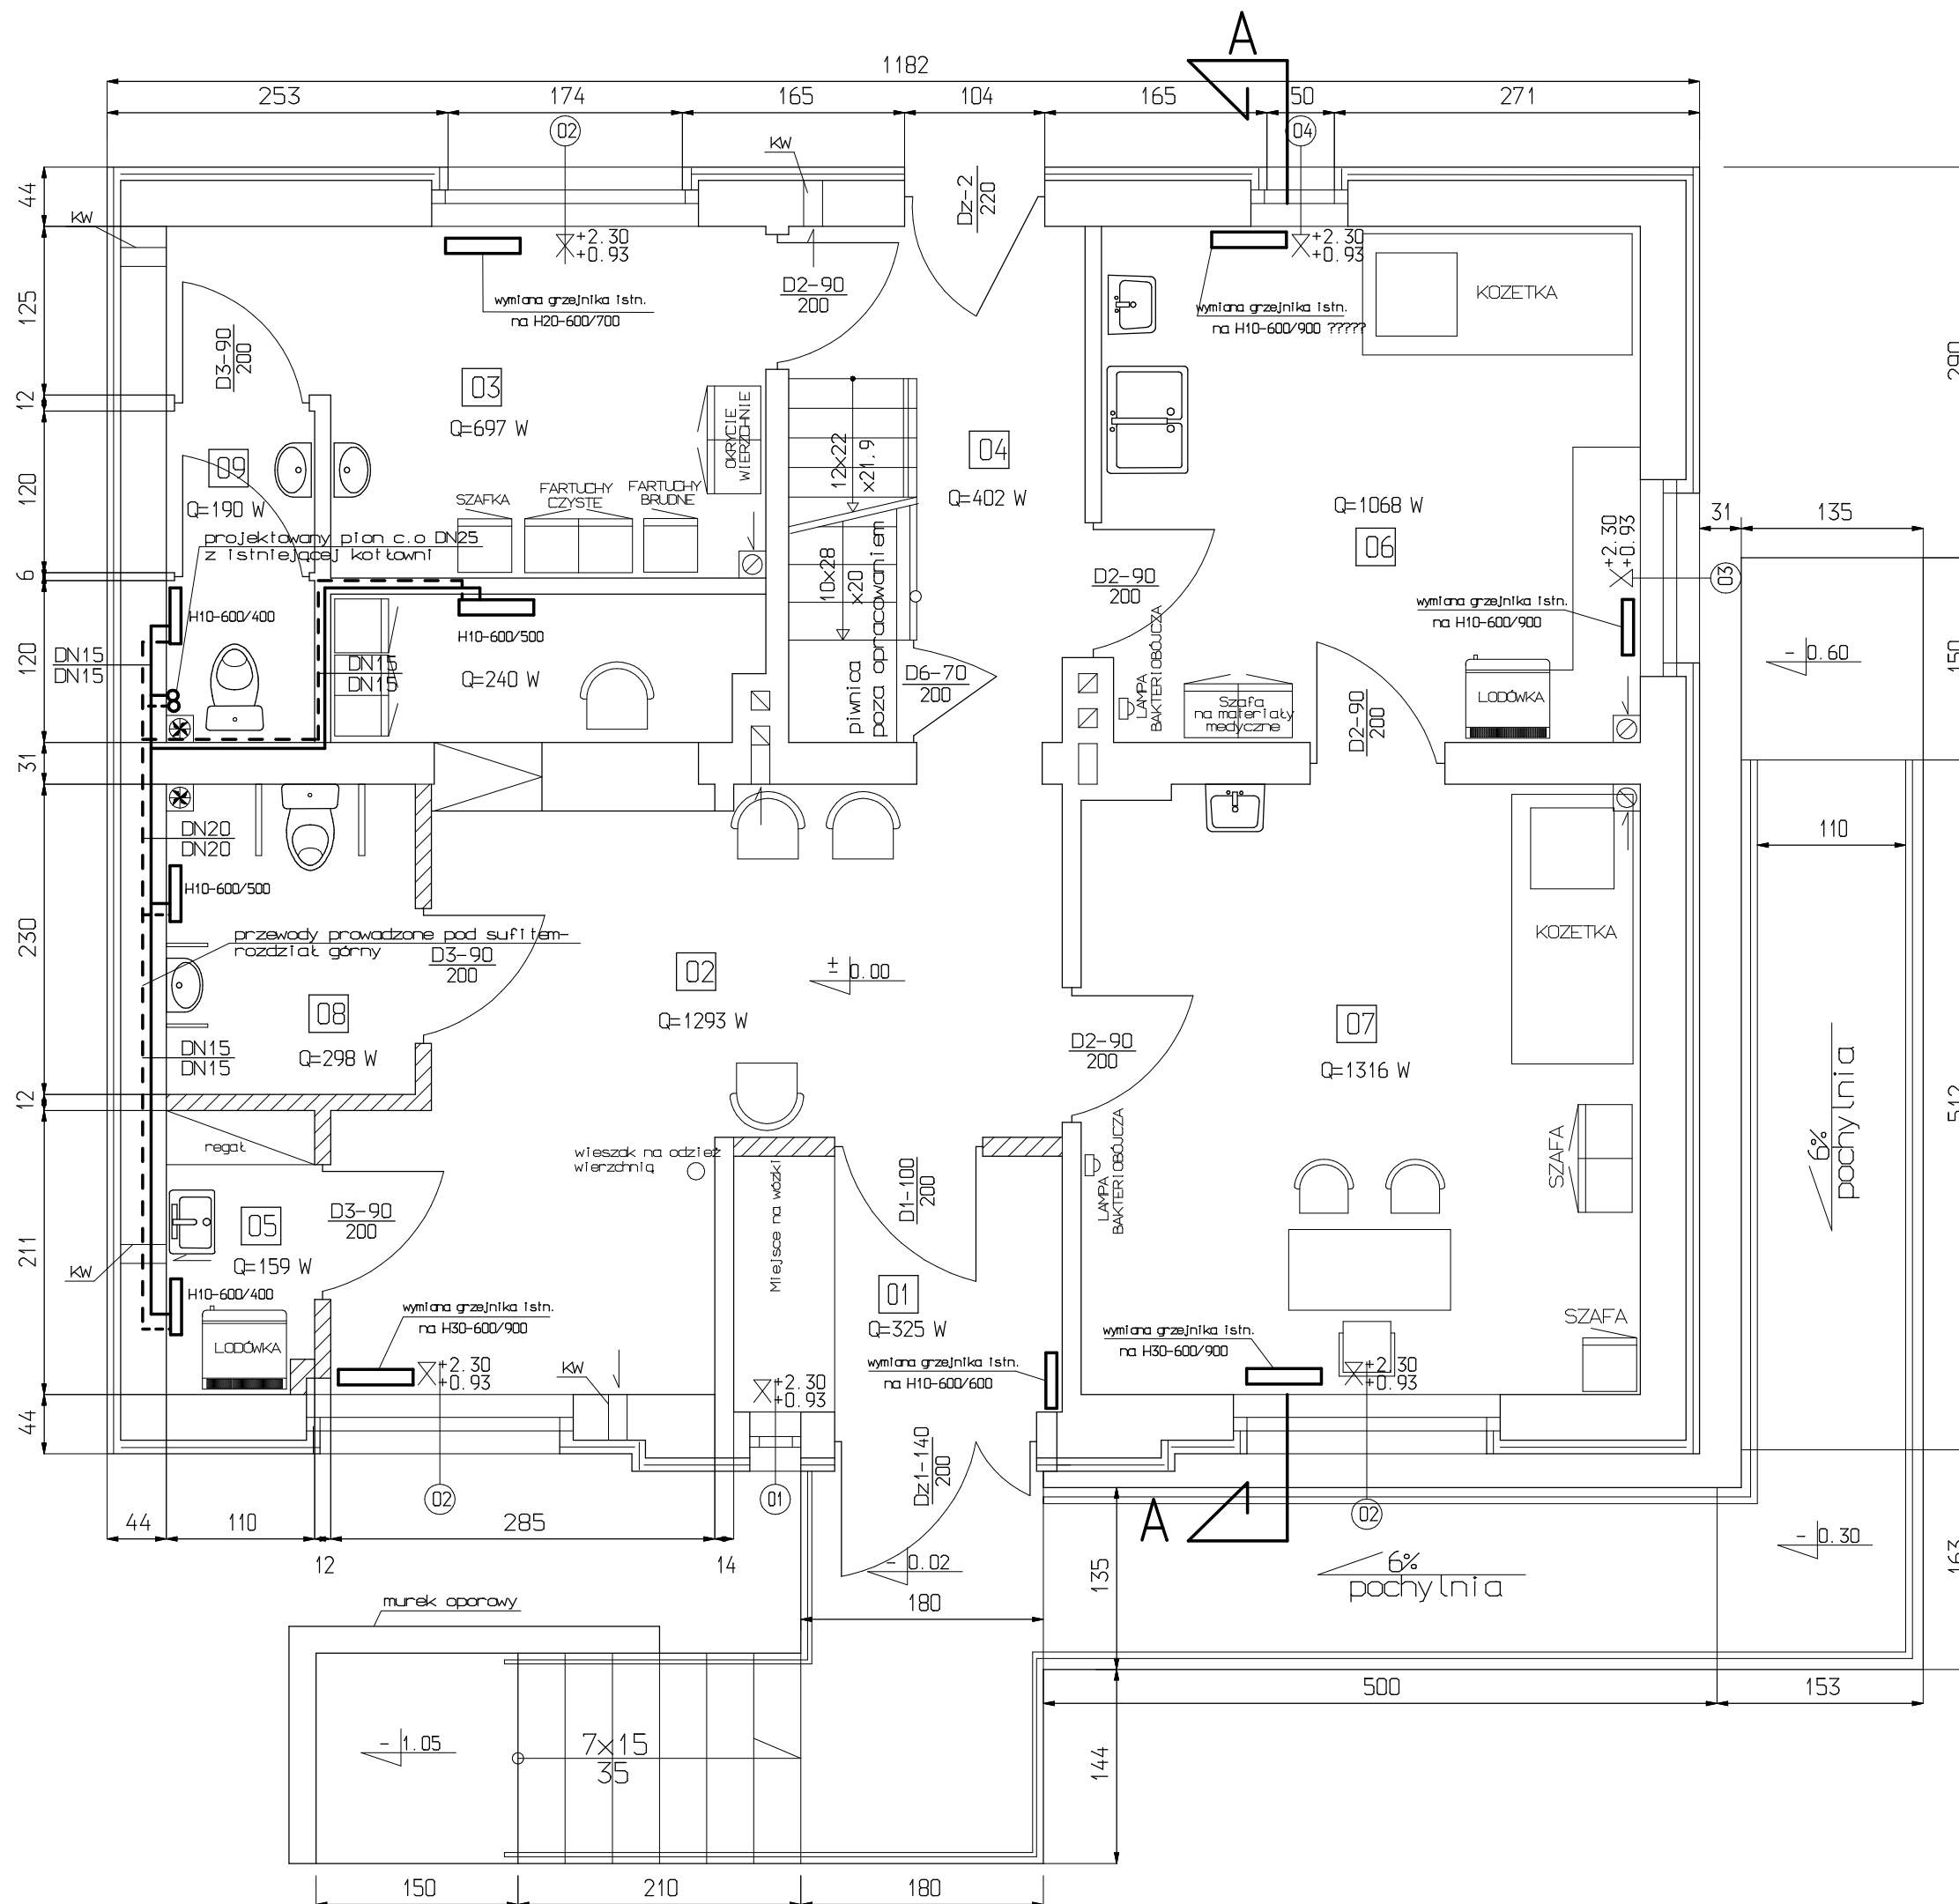

Projekt budowlany rozbudowy Ośrodka Zdrowia w Starej Dąbrowie
Stara Dąbrowa, Gmina Darnica, dz. nr 116.
Inwestor: Gmina Darnica, ul. Górna 1, Darnica

Temat rysunku: Rzut parteru. Instalacja c.o. Czerwiec 2008

autor: mgr Inż. Małgorzata Mikotajczyk opr. nr 70/6d/01 opracowała: mgr Inż. Dorota Zygmunt skala: 1:50

Pracownia Projektowa "PERSPEKTYWA" 76-200 Słupsk ul. Malarzyńskięp 4/84 tel. 0609-147-455 nr rys. 6