


RZUT PIWNICY SKALA 1:100

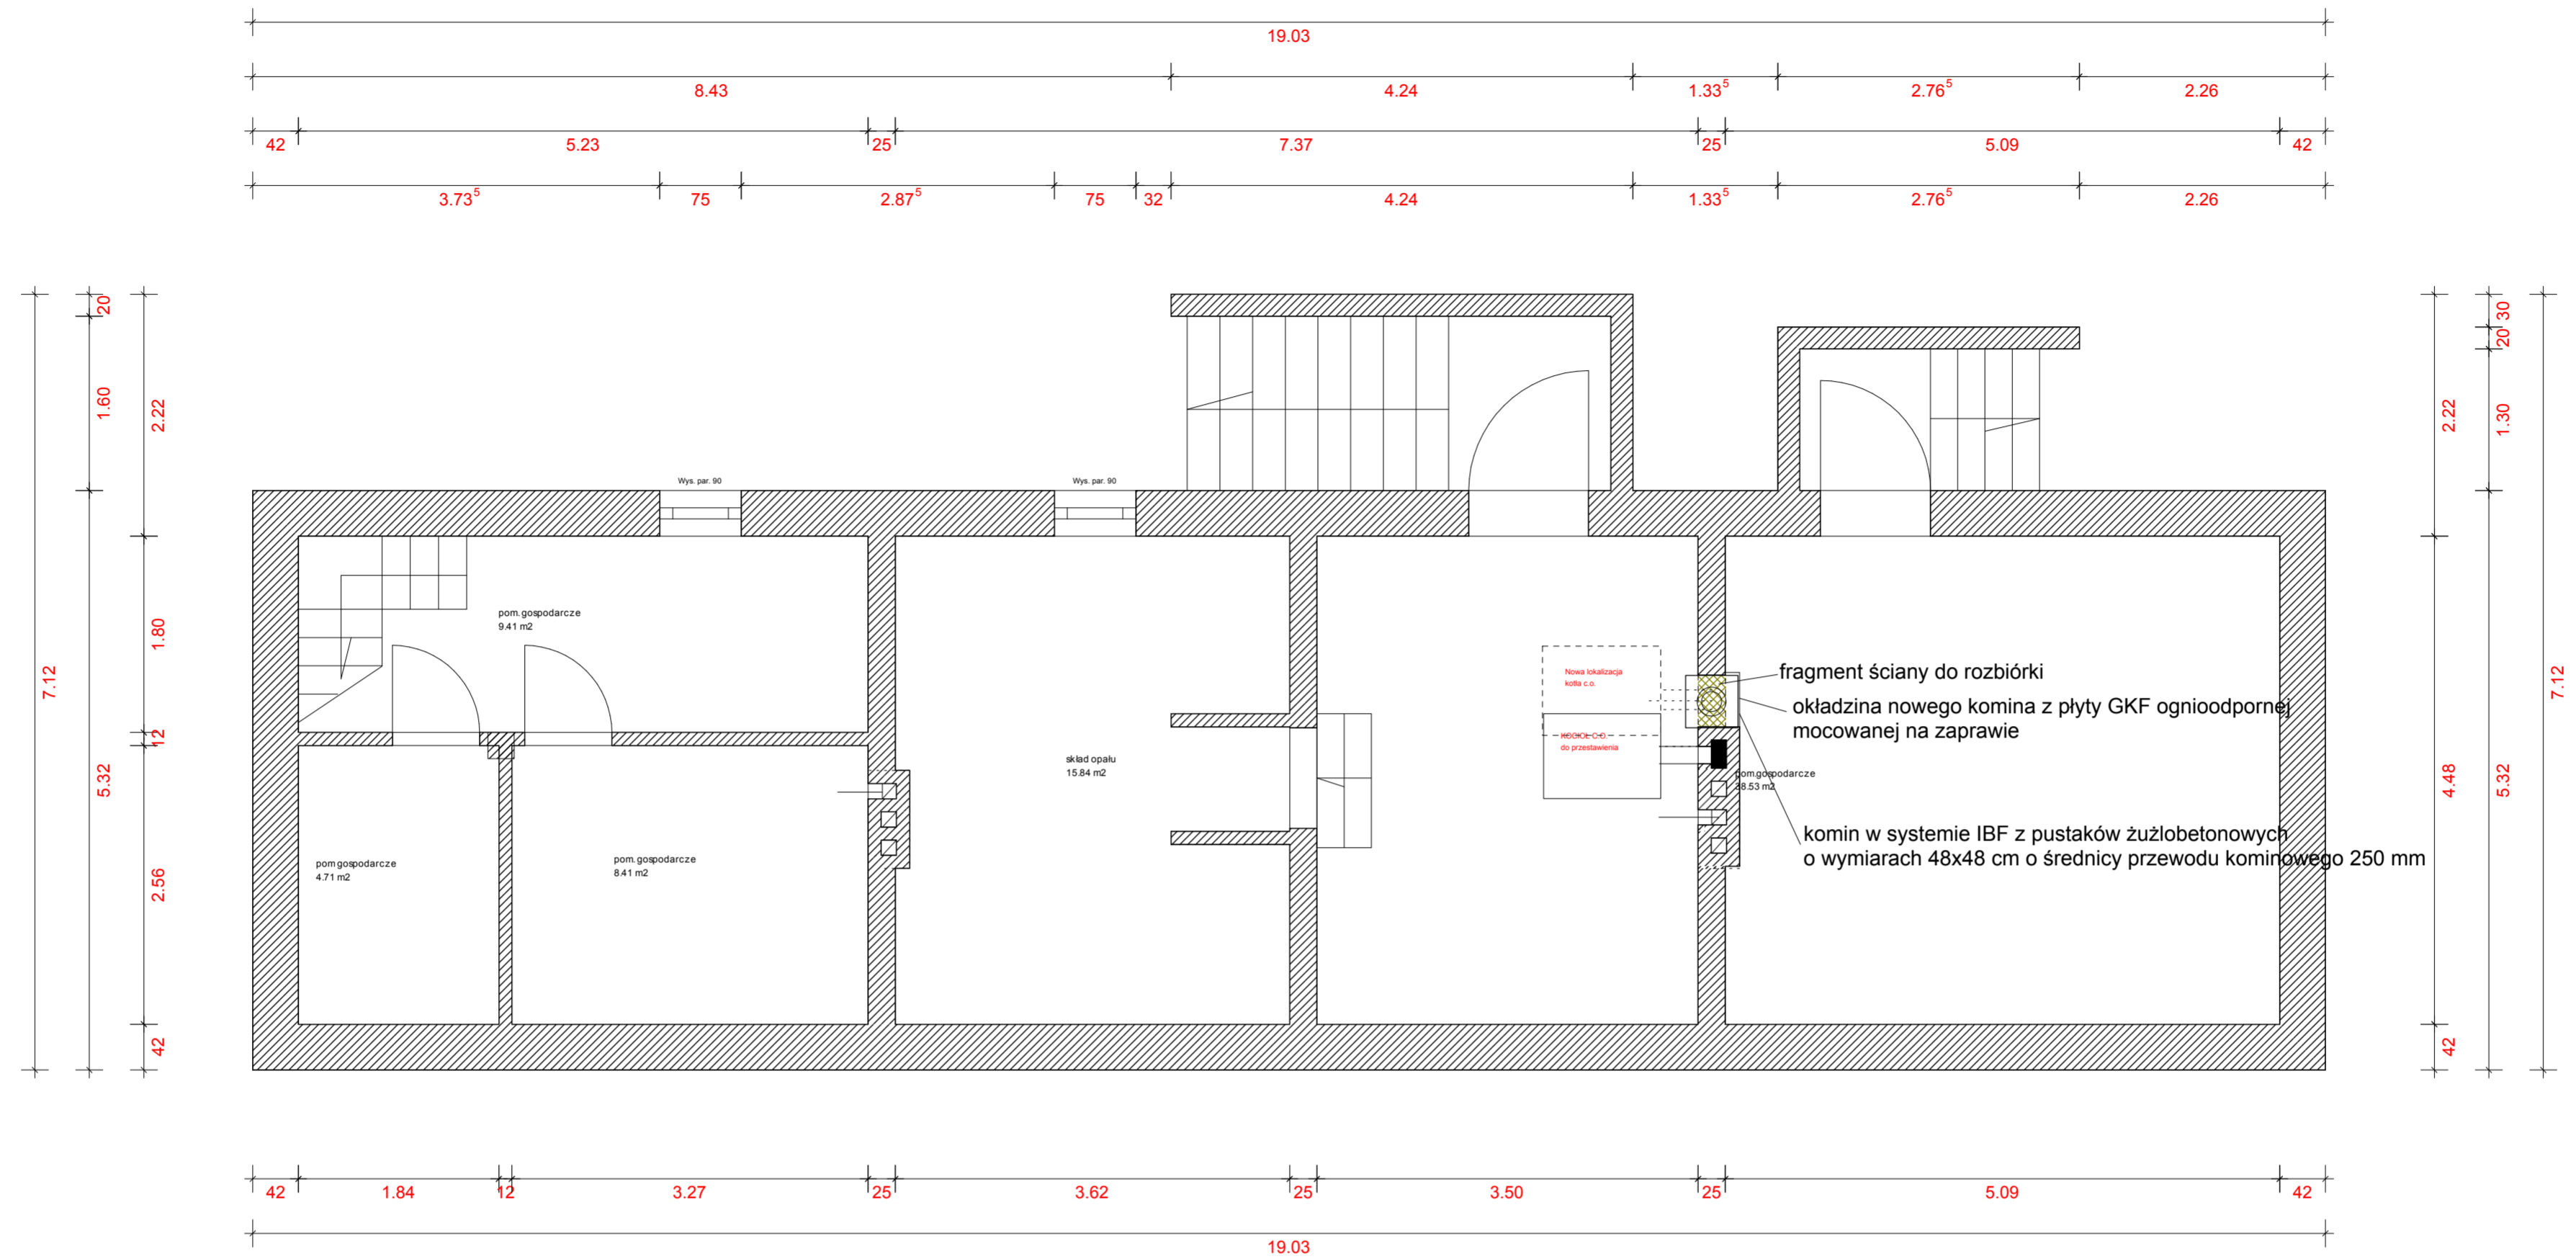

Projekt:	budowa kominu w budynku Gminy Damnica		
Lokalizacja:	ul. Górna 1		
Inwestor:	Gmina Damnica ul. Górna 1 76-231 Damnica		
projektował:	inż Krzysztof Szymański upr. 164/Sz/94		
	2012-07-05	
	Inwestor		Proje