


# RZUT DACHU SKALA 1:100

## instalacja odgromowa

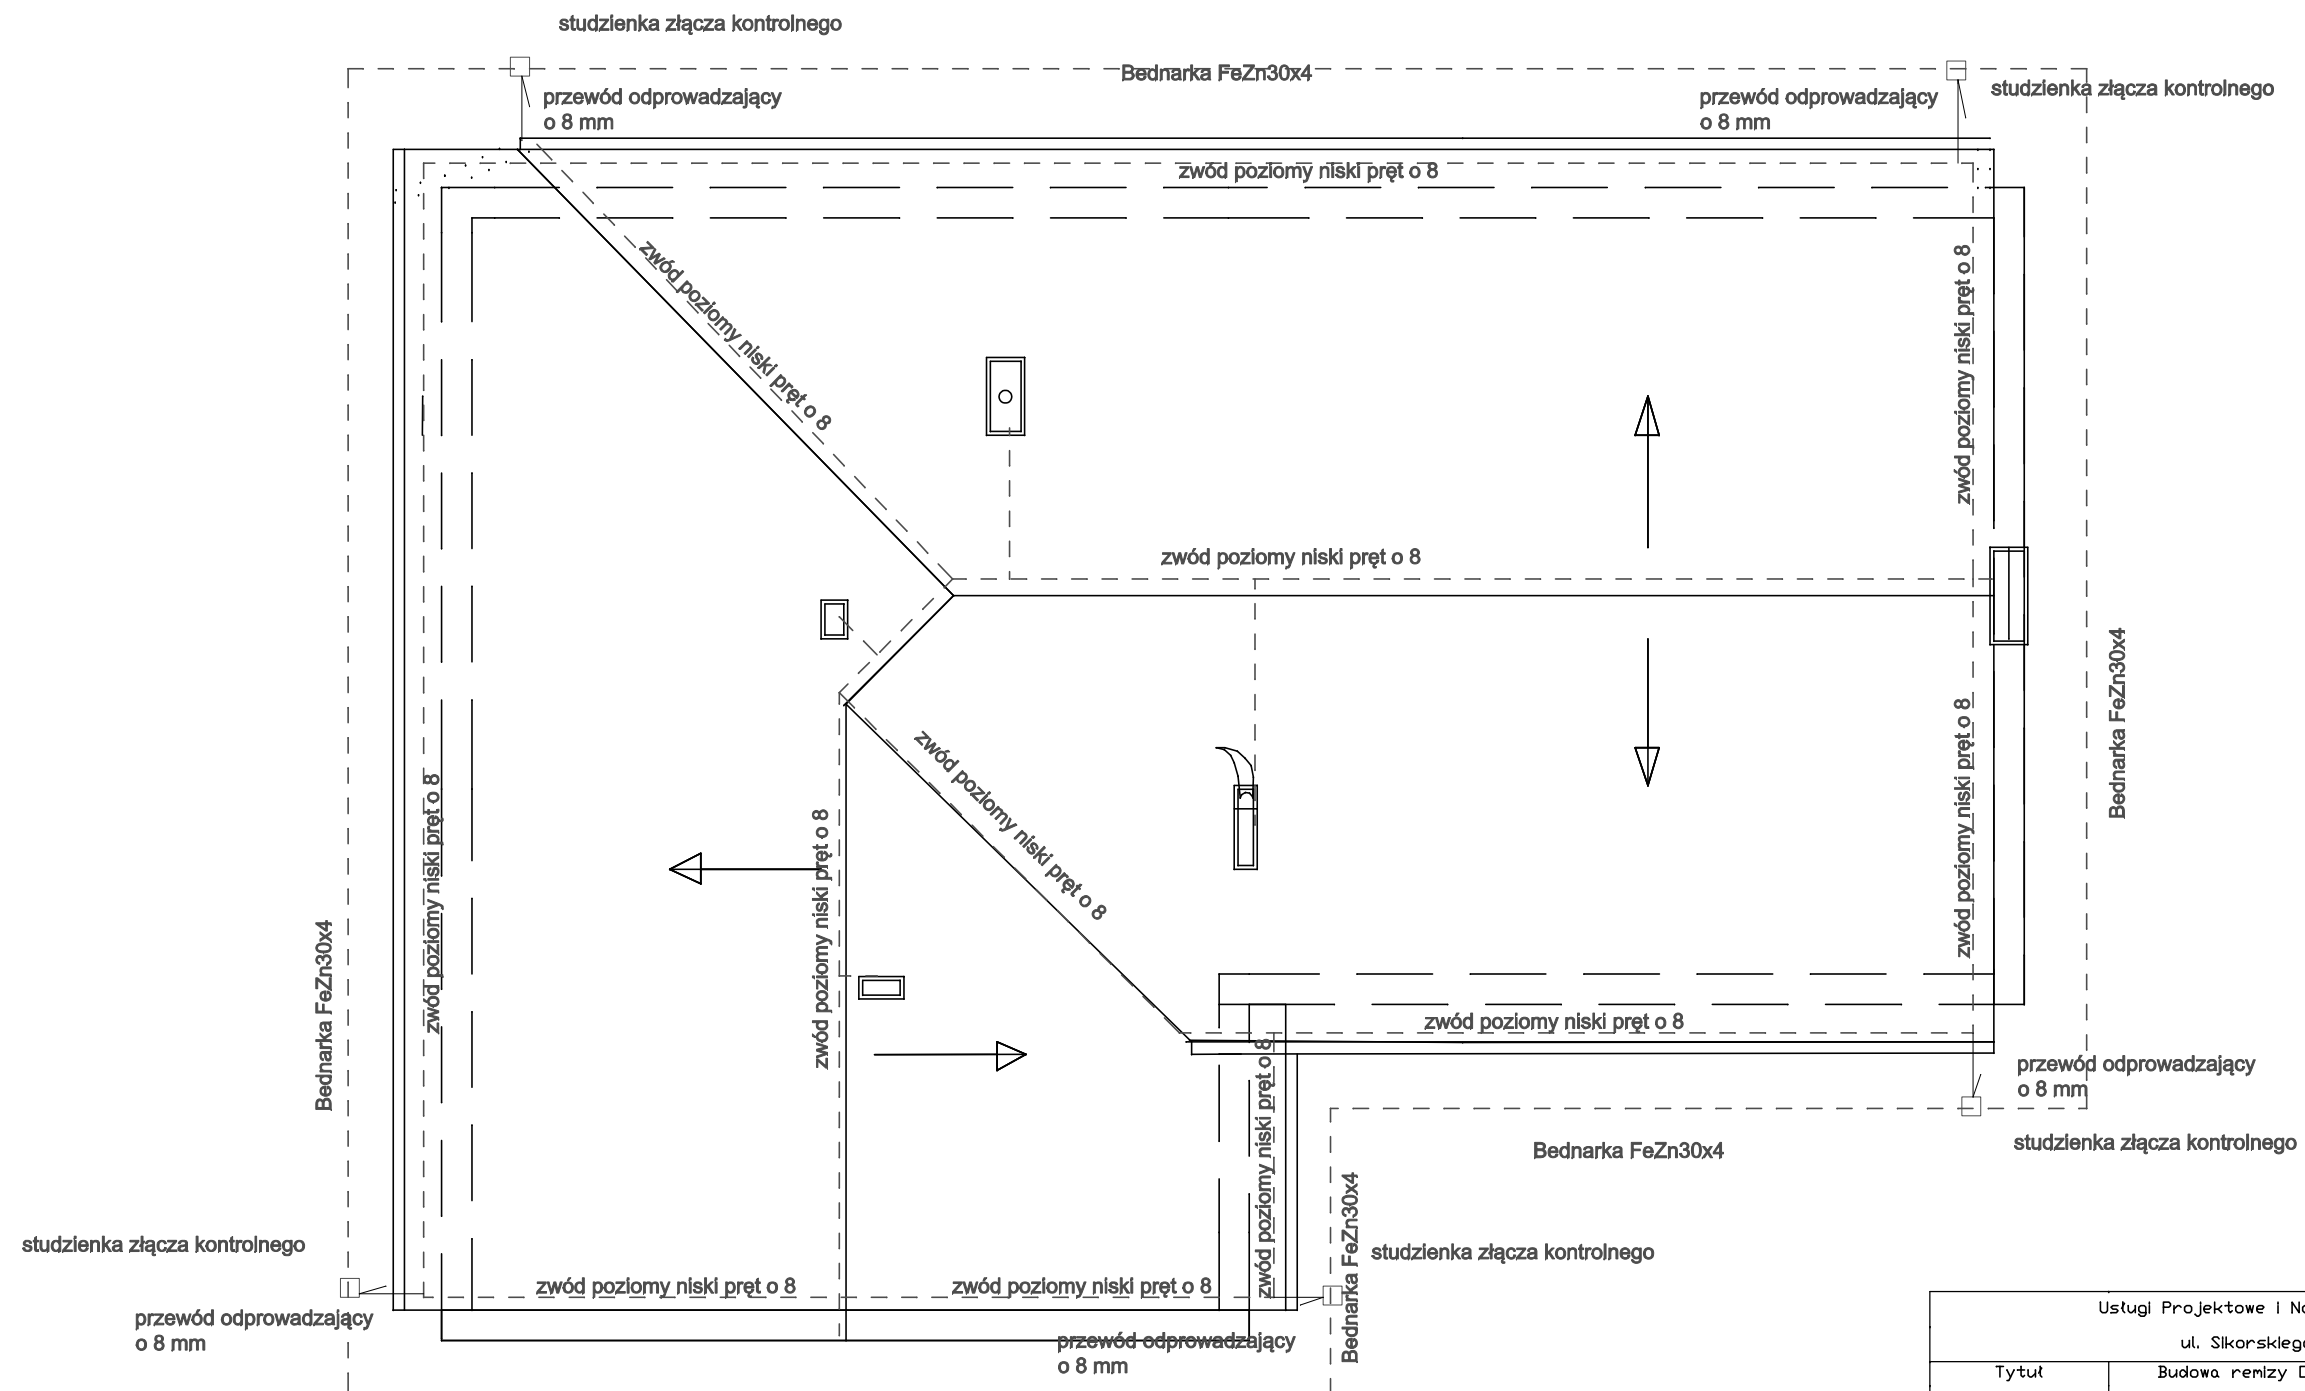

Usługi Projektowe i Nadzór Budowlany K.Szymański			
ul. Sikorskiego 32B 77-100 Bytów			
Tytuł	Budowa remizy OSP w Darnicy	Inwestor	
Adres	działka 149/9	Gmina Darnica ul. Górna 1 76-231 Darnica	
Rysunek	Wewnętrzne Instalacje elektryczne	Skala 1:100	Nr rys. 1E-2
Projektant	mgr.inż.Mirosław Panasiak	Faza	
Sprawdzał		Nr upr. 113/98	Podpis
Kreślił			