


# RZUT PARTERU INSTALACJA KANALIZACYJNA SKALA 1:75

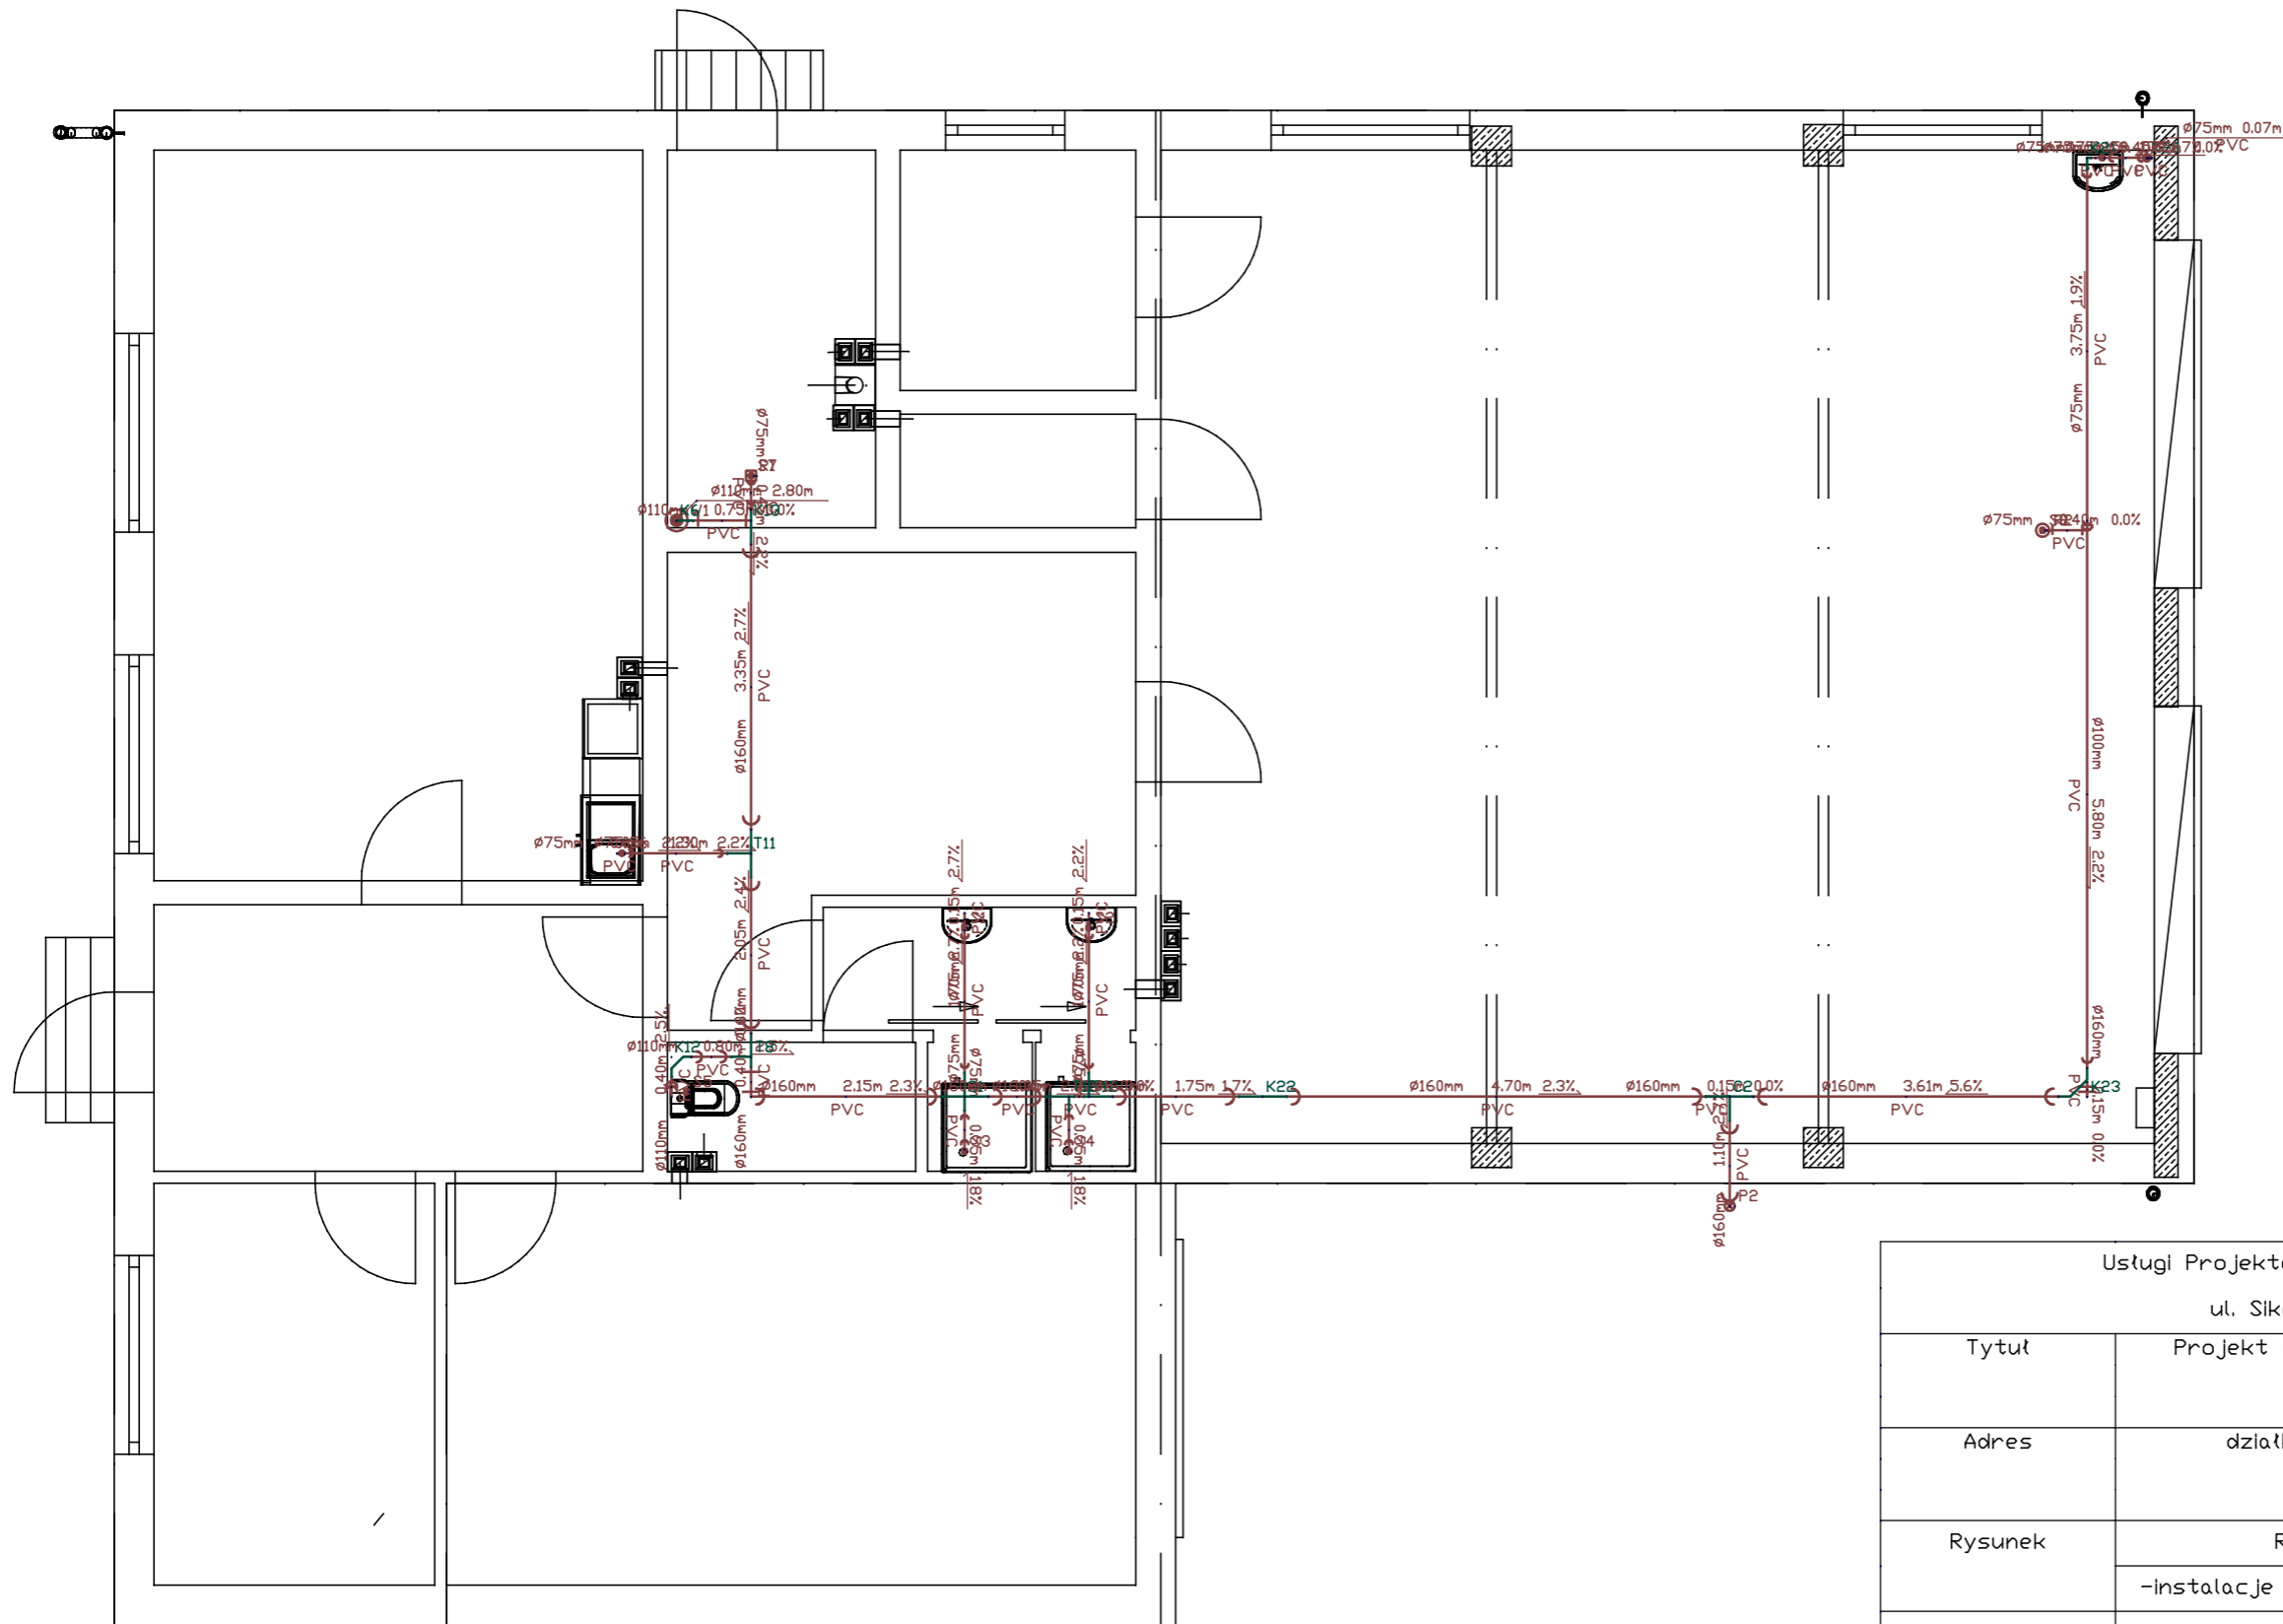

| Usługi Projektowe i Nadzór Budowlany K.Szymański<br>ul. Sikorskiego 32B 77-100 Bytów |  |   |                 |
|--|--|---|-----------------|
| Tytuł  | Projekt remizy DSP w Damnicy                         | Inwestor<br>Gmina Damnica<br>ul. Górna 1 76-231 Damnica |                 |
| Adres  | działka 149/9 Damnica                                | Skala<br>1:75   | Nr rys.<br>IK-1 |
| Rysunek  | Rzut parteru<br>-instalacje kanalizacyjne wewnętrzne | Faza  |                 |
| Projektant   | mgr.inż Marcin Chrzan                                | Nr upr.<br>PDM/0047/PWDS/10                             | Podpis          |
| Sprawdzał  |  |   |                 |
| Kreślił  |  |   |                 |