


RZUT PARTERU INSTALACJA WODY SKALA 1:75

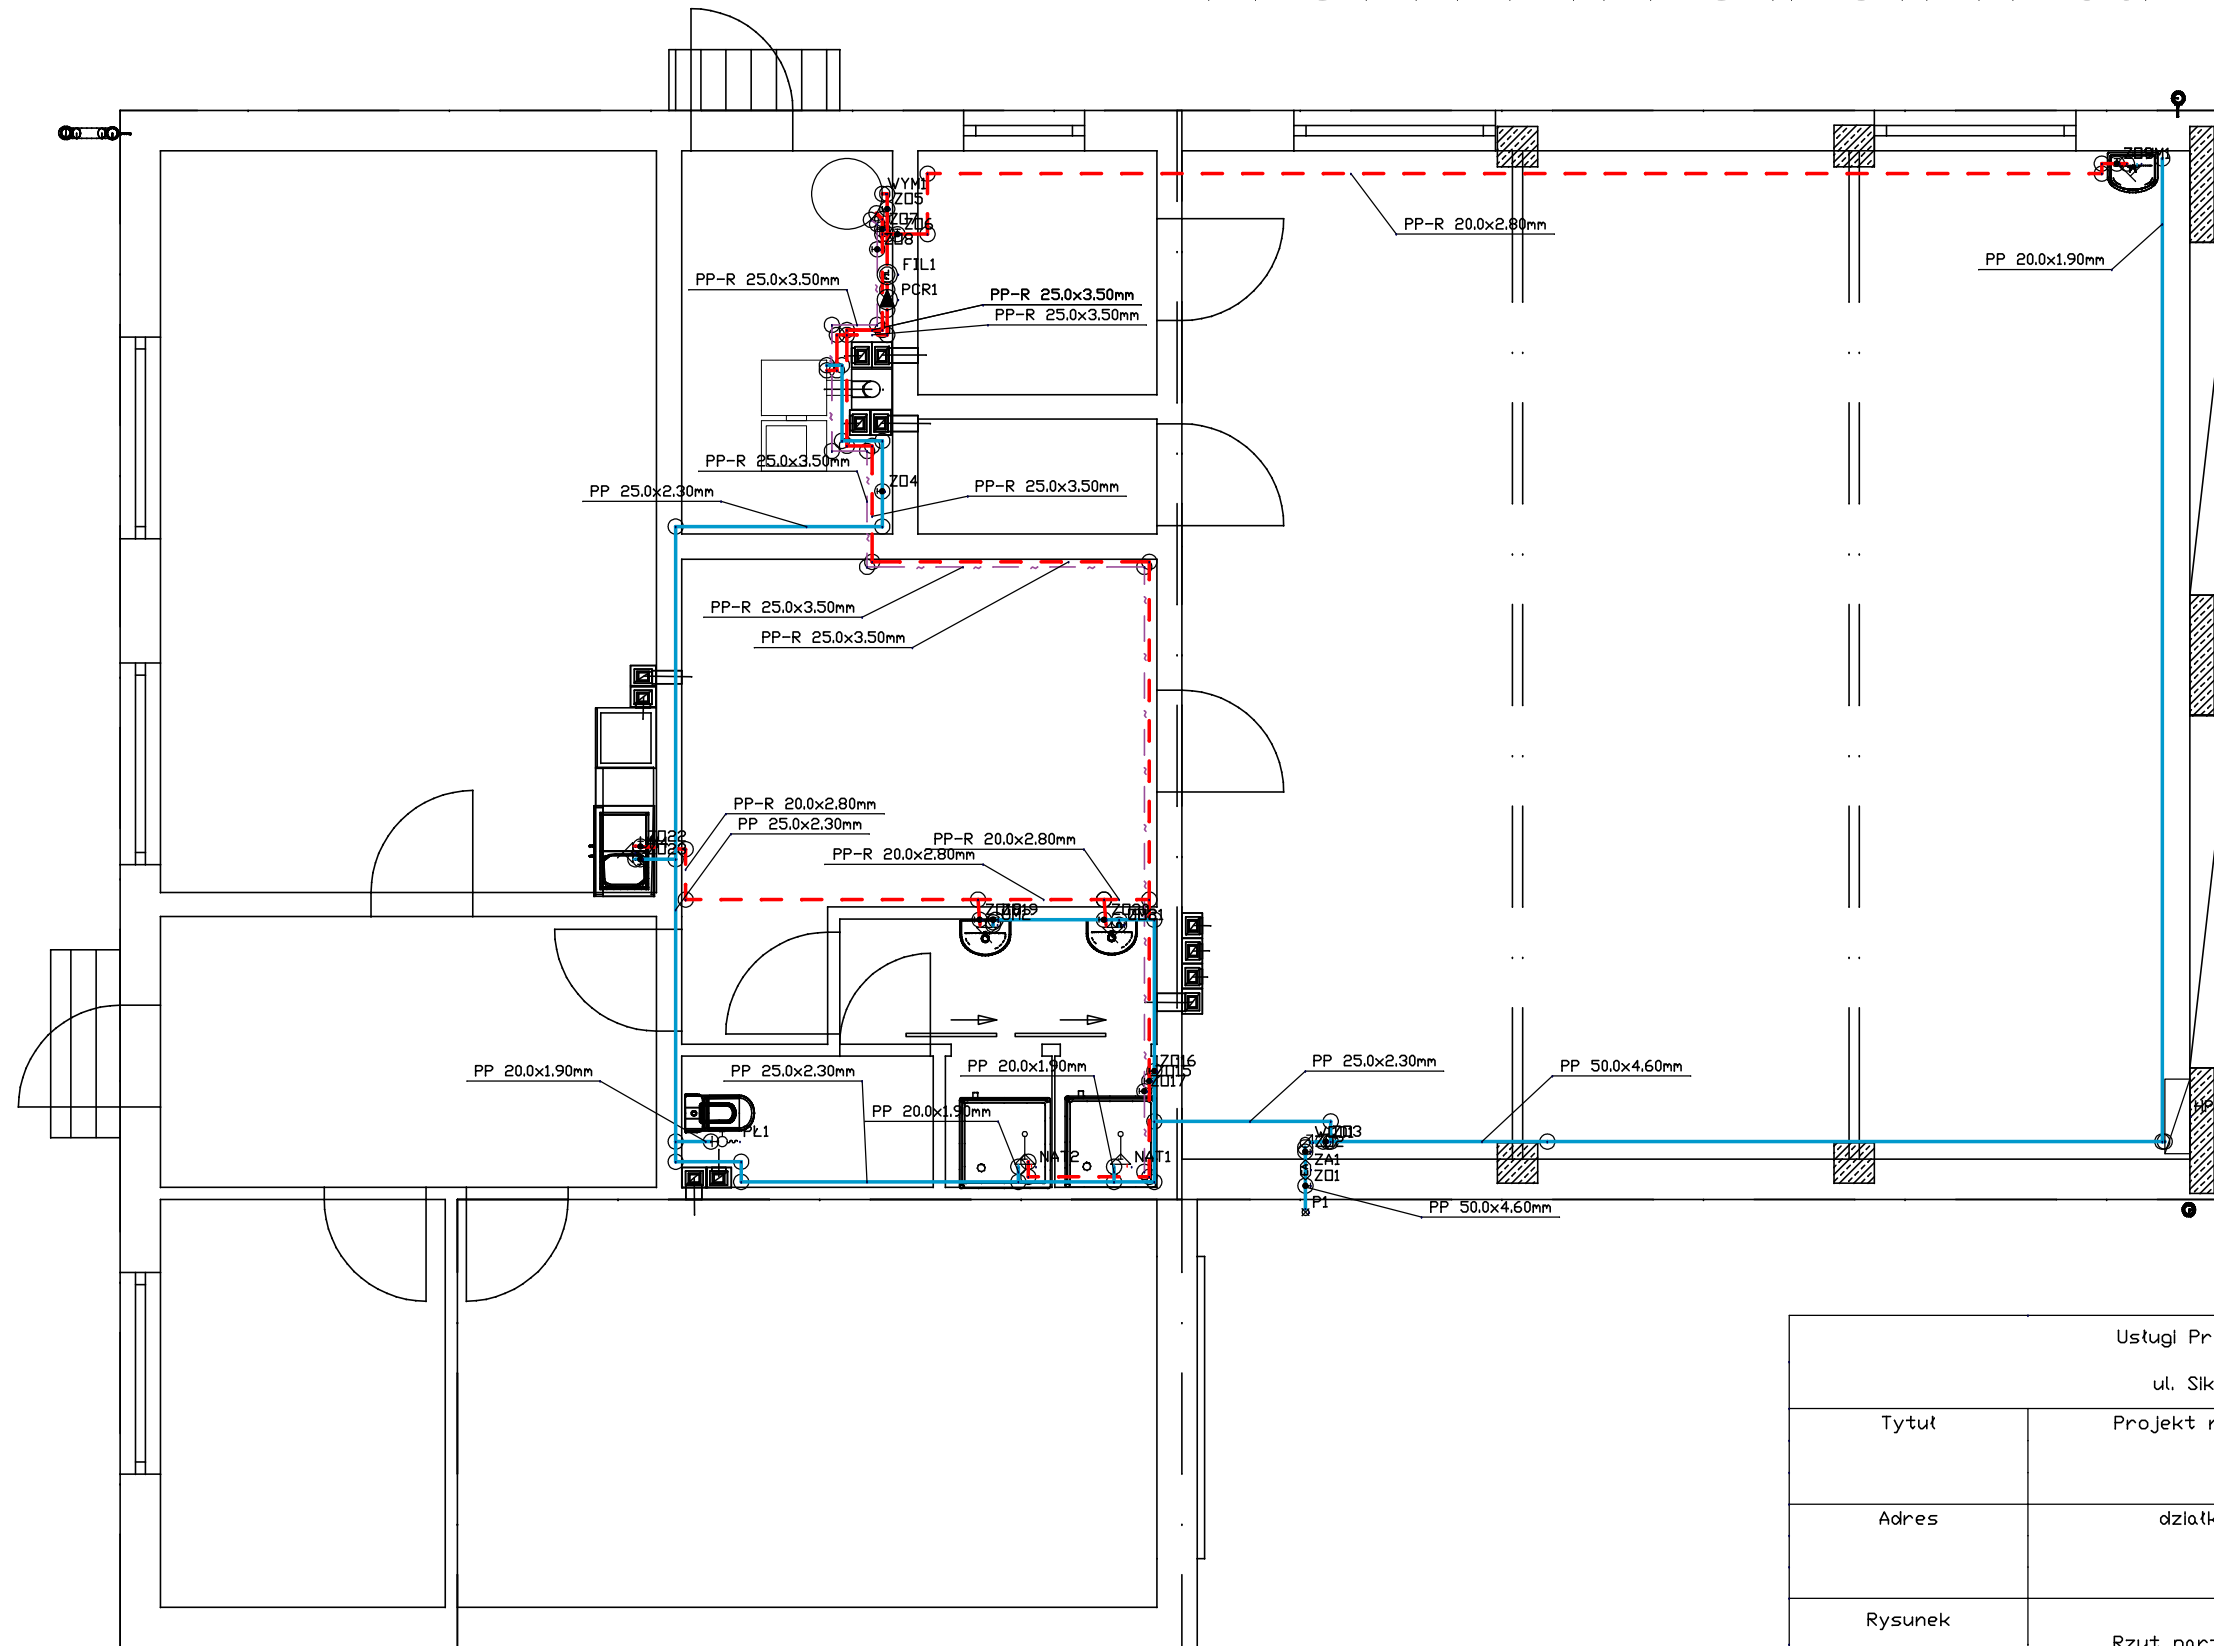

Usługi Projektowe i Nadzór K.Szymański			
ul. Sikorskiego 32B 77-100 Bytów			
Tytuł	Projekt remizy DSP w Darnicy	Inwestor	
		Gmina Darnica	
Adres	działka 149/9 Darnica	ul. Górna 176-231 Darnica	
		Skala	Nr rys.
Rysunek	Rzut parteru instalacja wody	1:75	IW-1
Projektant	mgr.inż Marcin Chrzan	Nr upr.	Podpis
		PDM/0047/PWDS/10	
Sprawdzał			
Kreślił			