


# PROJEKT ZAGOSPODAROWANIA DZIAŁKI 149/9 POŁOŻONEJ W m DAMNICA gm.DAMNICA SKALA 1:500 PRZYŁĄCZE KANALIZACJI SANITARNEJ ORAZ WODY

Oświadczenie  
Niniejsza mapa jest zgodna z mapą do celów projektowych  
nr ewidencyjny p.2212.2015.3179 - 541.04Bu-241/2015 z dnia 30 10 2015

Mapa do celów projektowych  
skala 1:500  
Sporządzona przez:  
U. G. "GEODELTA" P. Gregorek  
Powiat słupski, gm. Damnica  
obr. Damnica; dz. nr 149/9  
Nr Teryt: 221202\_2.0004  
Układ współrzędnych płaskich: 2000/s6  
Układ wysokościowy: Kronsztadt 86  
Id: 6640.2561.2015  
Zakres aktualizacji:  
Mapa została wykonana bez ustalenia służebności  
gruntowych ujawnionych w Księgach Wieczystych.  
W zakresie opracowania znajdują  
się punkty osnowy geodezyjnej nr: BRAK  
Aktualna na dzień: 05.10.2015

Poświadczam, że niniejszy dokument został opracowany w wyniku prac geodezyjnych i kartograficznych, których rezultaty zawiera operat techniczny wpisany do ewidencji materiałów państwowego zasobu geodezyjnego i kartograficznego	
Organ prowadzący państwowy zasób geodezyjny i kartograficzny	STAROSTA SŁUPSKI
Identyfikator ewidencyjny materiału zasobu - operatu technicznego	P.2212.2015.3179 541.04Bu-241/2015
Data wpisania operatu technicznego do ewidencji materiałów zasobu	30 10 2015
Imię i nazwisko i podpis osoby reprezentującej organ	z op. STAROSTY Tomasz Kowalczewski Zastępca Naczelnika w Wydziale Geodezji i Kartografii

GEODETA UPRAWNIONY  
Nr uprawnień: 03559  
mgr inż. Eliza Gregorek

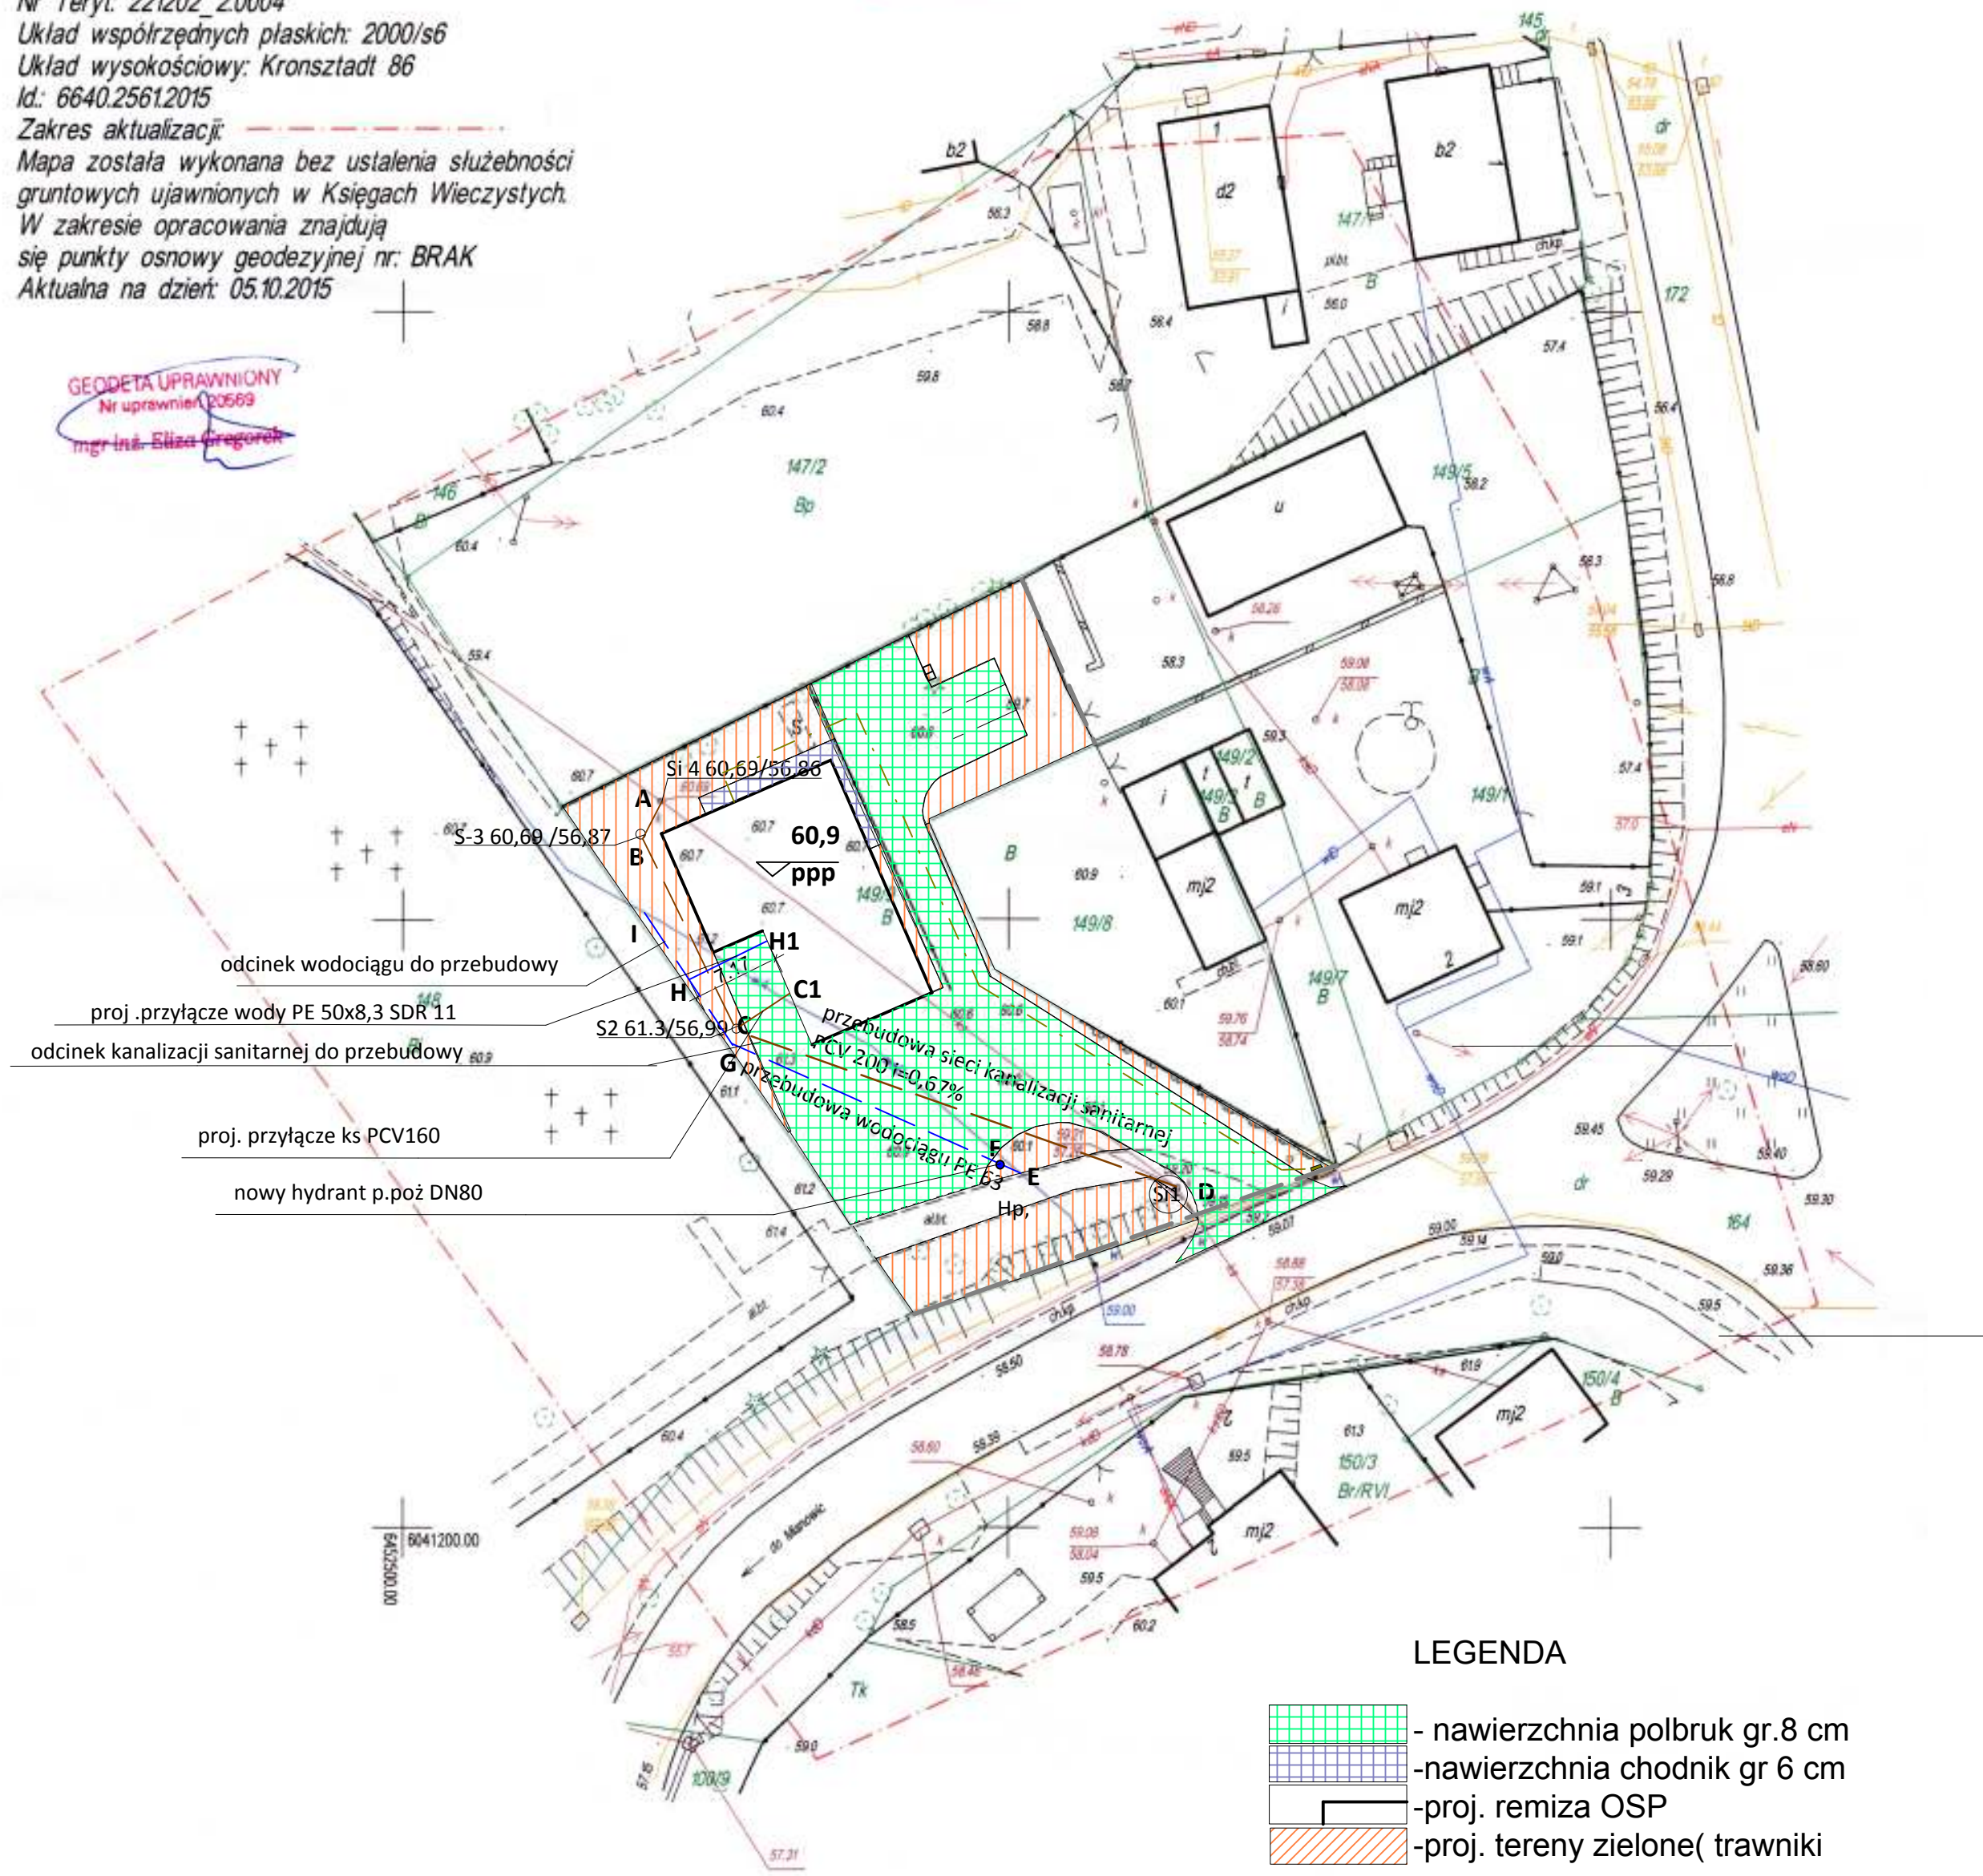

odcinek wodociągu do przebudowy  
proj. przyłącze wody PE 50x8,3 SDR 11  
odcinek kanalizacji sanitarnej do przebudowy  
proj. przyłącze ks PCV160  
nowy hydrant p.poż DN80

## LEGENDA

- nawierzchnia polbruk gr.8 cm
- nawierzchnia chodnik gr 6 cm
- proj. remiza OSP
- proj. tereny zielone( trawniki)
- przebudowa wodociągu PE 63
- przebudowa kanalizacji sanitarnej PCV 200
- przyłącze wody PE 50
- przyłącze kanalizacji sanitarnej PCV 160

INSTALACJĘ WOD-KAN PROJEKTOWAŁ:  
mgr.inż. Marcin Chrzan upr. POM/0047/PWOS/10 podpis

Biuro Projektowe:  
Usługi Projektowe i Nadzór Budowlany K.Szymański  
z siedzibą : ul. Sikorskiego 32B 77-100 Bytów  
Inwestor: Gmina Damnica Projekt:  
Ul. Górna 1 76-231 Damnica Budowa remizy OSP w Damnicy działka 149/9  
Projekt zagospodarowania terenu inst.wod-kan

Skala: 1:500 Rysunek: PK-1 Data: 10.11.2015 r