

**Wzrost (obrob.)**  
**MAPA SITUACYJNO-WYSOKOŚCIOWA**  
**SKALA 1: 1000**

**STAROSTWO POWIATOWE W SKUPISIA.**

Podlegać się zgodność niniejszej mapy z oryginałem przyjętym do państwowego zasobu geodezyjnego i kartograficznego w dniu 2000 r. i z ewidencją PPKM/PRB.

Pod nr. 313.42.22.259/257 ARROSTY

**Wydział Szturmowski**  
**OPRACOWANIE**  
**PROJEKTANT**

**Wydział Szturmowski**  
**OPRACOWANIE**  
**PROJEKTANT**


02/ 468/2004

lin. słup nr 124  
**T-01-0302**  
**STARA DĄBROWA**

lin. słup nr 124  
**T-01-0302**  
**STARA DĄBROWA**

linia kablowa 0,4 kV  
**YAKY 4x35 mm<sup>2</sup>**  
**l=28(39)m - projekt**  
**szafka oswiebleniowa**  
**- projekt.**

linia kablowa 0,4 kV  
**YAKY 4x18 mm<sup>2</sup>**  
**l=140(150)m - projekt**

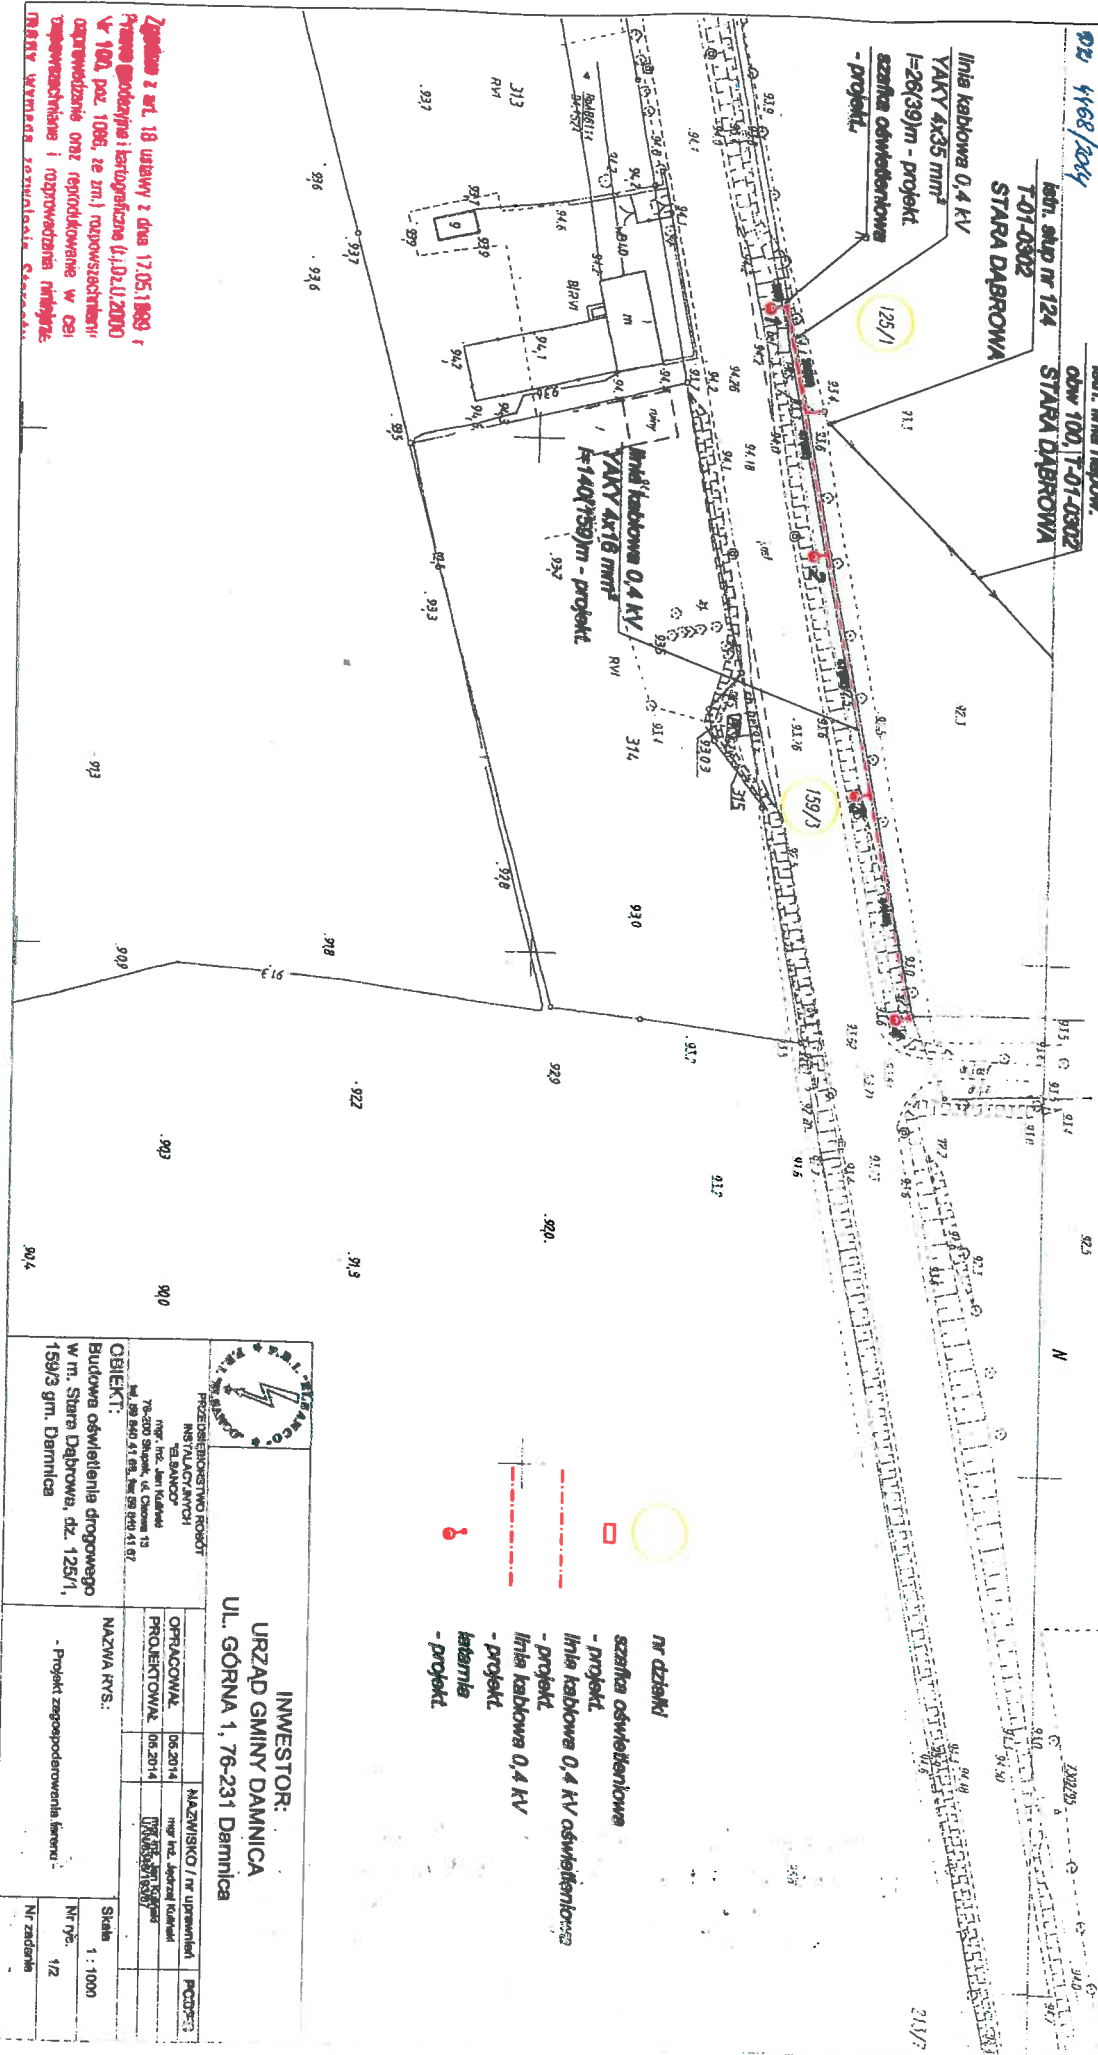

- nr dzielnki**
- projekt
  - szafka oswiebleniowa
  - linia kablowa 0,4 kV oswiebleniowa
  - projekt
  - linia kablowa 0,4 kV
  - projekt
  - betonizacja
  - projekt

**INWESTOR:**  
**URZĄD GMINY DAMNICA**  
**UL. GÓRNA 1, 76-231 Darnica**



**PROJEKTOWANIE I WYKONANIE PRAC PROJEKTOWYCH**  
**INSTRUMENTALNIE**  
**"S.BANOC"**  
 mgr inż. Jan Kulawski  
 76-200 Skupiszewo, ul. Chłopska 13  
 tel. 99 440 41 00, fax 99 440 41 07

**OBIEKT:**  
 Budowa oświetlenia drogowego  
 w m. Stara Dąbrowa, dz. 125/1,  
 159/3 gm. Darnica

OPRACOWAŁ	05.2014	MAZWIŃSKO / nr uprawnień	PCDPS-3
PROJEKTOWAŁ	05.2014	mgr inż. Andrzej Kulawski	
NAZWA RYSU:			
- Projekt zagospodarowania terenu			
Skala	1:1000		
Nr rys.	1/2		
Nr zadania			

**Zgodnie z art. 18 ustawy z dnia 17.05.1989 r.**  
**Przywrócić godność i honor sędziemu (U.D.U./2000**  
**W 102, poz. 1086, ze zm.) powołanemu do**  
**urządowania oraz renowacji w celu**  
**zapewnienia i odpróżnienia niefundacji**  
**MBRY Wyższa Szkoła w Darnicy**