


PLAN ZAGOSPODAROWANIA TERENU SIEĆ WODOCIĄGOWA skala 1 : 1000

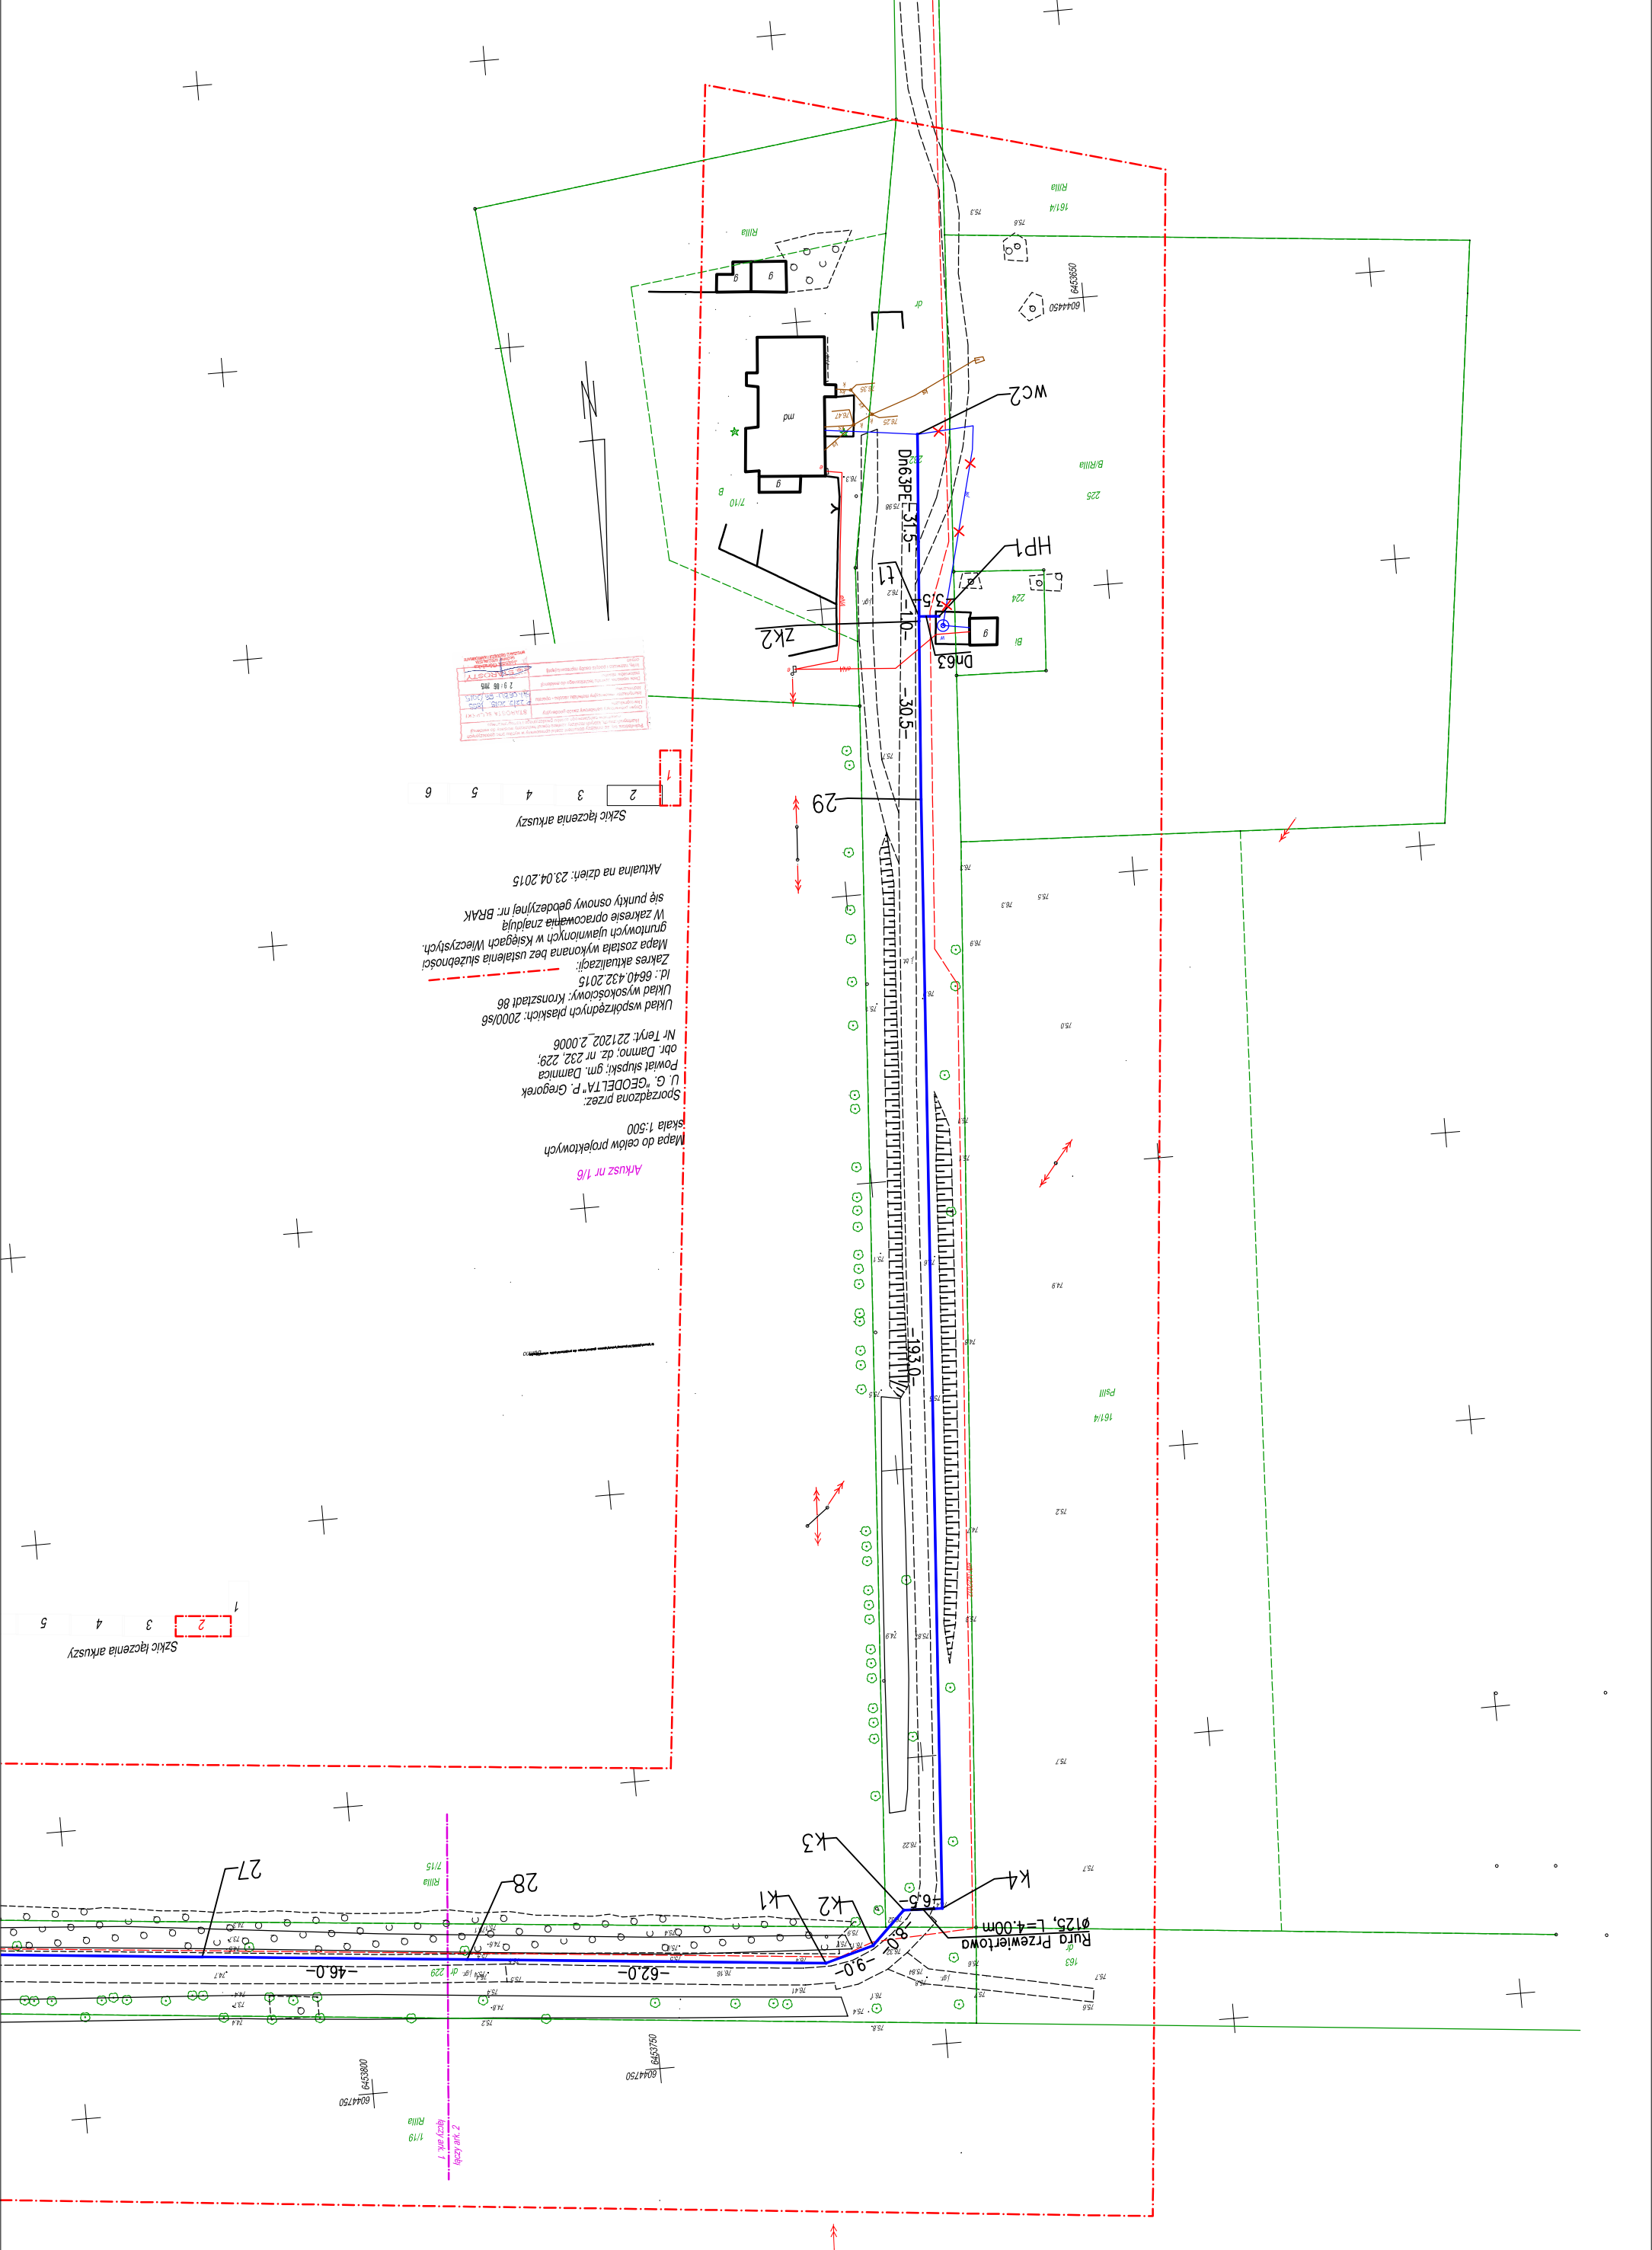

OZNACZENIA: SIEĆ WODOCIĄGOWA

- - projektowane rurociągi
- wc - proj. włączenie do istn. rurociągów
- k - kolana i łuki PE
- hp - hydrant p-poz. nadziemny Dn 80
- zk - zasuwki wod. żel. kohnersowe
- t - trójniki wod. żel. kohn.
- × × × - istniejący wodociąg do wyłączenia

SKALA 1 : 1000	INWESTOR: Gmina Darnica ul. Górną 1 76-231 Darnica
RYS. NR 1/1	OBIEKT: Rozbudowa sieci wodociągowej Darno – Głodowo gm. Darnica
DATA : 10.2015	TEMAT: Plan zagospodarowania terenu Projektowo-Wykonawcze
KONWALKA Przedsiębiorstwo Projektowo-Wykonawcze inż. Rogin Henryk 76-200 Słupsk ul. Bat. Chopskich 6/27 tel. (0601) 668-68-83	
PROJEKTOWAŁ: SPRAWDZIŁ: inż. Henryk Ragin inż. Leszek Cwirko	
upr.proj.nr POW/0209/POOS/08 upr.proj.nr UAN/8346/103/82	