


PLAN Zagospodarowania Terenu
Sieć wodociągowa
skala 1 : 1000

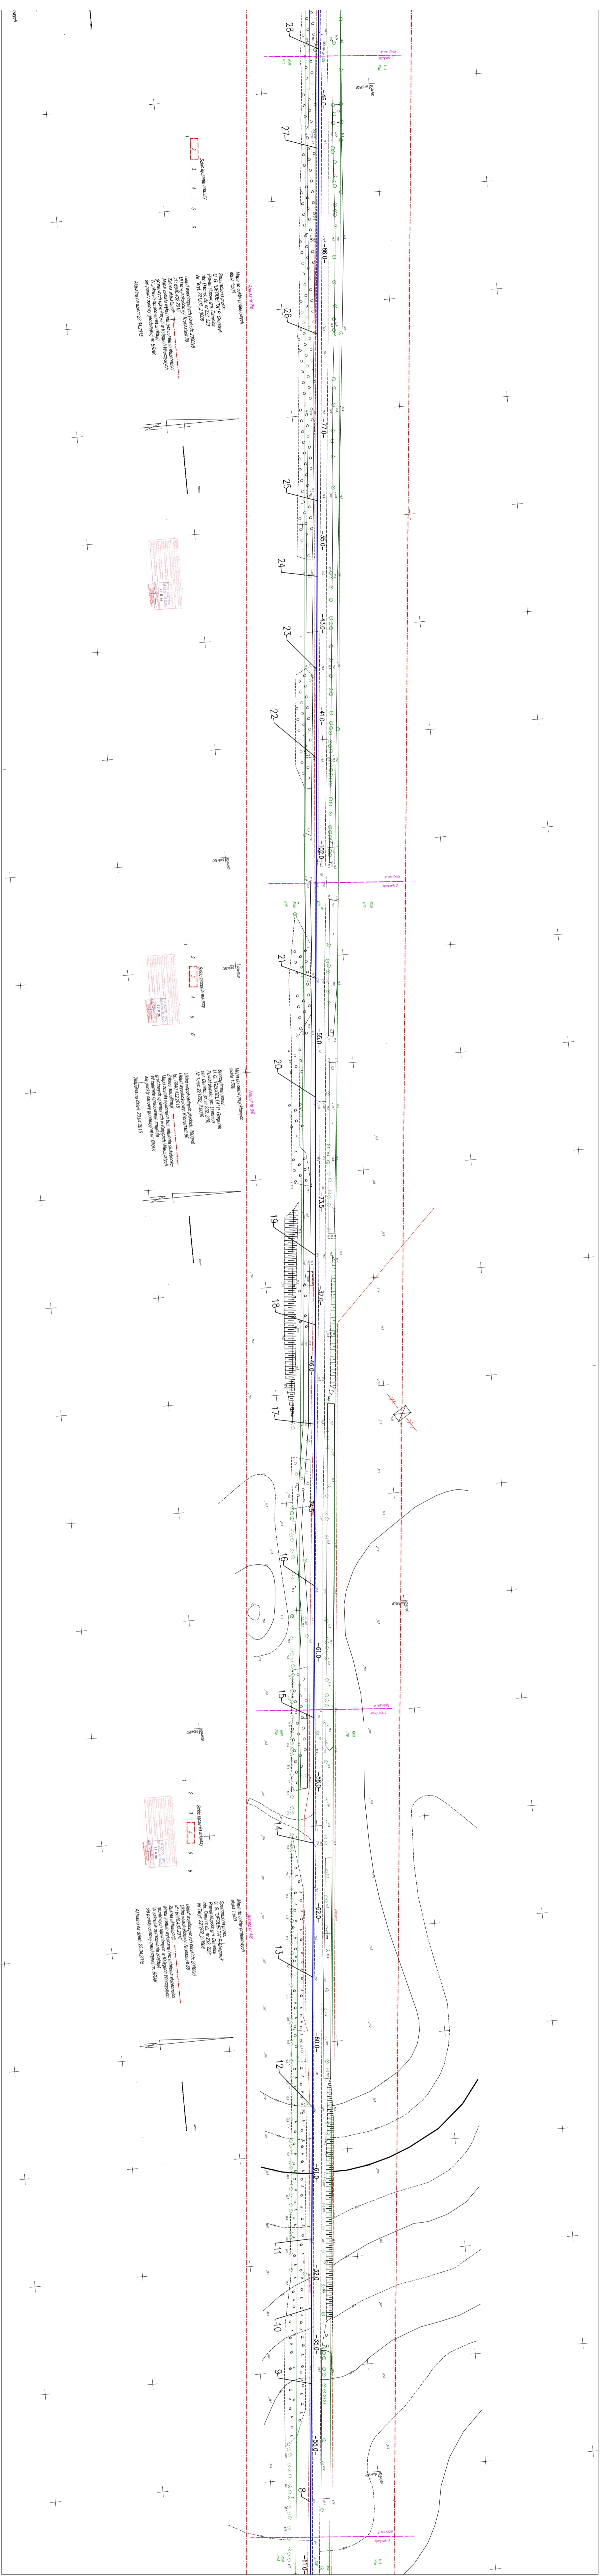

- ZNACZENIA:**
- projektowane rurociągi
 - - proj. włączenie do istn. rurociągów
 - k - kolana i łuki PE
 - hp - hydrant p-poz. nadziemny Dn 80
 - Zk - zasuwę wod. żel. kolumnowe
 - t - tojnikłi wod. żel. koln.
 - × × × - istniejący wodociąg do wyłączenia

SKALA	INWESTOR: Gmina Darnica ul. Główna 1
1 : 1000	
RYS.NR/12	76-231 Darnica
OBIEKT:	Rozbudowa sieci wodociągowej
	Darnica – Głedowo gm. Darnica
DATA : 10.2015	
KONTRAKT	Przedsiębiorstwo
76-200 Sieka & Bisk. Chywicka 6/77	HEMAT: Plan zagospodarowania Terenu
INZ. Region Techniczny	Sieć wodociągowa
INZ. 059/06/06/06	
PROJEKTOWAŁ:	SRAWIŻYLI:
INZ. Henryk Rejgan	INZ. Leszek Cwikko
upr.proj.nr.POM/0209/POCS/08	upr.proj.nr.UAN/8346/103/02