


PLAN ZAGOSPODAROWANIA TERENU
 SIEĆ WODOCIĄGOWA
 skala 1 : 1000

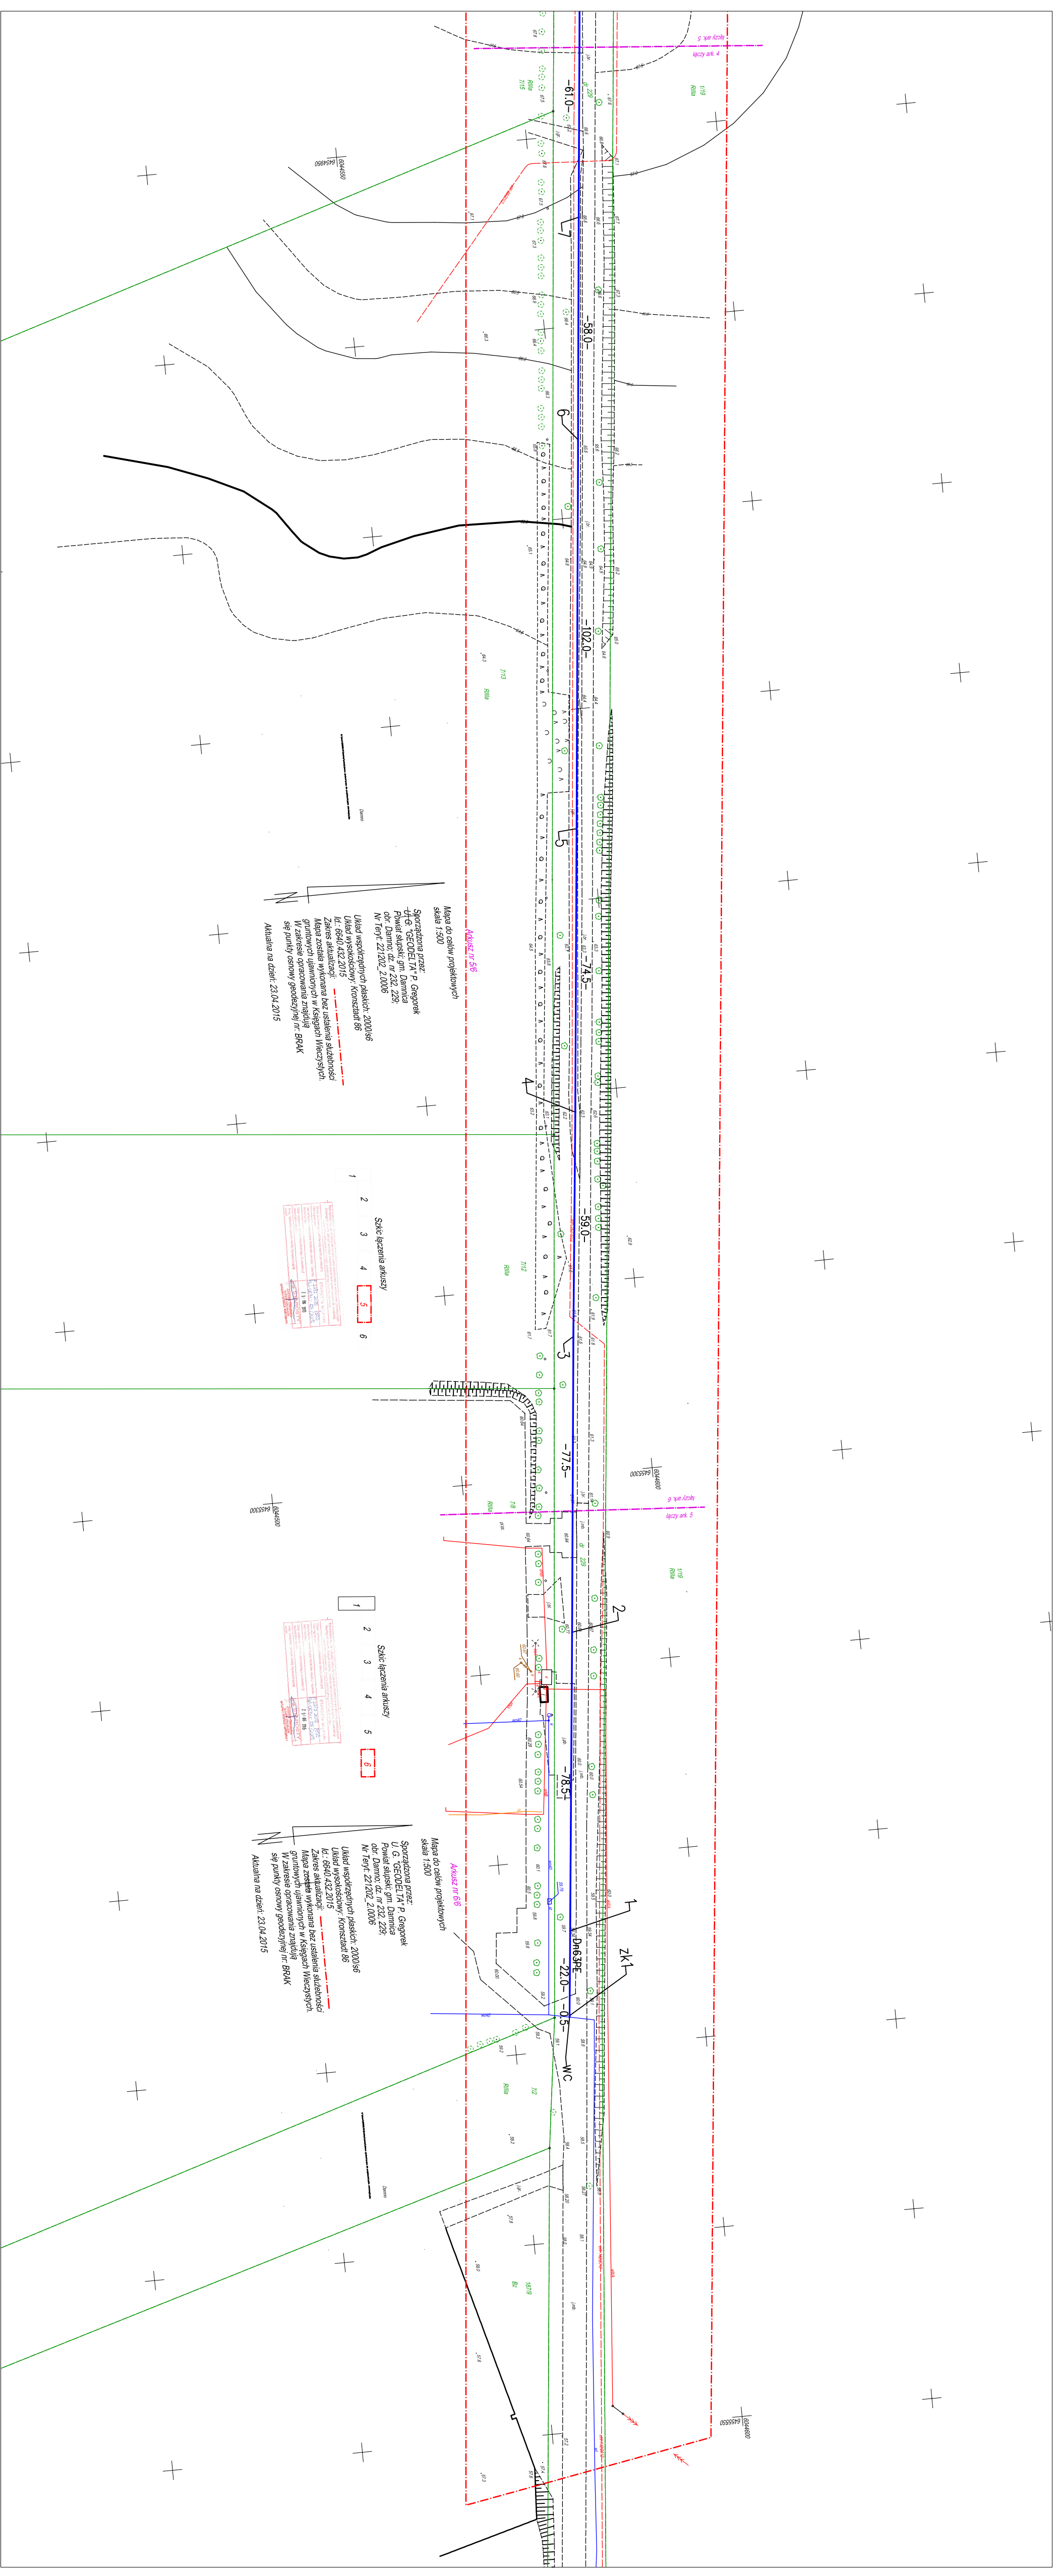

OZNACZENIA:
 SIEĆ WODOCIĄGOWA

- - projektowane rurociągi
- WC - proj. włączenie do istn. rurociągow
- K - kolana i łuki PE
- hp - hydrant p-poz. nadziemny Dn 80
- ZK - zasuwany wod. żel. kohnierzowe
- t - trójniki wod. żel. kohn.
- ×××× - istniejący wodociąg do wyłączenia

SKALA 1 : 1000	INWESTOR: Gmina Darnica ul. Górna 1
RYS. NR.12	76-231 Darnica
DATA : 10.2015	OBIEKT : Rozbudowa sieci wodociągowej Dopomo – Głodowo gm. Darnica
KOMUNALNA Przedsiębiorstwo	
TEMAT : Plan zagospodarowania terenu	
Projektowo-Wykonawca Sieć wodociągowa	
inż. Rogan Henryk	
76-200 Stęka ul. Biał. Opatowska 6/77	
tel. (60) 756-86-53	
PROJEKTOWAŁ : SPRAWDZIŁ :	
inż. Henryk Ragin inż. Leszek Cwikko	
upr.proj.nr POM/0209/POOS/08 upr.proj.nr UANN/8346/103/82	