

| PIĘTRO                  |             |           |
|-------------------------|-------------|-----------|
| ZESTAWIENIE POWIERZCHNI |             |           |
| LP.                     | NAZWA POM.  | POW. [m²] |
| 0.1                     | Hol         | 3.00      |
| 0.2                     | Archiwum    | 6.60      |
| 0.3                     | Archiwum    | 4.00      |
| 0.4                     | Archiwum    | 6.90      |
| 0.5                     | Skład opału | 13.20     |
| 0.6                     | Kuchnia     | 14.75     |
| 0.7                     | Konservator | 22.30     |
| SUMA POWIERZCHNI        |             | 70.75 m²  |

**Biurowo projektowe ACBAS**

Rodzaj inwestycji: Termomodernizacja budynku  
 Adres: Urzędu Gminy w Darnicy,  
 Ul. Górna 1, 76-231 gmina Darnica

Skala 1:100

Investor: Gmina Darnica,  
 Adres: Ul. Górna 1, 76-231 Darnica

Data VIII.2015


Przedmiot rysunku: Rzut piwnic – inwentaryzacja

Nr rys. 1

Projektant: mgr inż. arch. Antoni Czokier  
 upr. bud. Nr FT-83861/23/84


Podpis:

|  |  |
|--|--|
|  |  |
|--|--|

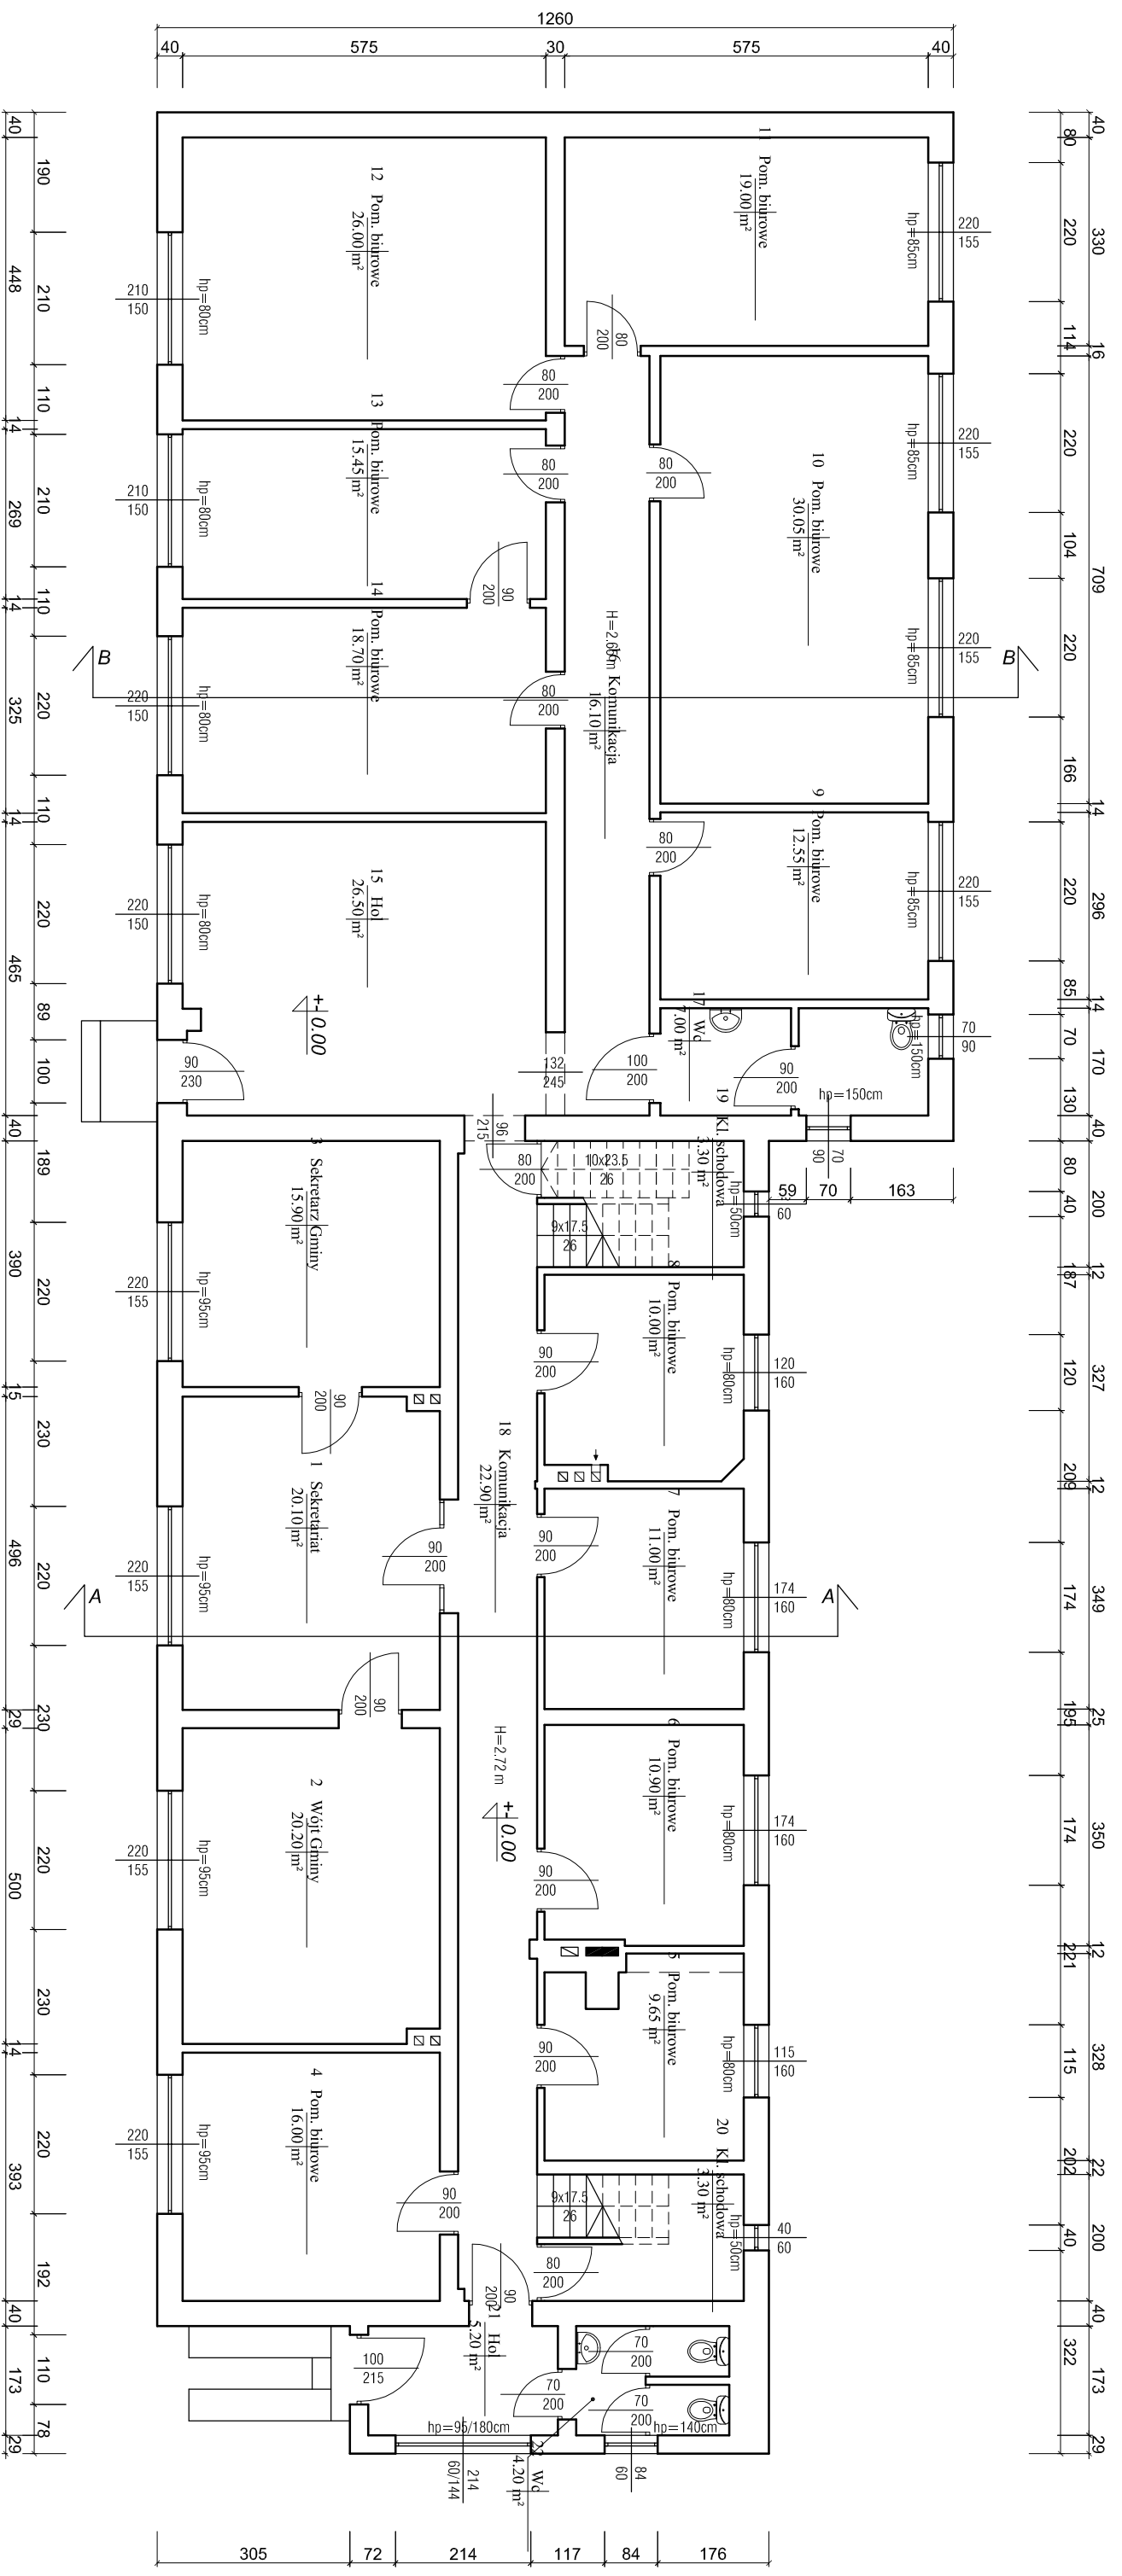




| PARTER           |                 | ZESTAWIENIE POWIERZCHNI |                |
|------------------|-----------------|-------------------------|----------------|
| LP.              | NAZWA POM.      | POW. [m <sup>2</sup> ]  |                |
| 1                | Sekretariat     | 20,10                   |                |
| 2                | Wójt Gminy      | 20,20                   |                |
| 3                | Sekretarz Gminy | 15,90                   |                |
| 4                | Pom. biurowe    | 16,00                   |                |
| 5                | Pom. biurowe    | 9,65                    |                |
| 6                | Pom. biurowe    | 10,90                   |                |
| 7                | Pom. biurowe    | 11,00                   |                |
| 8                | Pom. biurowe    | 10,00                   |                |
| 9                | Pom. biurowe    | 12,55                   |                |
| 10               | Pom. biurowe    | 30,05                   |                |
| 11               | Pom. biurowe    | 19,00                   |                |
| 12               | Pom. biurowe    | 26,00                   |                |
| 13               | Pom. biurowe    | 15,45                   |                |
| 14               | Pom. biurowe    | 18,70                   |                |
| 15               | Hol             | 26,50                   |                |
| 16               | Komunikacja     | 16,10                   |                |
| 17               | Wc              | 7,00                    |                |
| 18               | Komunikacja     | 22,90                   |                |
| 19               | Kl. schodowa    | 3,30                    |                |
| 20               | Kl. schodowa    | 3,30                    |                |
| 21               | Hol             | 5,20                    |                |
| 22               | Wc              | 4,20                    |                |
| SUMA POWIERZCHNI |                 | 324,00                  | m <sup>2</sup> |

|                                   |   |
|-----------------------------------|---|
| <b>Biurowo projektowe ACBASST</b> |   |
| Rodzaj inwestycji                 | Termomodernizacja budynku   |
| Adres                             | Urząd Gminy w Darnicy, Ul. Górna 1, 76-231 gmina Darnica                |
| Investor                          | Gmina Darnica, Ul. Górna 1, 76-231 Darnica                              |
| Przedmiot rysunku                 | Rzut parteru - inwentaryzacja   |
| Projektant                        | mgr inż. arch. Antoni Czokert<br>upr. bud. Nr FT-83861/23/84<br>Sl-0234 |
|                                   | Podpis  |
|                                   | Data VIII.2015  |
|                                   | Nr rys. 2   |
|                                   | Skala 1:100   |

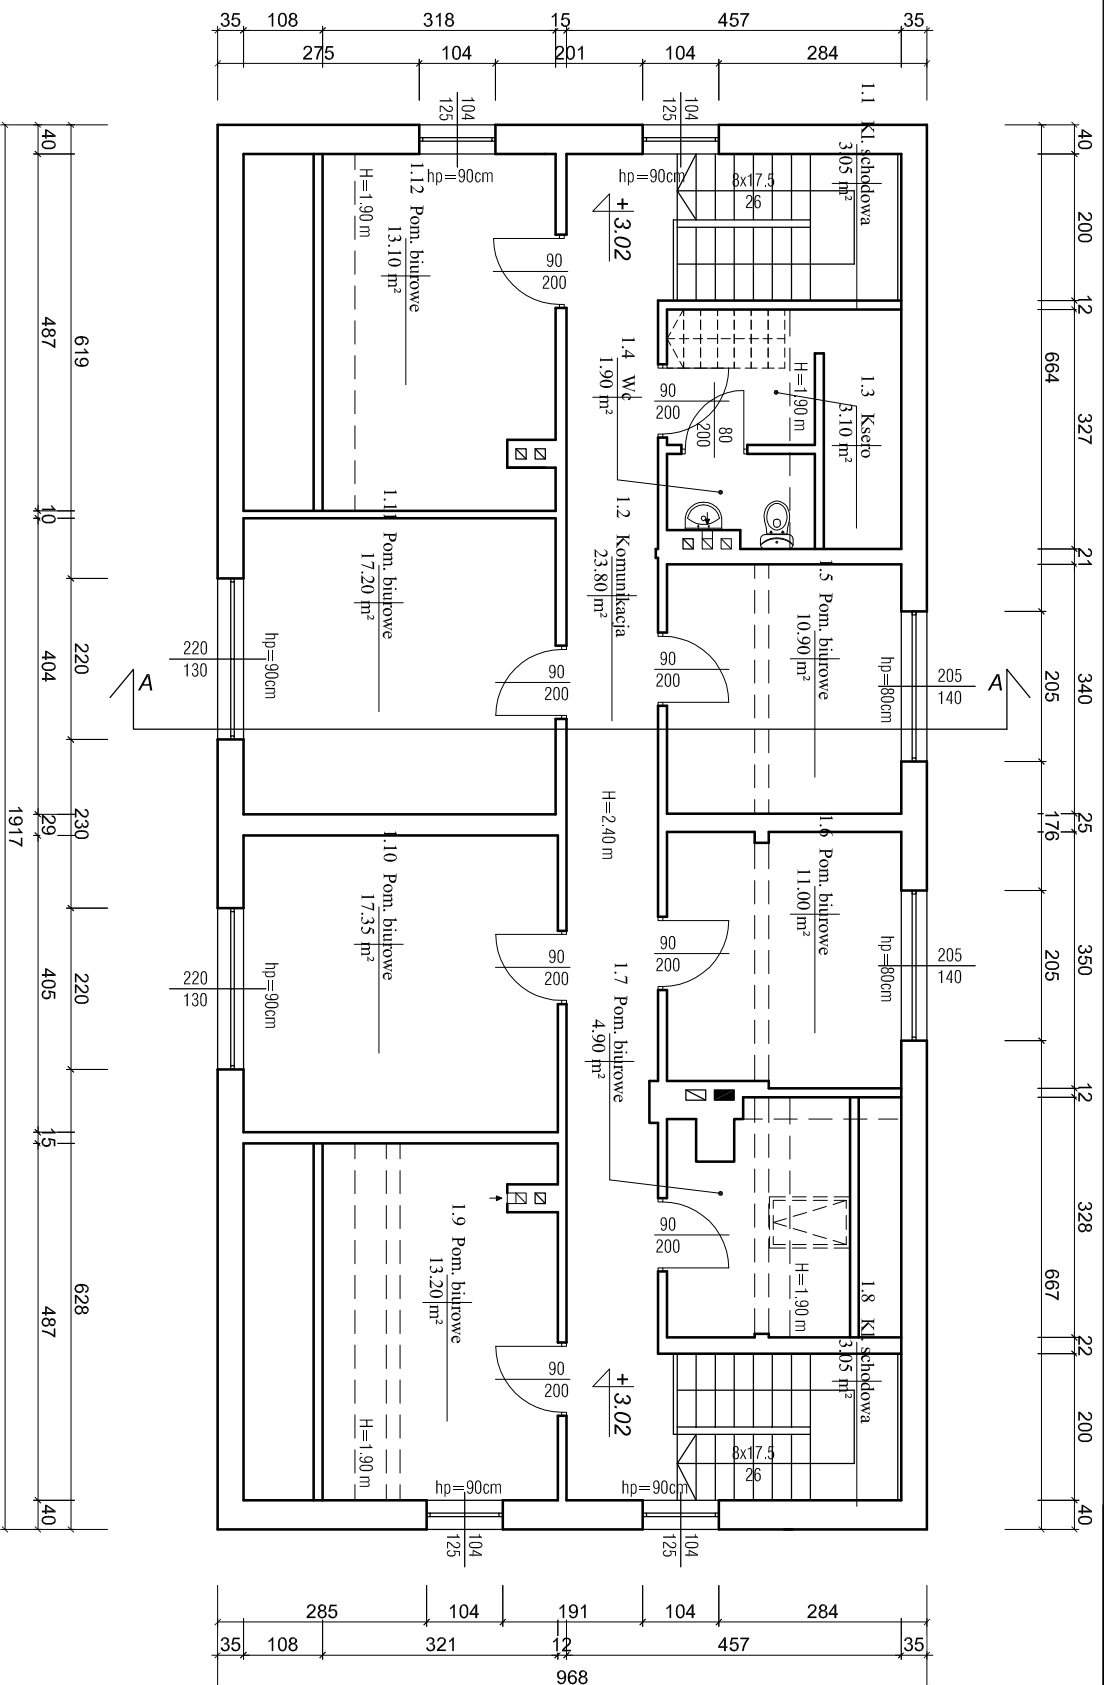



| PIĘTRO                  |                        |
|-------------------------|------------------------|
| ZESTAWIENIE POWIERZCHNI |                        |
| LP. NAZWA POM.          | POW. [m <sup>2</sup> ] |
| 1.1                     | Kl. schodowa<br>3,05   |
| 1.2                     | Komunikacja<br>23,80   |
| 1.3                     | Ksero<br>3,10          |
| 1.4                     | Wc<br>1,90             |
| 1.5                     | Pom. biurowe<br>10,90  |
| 1.6                     | Pom. biurowe<br>11,00  |
| 1.7                     | Pom. biurowe<br>4,90   |
| 1.8                     | Kl. schodowa<br>3,05   |
| 1.9                     | Pom. biurowe<br>13,20  |
| 1.10                    | Pom. biurowe<br>17,35  |
| 1.11                    | Pom. biurowe<br>17,20  |
| 1.12                    | Pom. biurowe<br>13,10  |
| <b>SUMA POWIERZCHNI</b> |                        |
|                         | 122,55 m <sup>2</sup>  |

|                                 |   |
|---------------------------------|---|
| <b>Biurowo projektowe ACBAS</b> |   |
| Rodzaj inwestycji               | Termomodernizacja budynku                                     |
| Adres                           | Urzędu Gminy w Darnicy,<br>Ul. Górna 1, 76-231 gmina Darnica  |
| Investor                        | Gmina Darnica,<br>Ul. Górna 1, 76-231 Darnica                 |
| Przedmiot rysunku               | Rzut piętra – inwentaryzacja                                  |
| Projektant                      | mgr inż. arch. Antoni Czokierł<br>upr. bud. Nr FT-83861/23/84 |
|                                 | Podpis: _____   |
|                                 | Data<br>VIII.2015   |
|                                 | Nr rys.<br>3  |

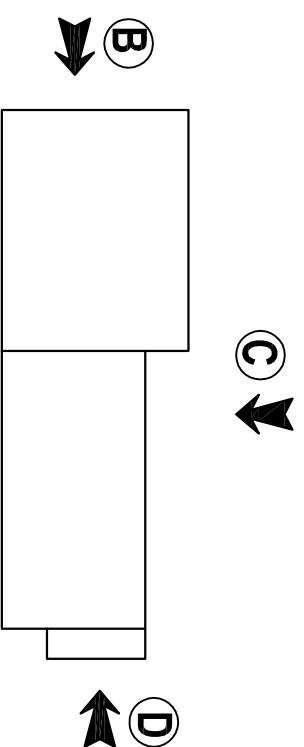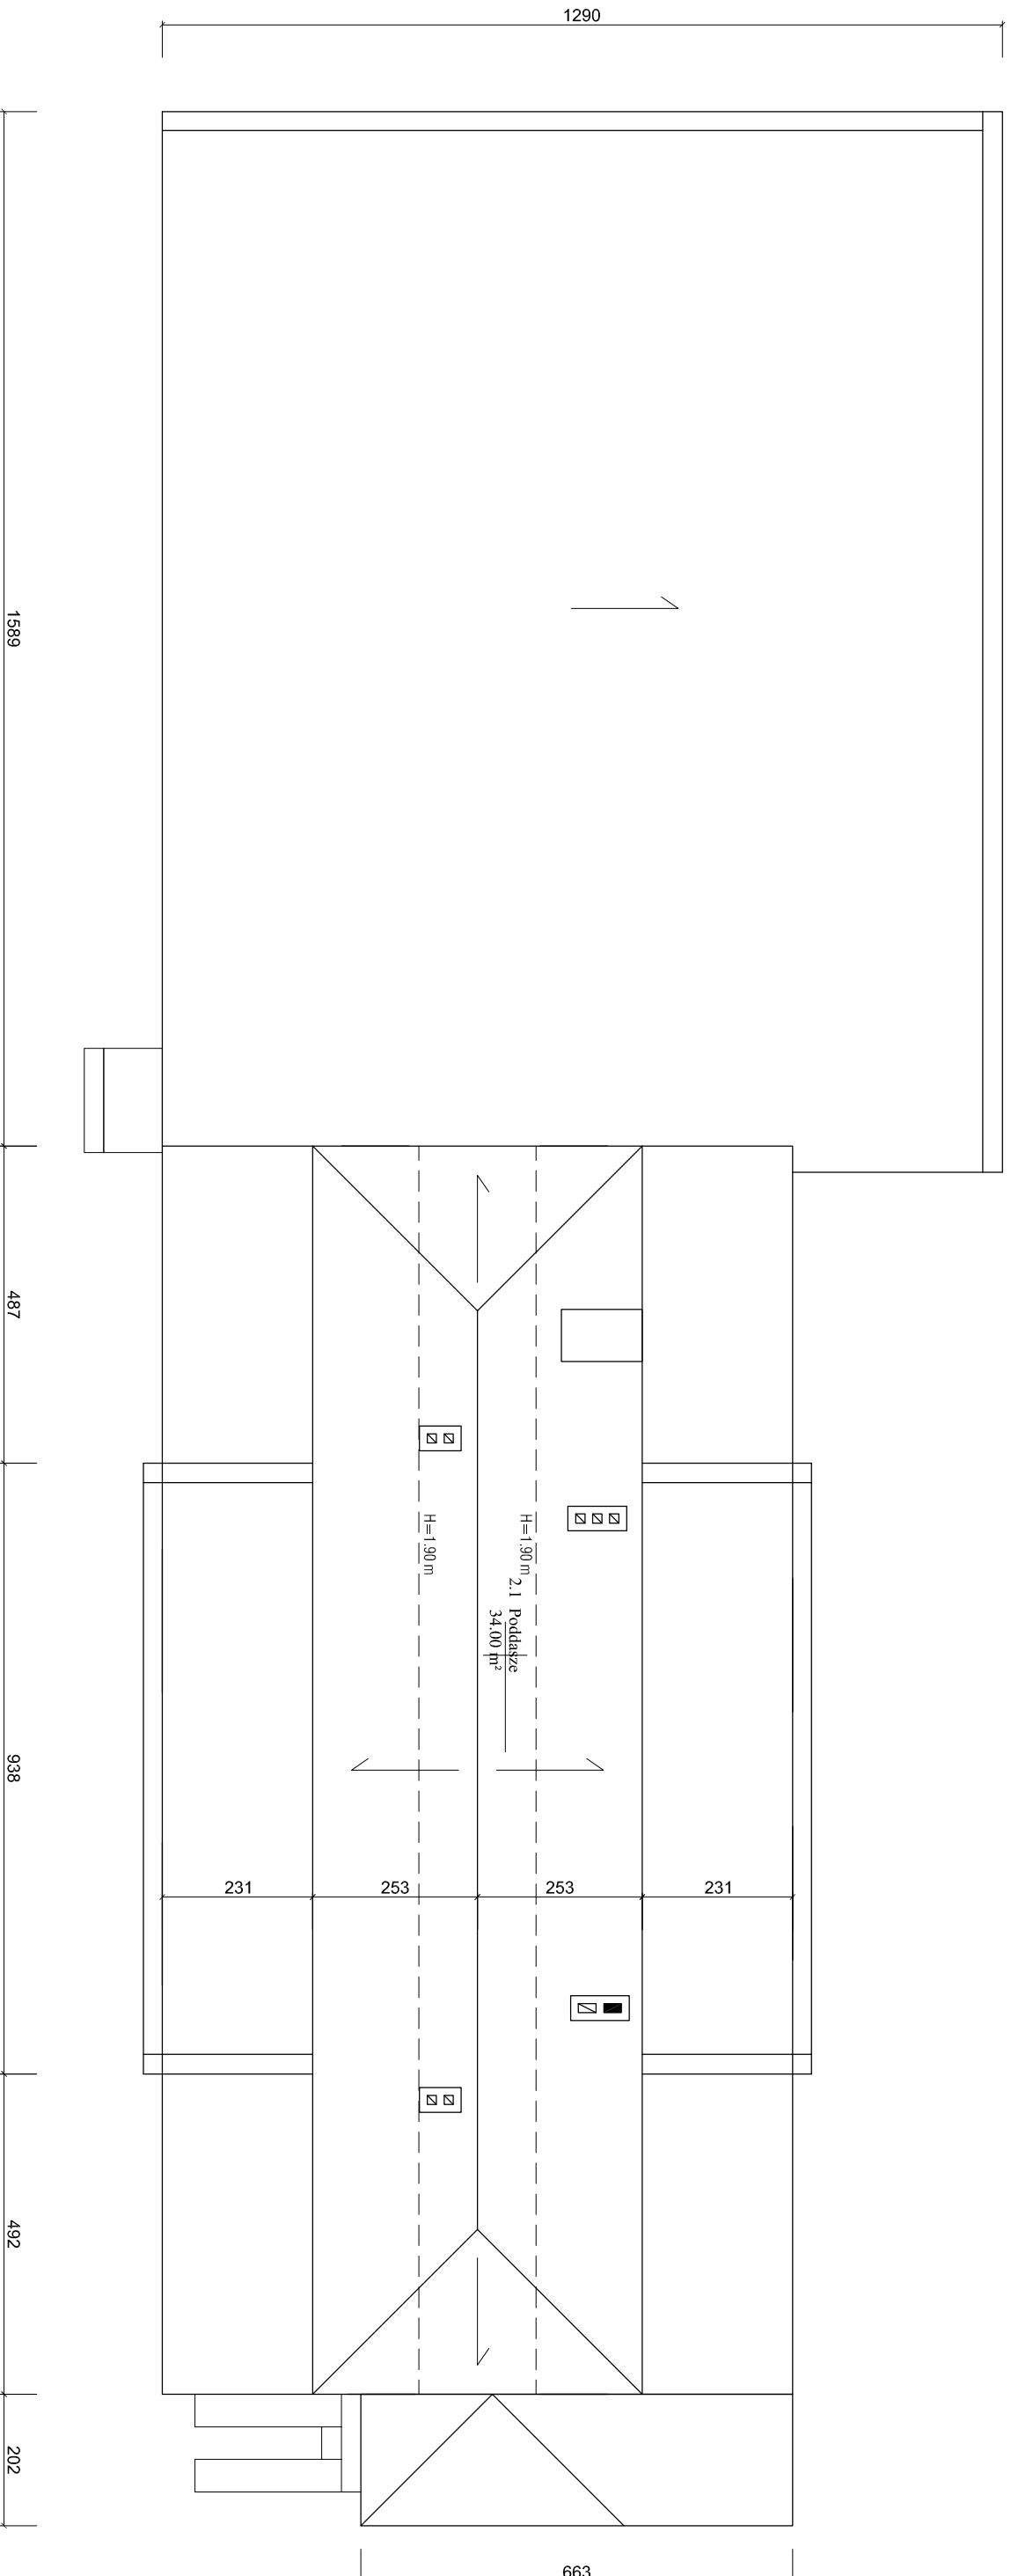
 


**Biurowy projekt A G B A S T J**

|                   |   |         |           |
|-------------------|---|---------|-----------|
| Rodzaj inwestycji | Termomodernizacja budynku   | Skala   | 1:100     |
| Adres             | Urząd Gminy w Darnicy, Ul. Górna 1, 76-231 gmina Darnica          |         |           |
| Inwestor          | Gmina Darnica, Ul. Górna 1, 76-231 Darnica                        | Data    | VIII.2015 |
| Przedmiot rysunku | Rzut dachu – inwentaryzacja                                       | Nr rys. | 4         |
| Projektant        | mgr inż. arch. Antoni Czarkert ul. bud. Nr FT-83861/23/84 Sl-0234 | Podpis  |           |

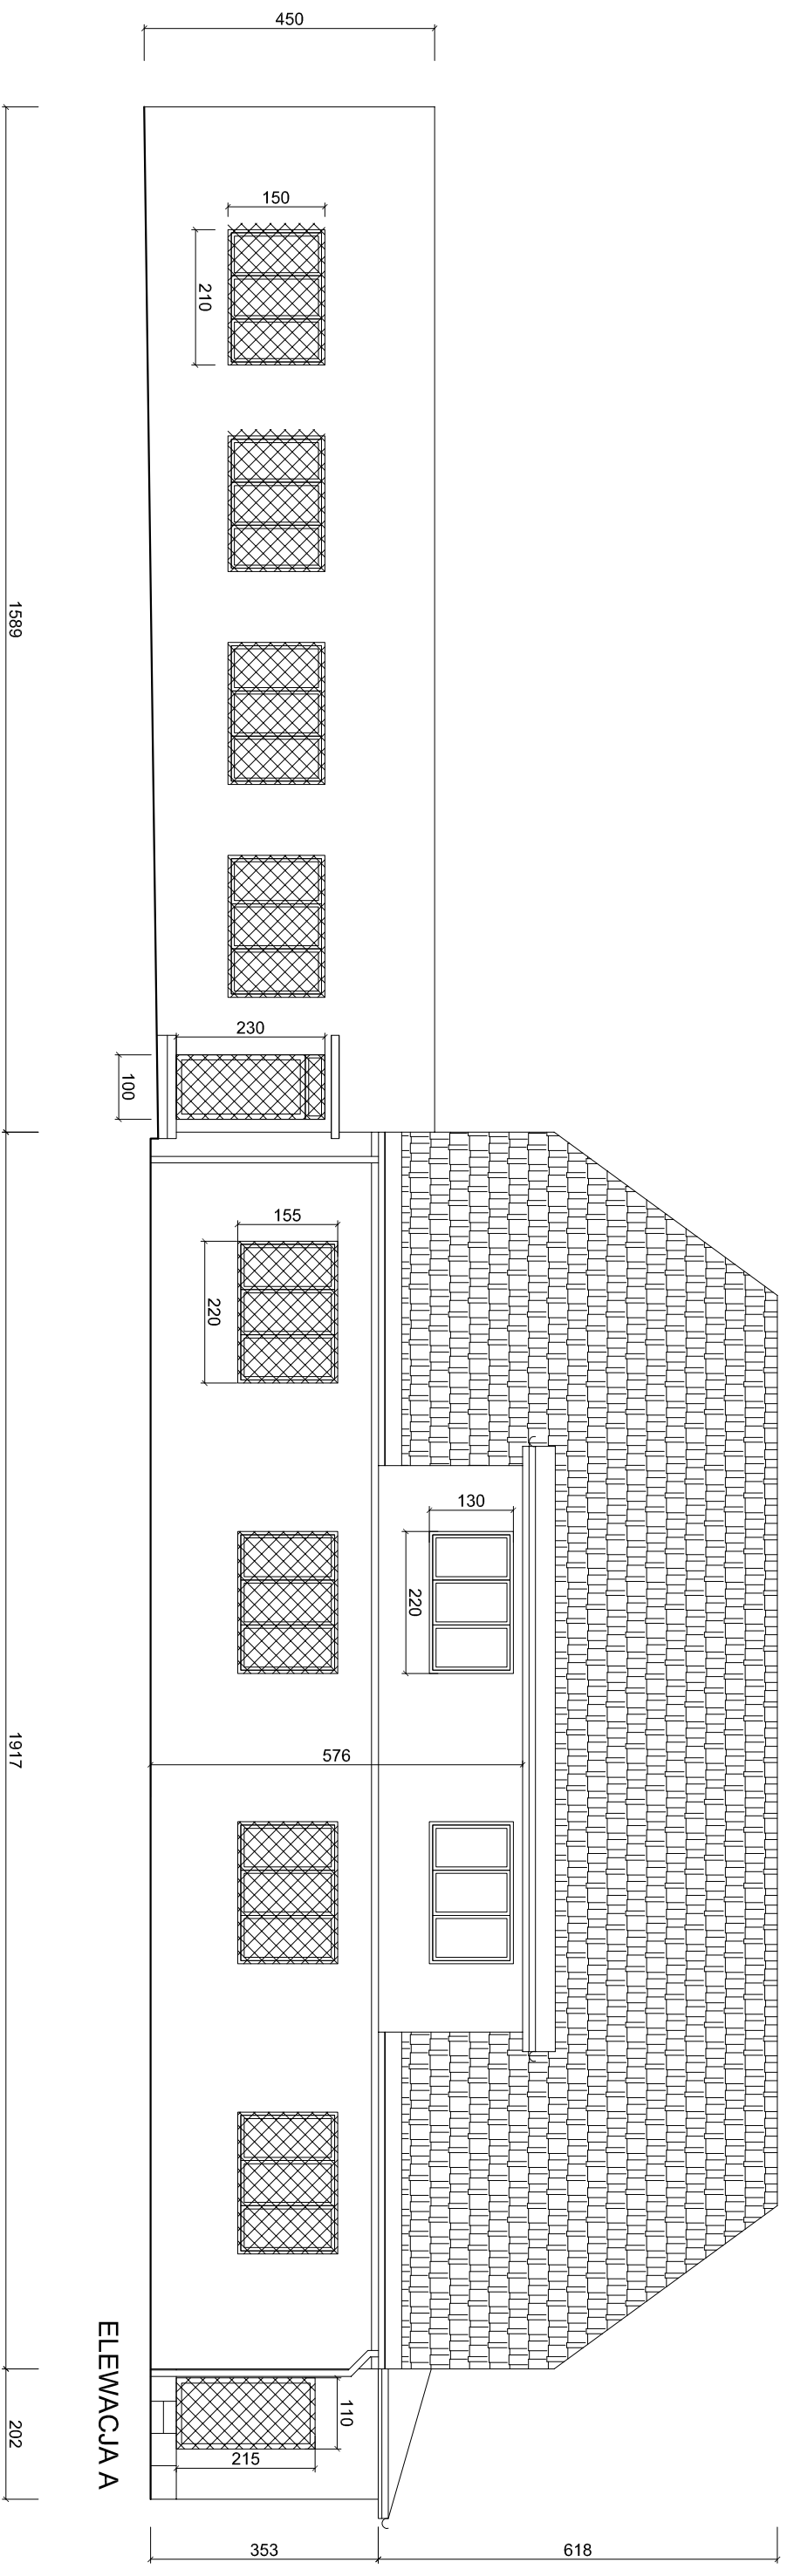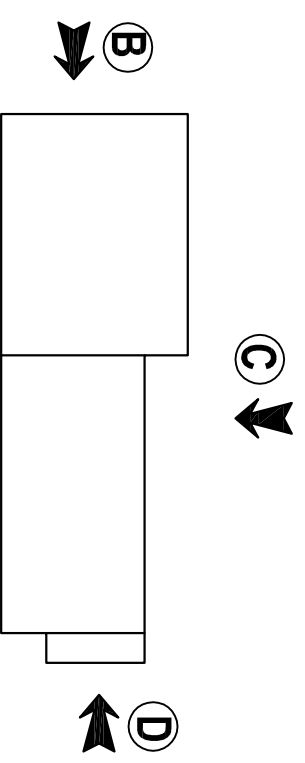


|                                    |  |                |
|------------------------------------|--|----------------|
| <b>Biurowo projektowe ACIBASTY</b> |  |                |
| Rodzaj inwestycji                  | Termomodernizacja budynku  | Skala 1:100    |
| Adres                              | Urzędu Gminy w Darnicy,<br>Ul. Górna 1, 76-231 gmina Darnica             |                |
| Inwestor                           | Gmina Darnica,<br>Ul. Górna 1, 76-231 Darnica                            | Data VIII.2015 |
| Przedmiot rysunku                  | Elewacja A – inwentaryzacja  | Nr rys. 5      |
| Projektant                         | mgr inż. arch. Antoni Czakiert<br>upr. bud. Nr FT-83861/23/84<br>Sl-0234 | Podpis:        |

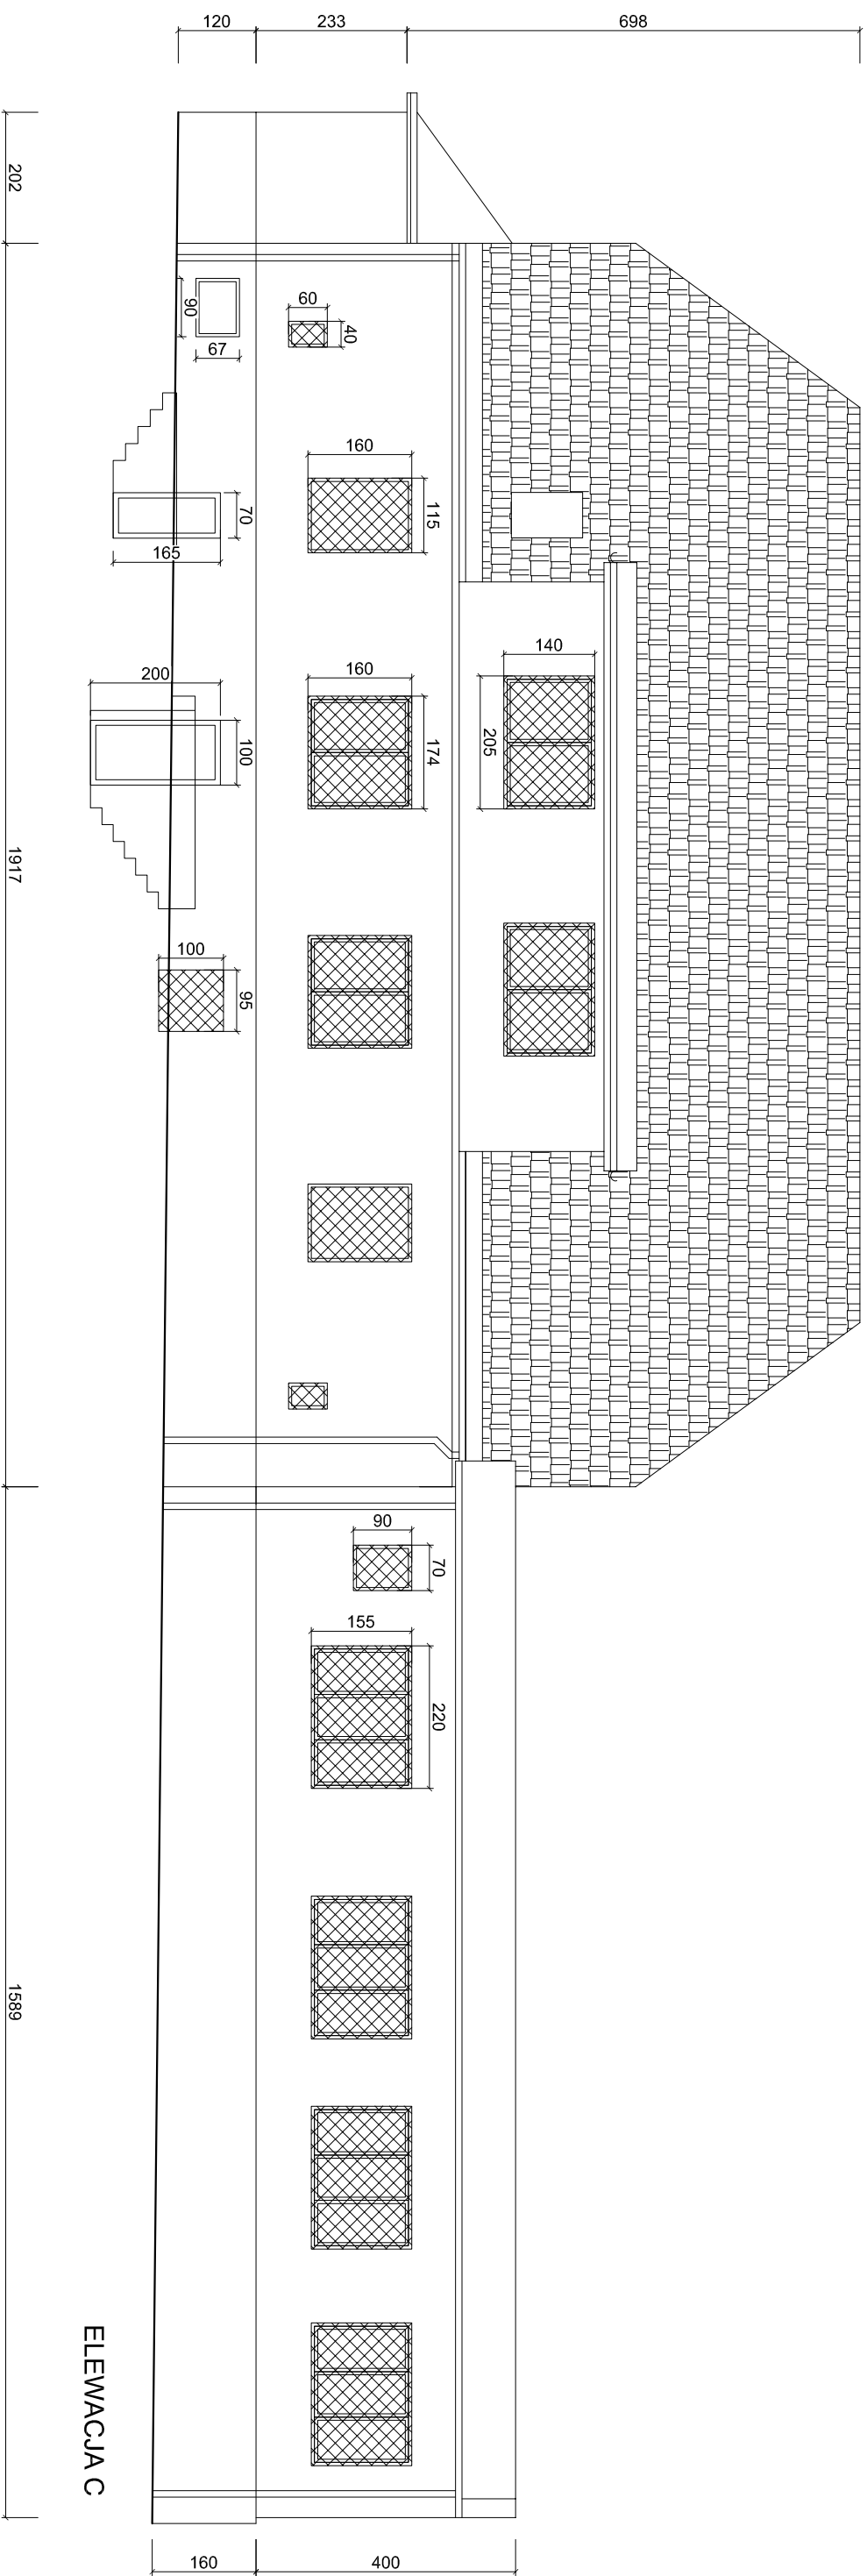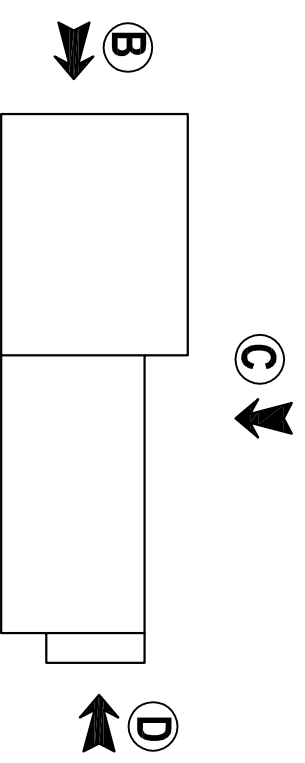


ELEWACJA C

|                                   |  |                |
|-----------------------------------|--|----------------|
| <b>Biurowo projektowe ACIBAST</b> |  |                |
| Rodzaj inwestycji                 | Termomodernizacja budynku  | Skala 1:100    |
| Adres                             | Urząd Gminy w Darnicy,<br>Ul. Górna 1, 76-231 gmina Darnica              |                |
| Inwestor                          | Gmina Darnica,<br>Ul. Górna 1, 76-231 Darnica                            | Data VIII.2015 |
| Przedmiot rysunku                 | Elewacja C – inwentaryzacja  | Nr rys. 6      |
| Projektant                        | mgr inż. arch. Antoni Czakiert<br>upr. bud. Nr FT-83861/23/84<br>Sl-0234 | Podpis:        |



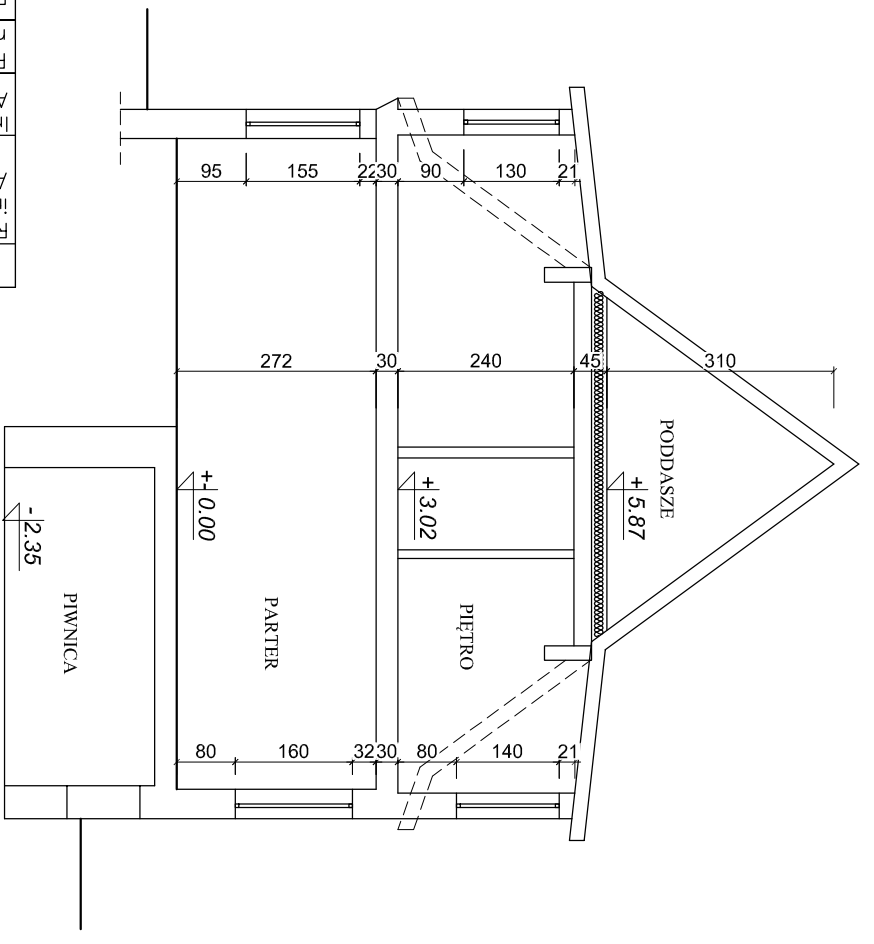

Przekrój A - A

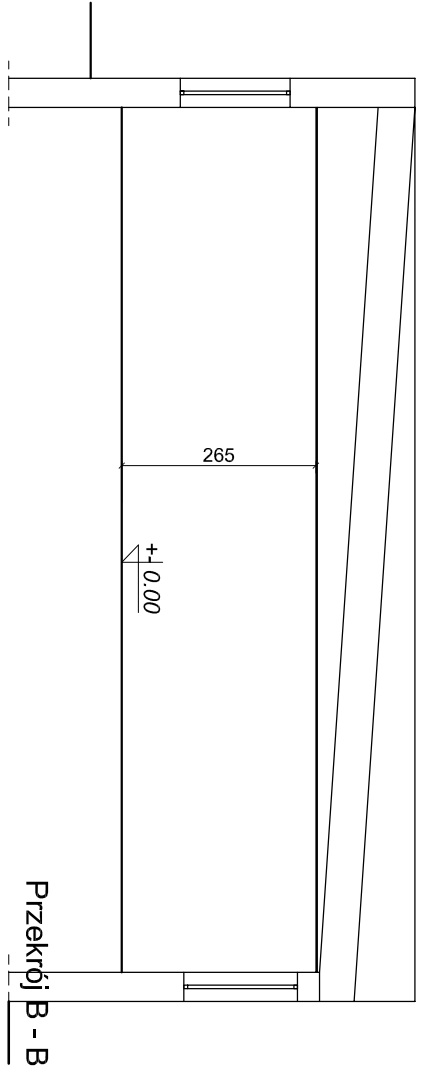

Przekrój B - B

|  |  |   |  |
|--|--|---|--|
| Rodzaj inwestycji:<br>Termomodernizacja budynku  |  | Adres:<br>Ul. Górna 1, 76-231 gmina Darnica |  |
| Inwestor:<br>Gmina Darnica,  |  | Adres:<br>Ul. Górna 1, 76-231 Darnica       |  |
| Przedmiot rysunku:<br>Przekrój A-A, B-B - inwentaryzacja                               |  | Data:<br>VIII.2015                          |  |
| Projektant:<br>mgr inż. arch. Antoni Czakiert<br>nr. bud. Nr FT-83861/23/84<br>SL-0234 |  | Podpis:<br>Nr rys.<br>8                     |  |
| <b>Biurowo projektowe AGBAS</b>  |  |   |  |
| Skala:<br>1:100  |  |   |  |