



I PIĘTRO		
ZESTAWIENIE POWIERZCHNI		
LP.	NAZWA POM.	POW. [m ²]
101	Sala lekcyjna	49,45
102	Logopeda	16,70
103	Sala lekcyjna	50,80
104	Pok. nauczycielski	28,35
105	Sala lekcyjna	49,55
106	Biblioteka	33,60
107	Wc damskie	15,30
108	Komunikacja	71,60
109	Kl. schodowa	7,75
SUMA POWIERZCHNI		323,10 m ²

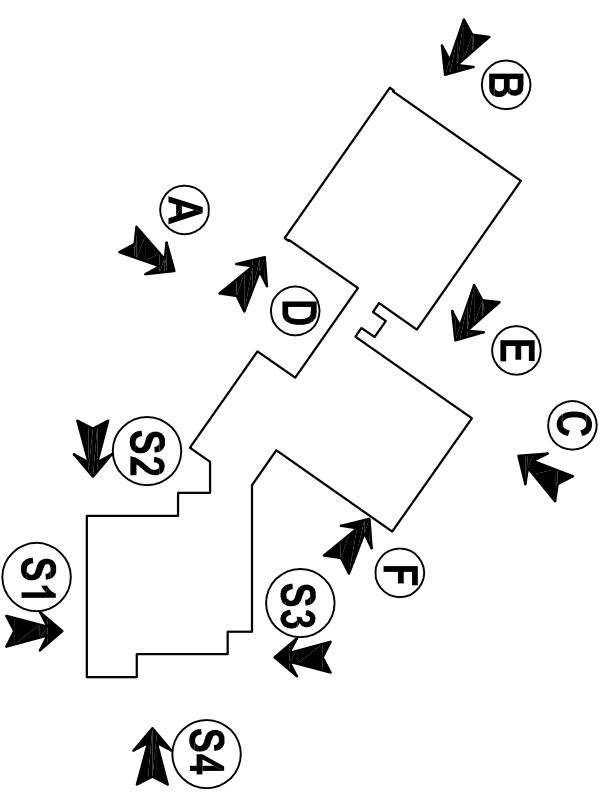


Biurowy projekt A G B A S T J

Rodzaj inwestycji	Termomodernizacja budynku Zespołu Szkół w Darnie, ul. Górna 42, 76-231 gmina Darnica	Skala 1:100
Adres		
Investor	Gmina Darnica, ul. Górna 1, 76-231 Darnica	Data VIII.2015
Przedmiot rysunku	Rzut I piętra – inwentaryzacja	Nr rys. 2
Projektant	mgr inż. arch. Antoni Czarkart upr. bud. Nr FT-83861/23/84 SL-0234	Podpis

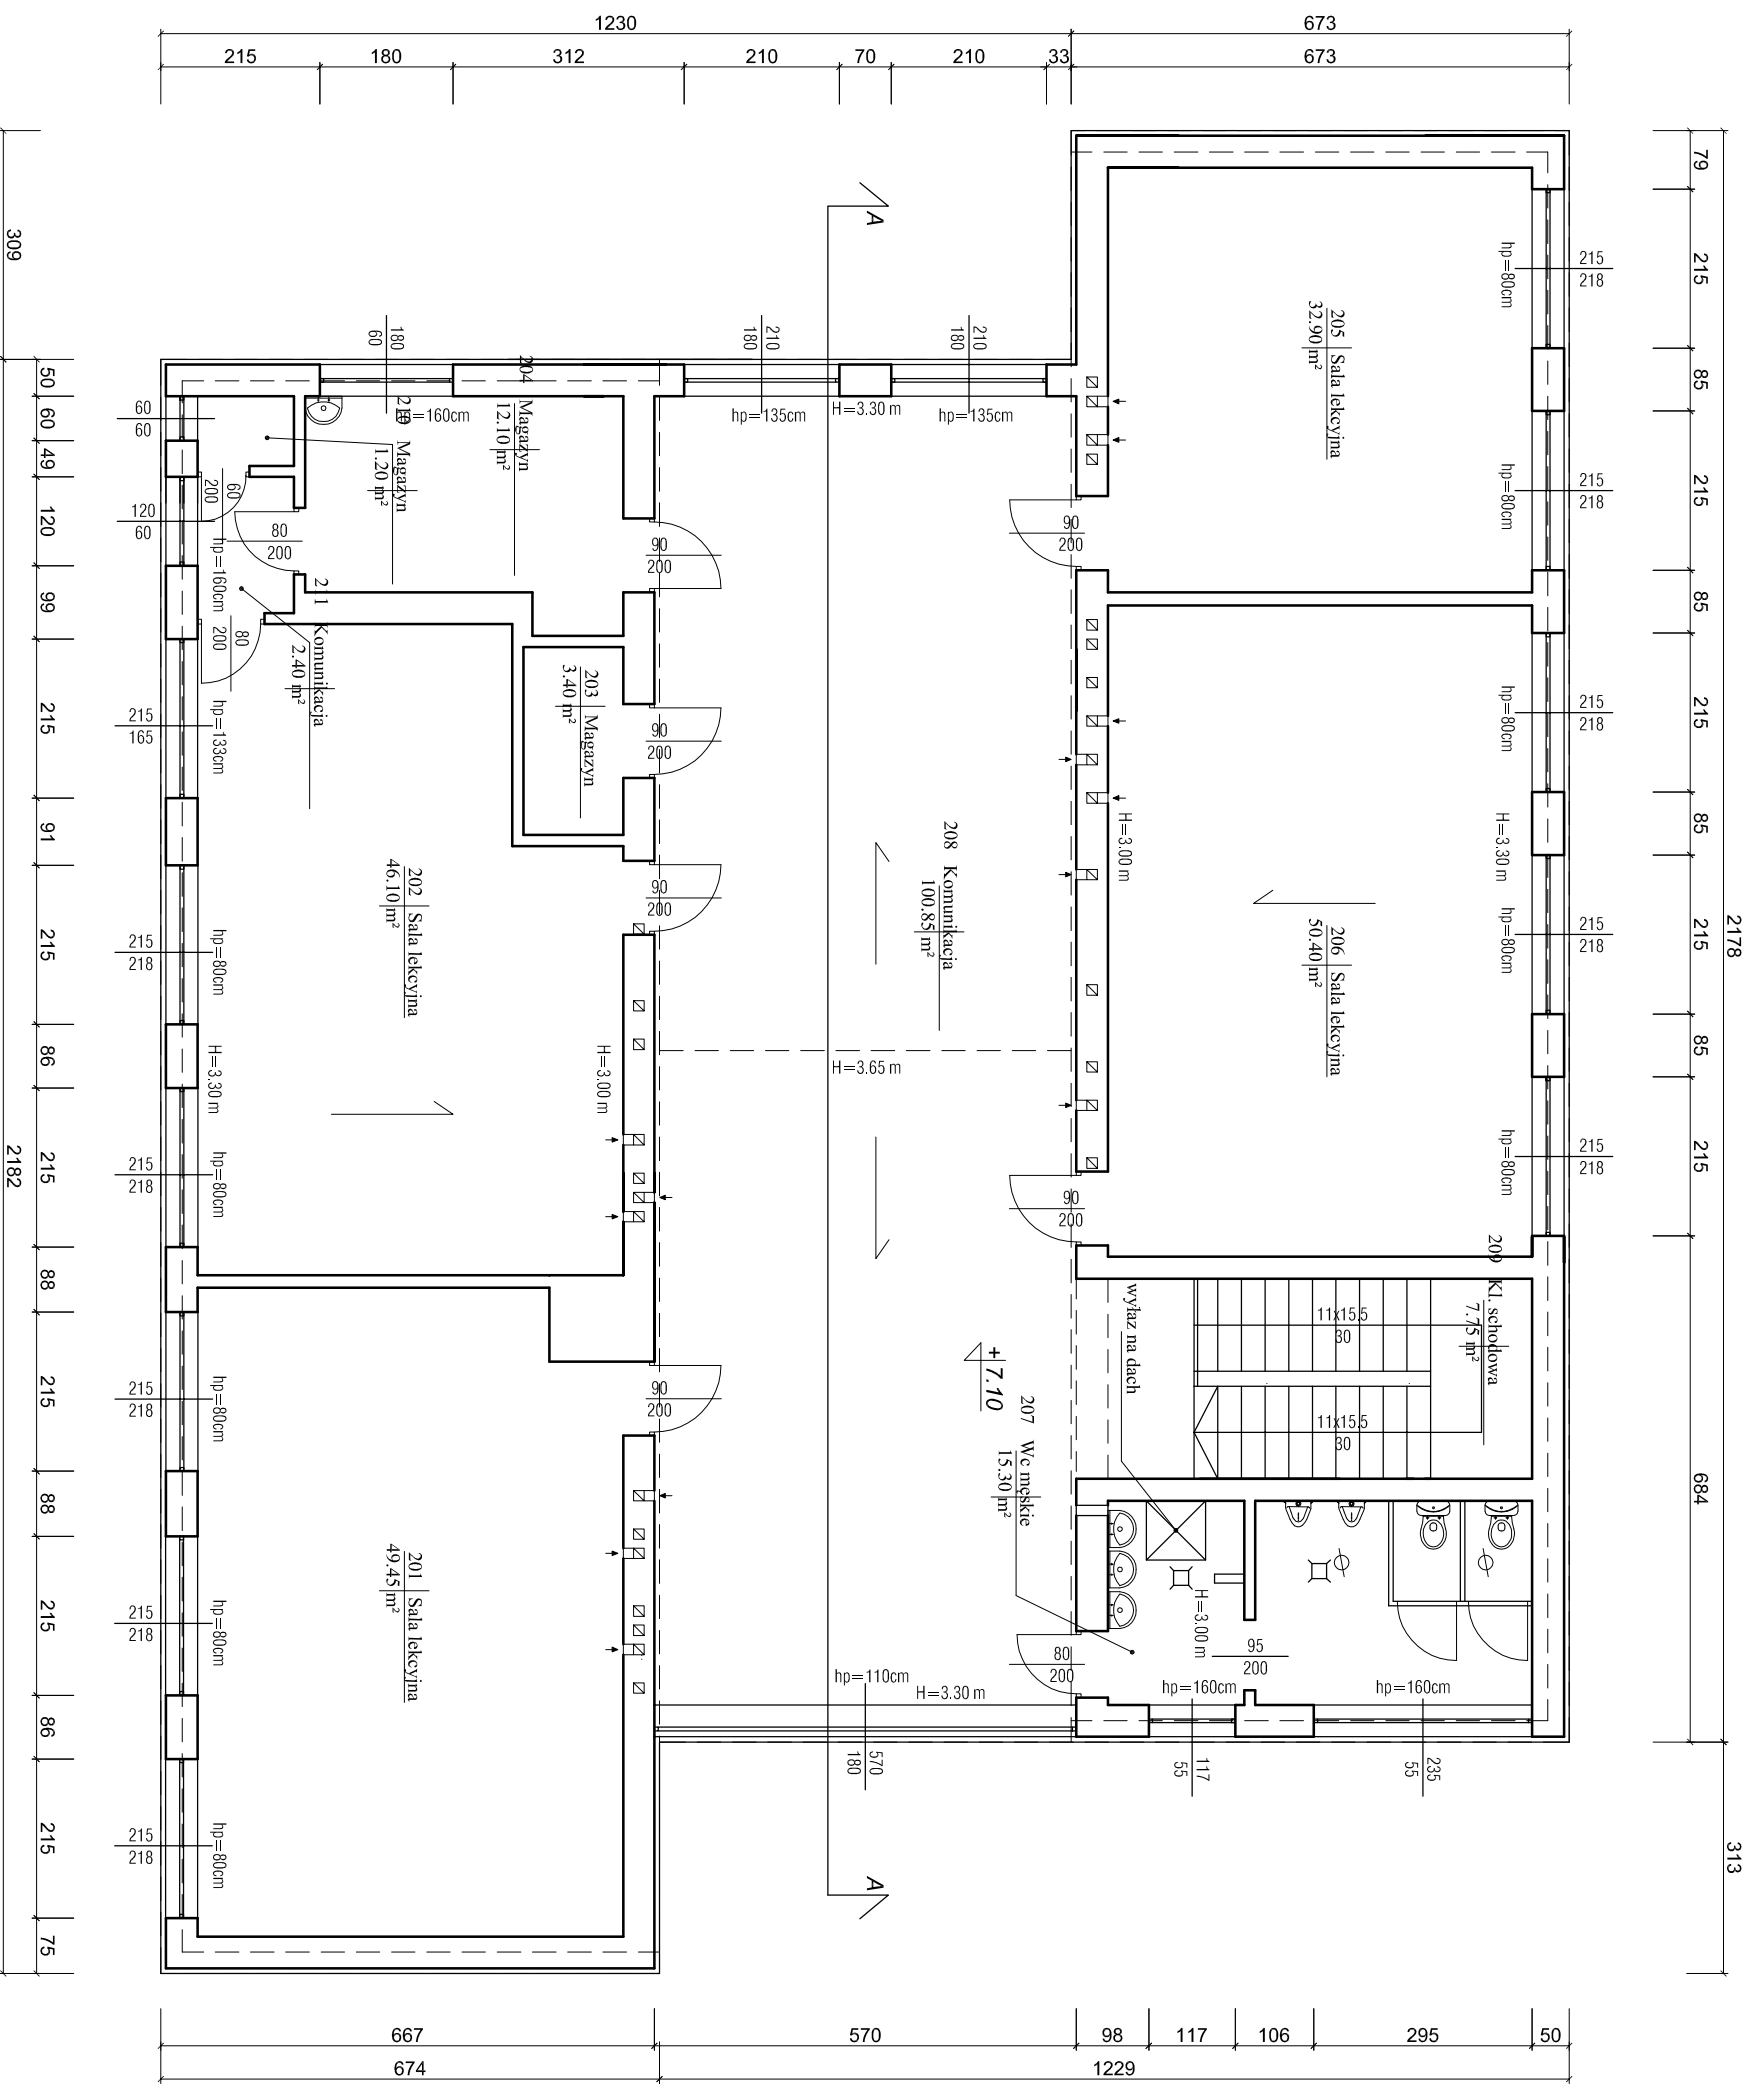


II PIĘTRO		
ZESTAWIENIE POWIERZCHNI		
LP.	NAZWA POM.	POW. [m²]
201	Sala lekcyjna	49.45
202	Sala lekcyjna	46.10
203	Magazyn	3.40
204	Magazyn	12.10
205	Sala lekcyjna	32.90
206	Sala lekcyjna	50.40
207	Wc męskie	15.30
208	Komunikacja	100.85
209	Kł. schodowa	7.75
210	Magazyn	1.20
211	Komunikacja	2.40
SUMA POWIERZCHNI		321.85 m²

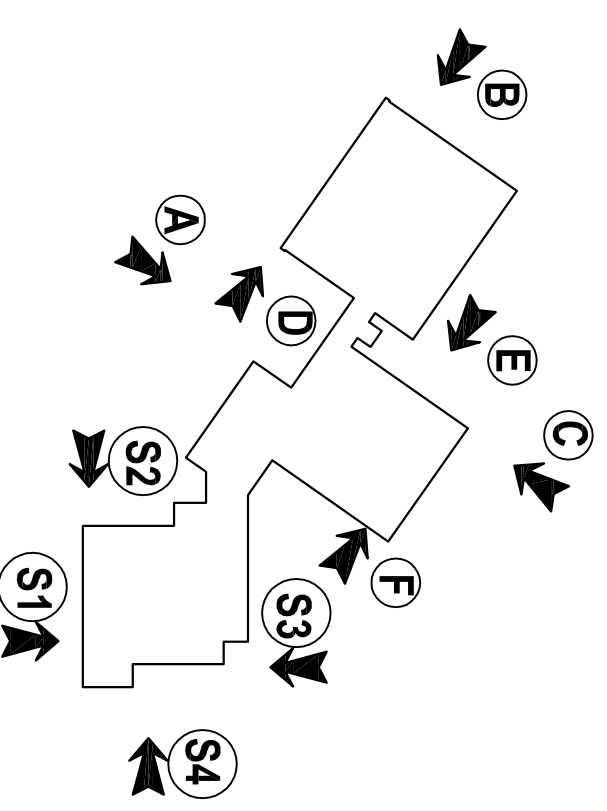


Biurowie projektowe ACGBASTY

Rodzaj inwestycji	Termomodernizacja budynku Zespołu Szkół w Darnie, ul. Górna 42, 76-231 gmina Darnica	Skala 1:100
Adres		
Inwestor	Gmina Darnica, ul. Górna 1, 76-231 Darnica	Data VIII.2015
Przedmiot rysunku	Rzut II piętra – inwentaryzacja	Nr rys. 3
Projektant	mgr inż. arch. Antoni Czokierł upr. bud. Nr FT-83861/23/84 SL-0234	Podpis


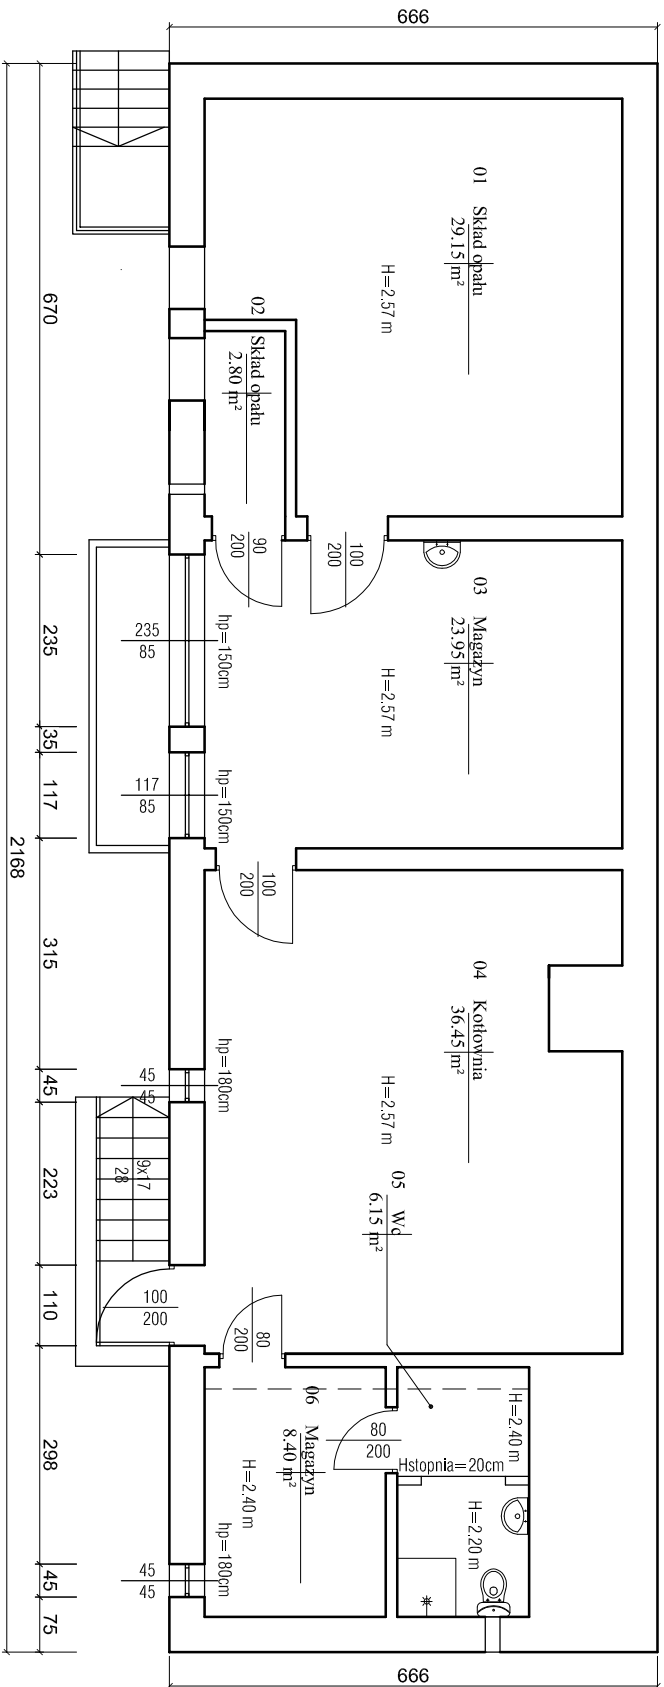


PIWNICA		
ZESTAWIENIE POWIERZCHNI	LP.	NAZWA POM.
	01	Skład opatu
	02	Skład opatu
	03	Magazyn
	04	Kuchnia
	05	Wc
	06	Magazyn
SUMA POWIERZCHNI		106.90 m²

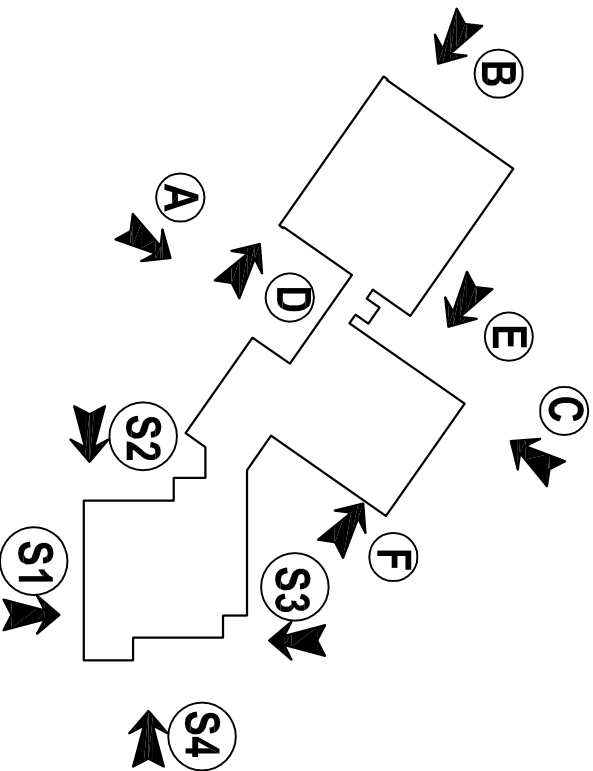

Biurowo projektowe ACBAS



Rodzaj inwestycji	Termomodernizacja budynku	Skala 1:100
Adres	Zespół Szkół w Darnie, Darnio 42, 76-231 gmina Darnica	
Investor	Gmina Darnica,	Data VIII.2015
Adres	Ul. Górna 1, 76-231 Darnica	
Przedmiot rysunku	Rzut piwnicy – inwentaryzacja	Nr rys. 4
Projektant	mgr inż. arch. Antoni Czokierł upr. bud. Nr FT-83861/23/84 SL-0234	Podpis:

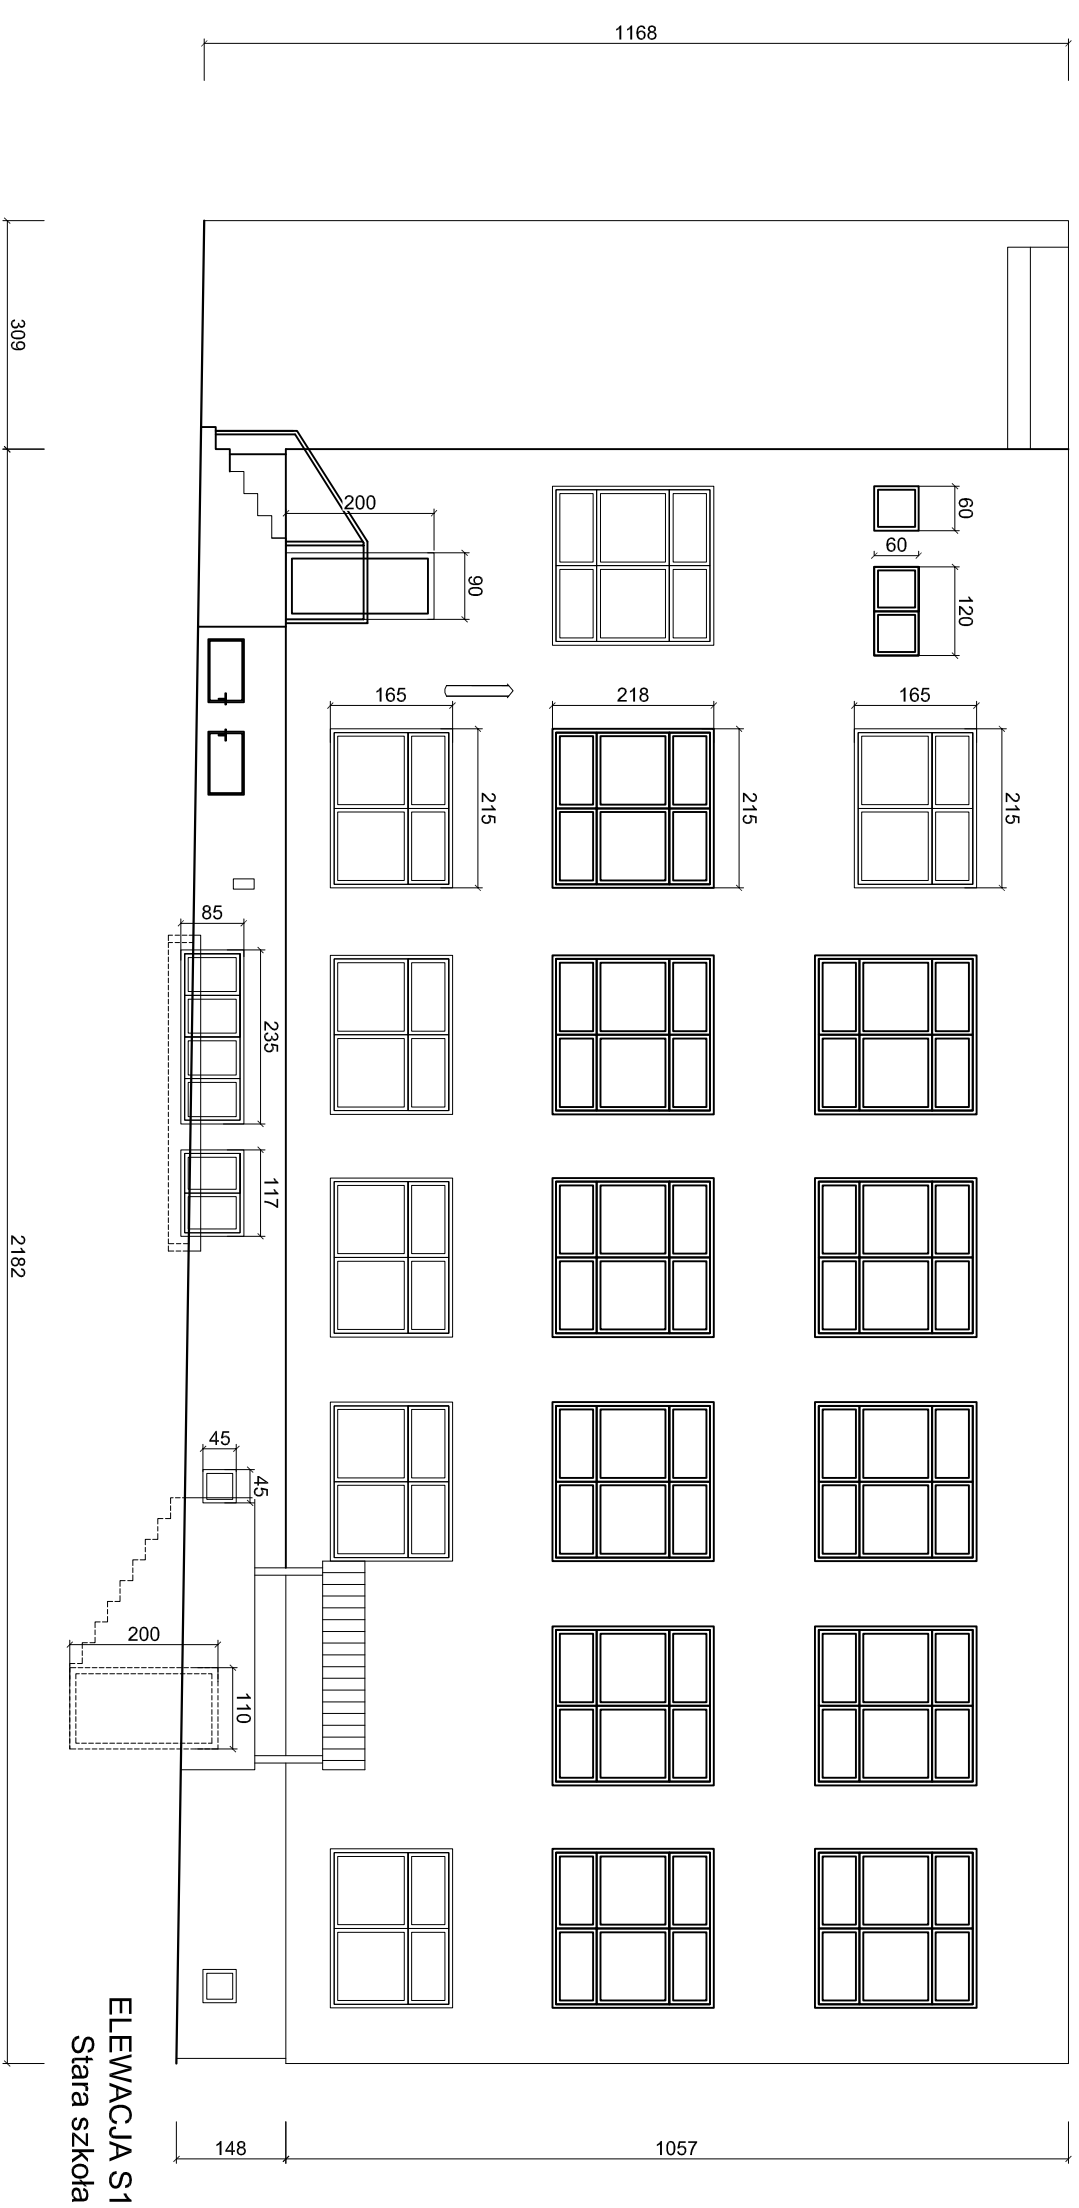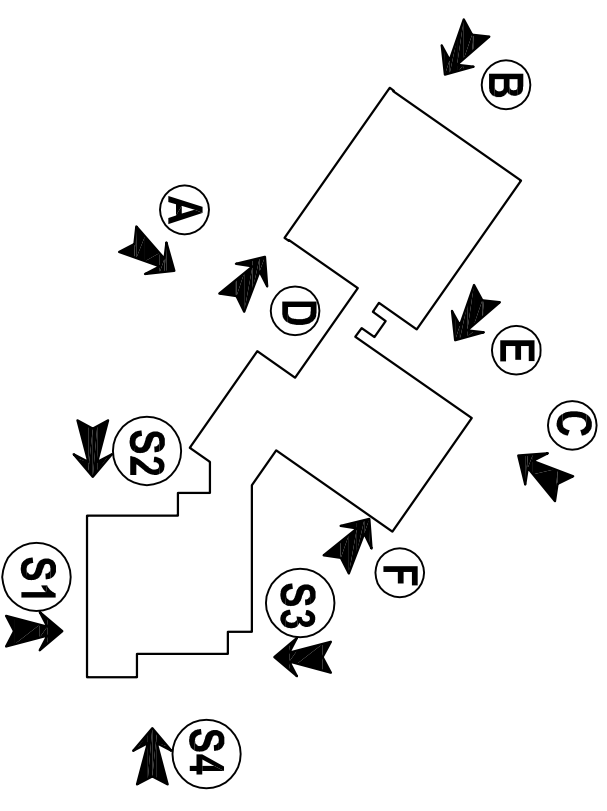

ELEWACJA S1
Stara szkoła




Biurowo projektowe ACIBAST	
Rodzaj inwestycji	Termomodernizacja budynku
Adres	Zespół Szkół w Darnie, Darnio 42, 76-231 gmina Darnica
Skala	1:100
Investor	Gmina Darnica, Ul. Górna 1, 76-231 Darnica
Adres	
Przedmiot rysunku	Elewacja S1 – inwentaryzacja
Nr rys.	6
Projektant	mgr inż. arch. Antoni Czarkert
Podpis	upr. bud. Nr FT-83861/23/84 SL-0234

Investor	Gmina Darnica, Ul. Górna 1, 76-231 Darnica	Data	VIII.2015
Adres			
Przedmiot rysunku	Elewacja S1 – inwentaryzacja	Nr rys.	6
Projektant	mgr inż. arch. Antoni Czarkert		
	upr. bud. Nr FT-83861/23/84		
	SL-0234		

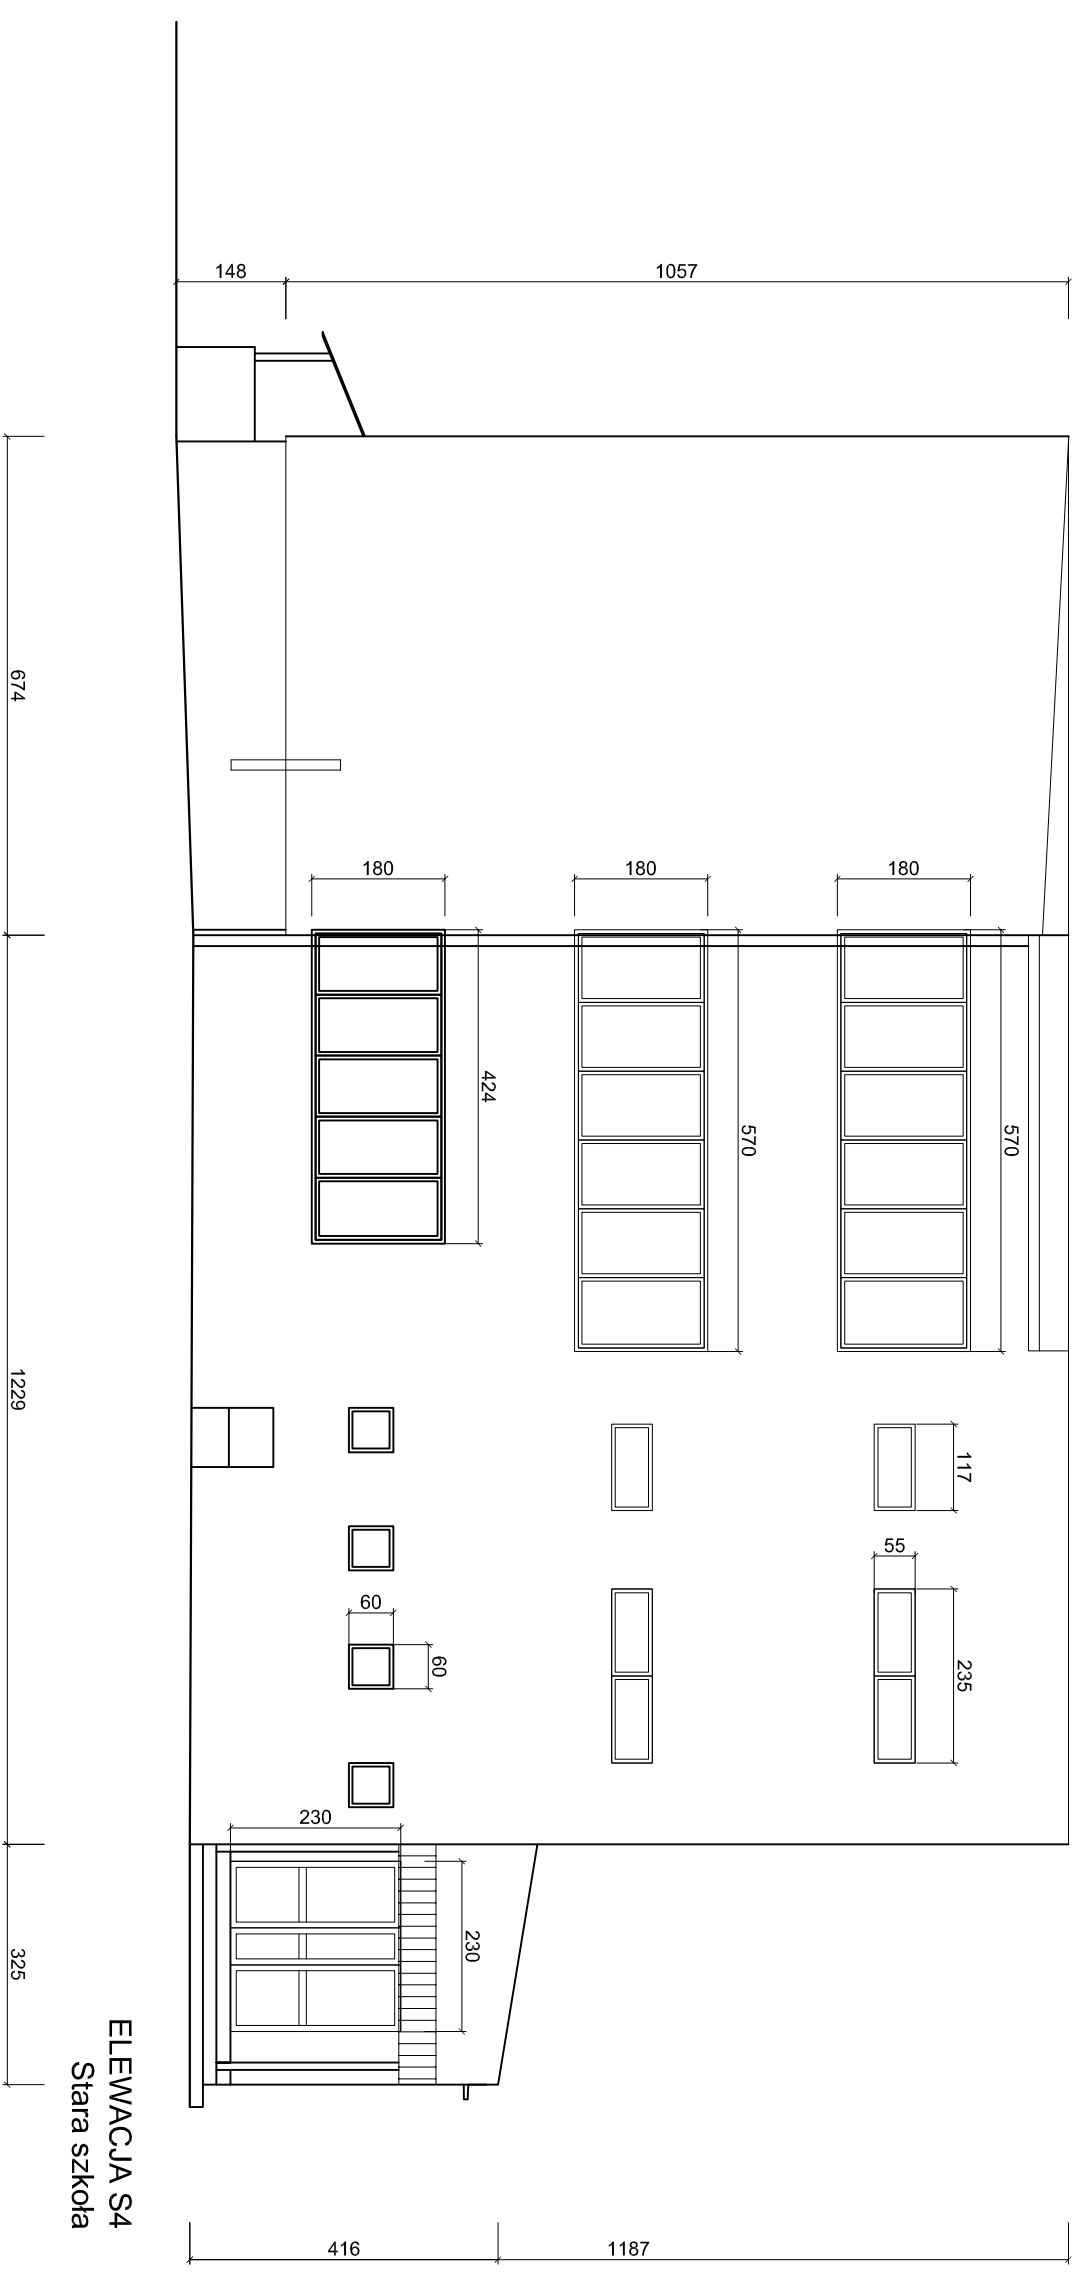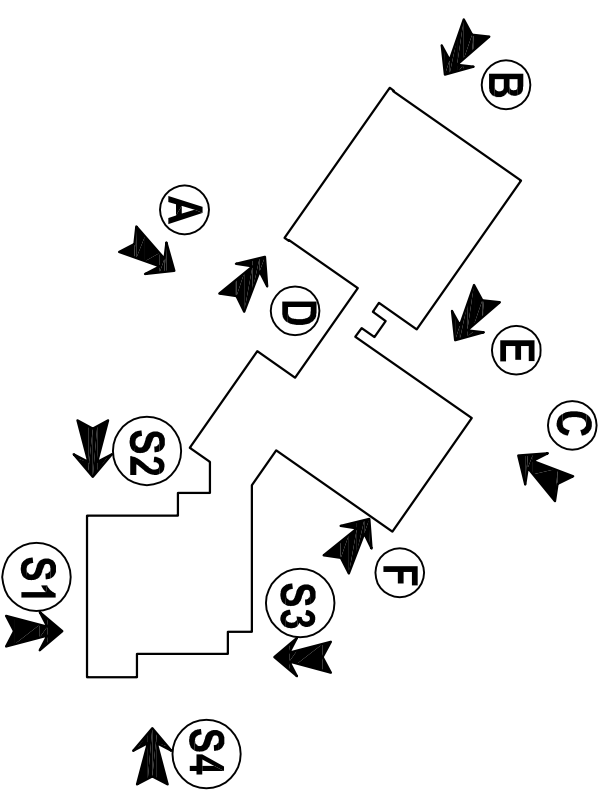


ELEWACJA S4
Stara szkoła


Biurowo projektowe ACIBAST	
Rodzaj inwestycji	Termomodernizacja budynku
Adres	Zespół Szkół w Darnie, Darnio 42, 76-231 gmina Darnica
Inwestor	Gmina Darnica, Ul. Górna 1, 76-231 Darnica
Przedmiot rysunku	Elewacja S4 – inwentaryzacja
Projektant	mgr inż. arch. Antoni Czokierł upr. bud. Nr FT-83861/23/84 SL-0234
Skala	1:100
Data	VIII.2015
Nr rys.	9
Podpis	

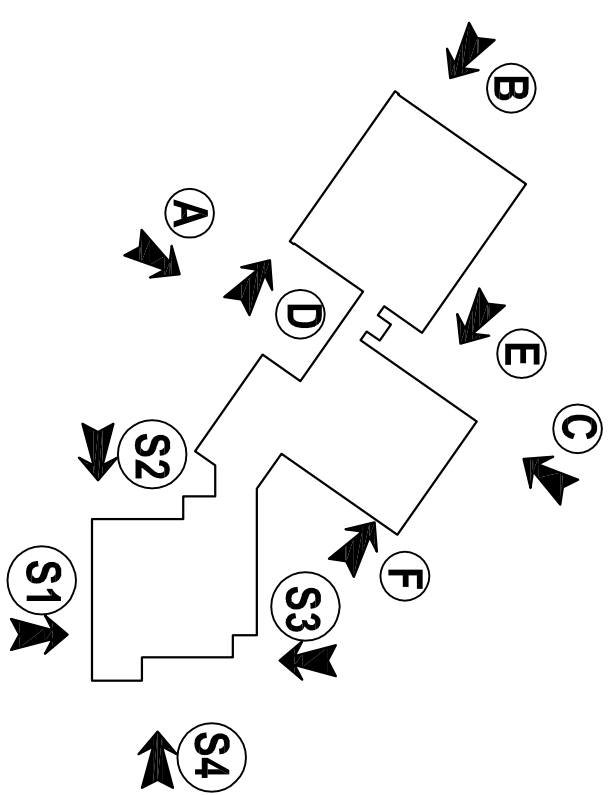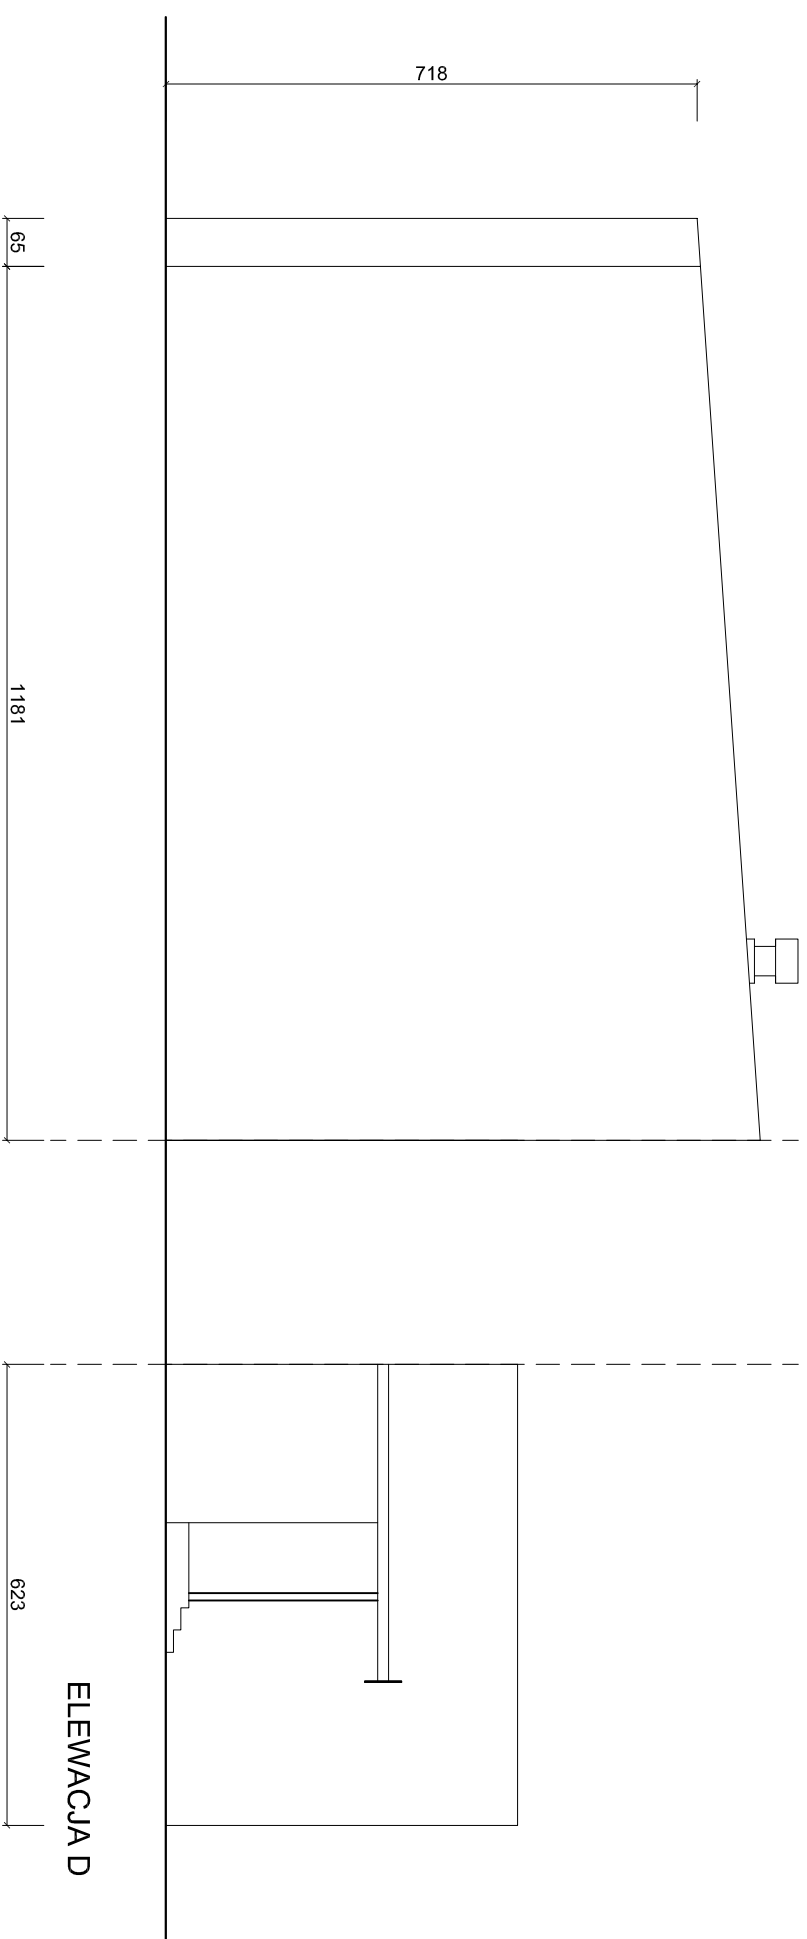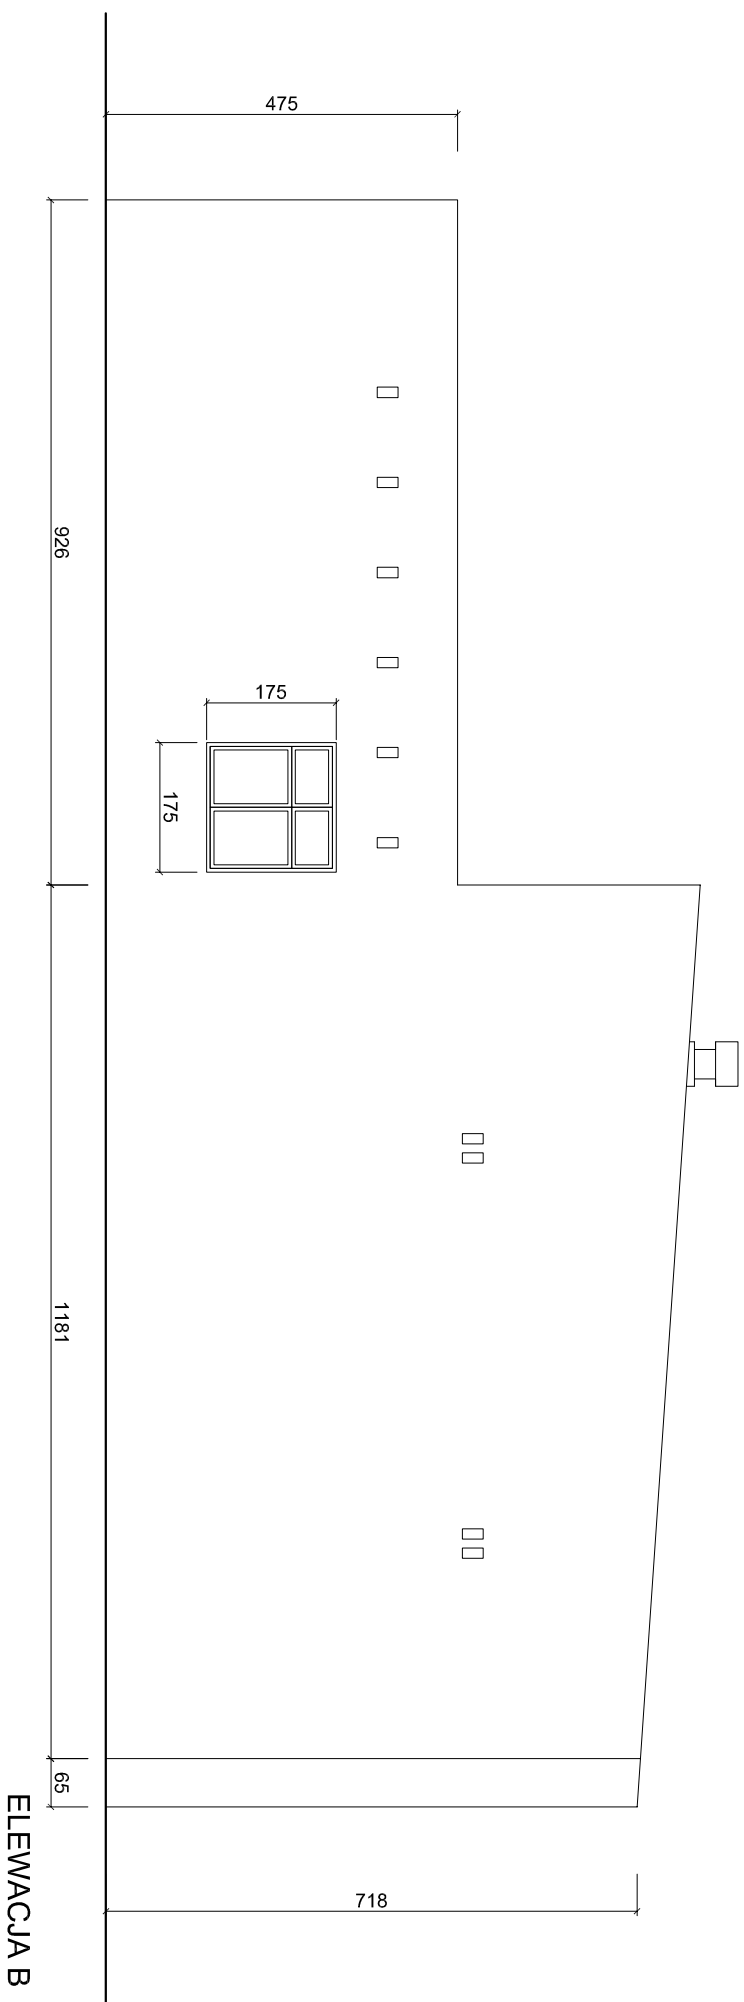

Biurowy projektowy ACIBASTY	
Rodzaj inwestycji	Termomodernizacja budynku
Adres	Zespołu Szkół w Darnie, Darnio 42, 76-231 gmina Darnica
Skala	1:100
Inwestor	Gmina Darnica, Ul. Górna 1, 76-231 Darnica
Data	VIII.2015
Przedmiot rysunku	Elewacja B, D – inwentaryzacja
Nr rys.	11
Projektant	mgr inż. arch. Antoni Czarkert
Podpis	upr. bud. Nr FT-83861/23/84
SL-0234	

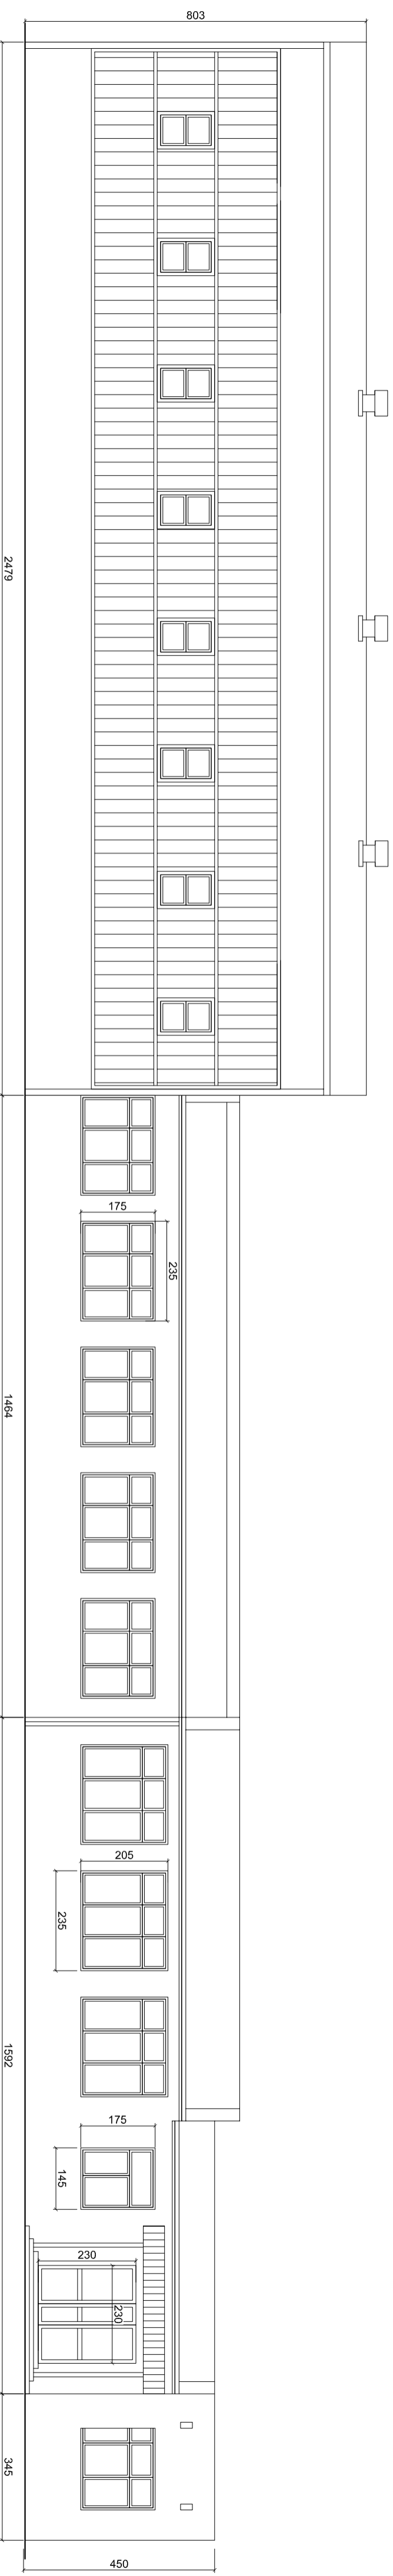


ELEVACJA A

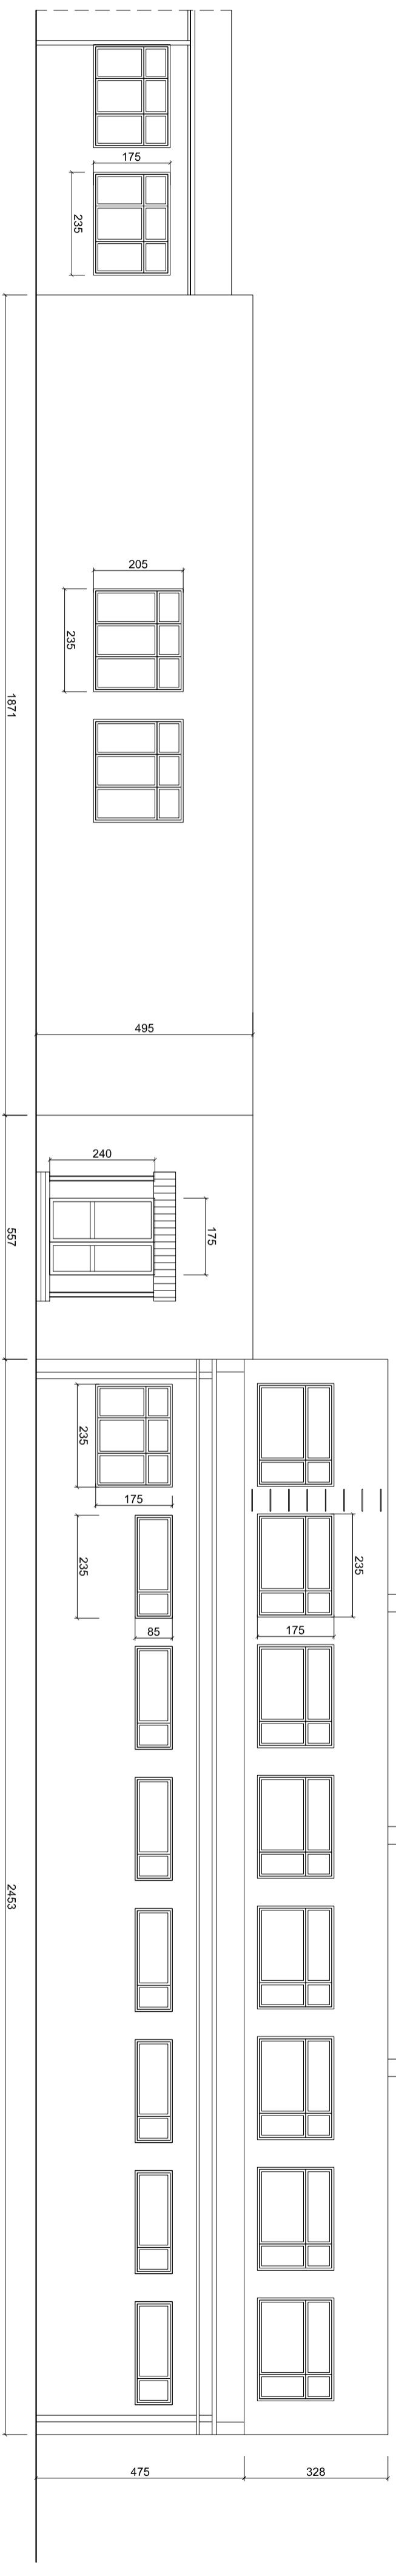

ELEVACJA C


Biuro projektowe AGBASJP	
Rodzaj:	Termomodernizacja budynku
inwestycji:	Zespółu Szkół w Dornie, Dornica
Adres:	Dornie 42, 76-231 gmina Dornica
Investor:	Gmina Dornica,
Adres:	Ul. Górna 1, 76-231 Dornica
Przedmiot rysunku:	Elewacja A, C – Inwentaryzacja
Nr rysunku:	Nr rys. 10
Projektant:	mgr inż. arch. Antoni Szacki
SI-0234	projekt

Data: VIII, 2015

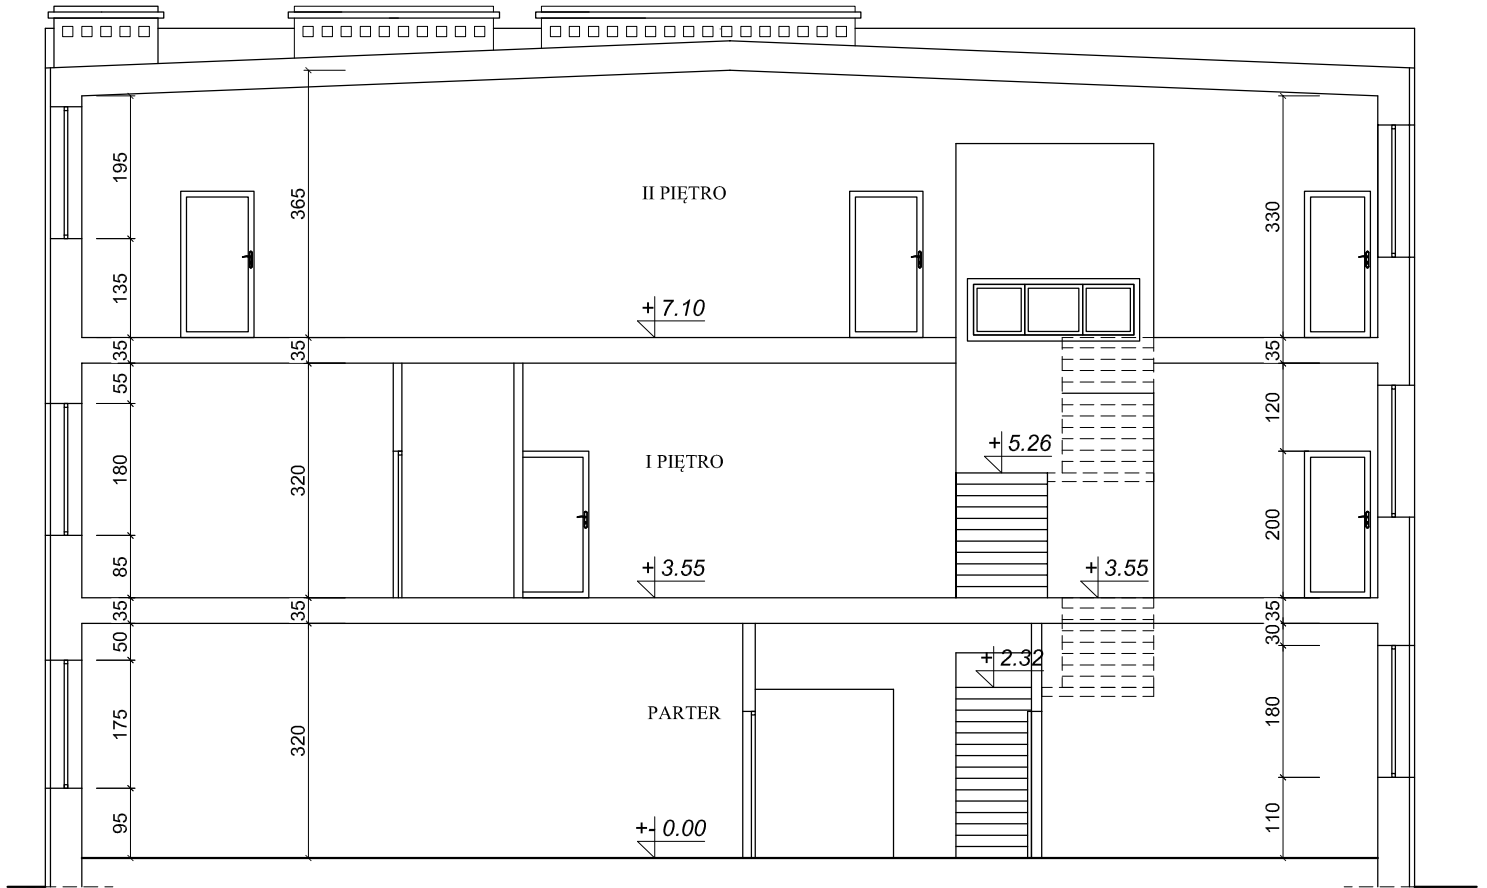


Przekrój A - A
Stara szkoła

Biurowie projektowe AGBAST		
Rodzaj inwestycji	Termomodernizacja budynku	Skala 1:100
Adres	Zespół Szkół w Damnie, Damno 42, 76-231 gmina Damnica	
Inwestor	Gmina Damnica,	Data VIII.2015
Adres	Ul. Górna 1, 76-231 Damnica	
Przedmiot rysunku	Przekrój A - A - inwentaryzacja	Nr rys. 13
Projektant	mgr inż. arch. Antoni Czakiert upr. bud. Nr FT-83861/23/84 SL-0234	Podpis:

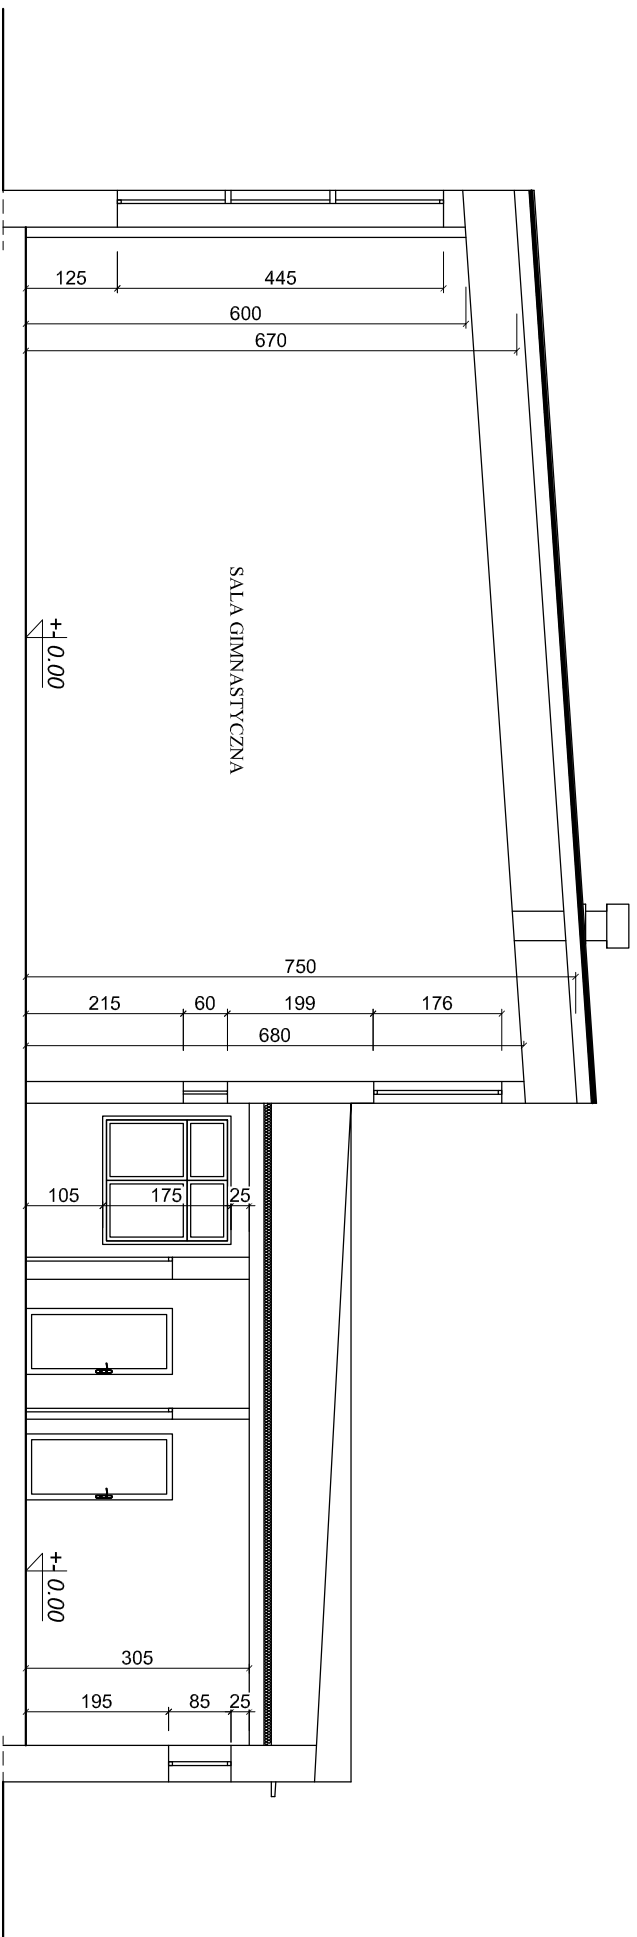

Przekrój B - B
Sala gimnastyczna

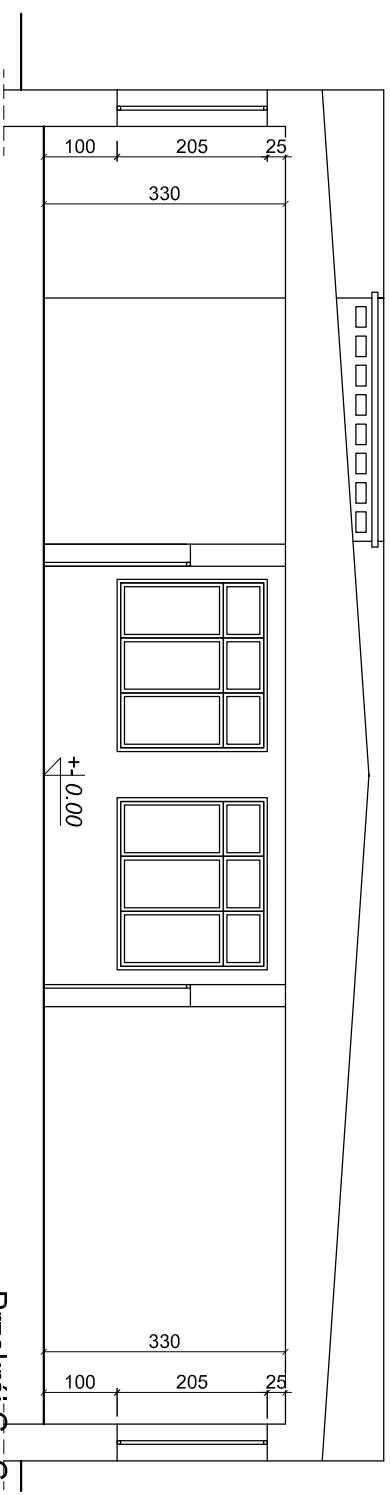

Przekrój C - C
Nowa szkoła

Biurowo projektowe A G B A S T U

Rodzaj inwestycji	Termomodernizacja budynku	Skala 1:100
Adres	Zespołu Szkół w Darnie, Darnio 42, 76-231 gmina Darnica	
Inwestor	Gmina Darnica,	Data VIII.2015
Adres	Ul. Górna 1, 76-231 Darnica	Nr rys. 14
Przedmiot rysunku	Przekrój B-B, C-C - inwentaryzacja	
Projektant	mgr inż. arch. Antoni Czokiert upr. bud. Nr FT-83861/23/84 SL-0234	Podpis: