



ROZWINIĘCIE INSTALACJI KANALIZACJI SANITARNEJ

SKALA 1:100

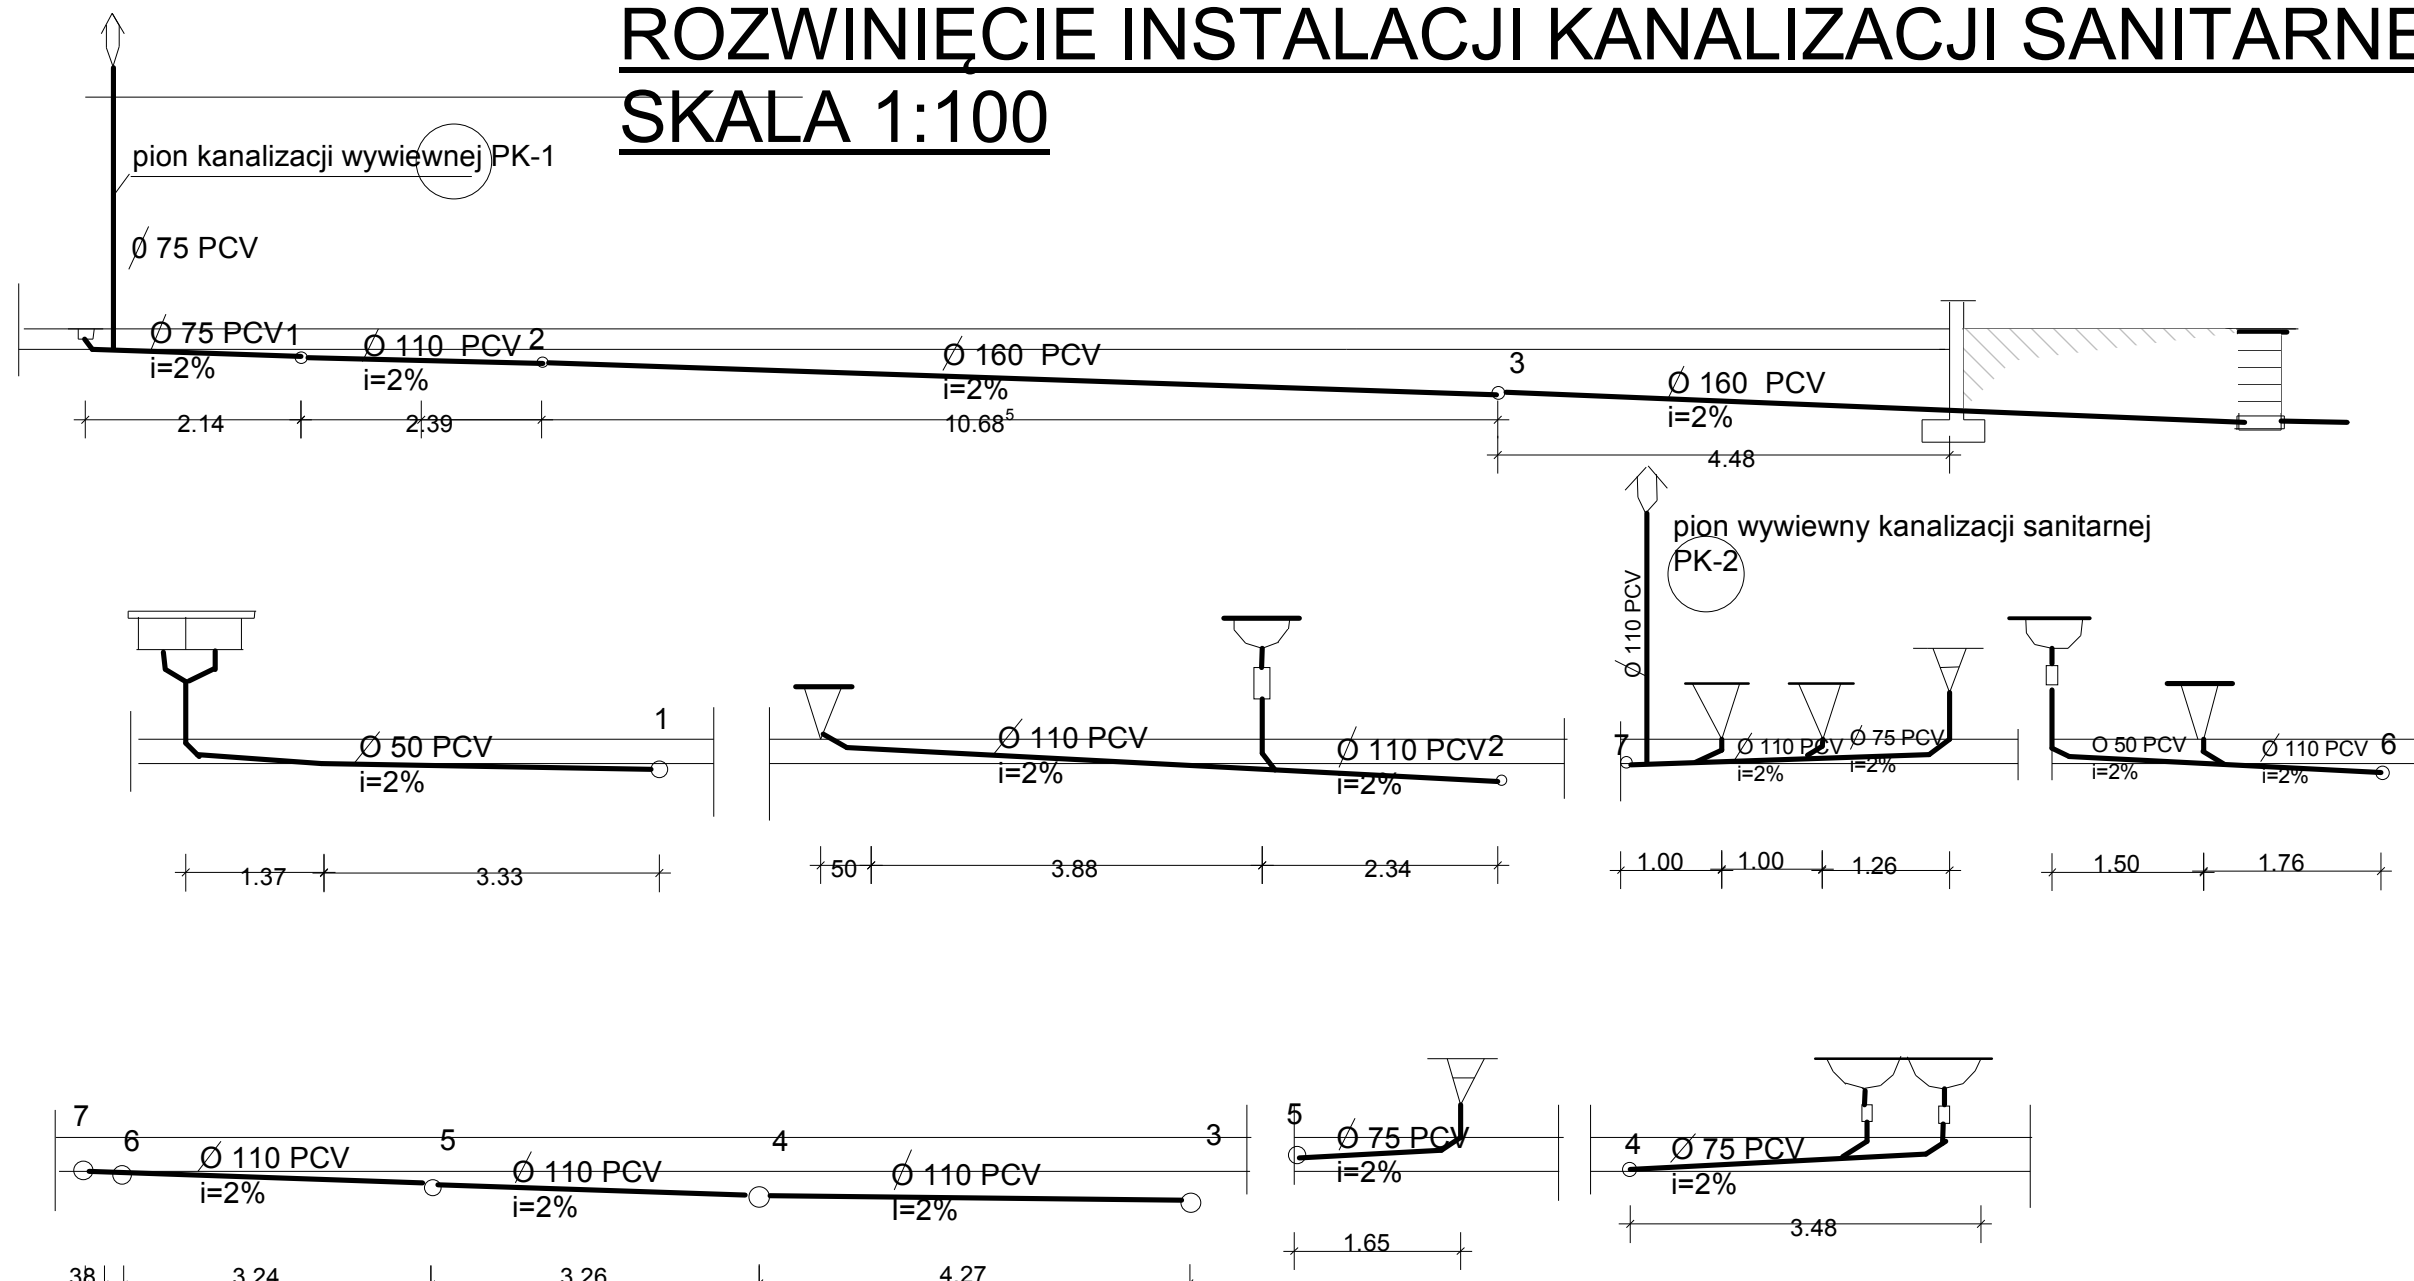

OZNACZENIA

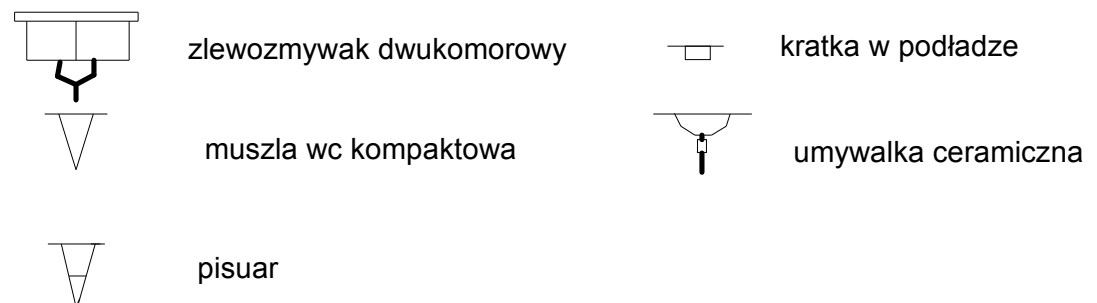

Projektant: mgr. inż Bartosz Dębski upr. POM/0196/POOS/08	podpis:
Sprawdzający: mgr.inż. Marcin Chrzan upr. POM/0047/PWOS/10	podpis:

biuro projektowe: Usługi Projektowe i Nadzór Budowlany K.Szymański ul. Sikorskiego 32B 77-100 Bytów	
Inwestor:	Gmina Damnica ul. Górna 1
Projekt:	BUDOWA ŚWIETLIC WIEJSKICH MIANOWICE DZIAŁKA 24/5 gmina DAMNICA
Tytuł:	instalacja wod-kan
Podpis:	Nr rys.: KW-2 Skala: 1 : 75 Data: 2016-08-18