


RZUT PRZYZIEMIA skala 1:100

INSTALACJA WOD-KAN

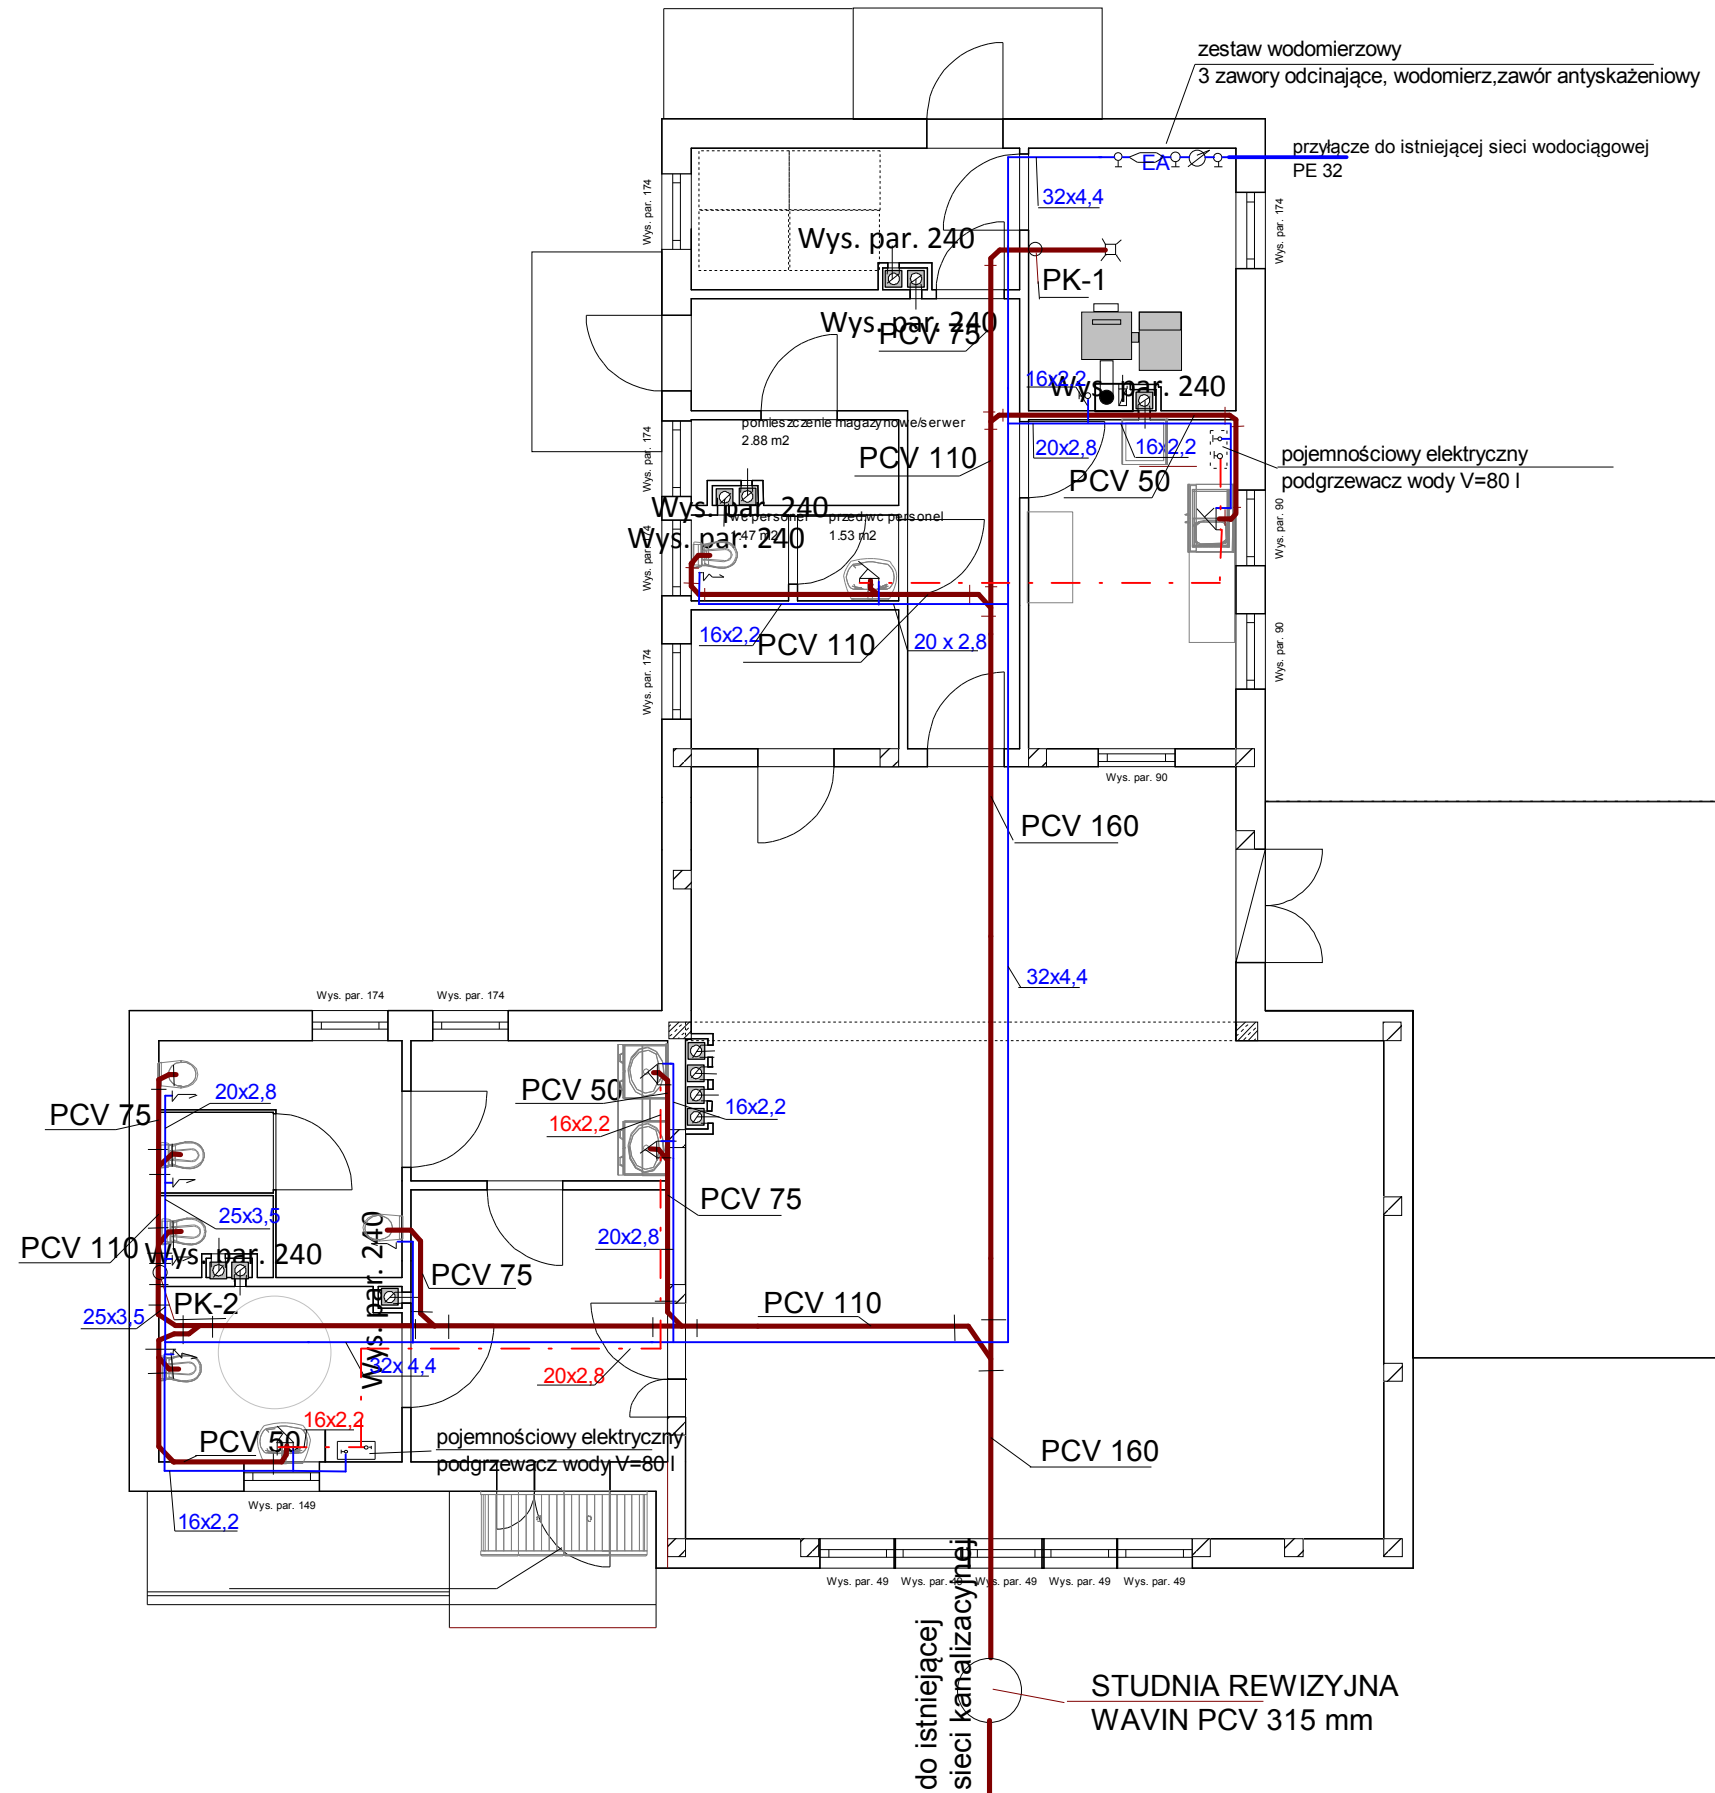

LEGENDA

- instalacja zimnej wody
- - - instalacja ciepłej wody
- instalacja kanalizacji sanitarnej

Projektant: mgr.inż. Bartosz Dębski upr. POM/0196/POOS/08	podpis:
Sprawdzający: mgr.inż. Marcin Chrzan upr. POM/0047/PWOS/10	podpis:
biuro projektowe :Usługi Projektowe i Nadzór Budowlany K.Szymański ul. Sikorskiego 32B 77-100 Bytów	
Inwestor: Gmina Damnica ul. Górna 1	
Projekt: budowa świetlic wiejskich Mianowice działka 24/5 gmina Damnica	
Tytuł: INSTALACJA WOD-KAN	
Podpis: Nr rys.: WK-1 Skala: 1 : 100 Data: 2016-08-18	