


# RZUT DACHU SKALA 1:100

## instalacja odgromowa

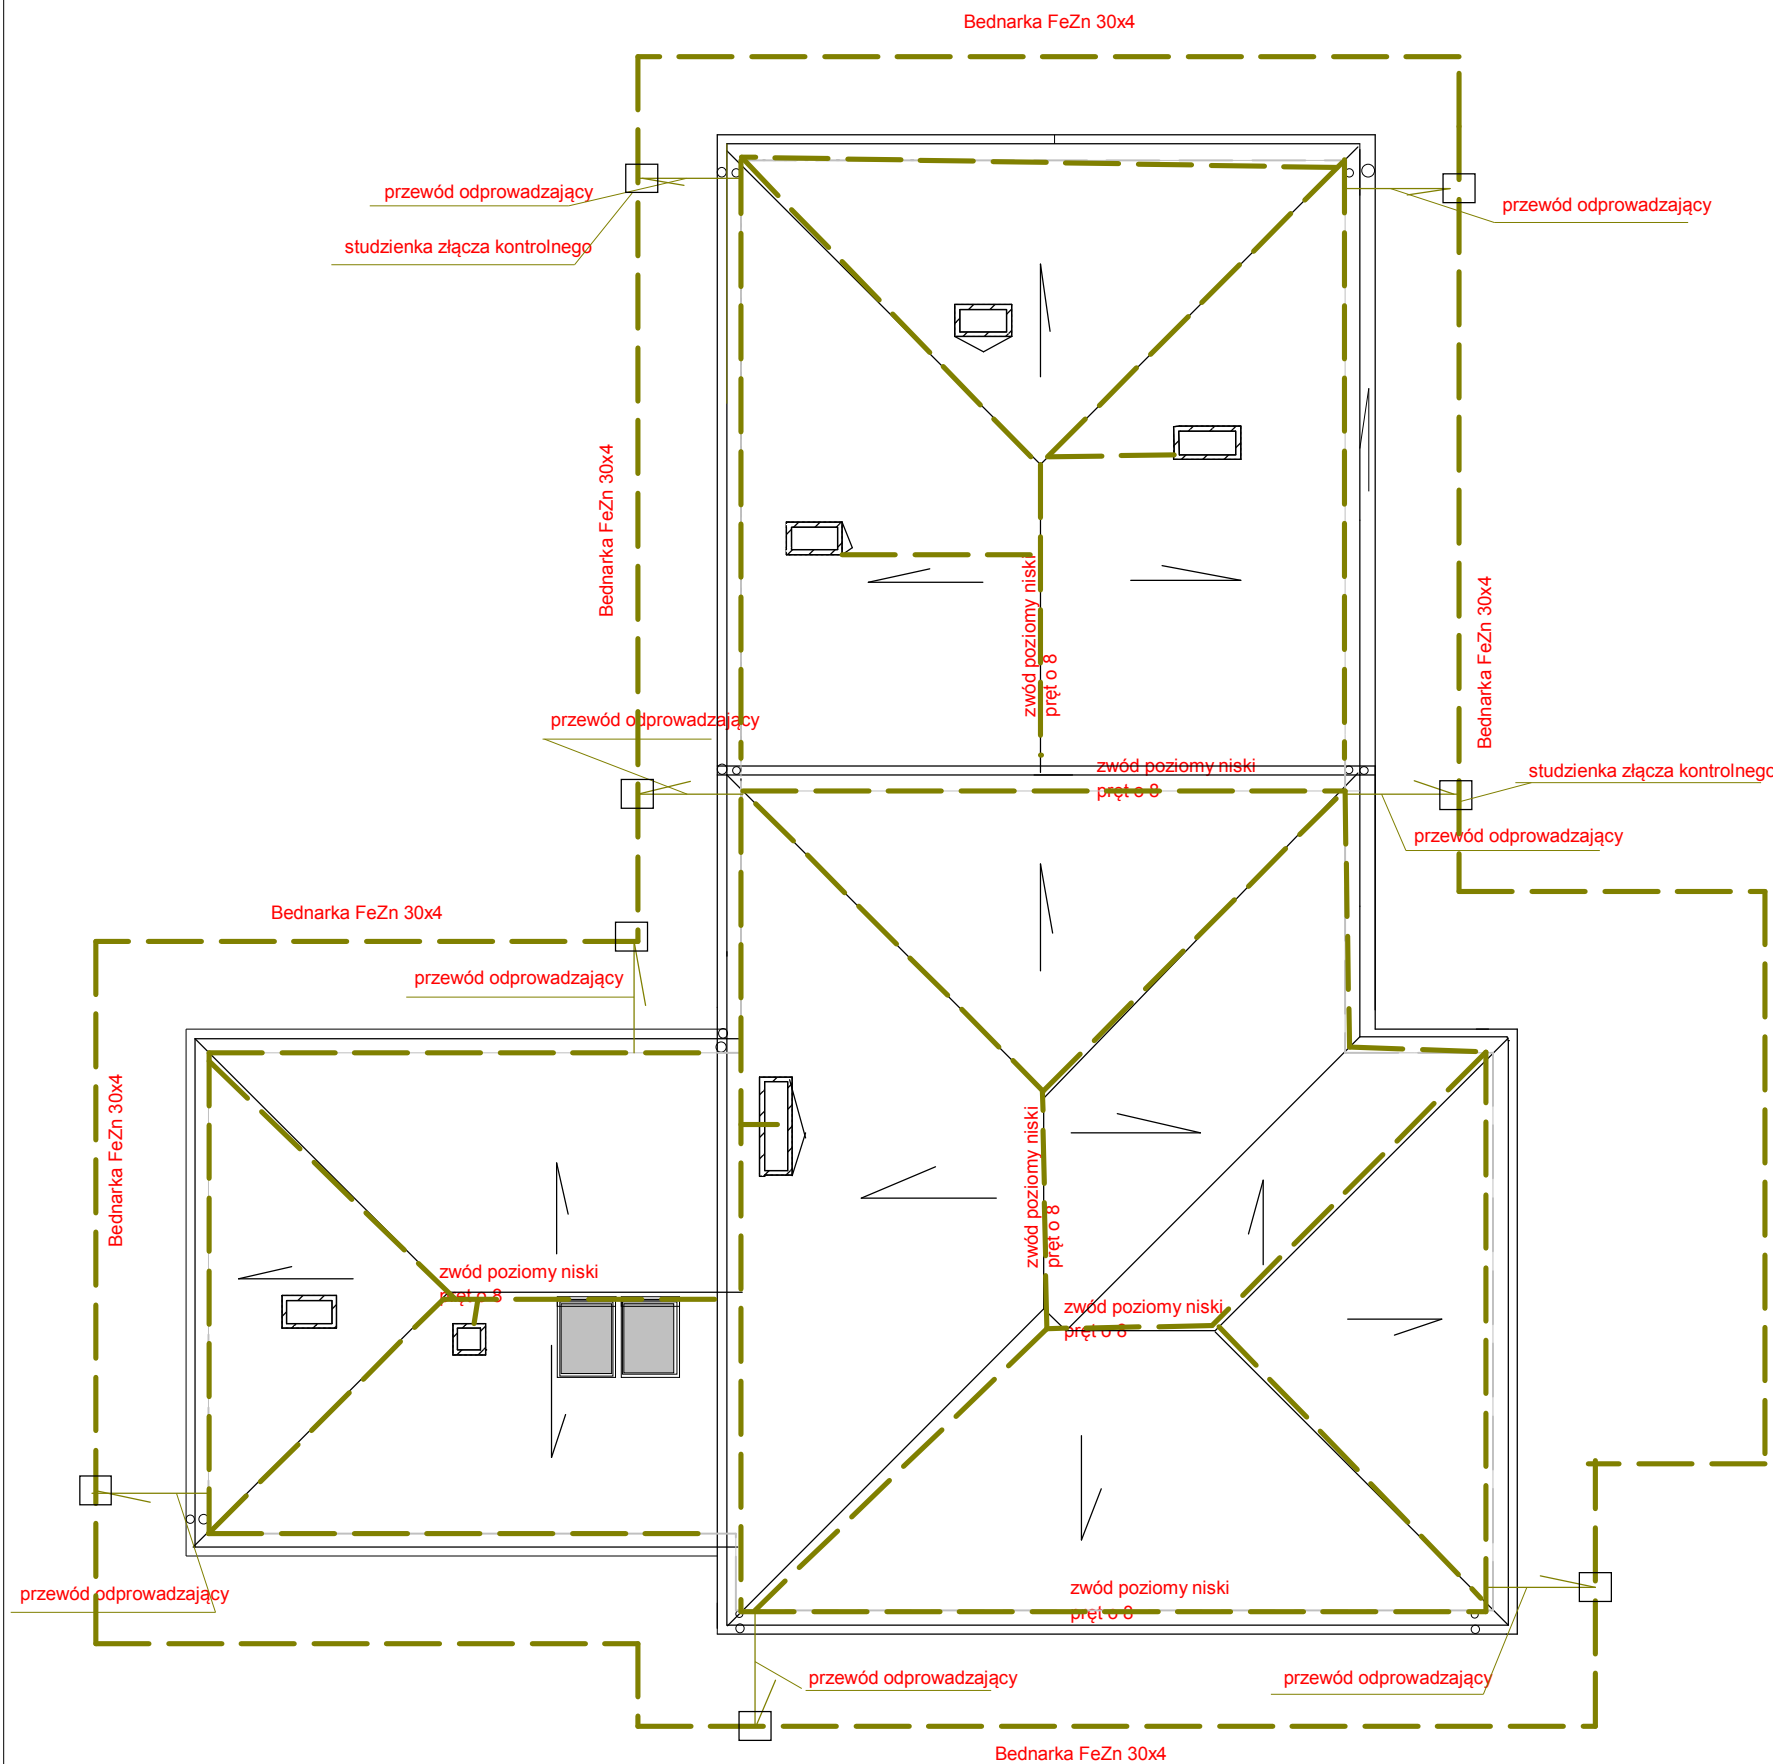

### OZNACZENIA

----- instalacja odgromowa i uziemiająca

|   |         |
|---|---------|
| Projektant: mgr.inż. Roman Mański<br>upr. 121/Gd/01   | Podpis: |
| Sprawdzający: mgr.inż. Mirosław Panasiak<br>upr. BK.I.F.7342/356/98                                     | podpis: |
| biuro projektowe: Usługi Projektowe i Nadzór Budowlany K. Szymański<br>ul. Sikorskiego 32B 77-100 Bytów |         |
| Inwestor: Gmina Damnica<br>ul. Górna 1  |         |
| Projekt: budowa świetlic wiejskich INSTALACJA ELEKTRYCZNA<br>Mianowice działka 24/5 gm. Damnica         |         |
| Tytuł: instalacja elektryczna   |         |
| Podpis: Nr rys.: <b>E-3</b> Skala: 1 : 100 Data: 2016-08-18   |         |