

PLAN ZAGOSPODAROWANIA TERENU
SIEĆ WODOCIĄGOWA
skala 1 : 500


OZNACZENIA:
SIEĆ WODOCIĄGOWA

- projektowane rurociągi
- k - kolana i łuki PE
- t - trójniki wod. żel. koln.
- ODp - odpowietznik koln. Dn50
- z - zaślepki PE 40
- wc - proj. włączenie do istn. rurociągów
- nw - nawierтки do rur PE dn 90/40
- hp - hydrant p-poż. naziemny Dn 80
- zk - zasowy wod. żel. kolnierzowe

Za zgodność mapy do celów projektowych z
oryginałem:

inż. Henryk Ragin

1 : 500	INWESTOR: Gmina Damnica ul. Górna 1 76-231 Damnica
RYS. NR 1/6 DATA : 12.2015	OBIEKT : Rozbudowa sieci wodociągowej Paprzyce – Wielogłowy gm. Damnica
"KOMUNALKA" Przedsiębiorstwo Projektowo-Wykonawcze inż. Ragin Henryk 76-200 Szepki ul. Bot. Chłopskich 6/27 tel. (80)768-48-83	TEMAT : Plan zagospodarowania terenu Sieć wodociągowa
PROJEKTOWAŁ : inż. Henryk Ragin	SPRAWDZIŁ: inż. Leszek Cwirko
upr.proj.nr POM/0209/POOS/08	upr.proj.nr UAN/8346/103/82

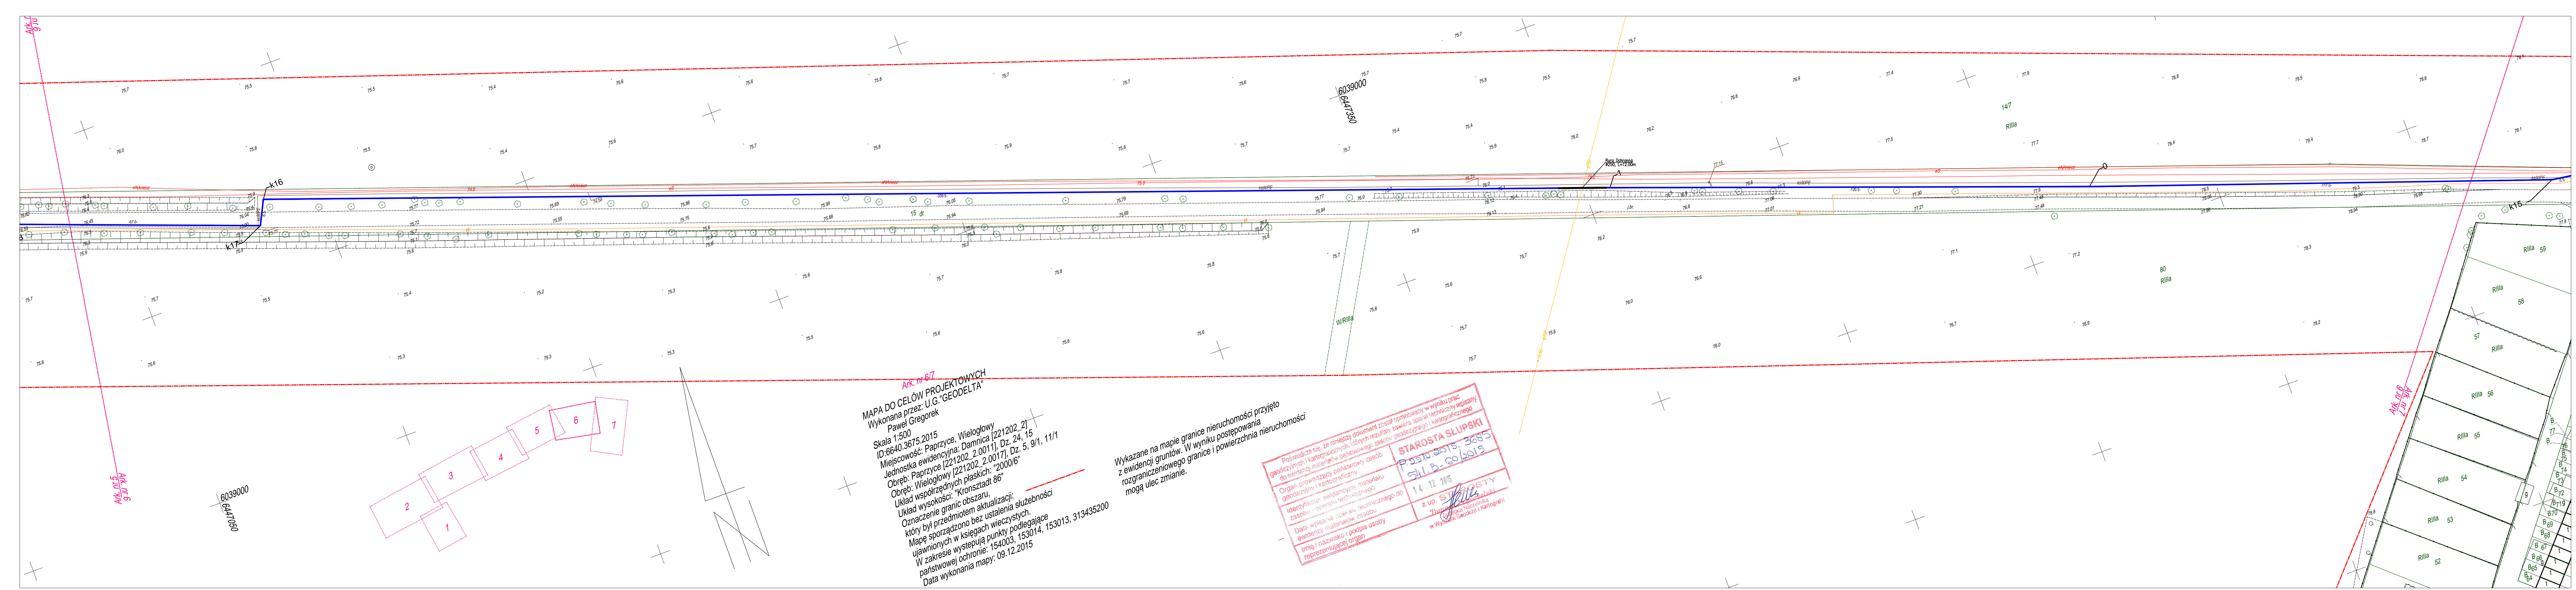

Ark. nr 6/7
MAPA DO CELÓW PROJEKTOWYCH
Wykonana przez: U.G. "GEODELTA"
Paweł Gregorek
Skala 1:500
ID:6640.3675.2015
Miejscowość: Paprzyce, Wielogłowy
Jednostka ewidencyjna: Damnica [221202_2]
Obręb: Paprzyce [221202_2.0017], Dz. 24, 15
Obręb: Wielogłowy [221202_2.0017], Dz. 5, 9/1, 11/1
Układ współrzędnych płaskich: "2000/6"
Układ wysokości: "Kronsztadt 86"
Oznaczenie granic obszaru,
który był przedmiotem aktualizacji:
Mapę sporządzono bez ustalenia służebności
ujawnionych w księgach wieczystych.
W zakresie występują punkty podlegające
państwowej ochronie: 154003, 153014, 153013, 313435200
Data wykonania mapy: 09.12.2015

Wykazane na mapie granice nieruchomości przyjęto
z ewidencji gruntów. W wyniku postępowania
rozgraniczeniowego granice i powierzchnia nieruchomości
mogą ulec zmianie.

Poswiadcza się, że niniejszy dokument został opracowany w wyniku prac
geodezyjnych i kartograficznych i brych rezultat zawiera oporząd techniczny wpisany
do ewidencji materiałów państwowego zasobu geodezyjnego i kartograficznego


Organ prowadzący państwowy zasob
geodezyjny i kartograficzny

Identyfikator ewidencyjny materiału
zasobu - operatem technicznego do

Data wpisania operatem technicznego do
ewidencji materiałów zasobu

Imię i nazwisko i podpis osoby
reprezentującej organ

STAROSTA SŁUPSKI
P. SŁOPIA 3015-3685
541.5.60/2015
14.12.2015
z up. SŁOPIA
Tomasz Słupski
w Wydziale Geodezji i Kartografii

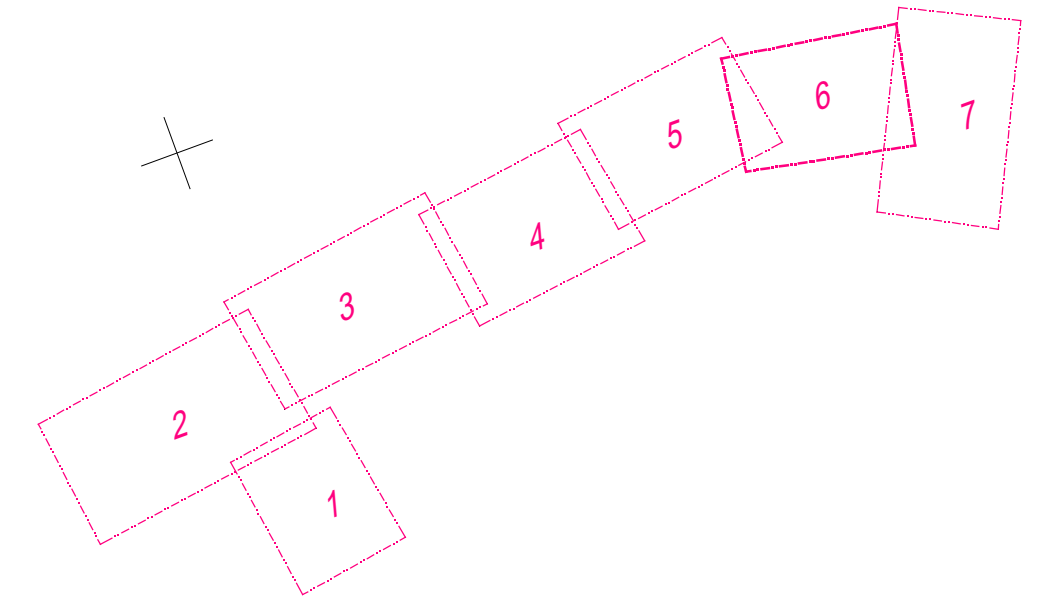

6039000
641350