
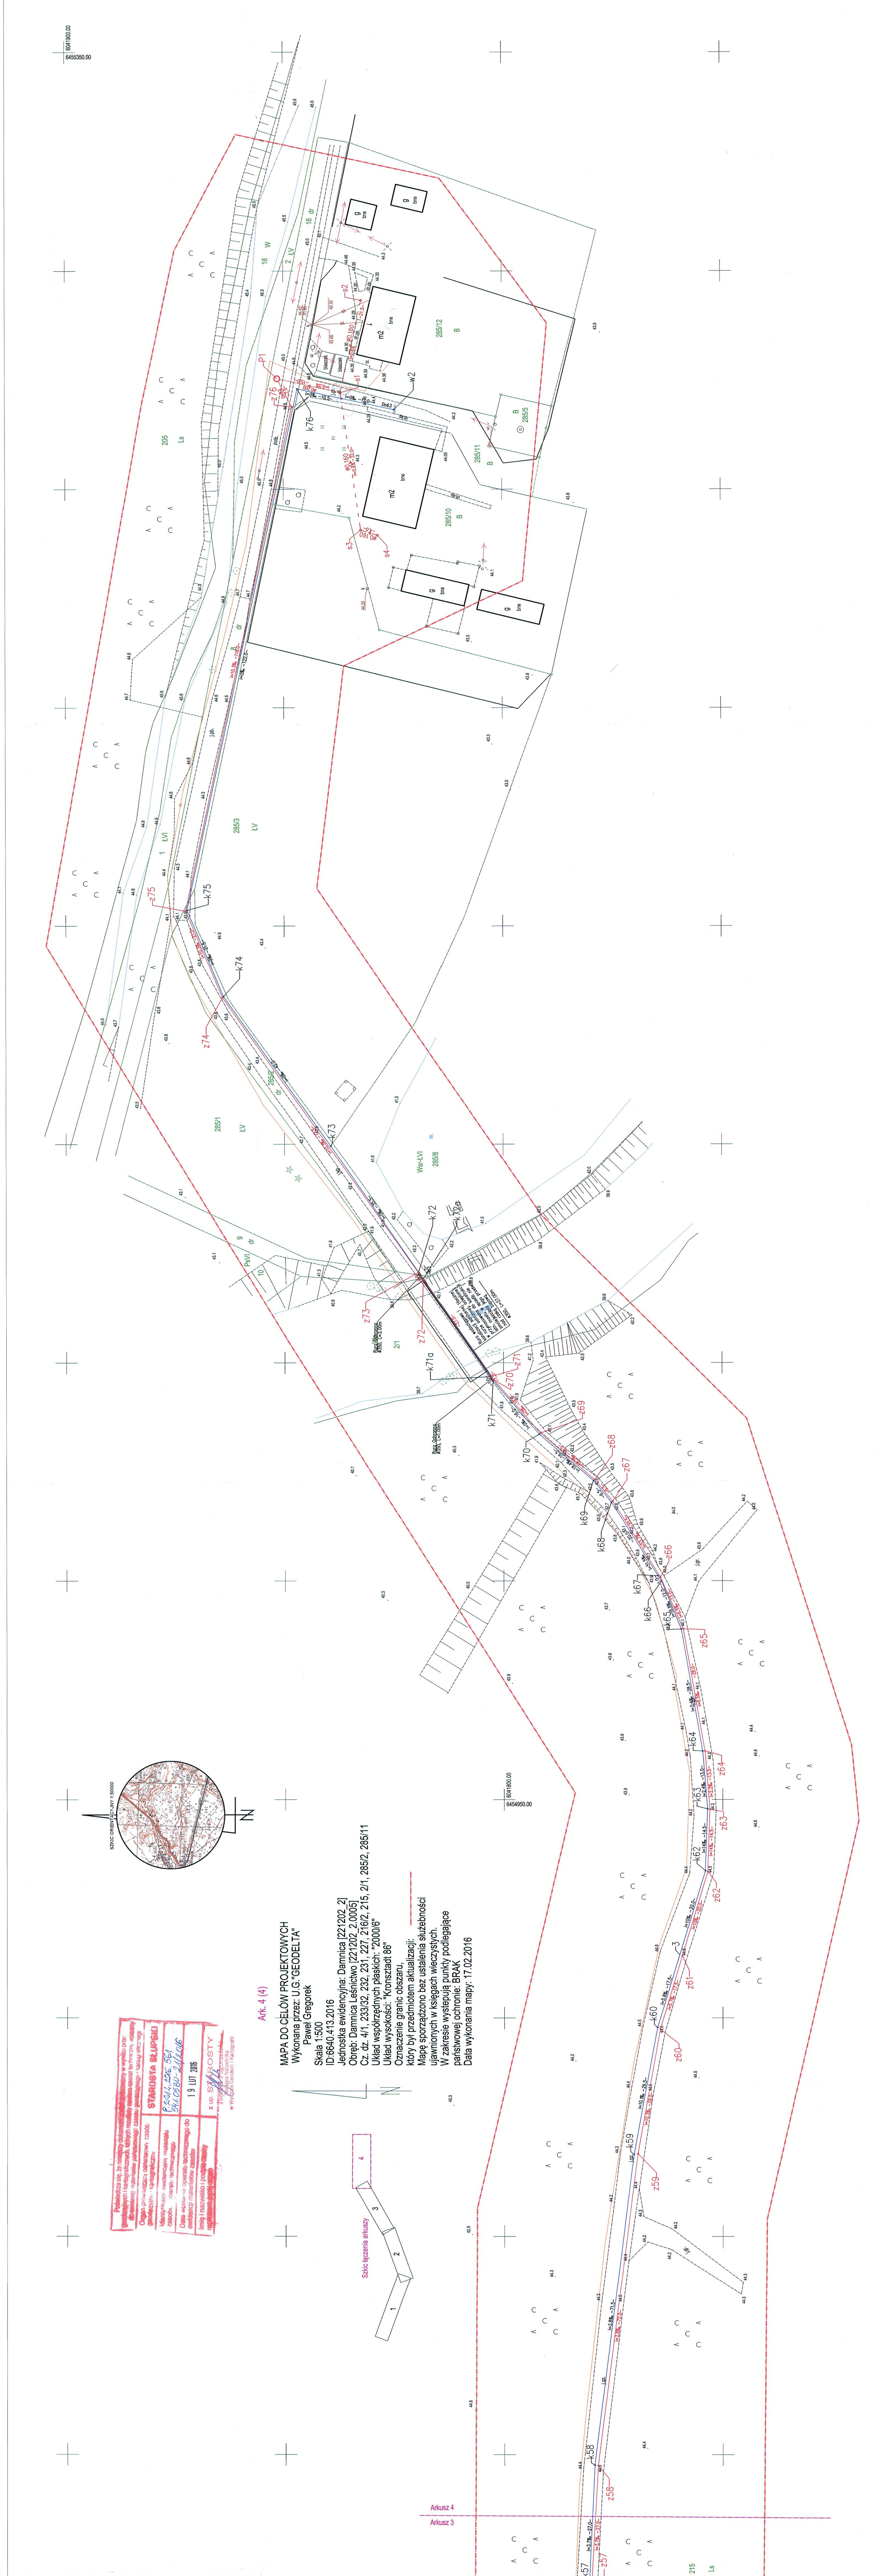


**PLAN ZAGOSPODAROWANIA TERENU
SIECI WOD.-KAN.
OSIEDLE RYBACKIE W DAMNICY
skala 1 : 500**

STAROSTWO POWIATOWE
w SŁUPSKU
(2)

Projektant: 21.10.2016 Wykonawca: 21.10.2016 Data: 21.10.2016	
Nazwa: STAROSTWA SŁUPSKA Adres: ul. Wolności 10 64-600 Słupsk	Data: 19 LUT 2016 z up. STAROSTY w Słupsku

MAPA DO CEŁÓW PROJEKTOWYCH
Wykonana przez: U.G. "GEODELTA"
Paweł Gregorek
Skala 1:500
ID: 6640.413.2016
Jednostka ewidencyjna: Damnica [221202.2]
Obręb: Damnica Leśnictwo [221202.2.0005]
Cz. dr. 411, 233392, 232, 231, 227, 2162, 215, 211, 285/2, 285/11
Układ współrzędnych: plesskich "2000/6"
Układ wysokości: "Konsztaadt 86"
Oznaczenie granic obszaru:
kóry był przedmiotem aktualizacji:
Mapę sporządzono bez ustalenia służebności
ujawnionych w księgach wieczystych.
W zakresie występują punkty podlegające
państwowej ochronie: BRAK
Data wykonania mapy: 17.02.2016

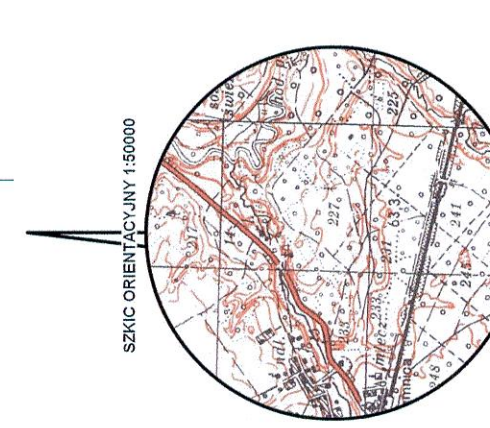

Akusz 4
Akusz 3

- 1. SIEĆ WODOCIĄGOWA
 - projektowany wodociąg
- 2. KANALIZACJA SANITARNA CIŚNIENIOWA
 - projektowane rurociągi tłoczne ścieków
 - P1 - projektowana przepompownia ścieków
 - si - worka do 15th. sieć

k - kolana łuku zwi-wod.
W1, W2 - worka do 15th. sieć wodociągowej
ZS - przepompownia zwi-wod
R - rójnik zwi-wod

Za zgodność z wytycznymi
mapy do celów projektowych:
inż. Henryk Rągiel

SKALA 1 : 500	INWESTOR: Gmina Damnica ul. Główna 176-231 Damnica
RYS. NR 41	OBIEKT: Sieć wod.-kan. dla Osiedla Rybackiego w Damnicy
DATA: 08.2016	PROJEKTOWAŁ: inż. Rogn. Henryk
PROJEKTOWAŁ: inż. Henryk Rągiel	WYKONAWCA: inż. Leszek Cwirko
upr.poj. nr: POU/0201POOS/08	upr.poj. nr: UAS/0846/103/82