


LEGENDA:

- - - - - proj. kabel YAKXS
  - - - - - proj. złącza kablowe
  - - - - - uziemienie szafki
  - - - - - proj. rury ochronne
  - - - - - istn. l. napowietrzna nn 0,4kV
- DO DEMONTAŻU WG. ODRĘBNEGO OPRACOWANIA**

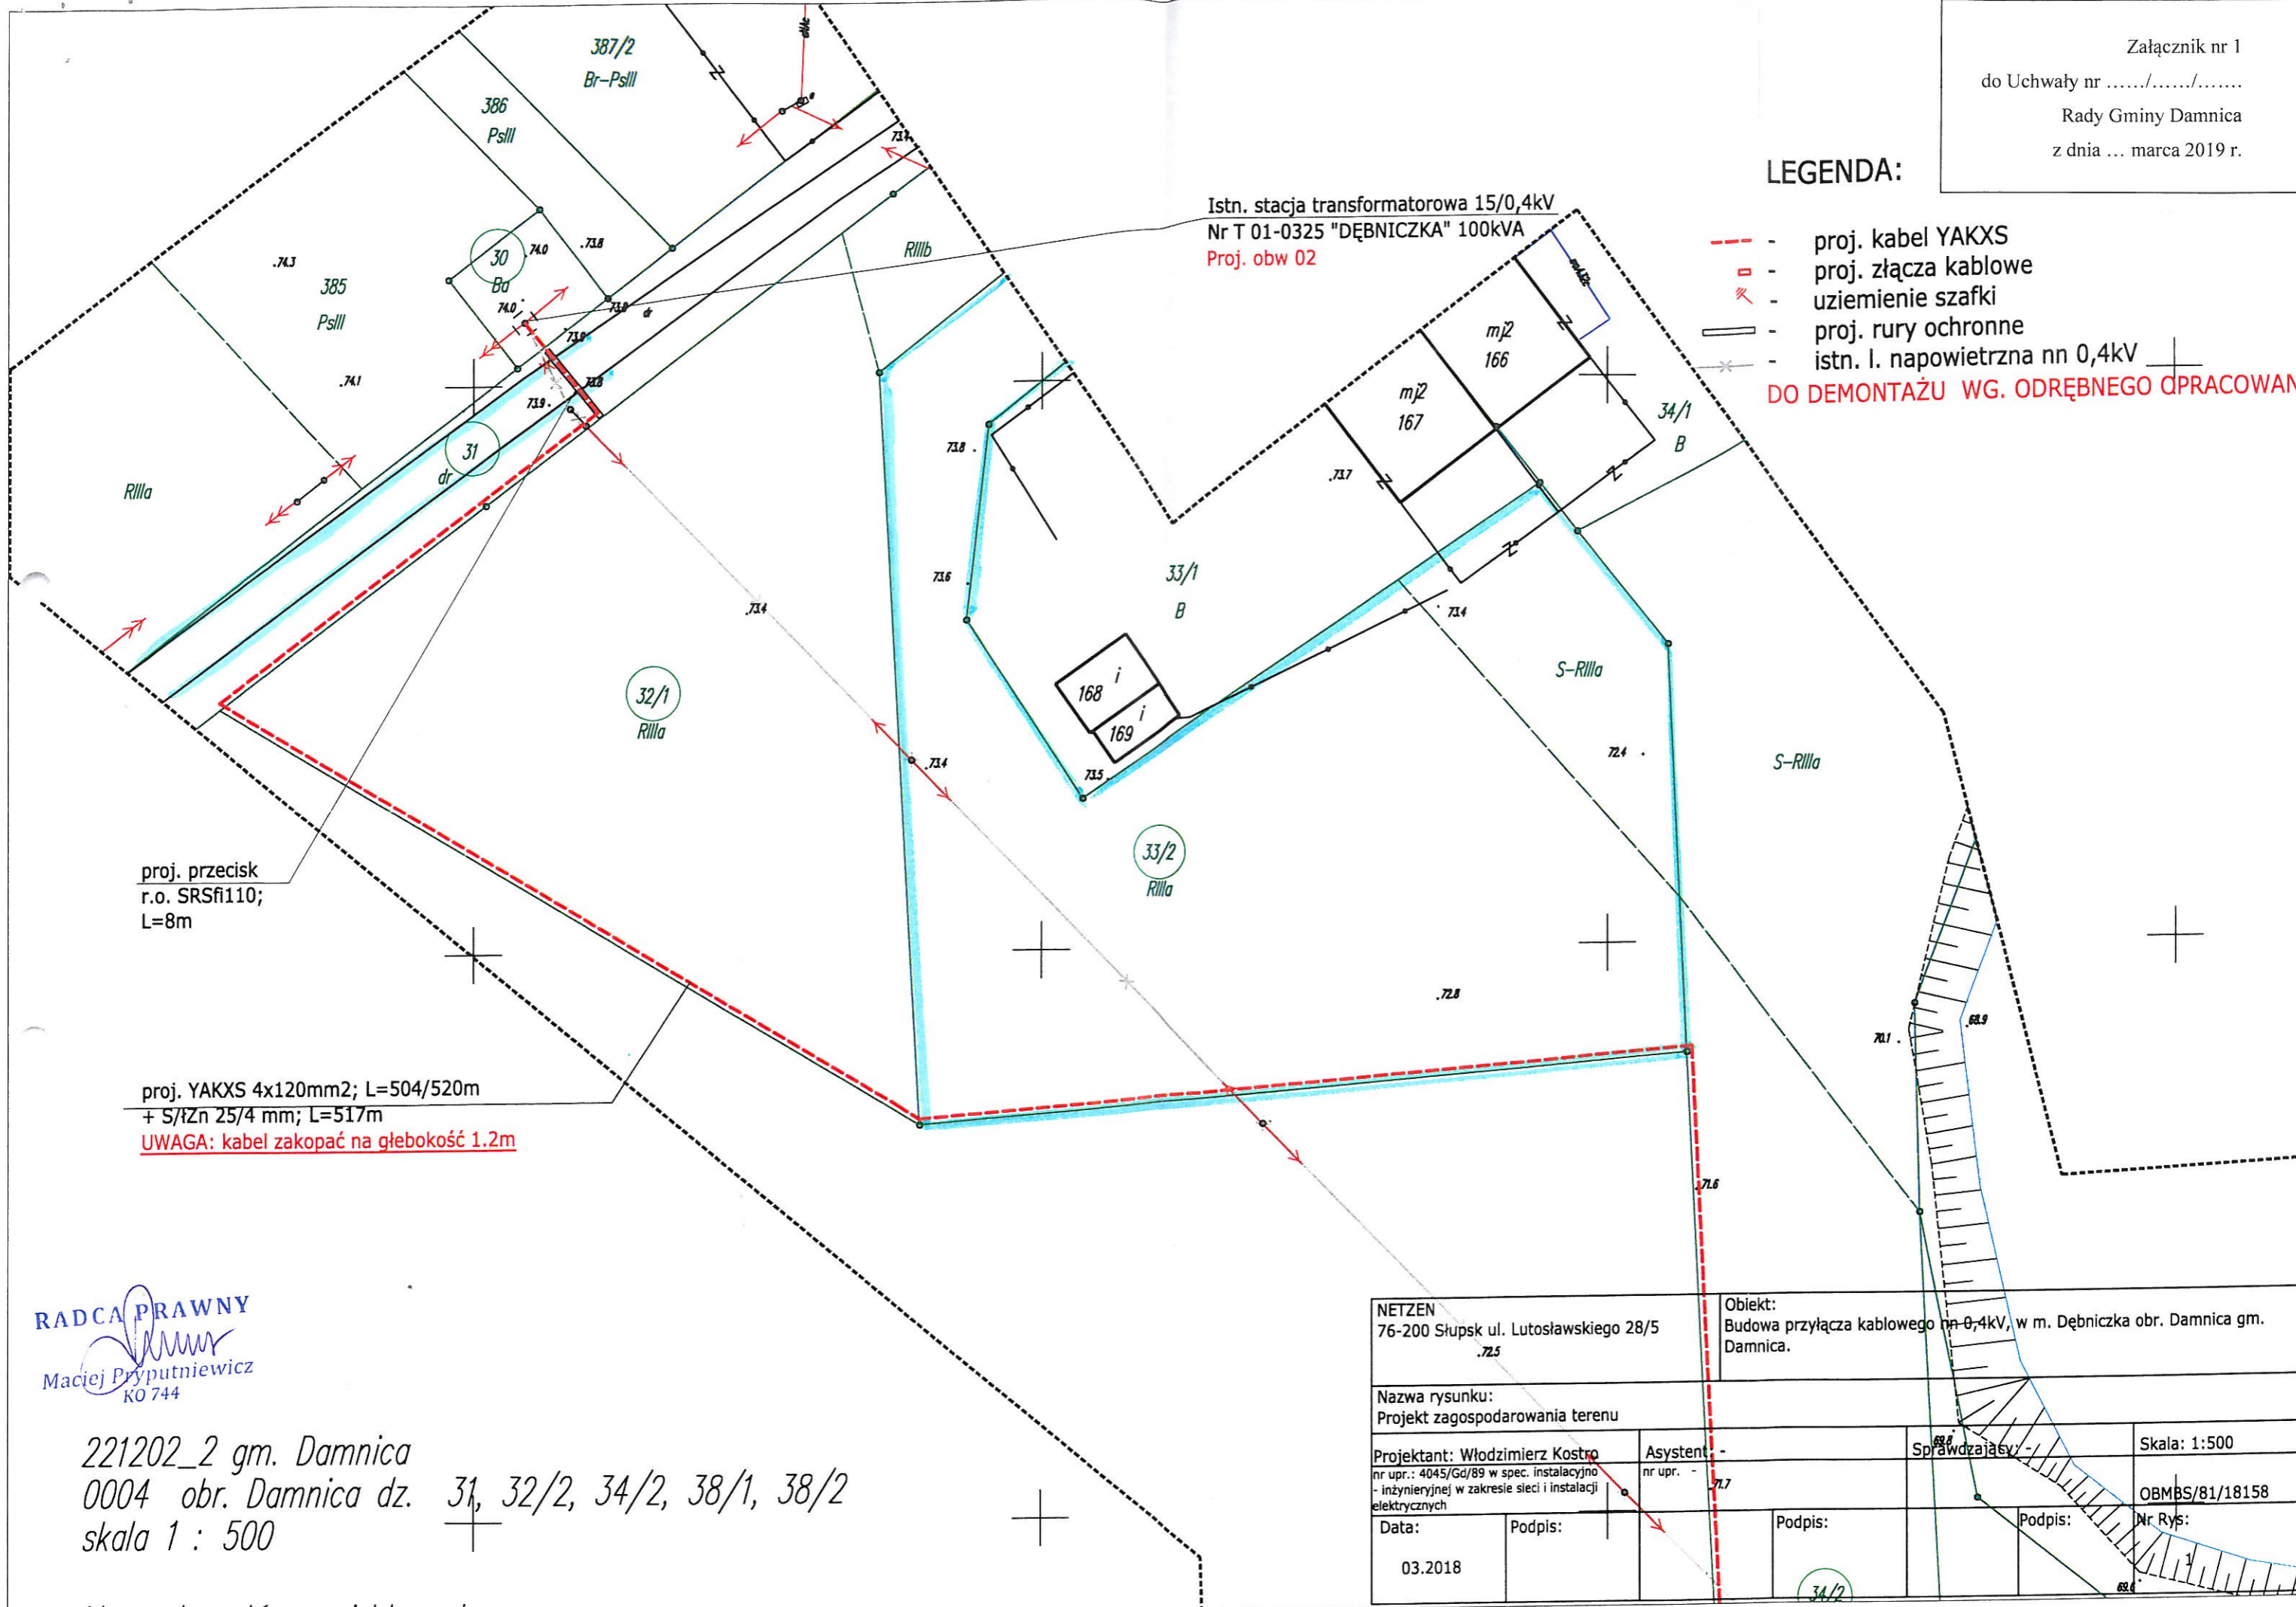

**RADCA PRAWNY**  
Maciej Pryputniewicz  
KO 744

221202\_2 gm. Damnica  
0004 obr. Damnica dz. 31, 32/2, 34/2, 38/1, 38/2  
skala 1 : 500

NETZEN 76-200 Słupsk ul. Lutosławskiego 28/5 .725		Obiekt: Budowa przyłącza kablowego nn 0,4kV, w m. Dębniczka obr. Damnica gm. Damnica.	
Nazwa rysunku: Projekt zagospodarowania terenu			
Projektant: Włodzimierz Kostro nr upr.: 4045/Gd/89 w spec. instalacyjno- inżynierskiej w zakresie sieci i instalacji elektrycznych		Asystent: - nr upr. - .71.7	
Data: 03.2018		Podpis: 	
Podpis: 		Podpis: 	
		Skala: 1:500	
		OBMBS/81/18158	
		Nr Rys: 1	