


Załącznik nr 1
do Uchwały nr VII.61.2019
Rady Gminy Damnica
z dnia 28. marca 2019 r.

LEGENDA:

- - - - - proj. kabel YAKXS
 - - - - - proj. złącza kablowe
 - - - - - uziemienie szafki
 - - - - - proj. rury ochronne
 - - - - - istn. l. napowietrzna nn 0,4kV
- DO DEMONTAŻU WG. ODREBNEGO OPRACOWANIA**

Istn. stacja transformatorowa 15/0,4kV
Nr T 01-0325 "DĘBNICZKA" 100kVA
Proj. obw 02

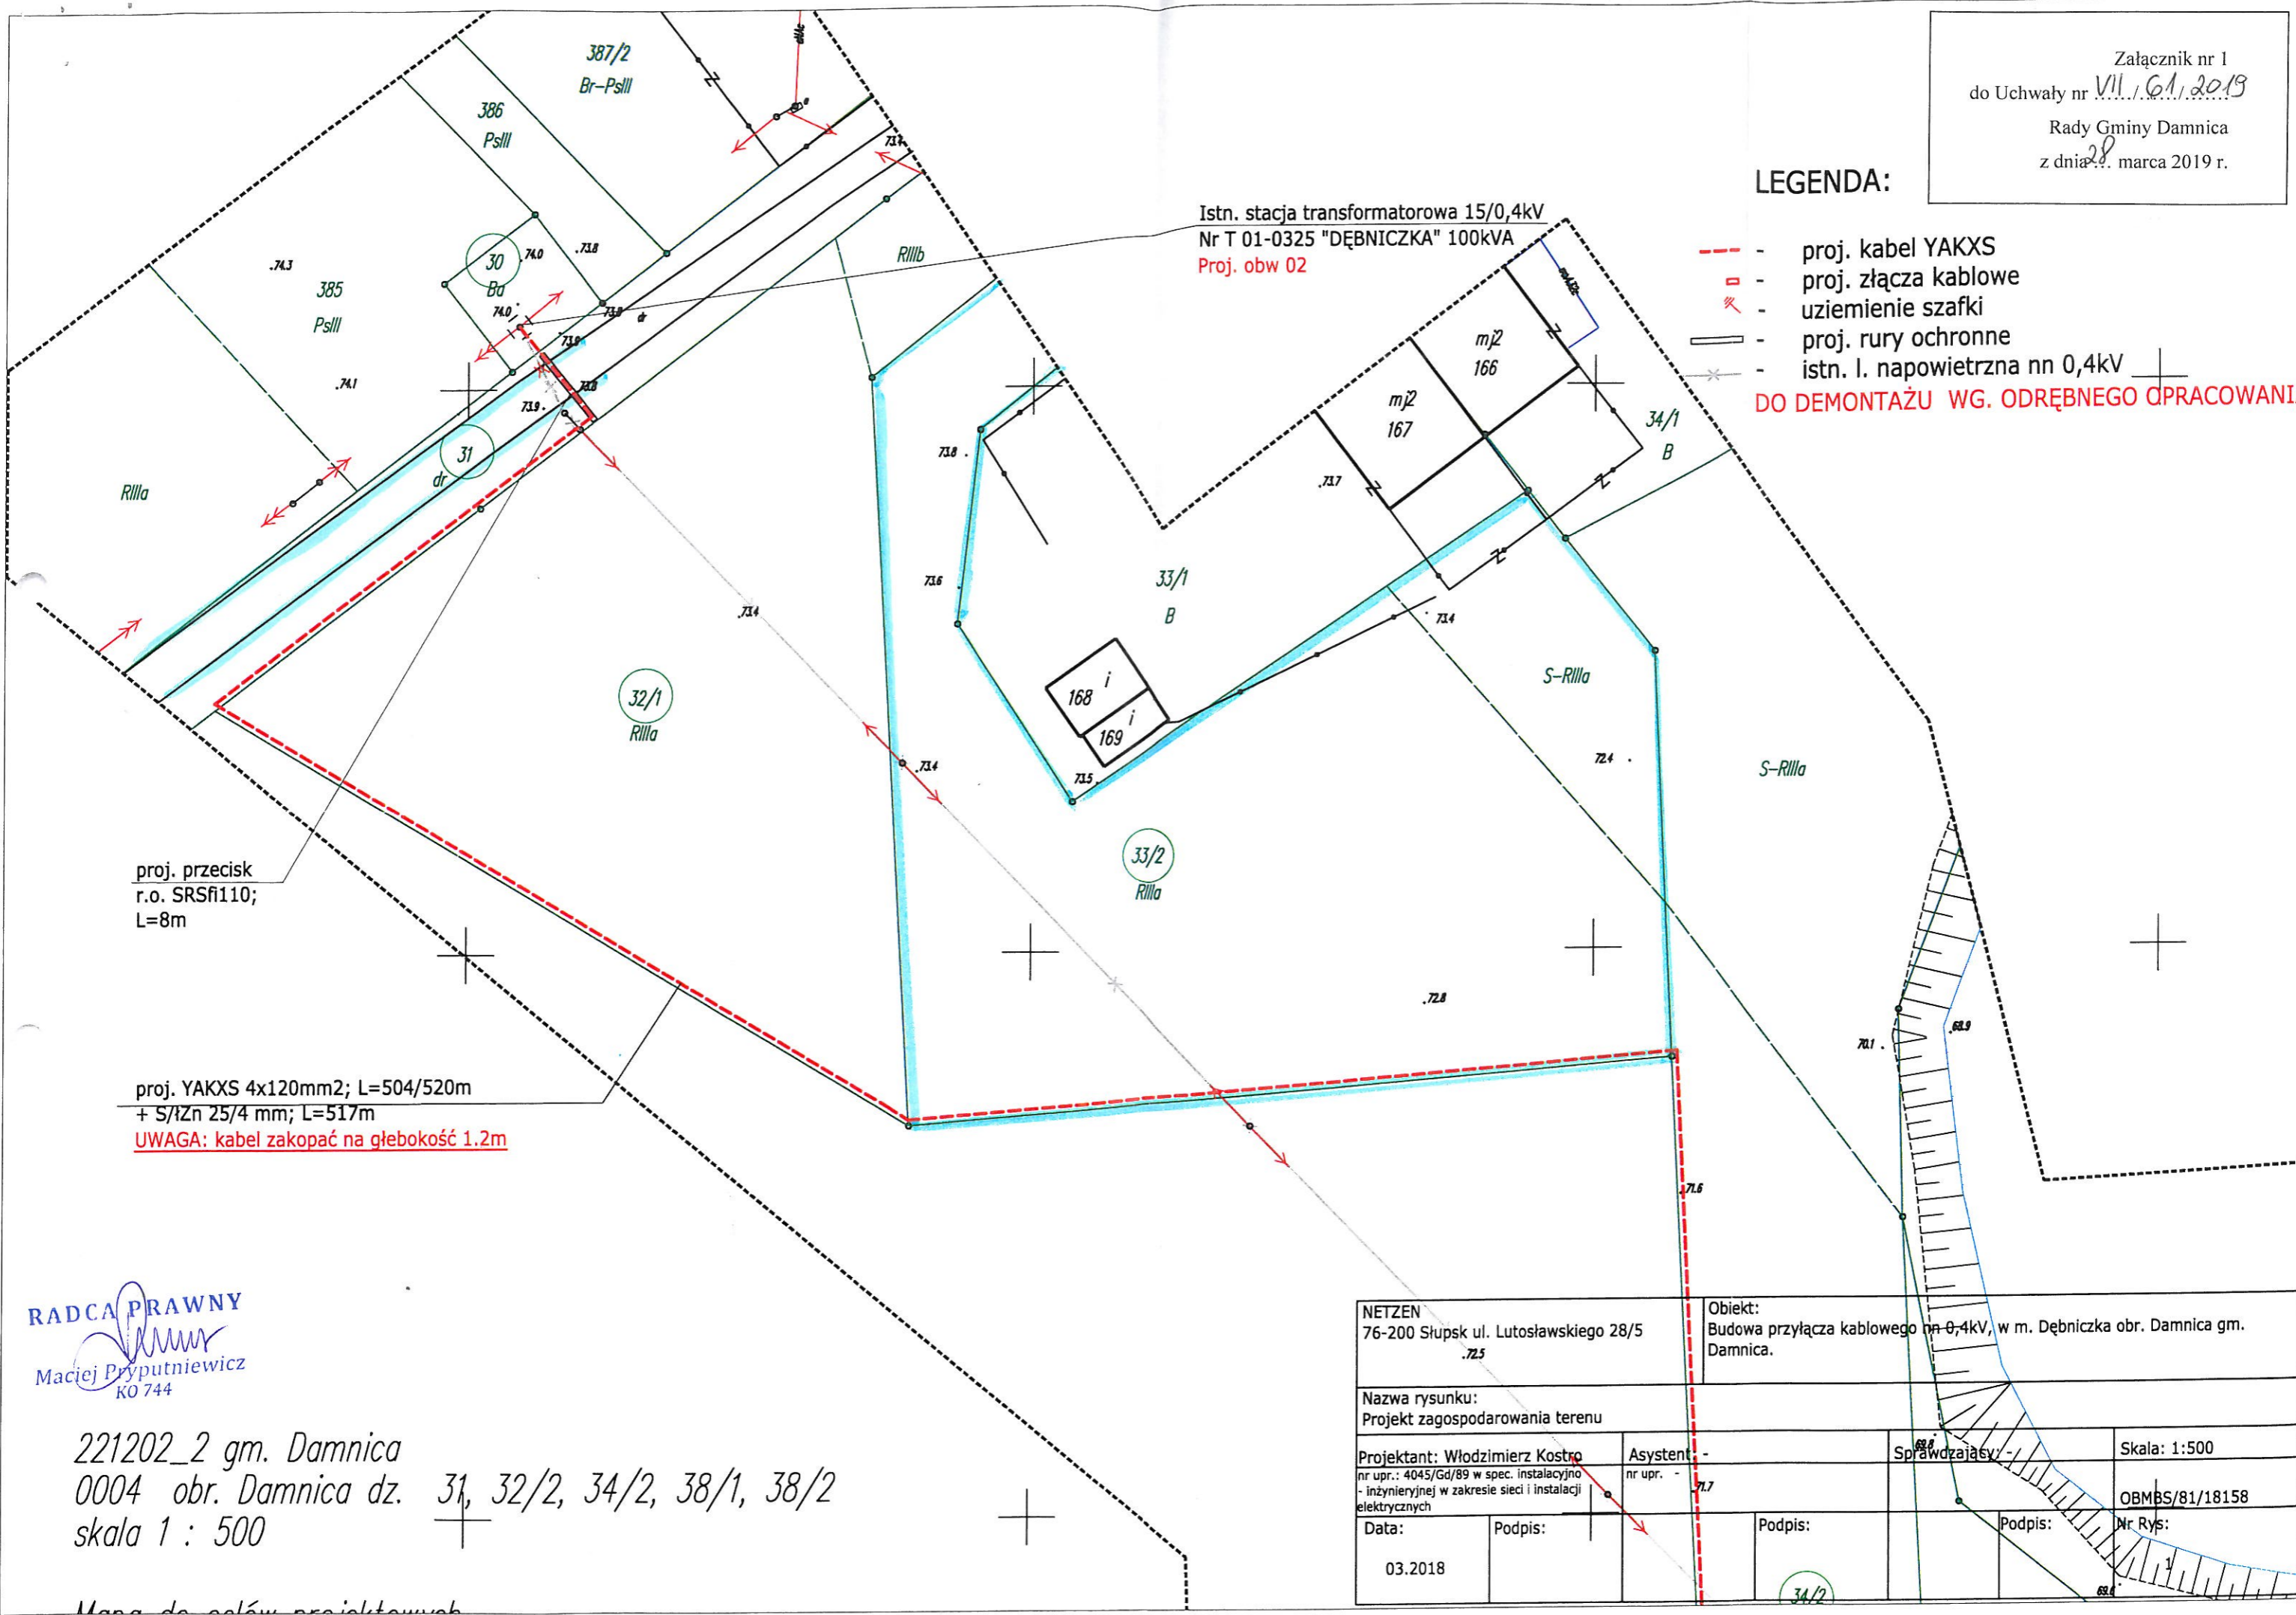

proj. przecisk
r.o. SRSfi110;
L=8m

proj. YAKXS 4x120mm2; L=504/520m
+ S/Zn 25/4 mm; L=517m
UWAGA: kabel zakopać na głębokość 1.2m

RADCA PRAWNY
Maciej Pryputniewicz
KO 744

221202_2 gm. Damnica
0004 obr. Damnica dz. 31, 32/2, 34/2, 38/1, 38/2
skala 1 : 500

NETZEN 76-200 Słupsk ul. Lutosławskiego 28/5 .725		Obiekt: Budowa przyłącza kablowego nn 0,4kV, w m. Dębniczka obr. Damnica gm. Damnica.	
Nazwa rysunku: Projekt zagospodarowania terenu			
Projektant: Włodzimierz Kostro nr upr.: 4045/Gd/89 w spec. instalacyjno - inżynierskiej w zakresie sieci i instalacji elektrycznych	Asystent: nr upr. - .717	Sprawdzający:	Skala: 1:500
Data: 03.2018	Podpis:	Podpis:	Podpis: Nr Rys: OBMBS/81/18158