
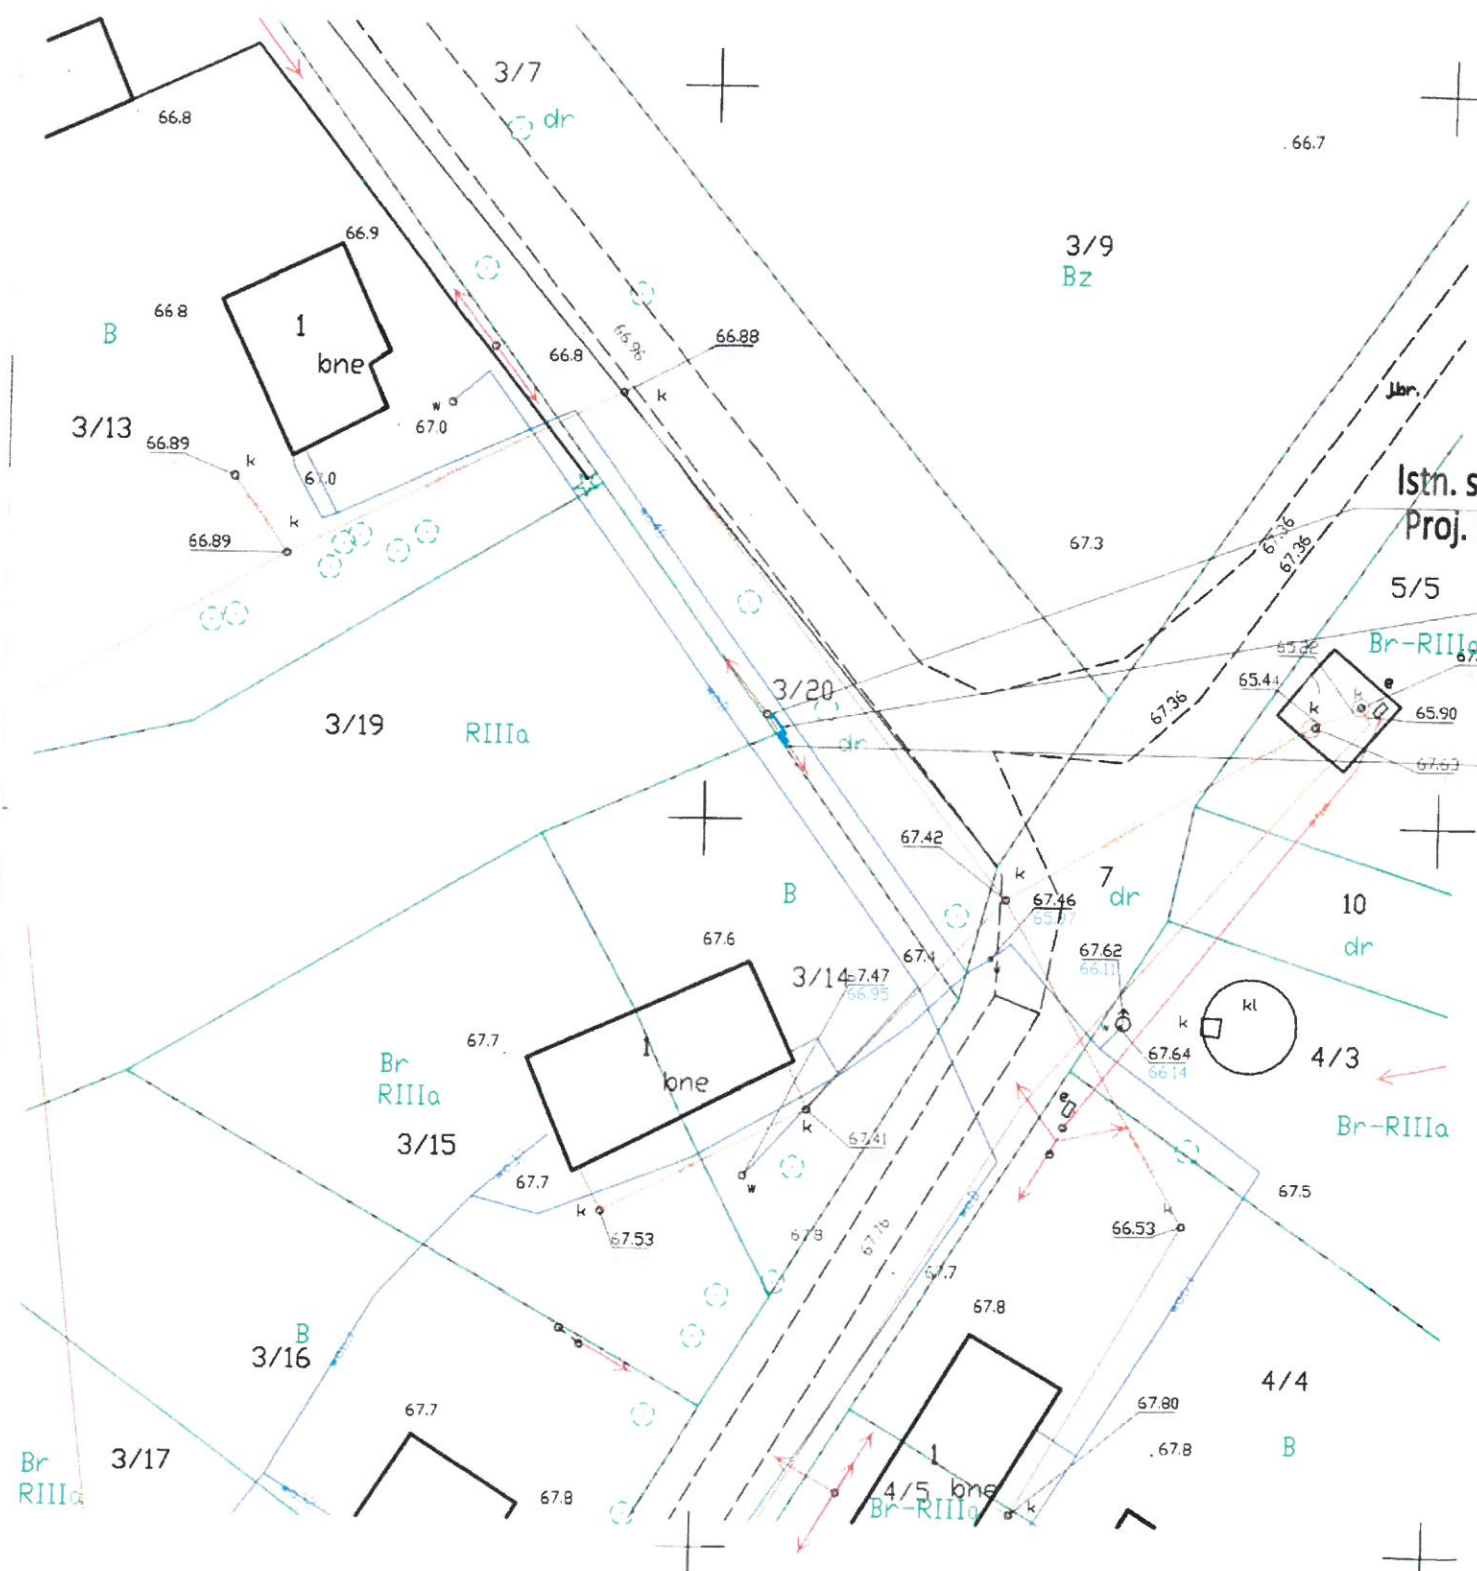


 
LEGENDA :

 Proj. kabel 0,4 kV
 Proj. złącze 0,4 kV
 Proj. rura ochronna
 Istn. słup 0,4 kV



Istn. słup nr 106 zasilane ze stacji transformatorowej 15/04 kV nr 03-0589 WIATROWO - obwód 100
 Proj. SE 30.166 $R \leq 10 \Omega$
 Proj. kabel YAKXS 4x35mm² L= 20m

Proj. złącze typu P1-Rs/LZV/F $R \leq 30 \Omega$
 2580 2424

ENERGA OPERATOR SA Oddział w Koszalinie
 Projektowanie i wykonanie
 Dokumentacja techniczno-konstrukcyjna
 54 pp TONIA 07.09.2020
 BR03

Kierownik
 Działu Dokumentacji Energetycznej

 Piotr Klawikowski

INWESTOR: ENERGA-OPERATOR SA Oddział w Koszalinie ul. Morska 10
 75-950 Koszalin
 OPRACOWAŁ: Instalacje Elektryczne Mateusz Mański
 Pomysk Mały 4a
 77-100 Bytów
 SKALA: 1:500
 DATA: 06.2020
 NUMER ZADANIA: OBI/83/2000515
 NUMER WP: P/20/007326

Jan