


Załącznik do
 Uchwały nr XXX.1.324.1.2021
 Rady Gminy Damnica
 z dnia 16. września 2021 r.

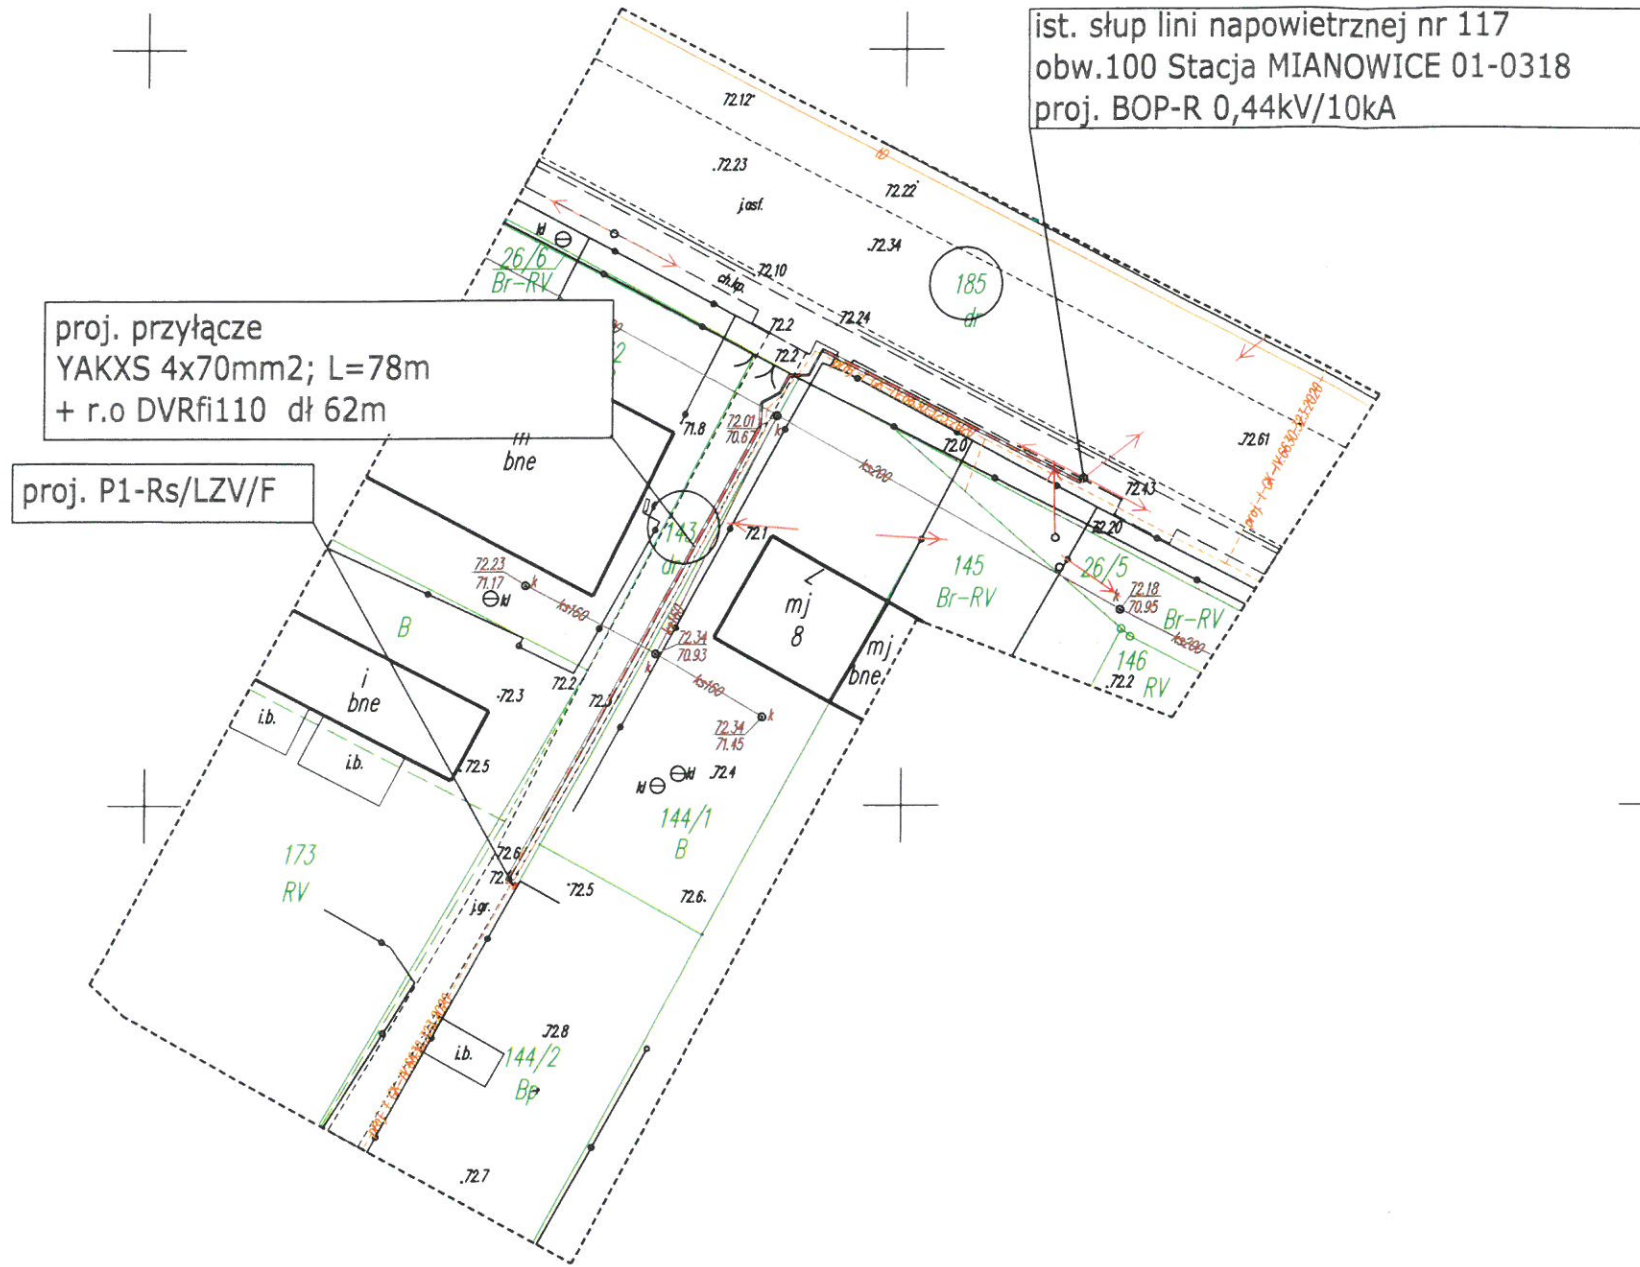

6037100.00

221202_2 gm. Damnica
 0010 obr. Mianowice dz. 26/5, 143, 144/1, 144/2, 185
 skala 1 : 500

Mapa do celów projektowych
 Sporządzona w listopadzie 2020 r.
 przez UGIK "SMARTGEO"

inż. Grzegorz Dwulit , uprawnienia nr 22834

Geodezyjny układ współrzędnych płaskich "2000 strefa 6"
 Układ odniesienia wysokości PL-EVRF2007-NH
 Mapa aktualna na dzień 10.11.2020 r.

----- zakres aktualizacji
 ID : 6640.3621.2020

Mapa sporządzona bez ustalenia obciążeń służebnościami
 gruntowymi ujawnionymi w księgach wieczystych.

W zakresie mapy nie znajdują się punkty osnowy
 geodezyjnej prawem chronione przed zniszczeniem.

Nie wyklucza się istnienia w terenie innych nie wykazanych
 na niniejszej mapie urządzeń podziemnych, które nie były
 zgłoszone do inwentaryzacji lub o których brak jest informacji
 w instytucjach branżowych.

PRZEWODNICZĄCY
 RADY GMINY
Kuzimierz Kozina

- LEGENDA
- - - - - proj. kable YAKXS
 - - - - - proj. złącza kablowe
 - - - - - proj. rury ochronne/przeciski

NETZEN 76-200 Słupsk ul. Lutosałwskiego 28/5	Obiekt: Budowa przyłączy en 0,4kV dla zasilania dz. 144/2 w m. Mianowice gm. Damnica
Nazwa rysunku: Projekt zagospodarowania terenu	
Projektant: Włodzimierz Kostro nr upr.: 4045/Gd/89 w spec. instalacyjno - inżynierskiej w zakresie sieci i instalacji elektrycznych	Skala: 1:500 OBI/81/2003077
Data: 11-2020	Nr Rys: 1