

Załącznik do
 Uchwały nr XLVI/499/2023
 Rady Gminy Darnica
 z dnia 23.09.2023 r.

LECZĄCEJ gmin. Darnica
 0004 obr. Darnica dz. 221; 223/3
 cz. dz. 182/23; 187
 skala 1 : 500

Mapa do celów projektowych
 Sporządzona w czerwcu 2019 r.
 przez UGK "SMARTGEO"
 inż. Grzegorz Działit, uprawnienia nr 22834

Geodezyjny układ współrzędnych płaskich "2000 strefa 6"
 Układ odniesienia wysokości krasztaft "1986"
 Mapa aktualna na dzień 01.08.2019 r.

----- zakres aktualizacji

ID : 6640.1983.2019

Mapa sporządzona bez ustalenia obciążenia służebnościami
 granicznymi ujemnymi w księgach wieczystych.


W zakresie mapy znajduje się punkt osnowy
 geodezyjnej prawnie chroniony przed zniszczeniem nr 6.224.15-20

Wykazane na mapie granice nieruchomości przyjęte z
 ewidencji gruntów.

W wyniku postępowania rozgraniczeniowego granice i
 powierzchnie nieruchomości mogą ulec zmianie.

Nie wykazuje się istnienia w terenie innych nie wykazanych
 na niniejszej mapie urządzeń podziemnych, które nie były
 zgłoszone do inwestycji lub o których brak jest informacji
 w instytucjach branżowych.

Legenda obiektów nie objętych katalogiem baz danych
 z przebiegiem
 SI - siłos
 ----- wał

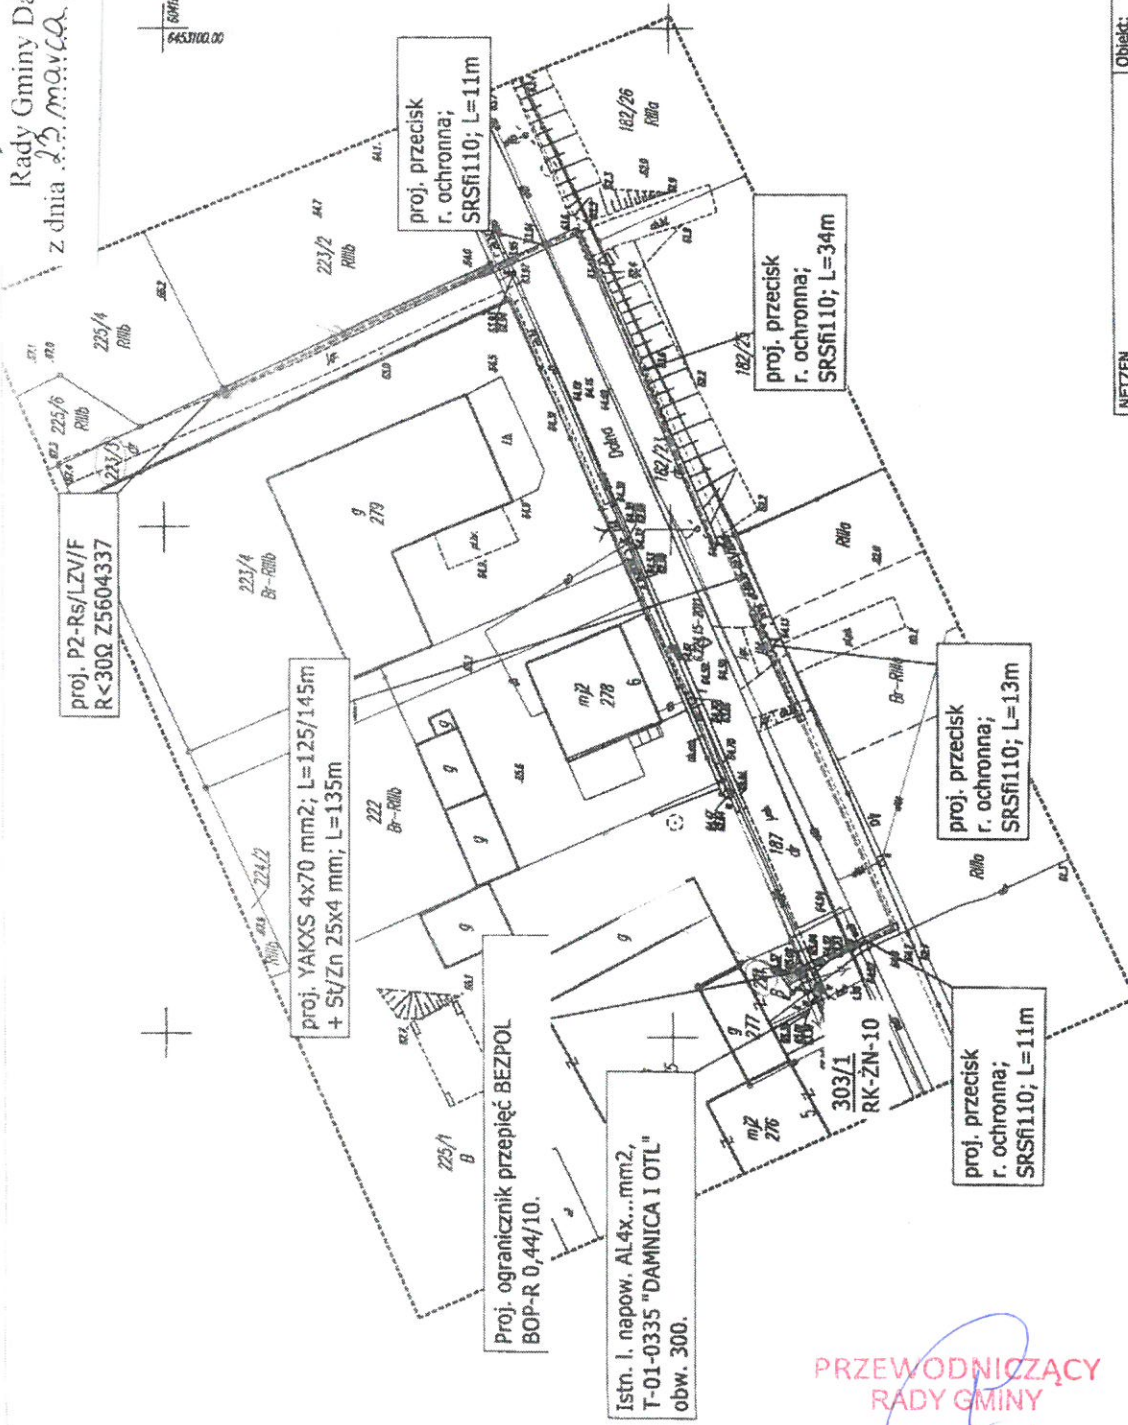

Obiekt: Budowa przyłącza kablowego nn 0,4kV m. Darnica gm. Darnica; działka zastępna: 225/4.	76-200 Słupsk ul. Lutosławskiego 28/5	NETZEN
Nazwa rysunku: Projekt zagospodarowania terenu	Projektant: Włodzimierz Kostro nr upr.: 4045/62/19 w spec. instalacyjno -inżynierskiej w zakresie sieci instalacji elektrycznych	06.2019
Skala: 1:500	OB1/81/1901309	Nr Rys: 1
Podpis:		

LEGENDA:

- - - - - proj. kable YAKXS
- - - - - proj. złącza kablowe
- - - - - uzziemięcie
- - - - - proj. rury ochronne

PRZEWODNICZĄCY
 RADY GMINY

Kazimierz Kozina

Kierownik Robót
 Rafał Józefowicz
 MPT POM. OŚCIESIARSTWA 76