


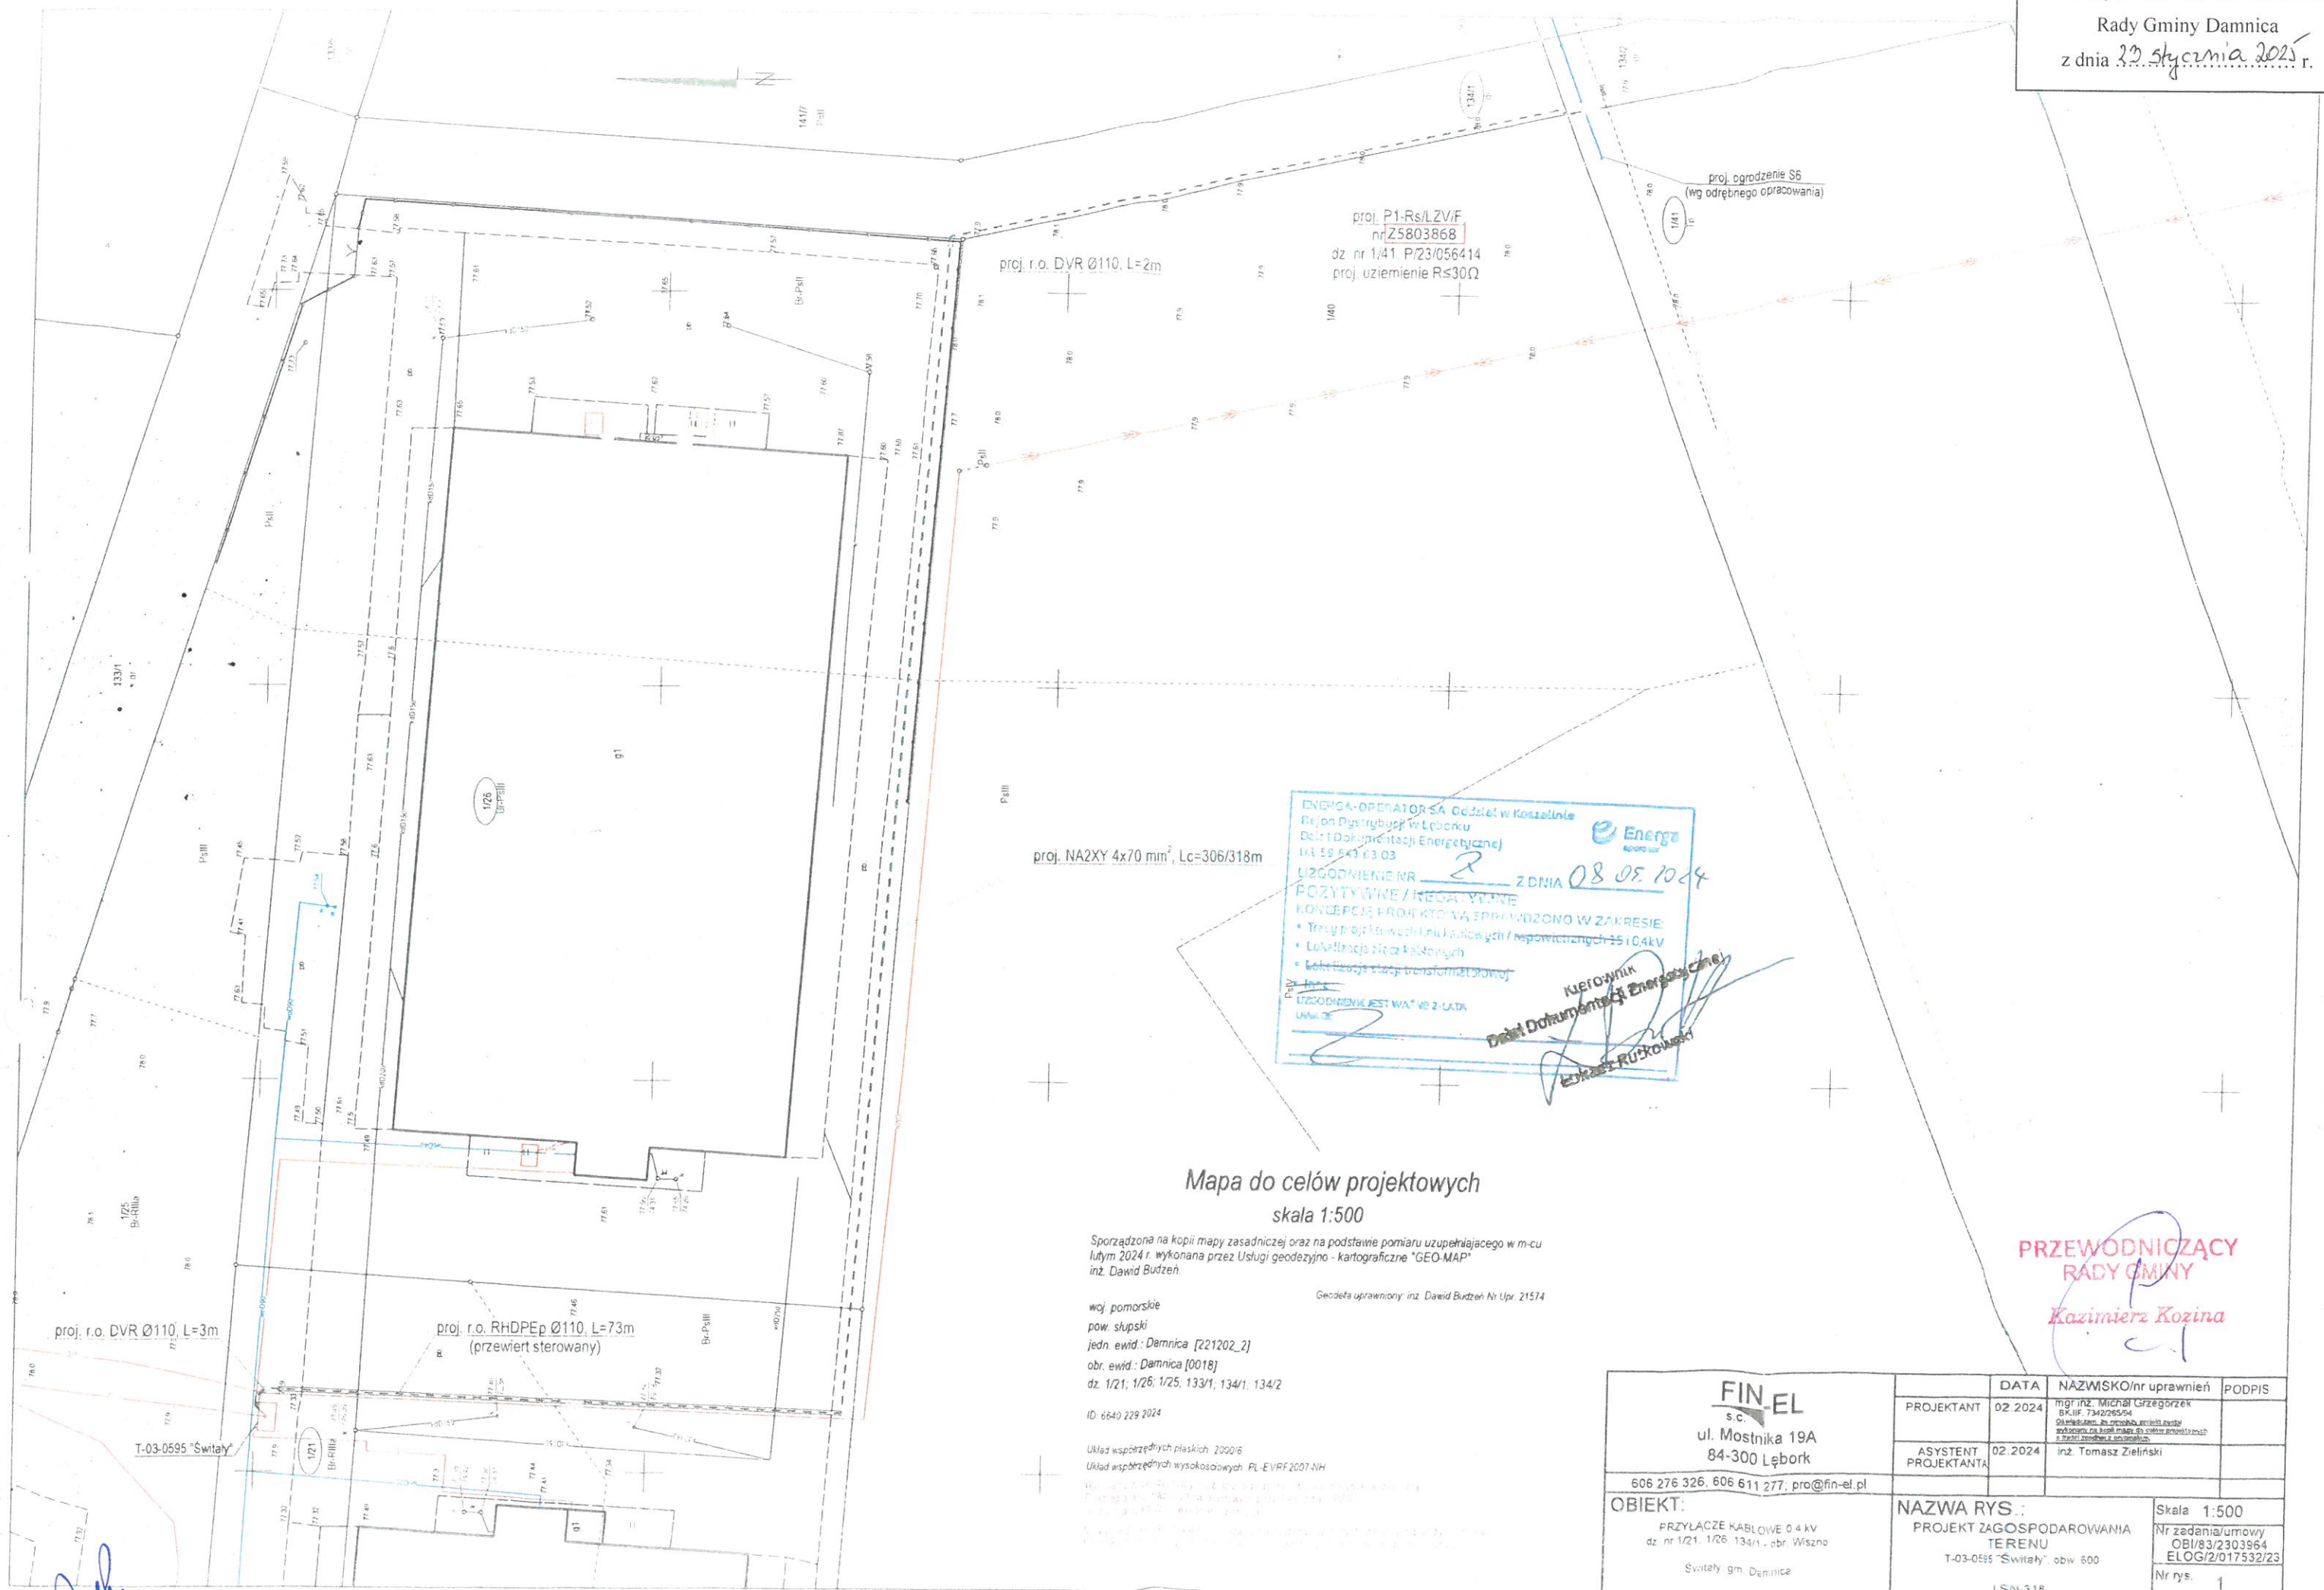

Mapa do celów projektowych
skala 1:500

Sporządzona na kopii mapy zasadniczej oraz na podstawie pomiaru uzupełniającego w m-cu lutym 2024 r. wykonana przez Usługi geodezyjno - kartograficzne "GEO-MAP" inż. Dawid Budzeń.

Geodeta uprawniony: inż. Dawid Budzeń Nr Upr. 21574

woj. pomorskie
pow. słupski
jedn. ewid.: Darnica [221202_2]
obr. ewid.: Darnica [0018]
dz. 1/21; 1/26; 1/25; 133/1; 134/1; 134/2

ID: 6640 229 2024

Układ współrzędnych płaskich 2000/6
Układ współrzędnych wysokościowych PL-EVRF2007-NH

 s.c. ul. Mostnika 19A 84-300 Łęborg					
	PROJEKTANT	02.2024	mgr inż. Michał Szczęgórzek BKIIF. 73428554 <i>Oświadczam, że niniejszy projekt został wykonany na podstawie danych przekazanych z projektu budowlanego.</i>		PODPIS
	ASYSTENT PROJEKTANTA	02.2024	inż. Tomasz Zieliński		
606 276 326, 606 611 277, pro@fin-el.pl					
OBIEKT: PRZYŁĄCZE KABLOWE 0.4 kV dz. nr 1/21, 1/26, 134/1, obr. Wszyno Świtły gm. Deminice		NAZWA RYS.: PROJEKT ZAGOSPODAROWANIA TERENU T-03-0595 "Świtły" obw. 600 LSN-318			Skala 1:500 Nr zadania/umowy OBI/83/2303964 ELOG/2/017532/23 Nr rys. 1